
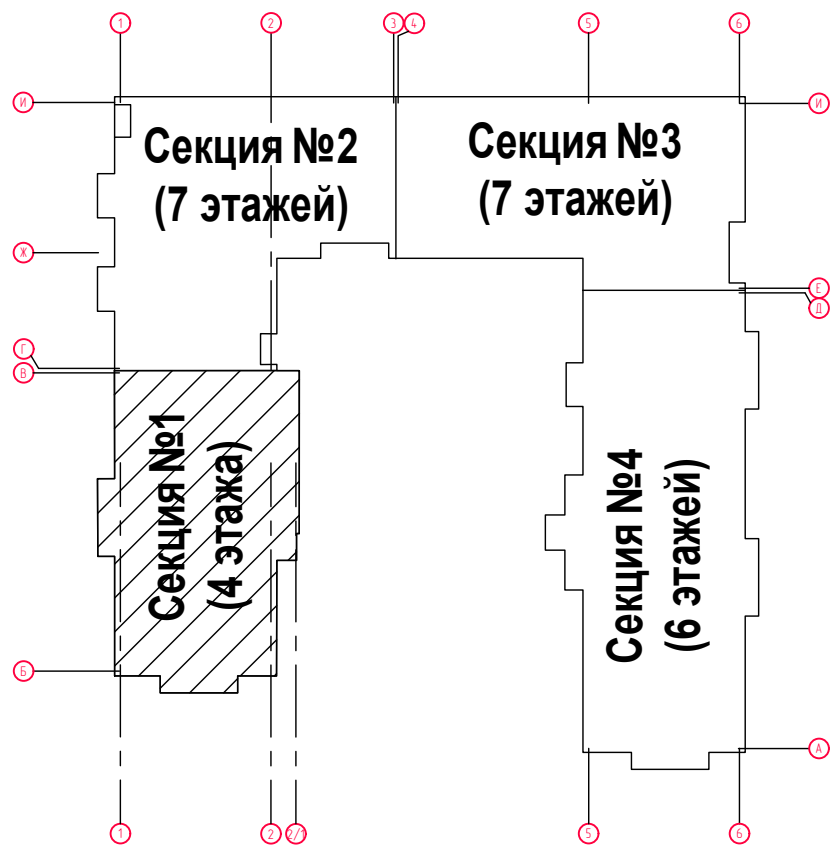


План 1 этажа. Секция №1 (4 эт.)


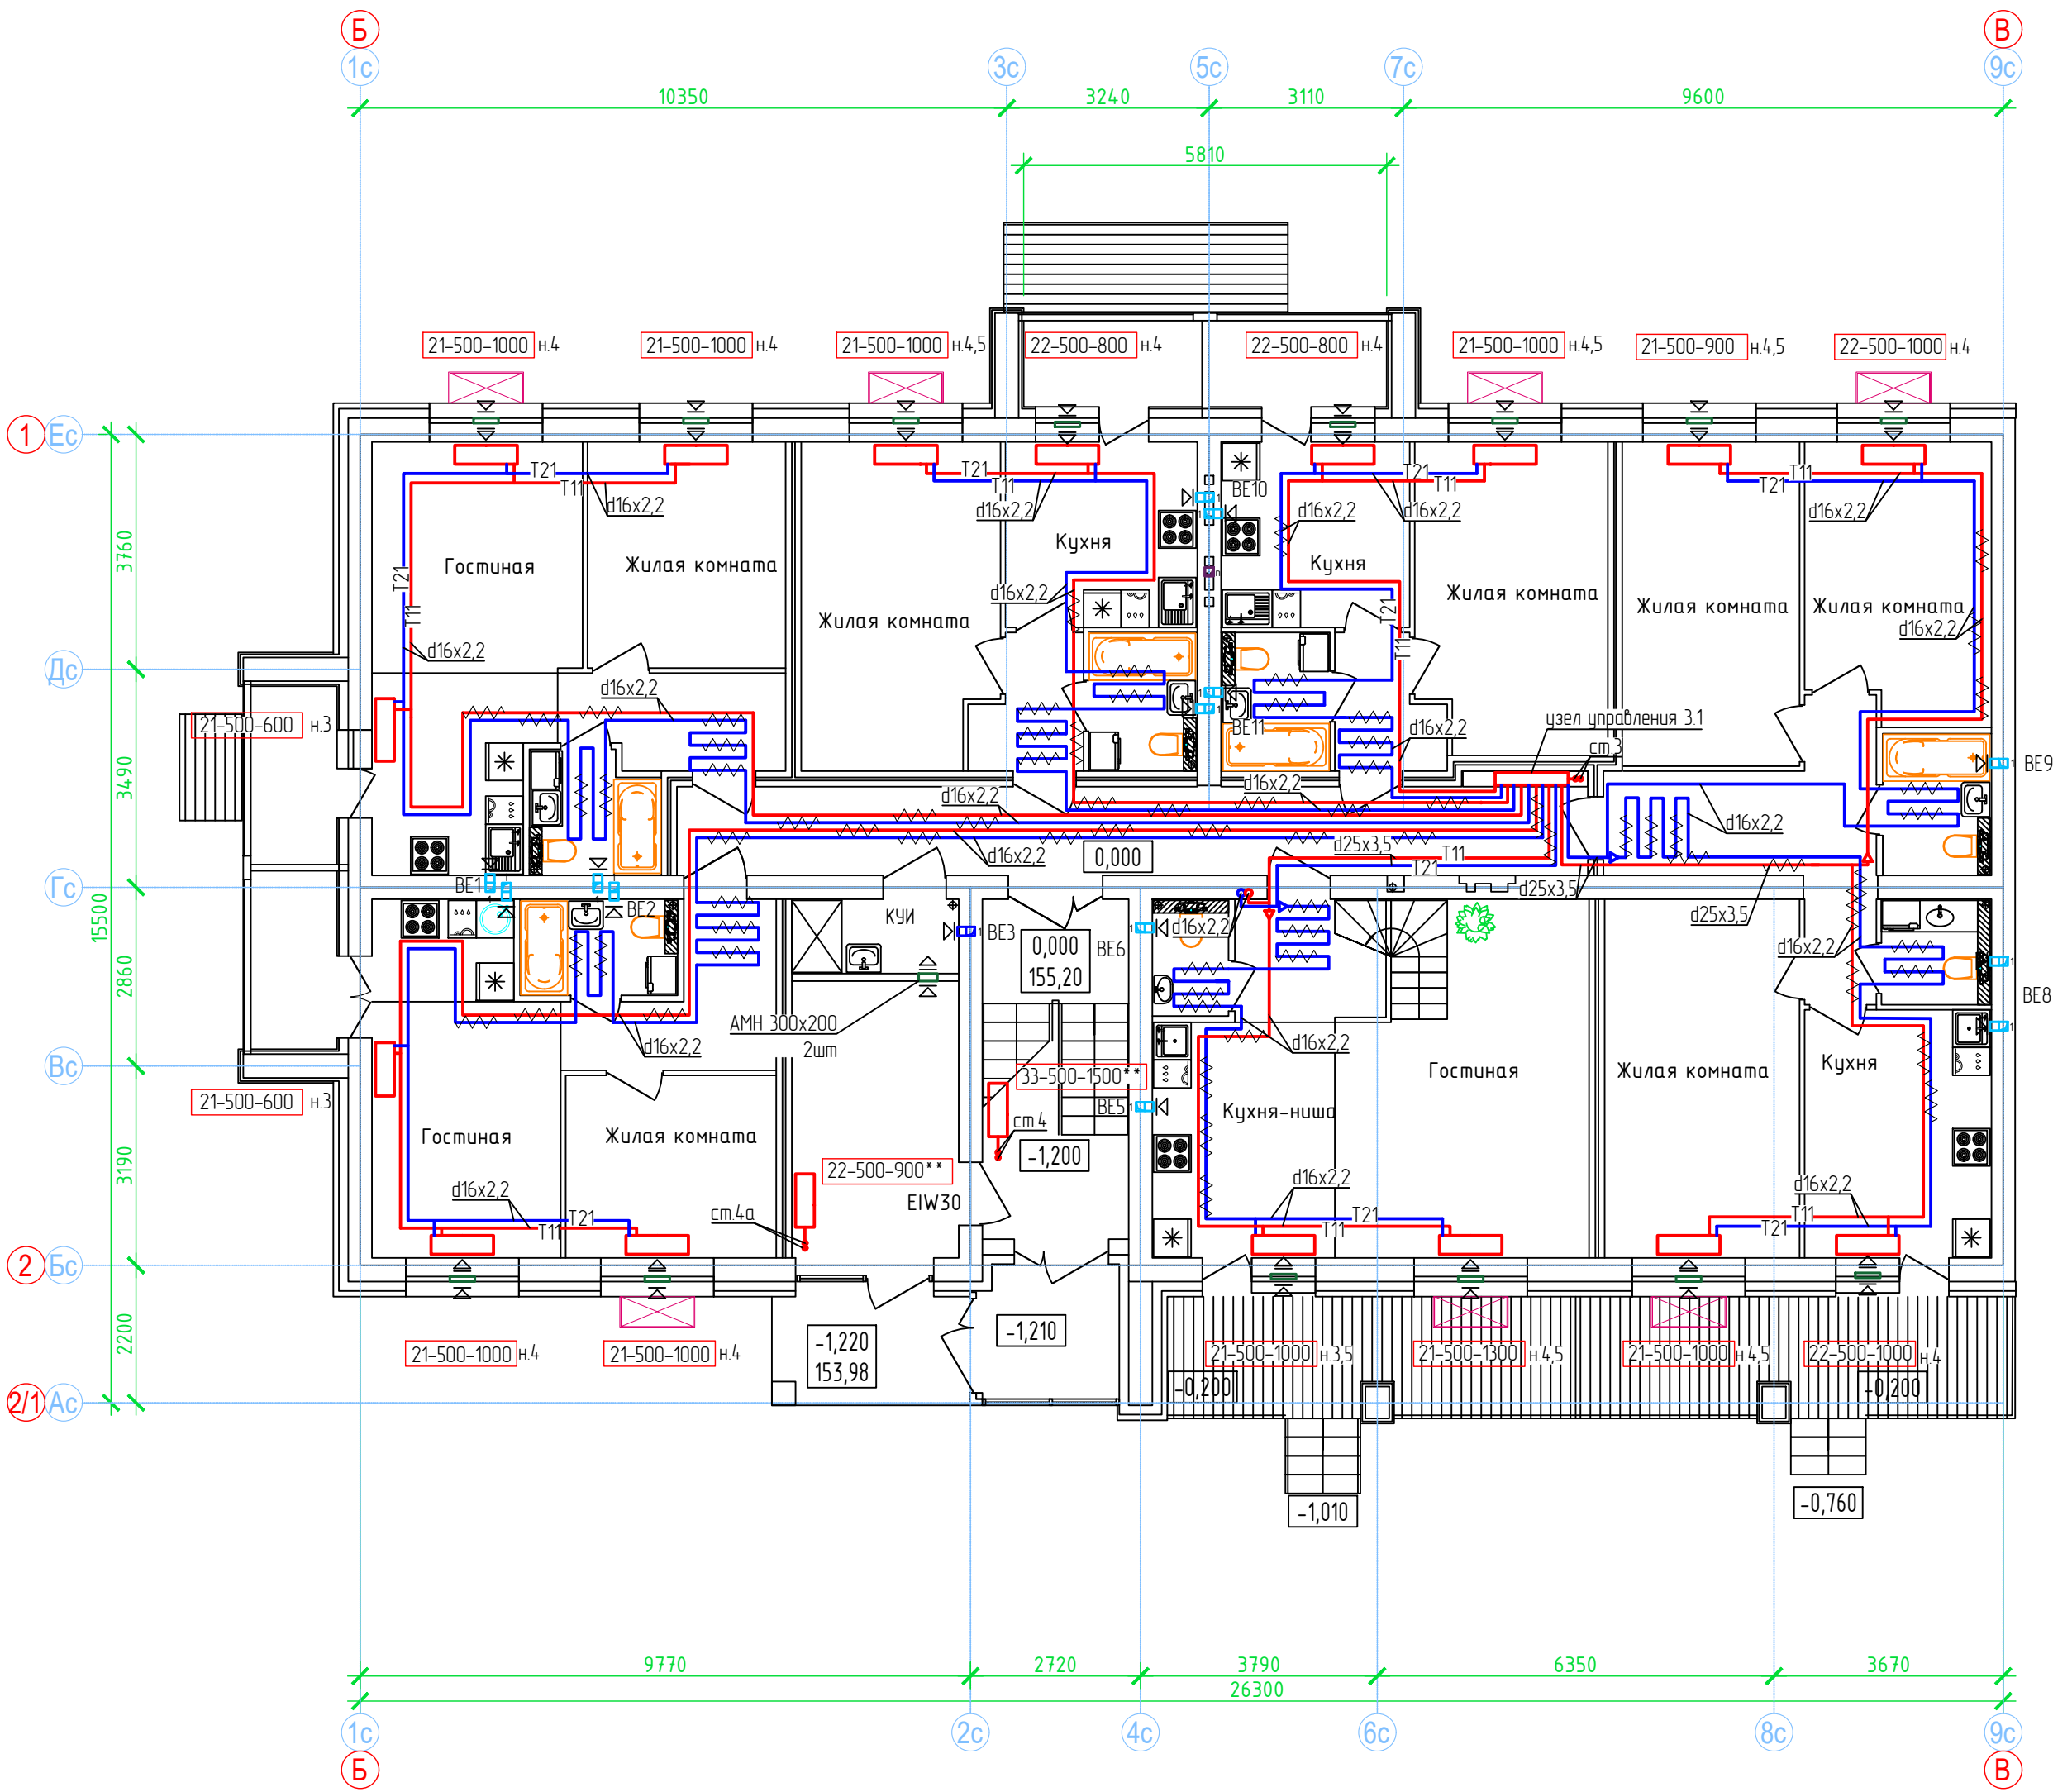


- Примечание:
- Вдоль наружных стен трубопровод Т21 прокладывается в гофре.
 - Трубопроводы стояков системы отопления и коллектора изолируются K-Flex PE толщиной 13мм;
 - Подключение теплого пола (ТП) в квартирах к Т21 (обратка), трубы ТП в изоляции K-Flex PE Comраст толщиной 6 мм, температура поверхности ТП не более 26°С.
 - Разводящие трубопроводы во внеквартирных коридорах Т11, Т21 прокладываются в конструкции пола в изоляции K-Flex PE Comраст толщиной 9мм;
 - Вентиляционные решетки с регулируемыми жалюзи АМР (150х200)
 - Приток воздуха в квартиры осуществляется через стеновые клапаны под подоконник, в помещениях без подоконников через клапаны КИВ-125.
 - Для обеспечения воздухообмена двери с/у должны иметь внизу щель шириной 20.


Согласовано					
Инф. N подл.	Взам. инф. N	Подп. и дата			

ООО Спецзастройщик "Железно Киров"					
01-01-484-2023-0В					
Многоквартирный жилой дом №23, расположенный в ЖК "Знак" в г.Киров (10 очередь строительства)					
Изм.	Колуч.	Лист	№ док.	Подпись	Дата
Разработал	Сунцова	02.24			
Проверил	Окатыева	02.24			
Н. контр.	Беззачев	02.24			
ГИП	Окатыева	02.24			
Секция 1 План 1 этажа.				МАСШТАБ	Формат А2



План 2 этажа. Секция №1 (4 эт.)

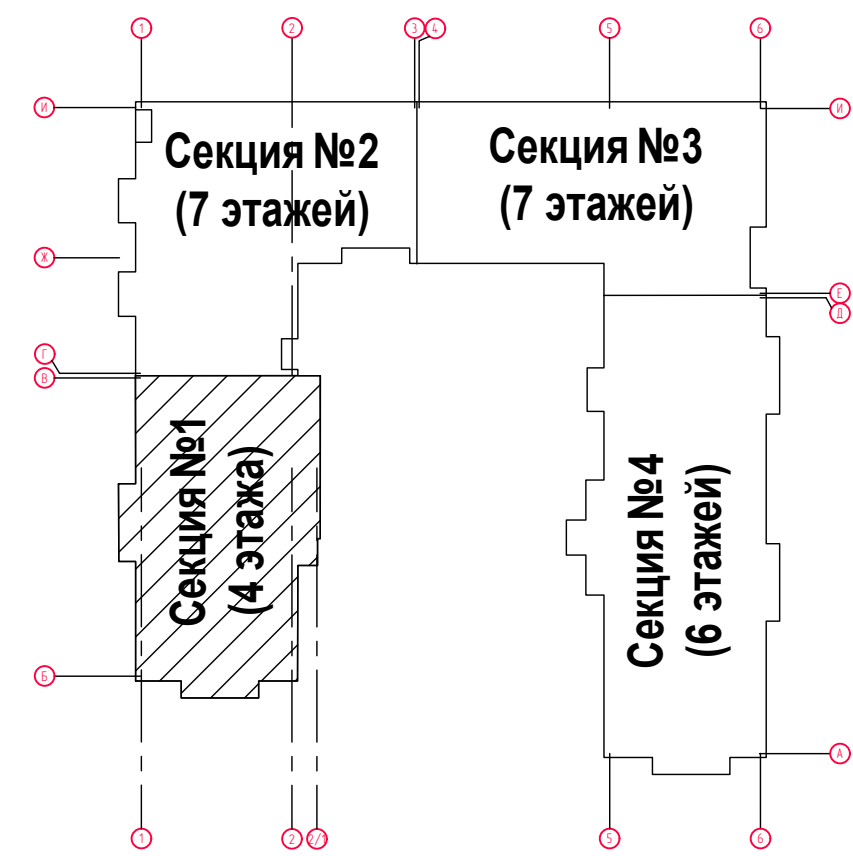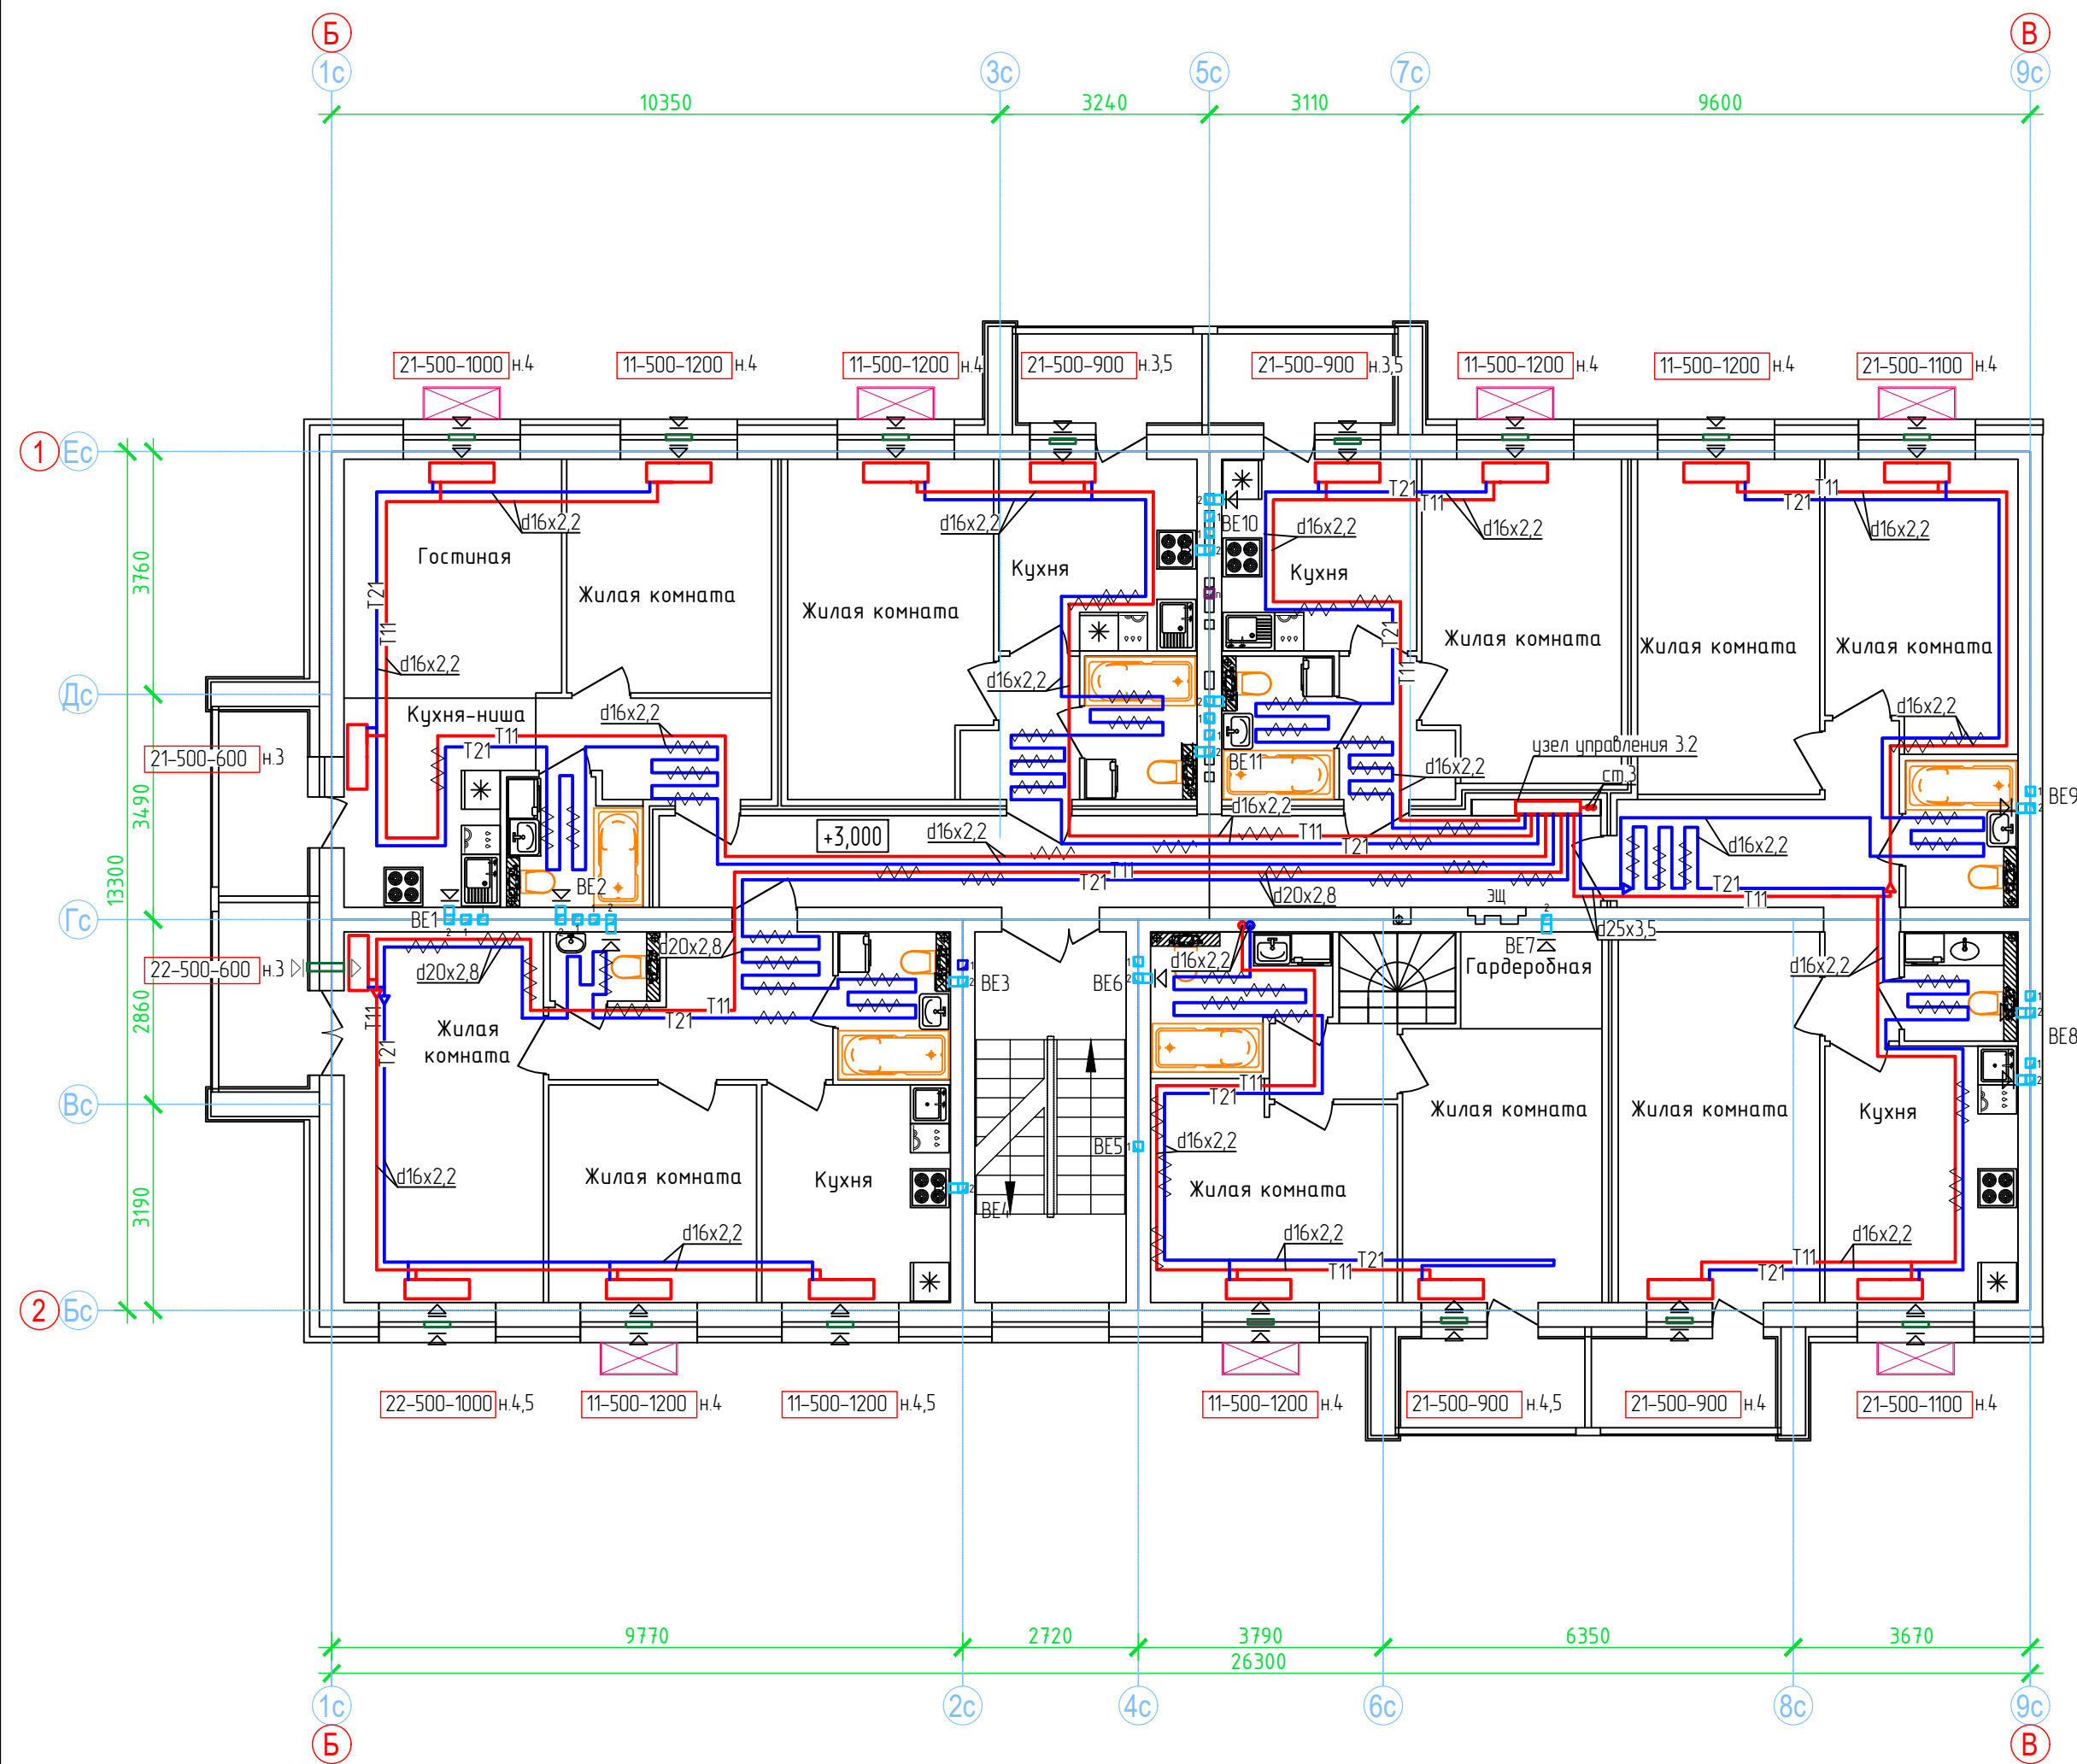

- Примечание:
1. Вдоль наружных стен трубопровод Т21 прокладывается в гофре.
 2. Трубопроводы стояков системы отопления и коллектора изолируются K-Flex PE толщиной 13мм;
 3. Разводящие трубопроводы во внеквартирных коридорах Т11, Т21 прокладываются в конструкции пола в изоляции K-Flex PE Compaсt толщиной 9мм;
 4. Подключение теплого пола (ТП) в квартирах к Т21 (обратка), трубы ТП в изоляции K-Flex PE Compaсt толщиной 6 мм, температура поверхности ТП не более 26°С.
 5. Вентиляционные решетки с регулируемы жалюзи АМР (150х200)
 6. Приток воздуха в квартиры осуществляется через стеновые клапаны под подоконник, в помещениях без подоконников через клапаны КИВ-125.
 7. Для обеспечения воздухообмена двери с/у должны иметь внизу щель шириной 20.

 						ООО Спецзастройщик "Железно Киров"		
						01-01-484-2023-08		
						Многokвартирный жилой дом №23, расположенный в ЖК "Знак" в г.Киров (10 очередь строительства)		
Изм.	Колуч.	Лист	№ док.	Подпись	Дата			
Разработал	Сунцова			<i>Сунцова</i>	02.24	Стадия		
Проверил	Окатыева			<i>Окатыева</i>	02.24	Лист		
						Листов		
						Р		
						6		
Н.контр.	Беззачеч			<i>Беззачеч</i>	02.24	 МАСШТАБ		
ГИП	Окатыева			<i>Окатыева</i>	02.24			
						Секция 1 План 2 этажа.		

План 3- 4 этажей. Секция №1 (4 эт.)

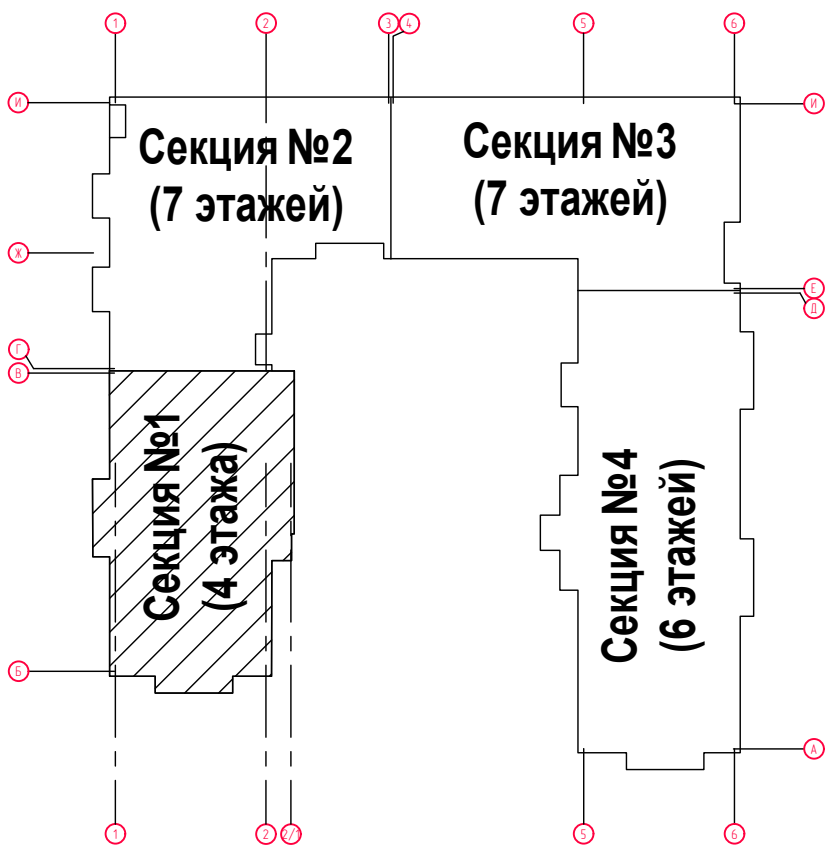
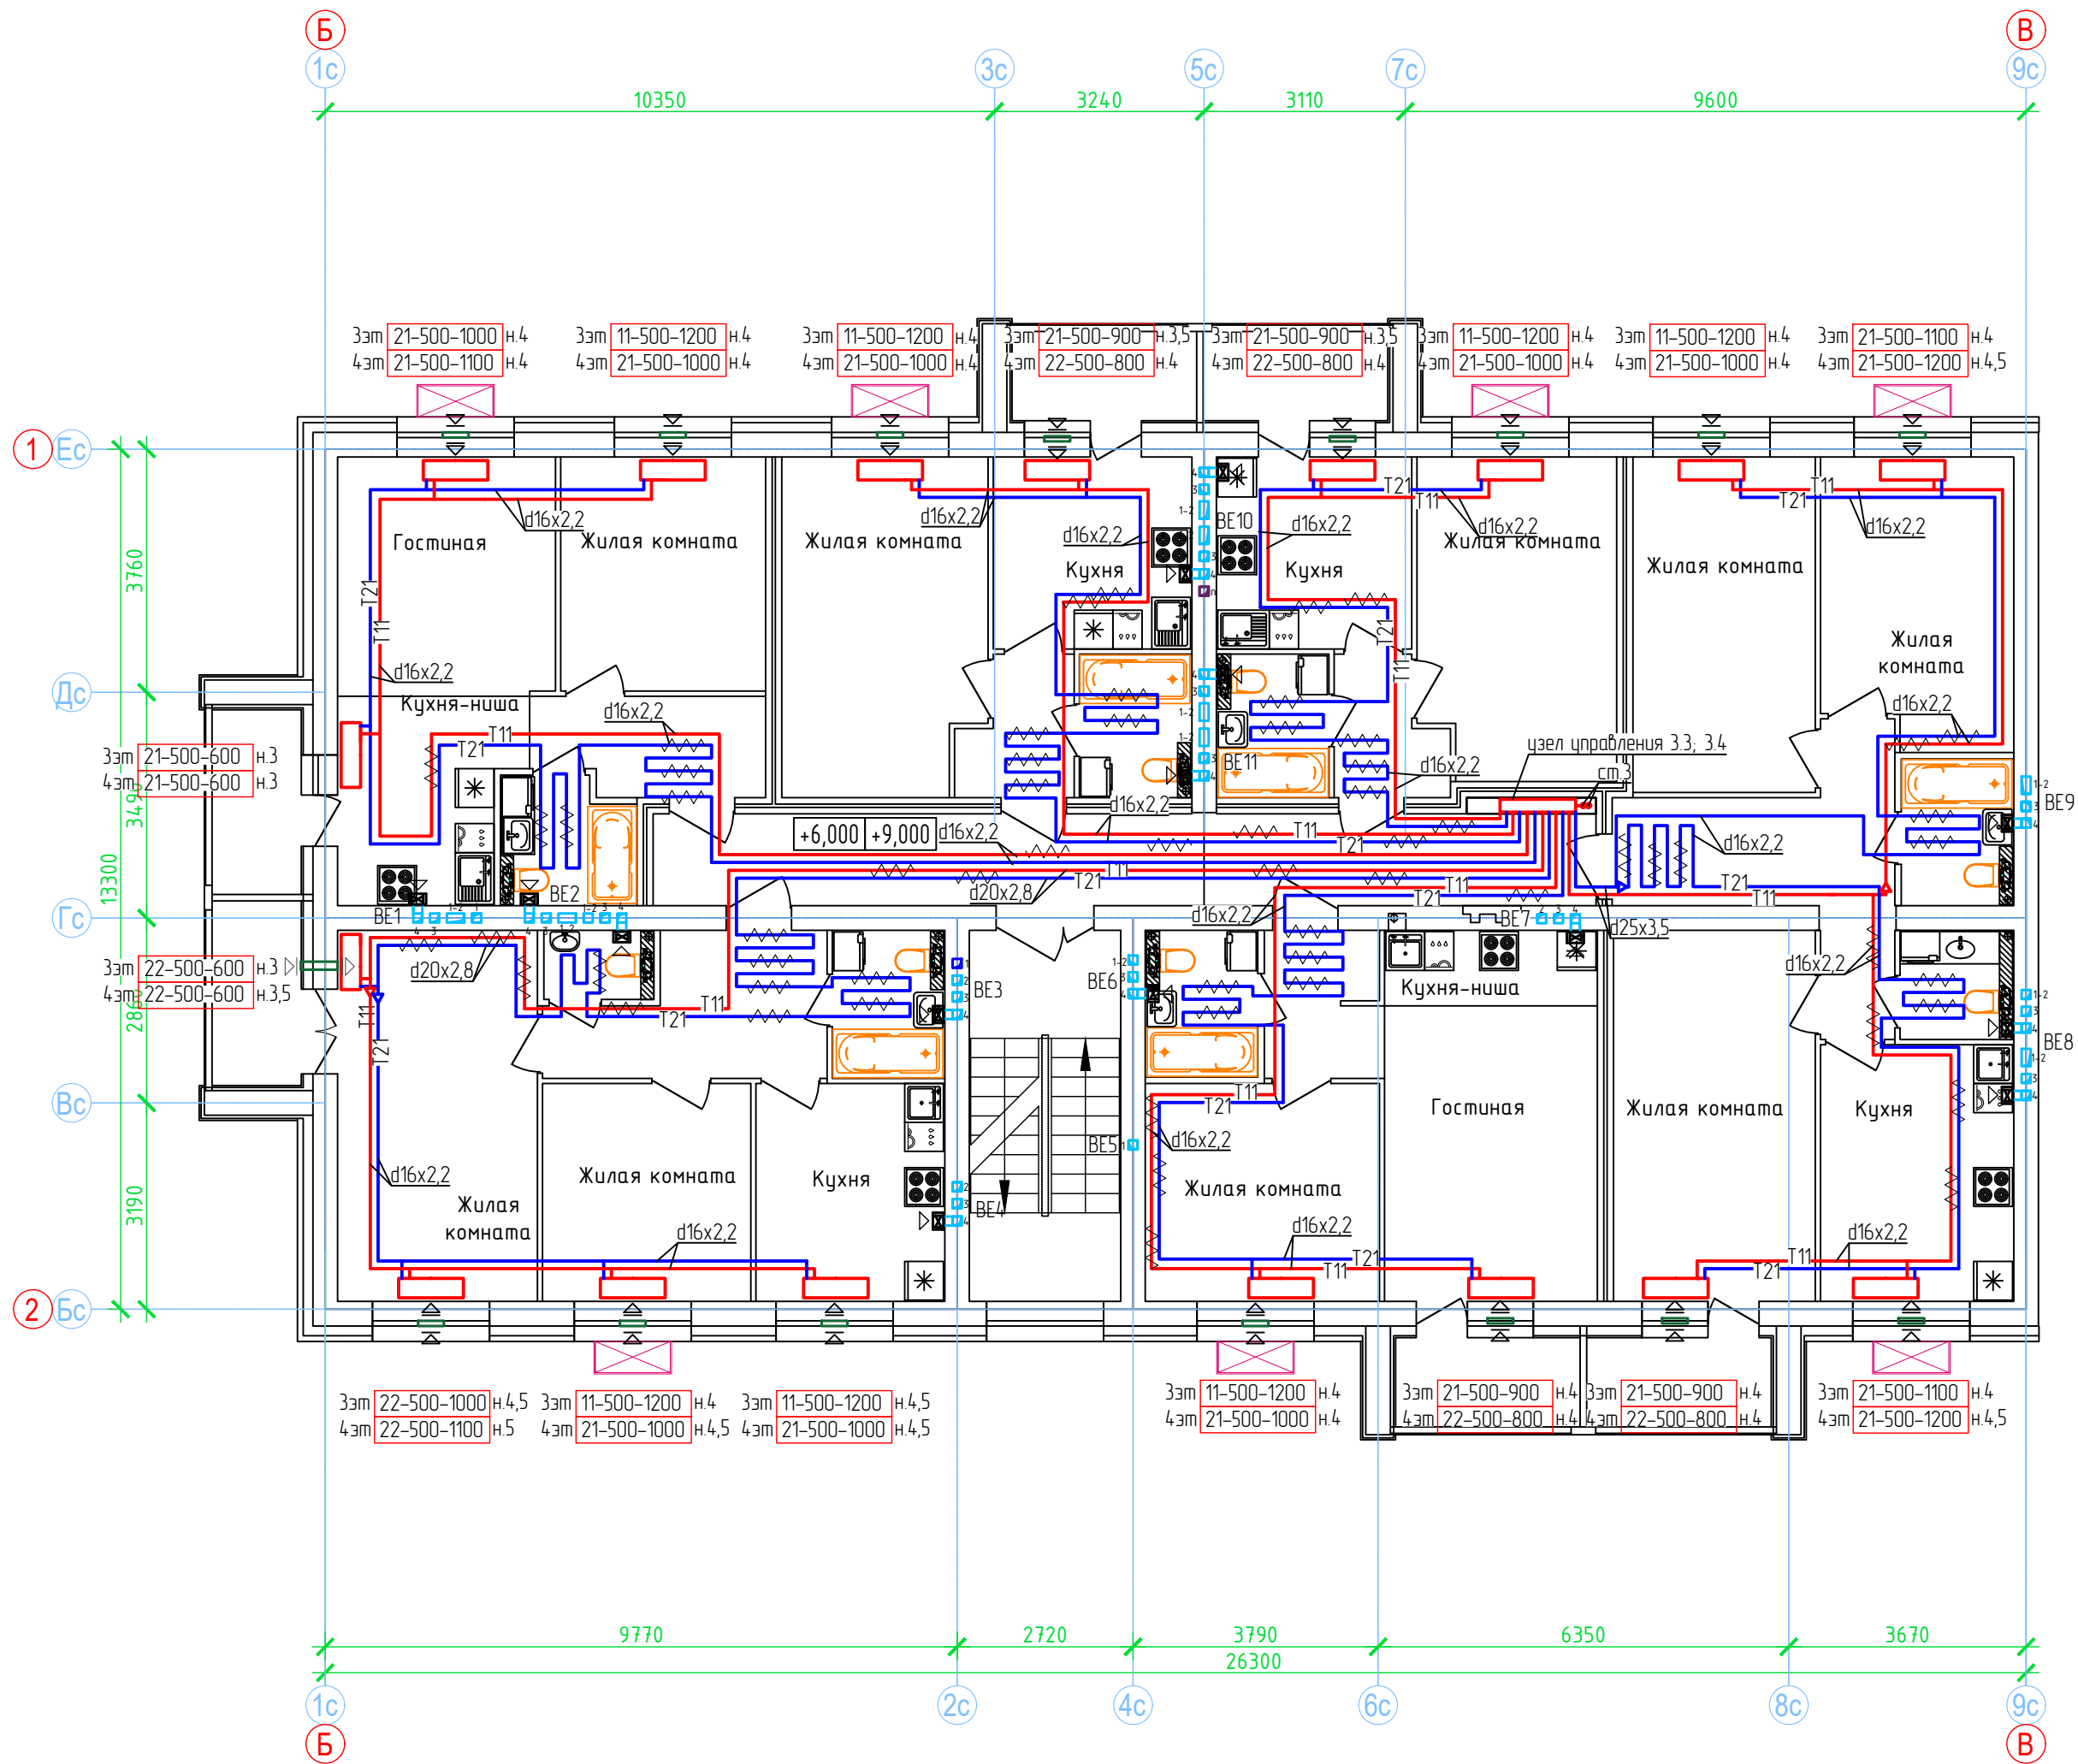


- Примечание:
- Вдоль наружных стен трубопровод T21 прокладывается в гофре.
 - Трубопроводы стояков системы отопления и коллектора изолируются K-Flex PE толщиной 13мм;
 - Разводящие трубопроводы во внеквартирных коридорах T11, T21 прокладываются в конструкции пола в изоляции K-Flex PE Comrast толщиной 9мм;
 - Подключение теплого пола (ТП) в квартирах к T21 (обратка), трубы ТП в изоляции K-Flex PE Comrast толщиной 6 мм, температура поверхности ТП не более 26°С.
 - Вентиляционные решетки с регулируемыми жалюзи AMP (150x200)
 - Приток воздуха в квартиры осуществляется через стеновые клапаны под подоконник, в помещениях без подоконников через клапаны КИВ-125.
 - Для обеспечения воздухообмена двери с/у должны иметь внизу щель шириной 20.

Согласовано			
Инф. N подл.	Подп. и дата	Взам. инф. N	

						ООО Спецзастройщик "Железно Киров"		
						01-01-484-2023-0В		
						Многоквартирный жилой дом №23, расположенный в ЖК "Знак" в г.Киров (10 очередь строительства)		
Изм.	Колуч.	Лист	№ док.	Подпись	Дата			
Разработал				Сунцова	02.24			
Проверил				Окатыева	02.24	Стадия	Лист	Листов
						Р	7	
Н.контр.	Беззачев				02.24	 МАСШТАБ		
ГИП	Окатыева				02.24			
						Секция 1 План 3-4 этажа.		

План 1 этажа. Секция №2 (7 эт.)

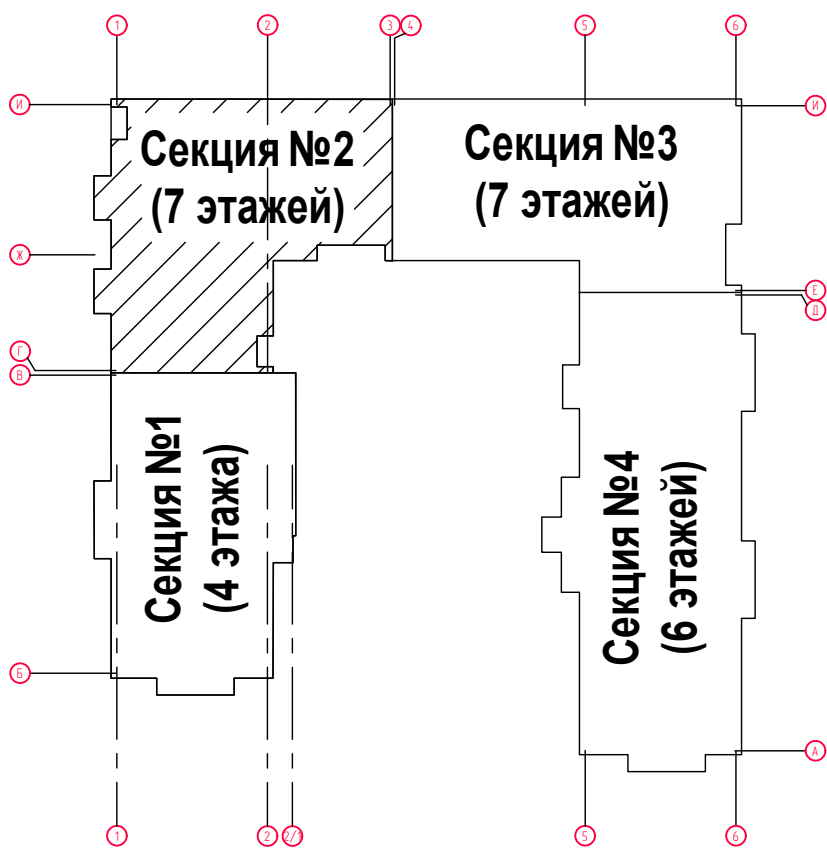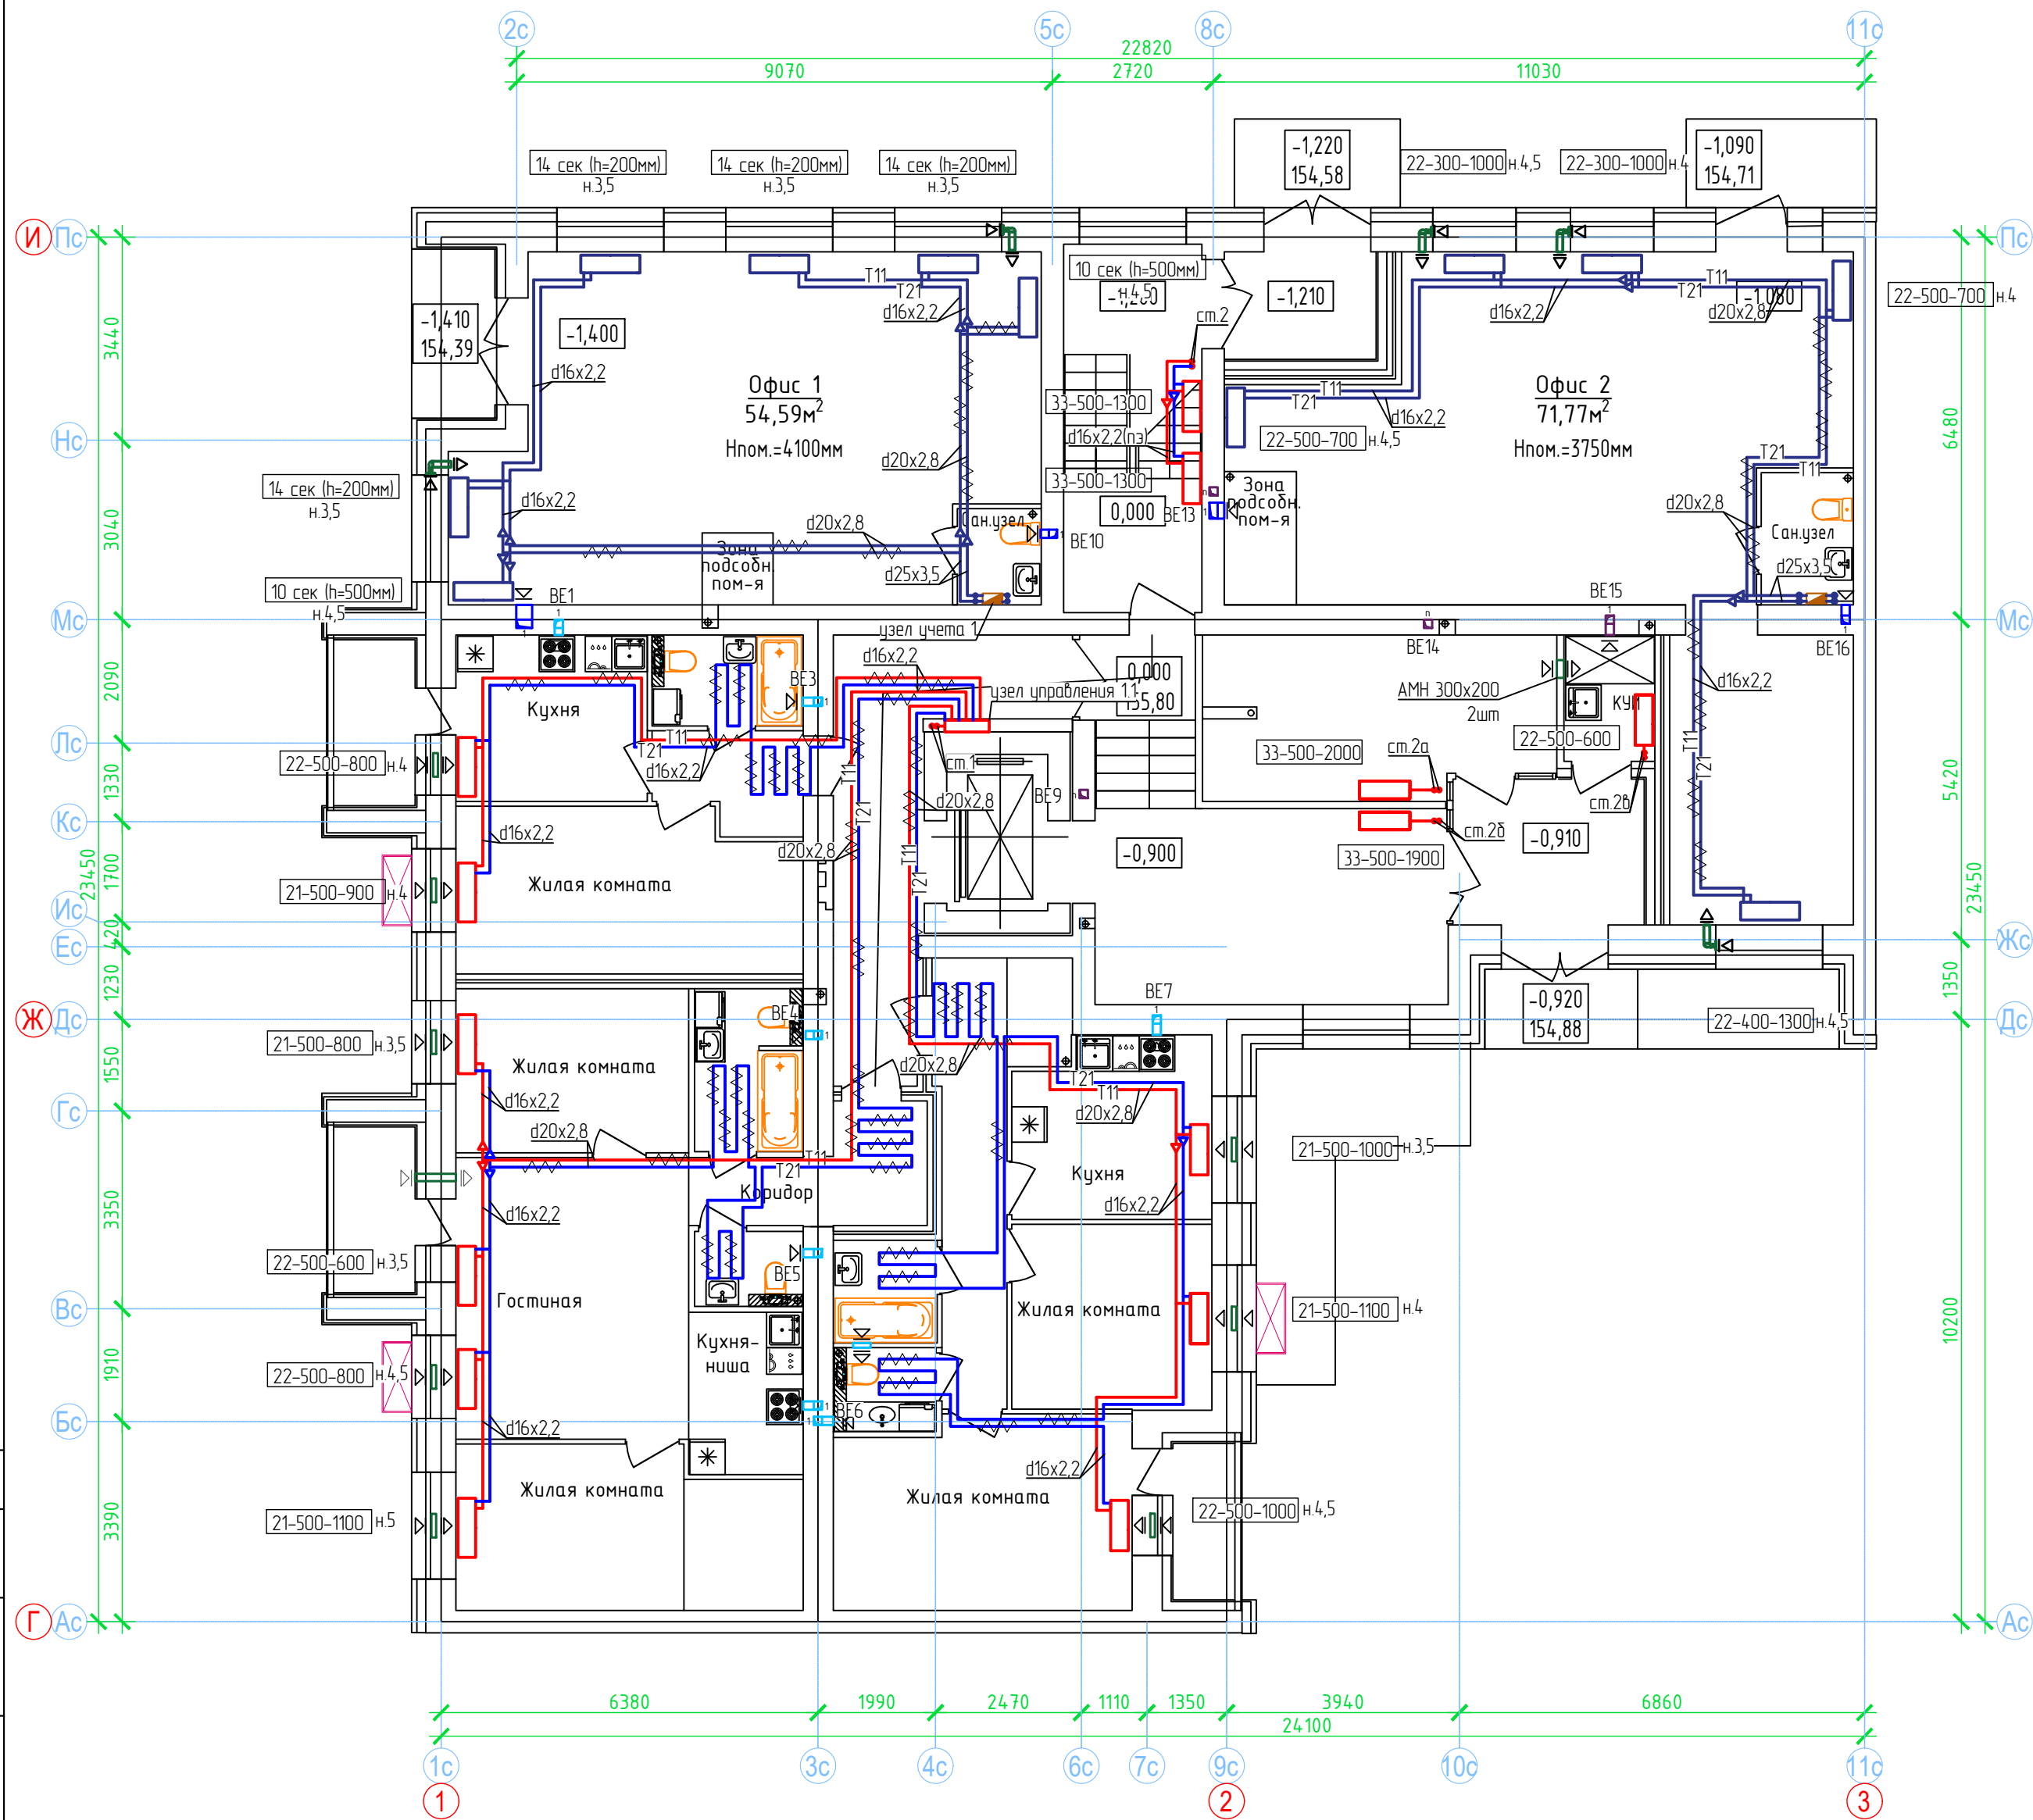

- Примечание:
- Вдоль наружных стен трубопровод Т21 прокладывается в гофре.
 - Трубопроводы стояков системы отопления и коллектора изолируются K-Flex PE толщиной 13мм;
 - Разводящие трубопроводы во внеквартирных коридорах Т11, Т21 прокладываются в конструкции пола в изоляции K-Flex PE Софрост толщиной 9мм;
 - Подключение теплого пола (ТП) в квартирах к Т21 (обратка), трубы ТП в изоляции K-Flex PE Софрост толщиной 6 мм, температура поверхности ТП не более 26°C.
 - Вентиляционные решетки с регулируемыми жалюзи АМР (150х200), на последних 2 этажах устанавливаются вентиляторы с обратным клапаном;
 - Приток воздуха в квартиры осуществляется через стеновые клапаны под подоконник, в помещениях без подоконников через клапаны КИВ-125.
 - Для обеспечения воздухообмена двери с/у должны иметь внизу щель шириной 20.

Согласовано					
Взам. инф. N					
Подп. и дата					
Инф. N подл.					


ООО Спецзастройщик "Железно Киров"					
01-01-484-2023-ОВ					
1	зам.			03.24	Многоквартирный жилой дом №23, расположенный в ЖК "Знак" в г.Киров (10 очередь строительства)
Изм.	Колуч.	Лист	№ док.	Подпись	Дата
Разработал	Сунцова			02.24	
Проверил	Окатьева			02.24	
Н.контр.	Безгачев			02.24	
ГИП	Окатьева			02.24	
Секция 2 План 1 этажа.				МАСШТАБ	
				Формат А2	

План 2 этажа. Секция №2 (7 эт.)

Dimensions (Top): 9070, 22820, 2720, 11030
 Dimensions (Bottom): 6380, 1990, 2470, 1110, 1350, 3940, 24100, 6860
 Vertical dimensions (Left): 3440, 3040, 2090, 1330, 1700, 1230, 1550, 3350, 1910, 3390
 Vertical dimensions (Right): 6480, 5420, 23450, 1350, 10200



Примечание:

- Вдоль наружных стен трубопровод Т21 прокладываются в гофре.
- Трубопроводы стояков системы отопления и коллектора изолируются K-Flex PE толщиной 13мм;
- Разводящие трубопроводы во внеквартирных коридорах Т11, Т21 прокладываются в конструкции пола в изоляции K-Flex PE Contrast толщиной 9мм;
- Подключение теплого пола (ТП) в квартирах к Т21 (обратка), трубы ТП в изоляции K-Flex PE Contrast толщиной 6 мм, температура поверхности ТП не более 26°C.
- Вентиляционные решетки с регулируемы жалюзи АРМ (150x200), на последних 2 этажах устанавливаются вентиляторы с обратным клапаном:

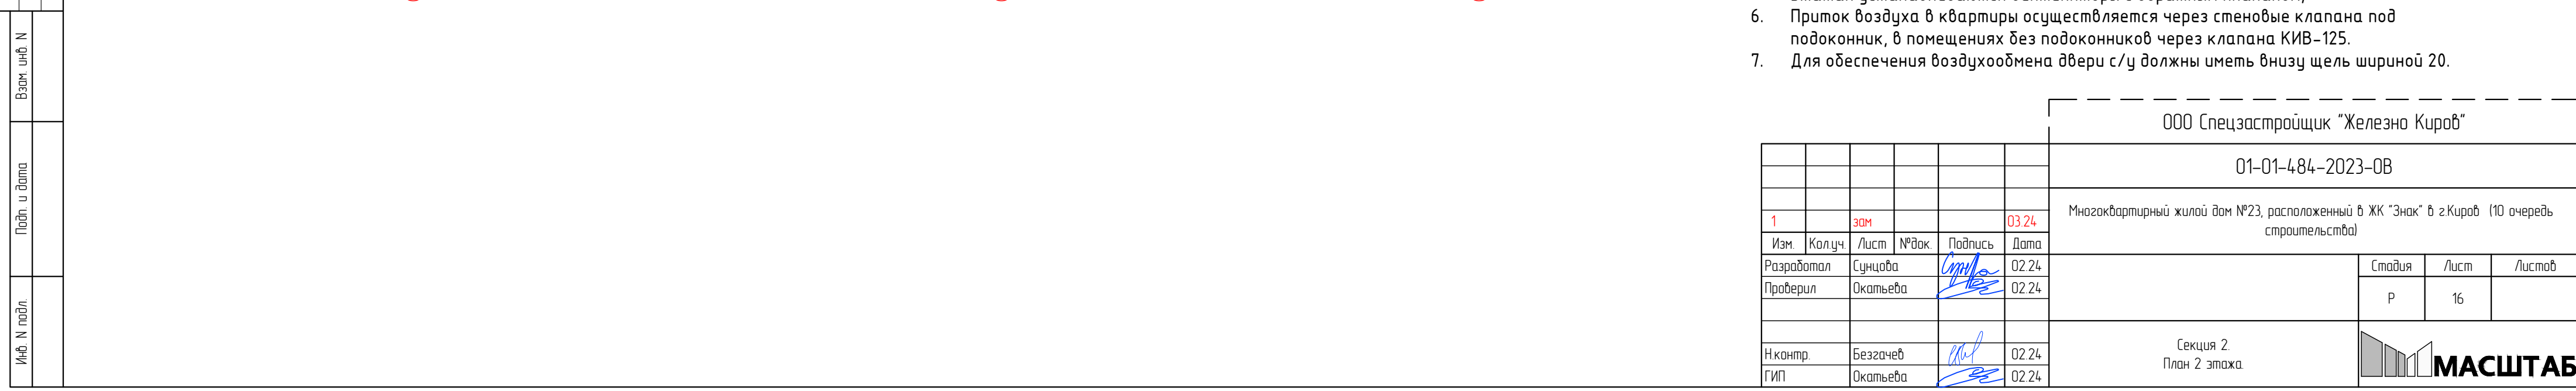

- | | | | | | | | | | | | | |
|------------------------------------|------------|--------|-------|---|---|--|---------|------|--------|---|----|--|
| 000 Спецзастройщик "Железно Куров" | | | | | | | | | | | | |
| 01-01-484-2023-0В | | | | | | | | | | | | |
| 1 | Зом | | | 03.24 | Многоквартирный жилой дом №23, расположенный в ЖК "Знак" в г.Куров (10 очередь строительства) | | | | | | | |
| Изм. | Колуч. | Лист | №док. | Подпись | | Дата | | | | | | |
| Разработал | Сунцова | | |  | | 02.24 | | | | | | |
| Проверил | Октябрьева | | |  | 02.24 | <table border="1"> <tr> <td>Стандия</td> <td>Лист</td> <td>Листов</td> </tr> <tr> <td>Р</td> <td>16</td> <td></td> </tr> </table> | Стандия | Лист | Листов | Р | 16 | |
| Стандия | Лист | Листов | | | | | | | | | | |
| Р | 16 | | | | | | | | | | | |
| Н.контр. | Безгачев | | |  | 02.24 | <div>Секция 2.</div> <div>План 2 этажа.</div> <div>  <div>МАСШТАБ</div> </div> | | | | | | |
| ГИП | Октябрьева | | |  | 02.24 | | | | | | | |

План 3- 4 этажей. Секция №2 (7 эт.)

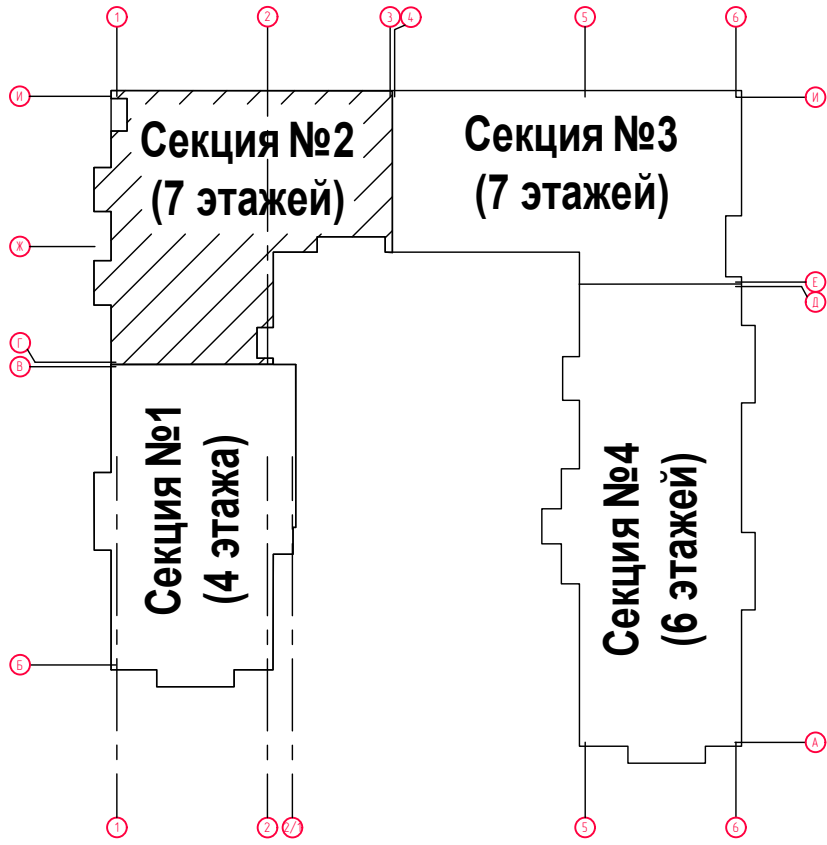
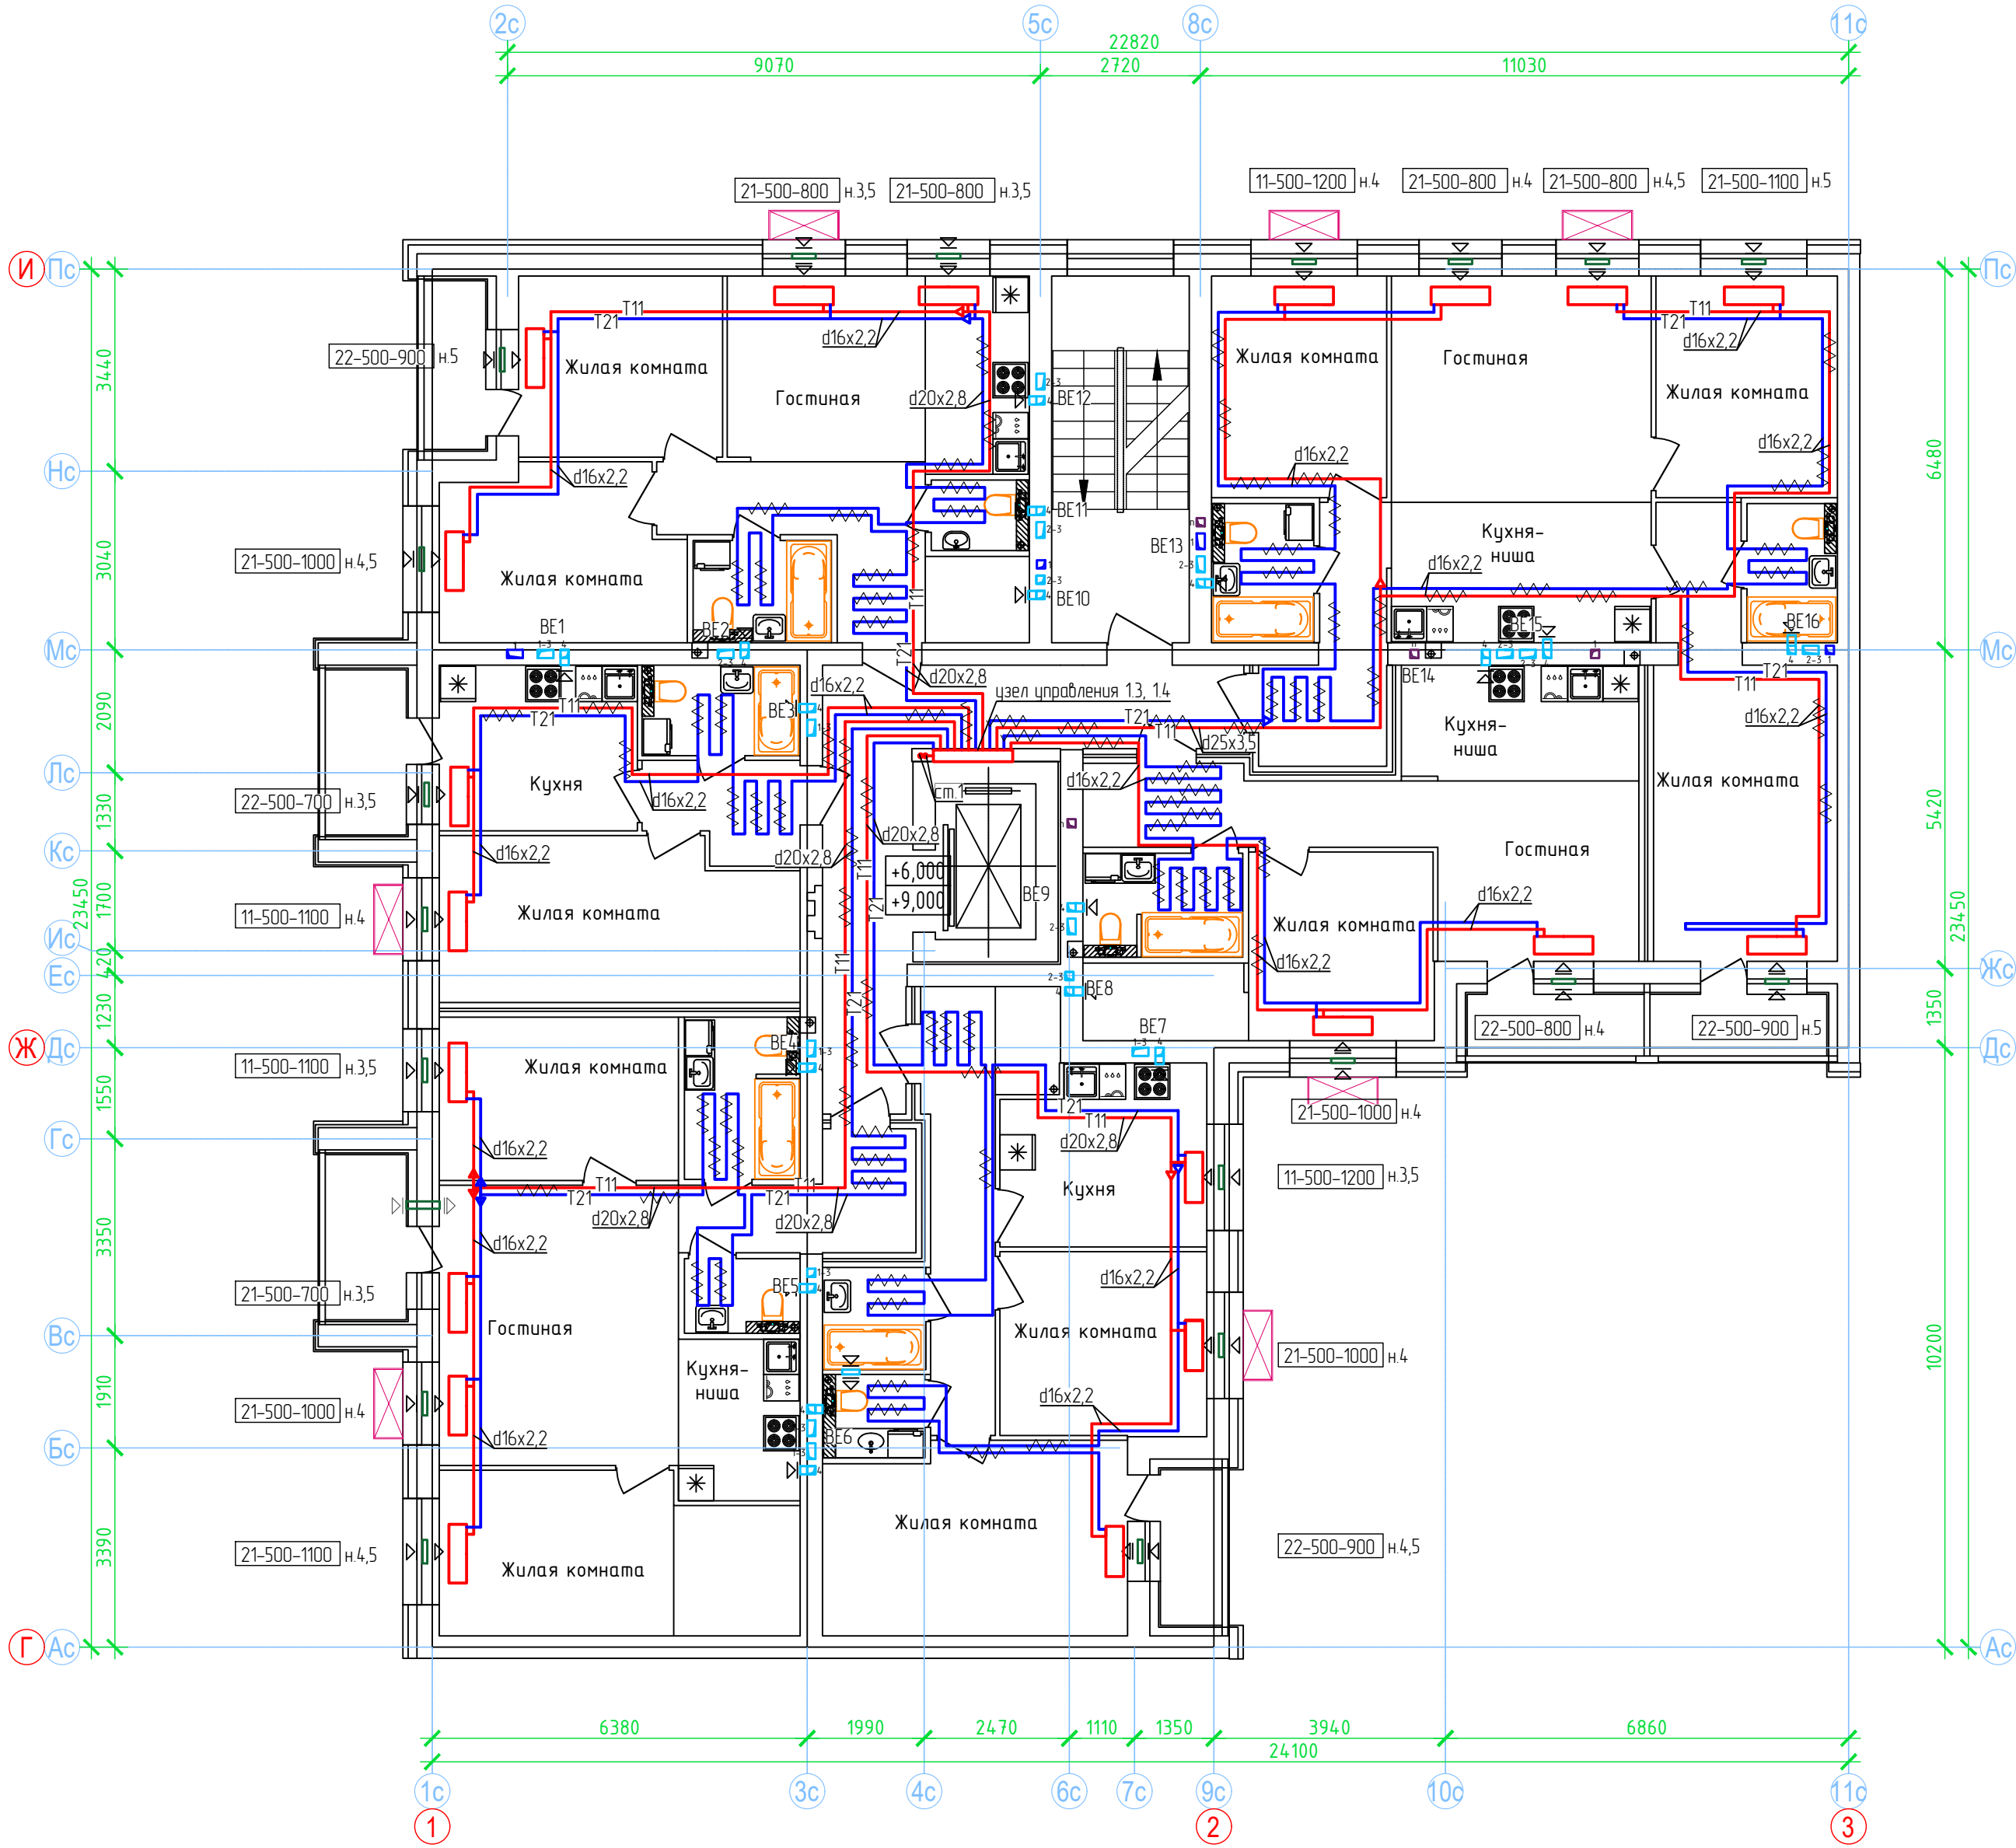


- Примечание:
- Вдоль наружных стен трубопровод Т21 прокладываются в гофре.
 - Трубопроводы стояков системы отопления и коллектора изолируются K-Flex PE толщиной 13мм;
 - Разводящие трубопроводы во внеквартирных коридорах Т11, Т21 прокладываются в конструкции пола в изоляции K-Flex PE Contrast толщиной 9мм;
 - Подключение теплого пола (ТП) в квартирах к Т21 (обратка), трубы ТП в изоляции K-Flex PE Contrast толщиной 6 мм, температура поверхности ТП не более 26°C.
 - Вентиляционные решетки с регулируемыми жалюзи АМР (150х200), на последних 2 этажах устанавливаются вентиляторы с обратным клапаном;
 - Приток воздуха в квартиры осуществляется через стеновые клапана под подоконник, в помещениях без подоконников через клапана КИВ-125.
 - Для обеспечения воздухообмена двери с/у должны иметь внизу щель шириной 20.

Согласовано					
Инф. N подл.	Подп. и дата	Взам. инф. N			

ООО Спецзастройщик "Железно Киров"					
01-01-484-2023-0В					
1	зам.			03.24	Многоквартирный жилой дом №23, расположенный в ЖК "Знак" в г.Киров (10 очередь строительства)
Изм.	Колуч.	Лист	№ док.	Подпись	
Разработал	Сунцова			02.24	Стадия
Проверил	Окатьева			02.24	
					Лист
					Листов
					Р
					17
Секция 2 План 3-4 этажа.					
Н контр.	Безгачев			02.24	
ГИП	Окатьева			02.24	Формат А2

План 5 этажа. Секция №2 (7 эт.)

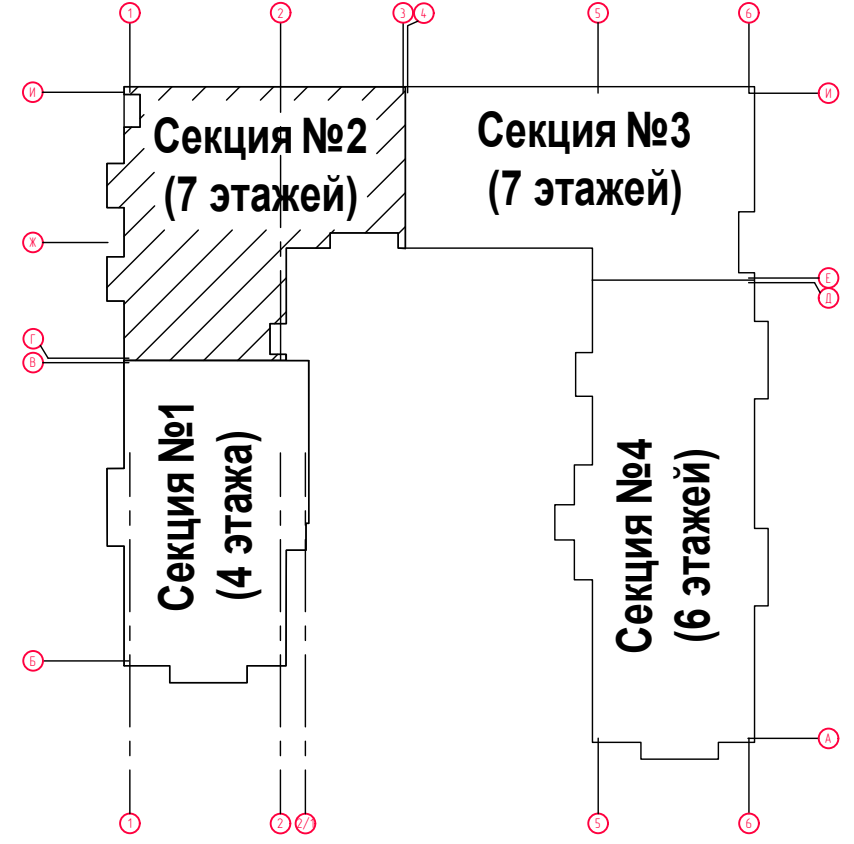
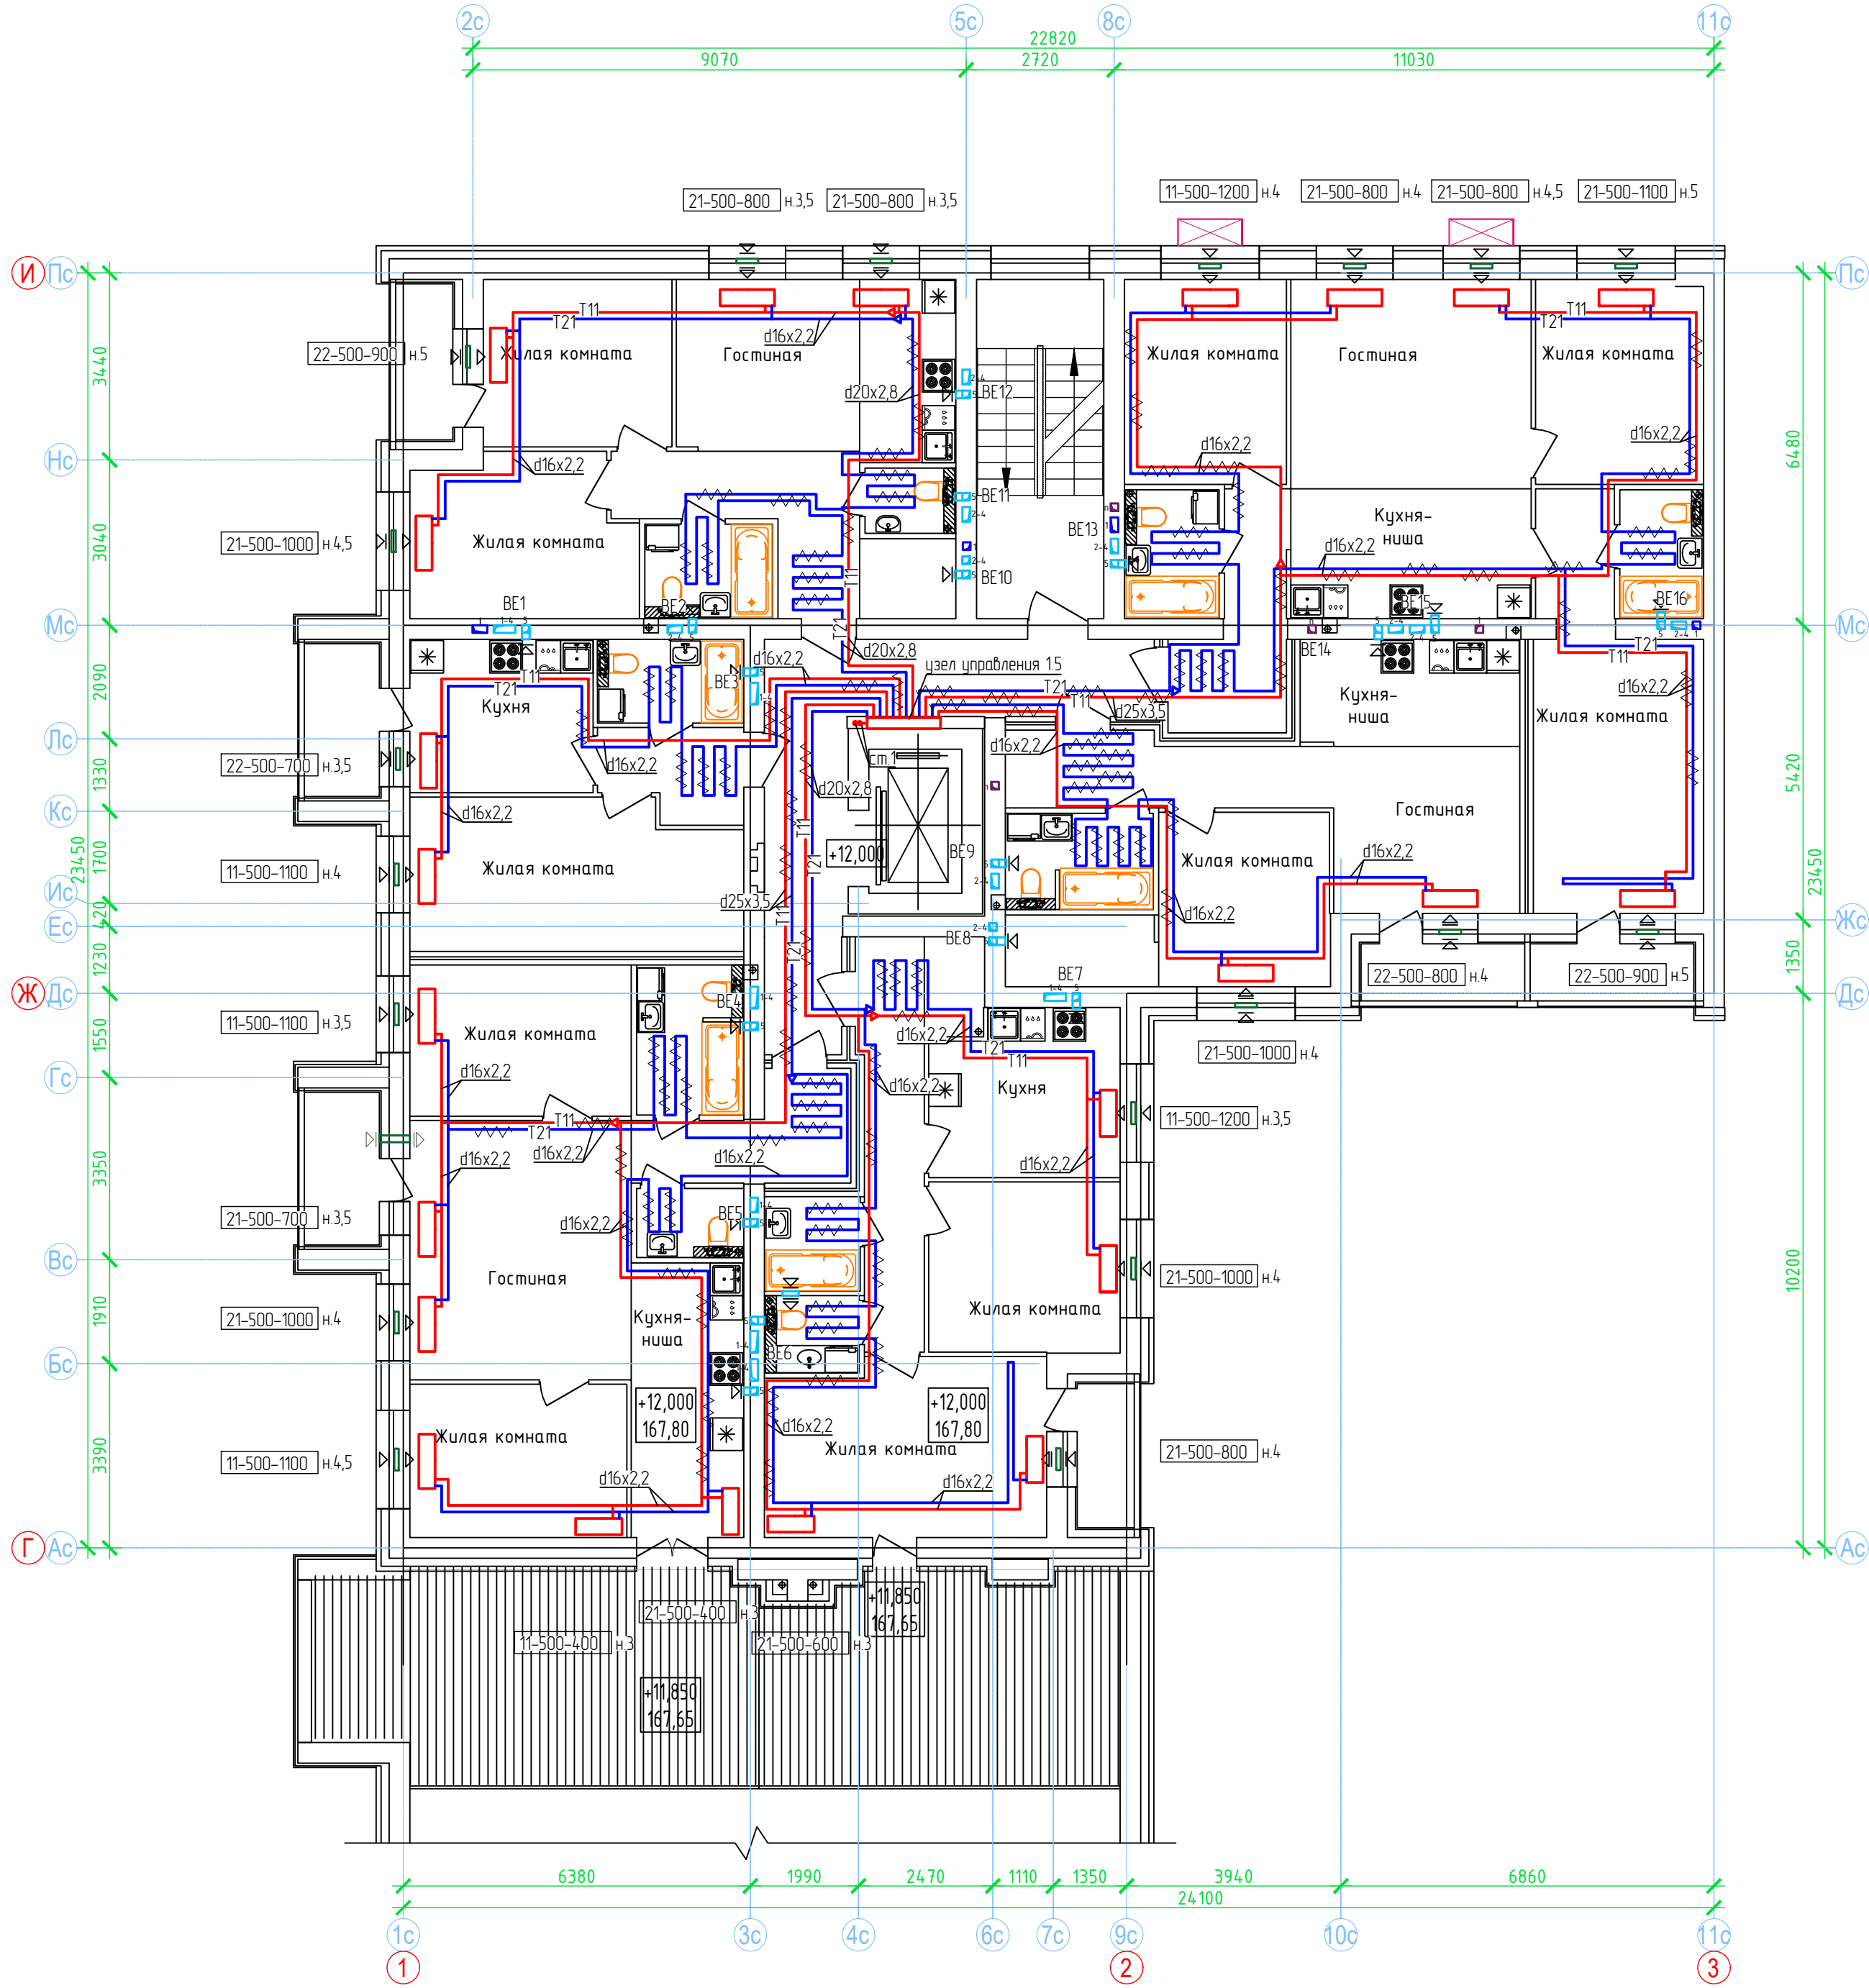


- Примечание:
- Вдоль наружных стен трубопровод T21 прокладывается в гофре.
 - Трубопроводы стояков системы отопления и коллектора изолируются K-Flex PE толщиной 13мм;
 - Разводящие трубопроводы во внеквартирных коридорах T11, T21 прокладываются в конструкции пола в изоляции K-Flex PE Contrast толщиной 9мм;
 - Подключение теплого пола (ТП) в квартирах к T21 (обратка), трубы ТП в изоляции K-Flex PE Contrast толщиной 6 мм, температура поверхности ТП не более 26°C.
 - Вентиляционные решетки с регулируемыми жалюзи AMP (150x200), на последних 2 этажах устанавливаются вентиляторы с обратным клапаном;
 - Приток воздуха в квартиры осуществляется через стеновые клапаны под подоконник, в помещениях без подоконников через клапаны КИВ-125.
 - Для обеспечения воздухообмена двери с/у должны иметь внизу щель шириной 20.

Согласовано					
Взам. инф. N					
Подп. и дата					
Инф. N подл.					


					ООО Спецзастройщик "Железно Киров"			
					01-01-484-2023-0В			
					Многоквартирный жилой дом №23, расположенный в ЖК "Знак" в г.Киров (10 очередь строительства)			
1		зам.			03.24			
Изм.	Колуч	Лист	№ док.	Подпись	Дата			
Разработал		Сунцова			02.24			
Проверил		Окатьева			02.24			
						Стадия	Лист	Листов
						Р	18	
					Секция 2. План 5 этажа.			
Н.контр.		Безгачев			02.24	 МАСШТАБ		
ГИП		Окатьева			02.24			

План 6 - 7 этажей. Секция №2 (7 эт.)

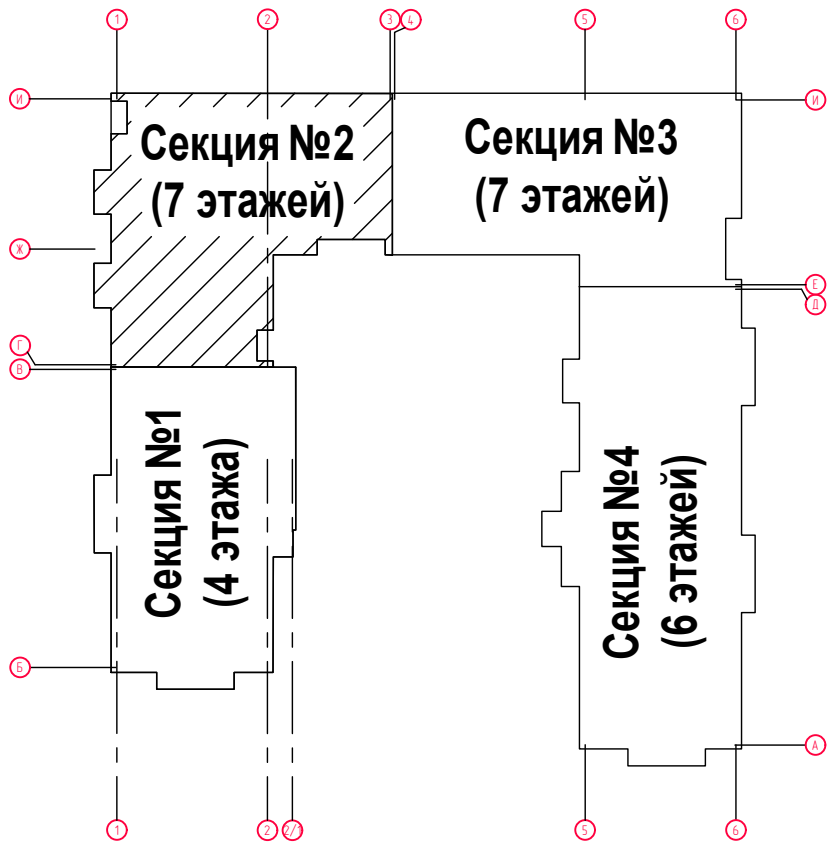
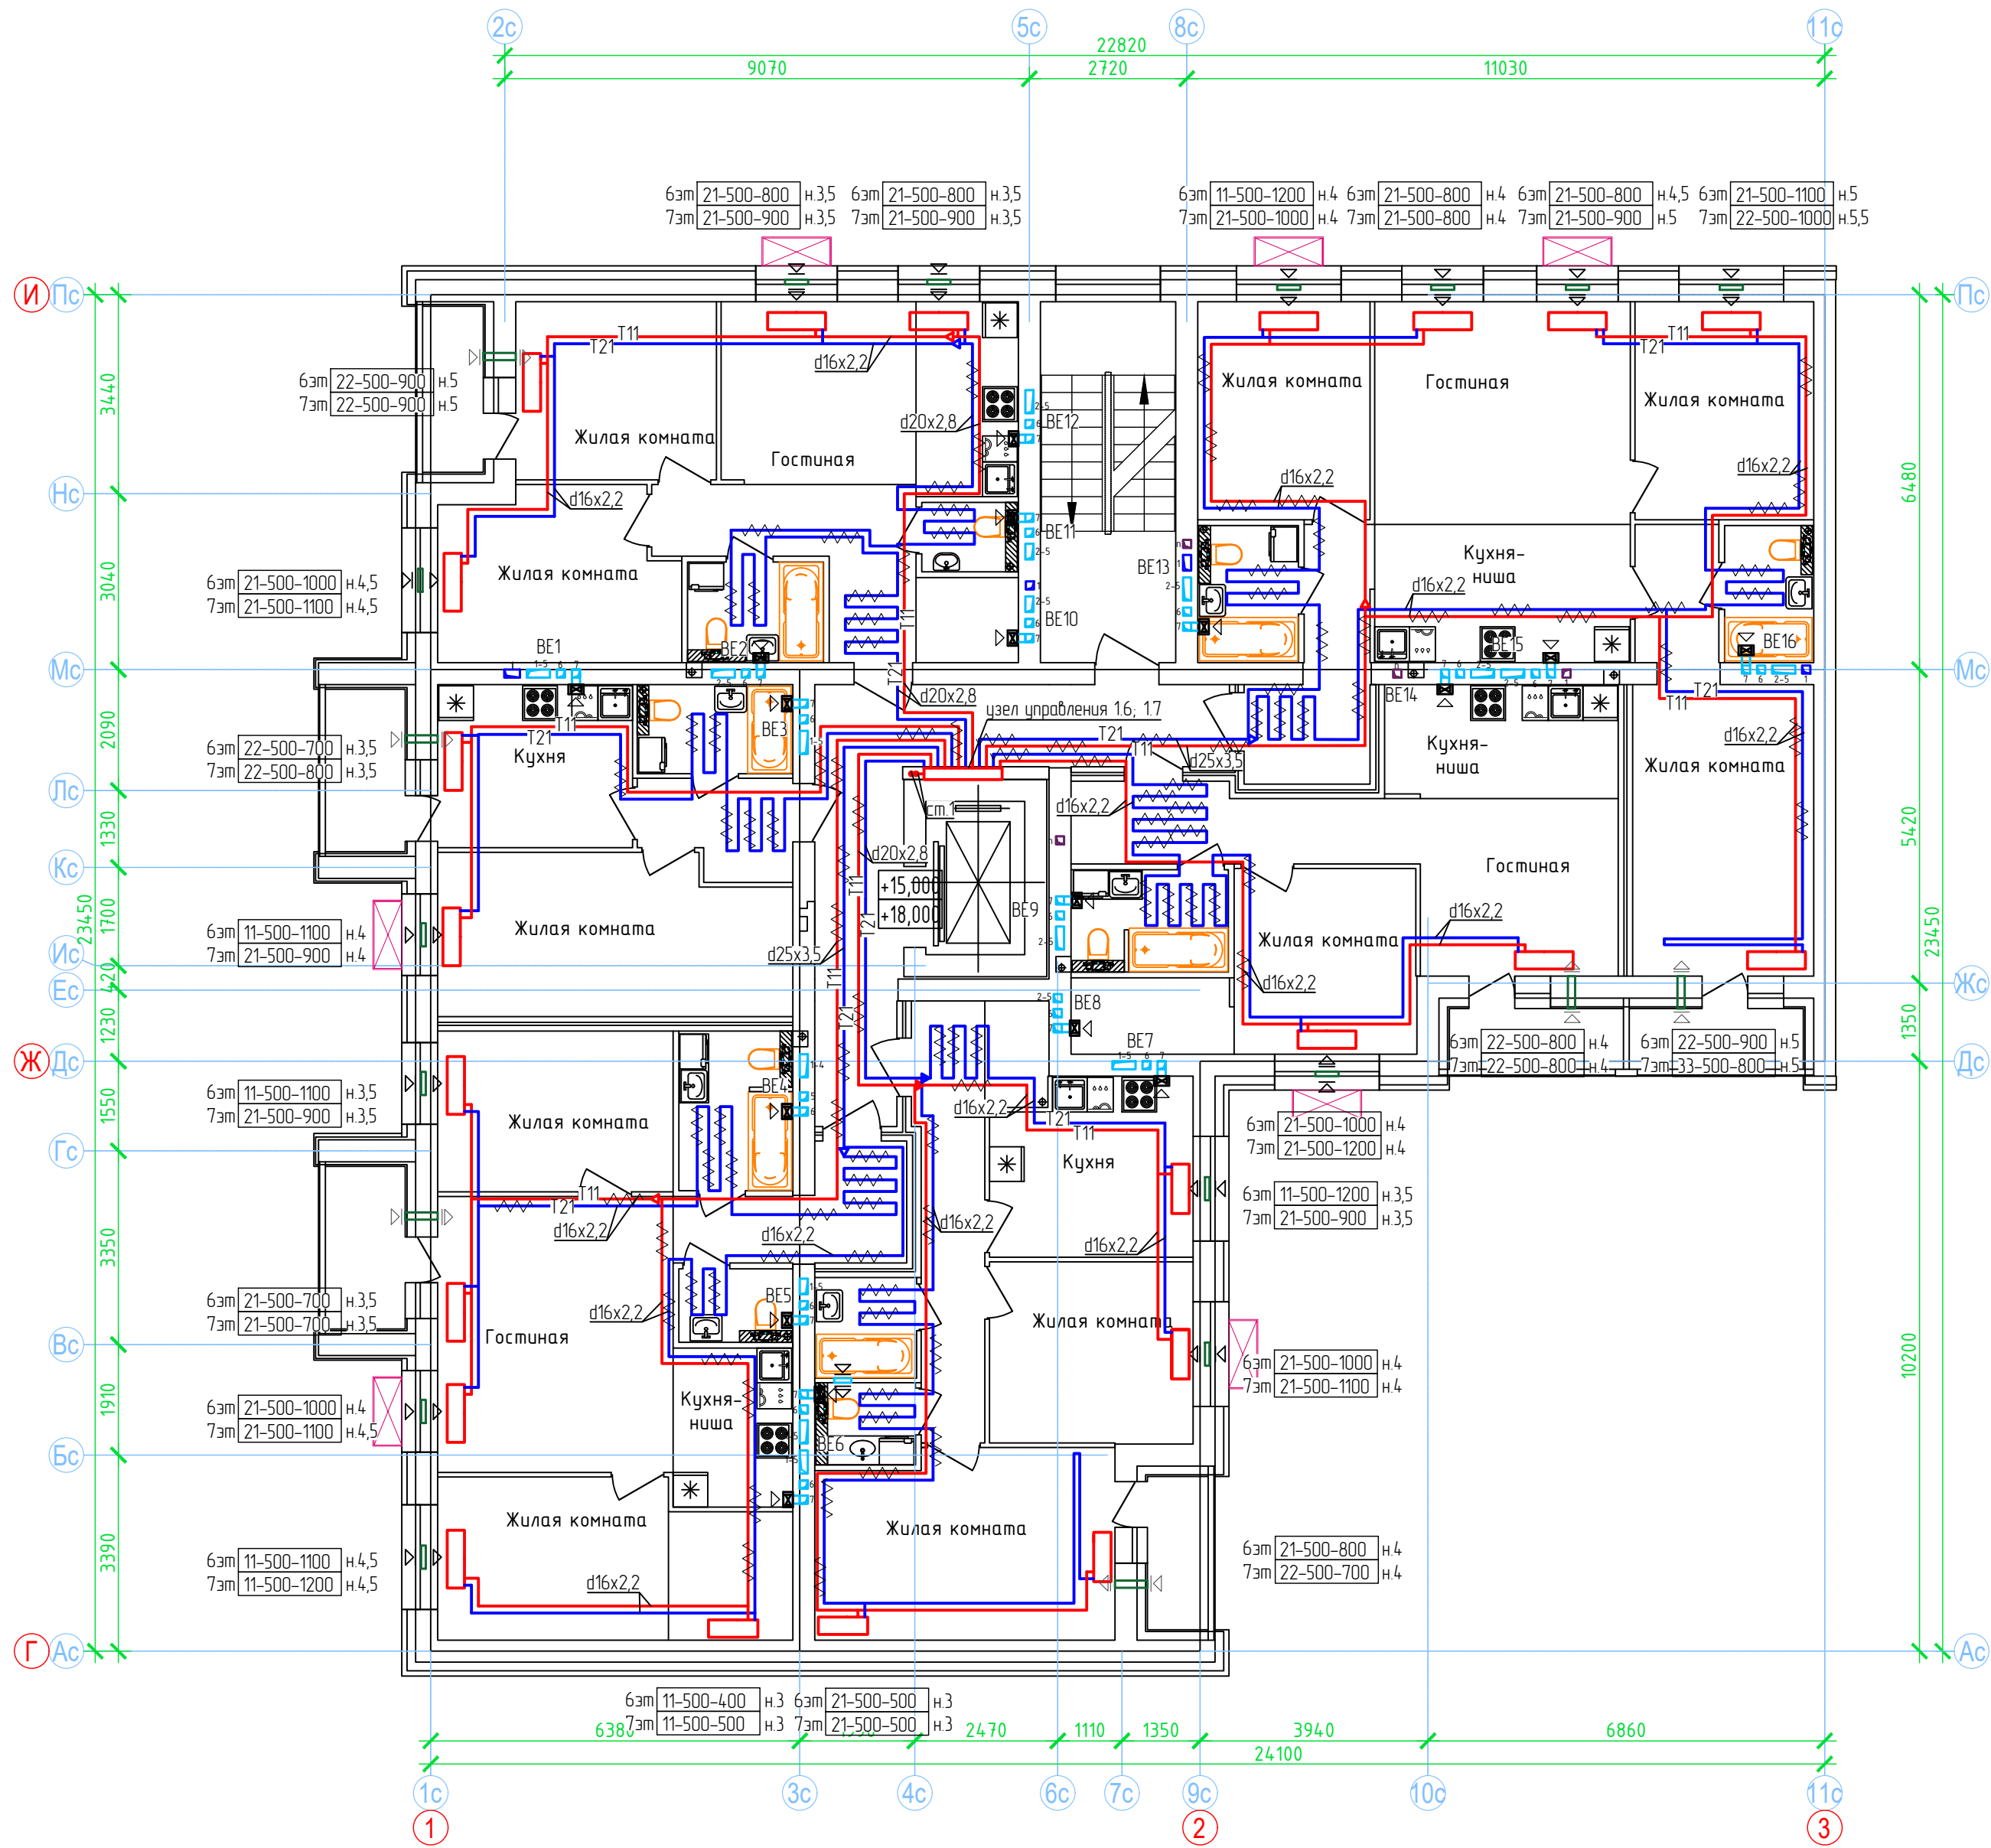


- Примечание:
- Вдоль наружных стен трубопровод T21 прокладывается в гофре.
 - Трубопроводы стояков системы отопления и коллектора изолируются K-Flex PE толщиной 13мм;
 - Разводящие трубопроводы во внеквартирных коридорах T11, T21 прокладываются в конструкции пола в изоляции K-Flex PE Сотраст толщиной 9мм;
 - Подключение теплого пола (ТП) в квартирах к T21 (обратка), трубы ТП в изоляции K-Flex PE Сотраст толщиной 6 мм, температура поверхности ТП не более 26°C.
 - Вентиляционные решетки с регулируемыми жалюзи AMP (150x200), на последних 2 этажах устанавливаются вентиляторы с обратным клапаном;
 - Приток воздуха в квартиры осуществляется через стеновые клапаны под подоконник, в помещениях без подоконников через клапаны КИВ-125.
 - Для обеспечения воздухообмена двери с/у должны иметь внизу щель шириной 20.

Согласовано					
Взам. инф. N					
Подп. и дата					
Инф. N подл.					

 						ООО Спецзастройщик "Железно Киров"		
						01-01-484-2023-0В		
1		зам				Многоквартирный жилой дом №23, расположенный в ЖК "Знак" в г.Киров (10 очередь строительства)		
Изм.	Колуч	Лист	№ док.	Подпись	Дата			
Разработал	Сунцова				02.24	Стадия	Лист	Листов
Проверил	Октябрьева				02.24	Р	19	
Н.контр.	Безгачев				02.24	Секция 2 План 6-7 этажа.		
ГИП	Октябрьева				02.24			
						 MASHTAB		

План 1 этажа. Секция №3 (7 эт.)

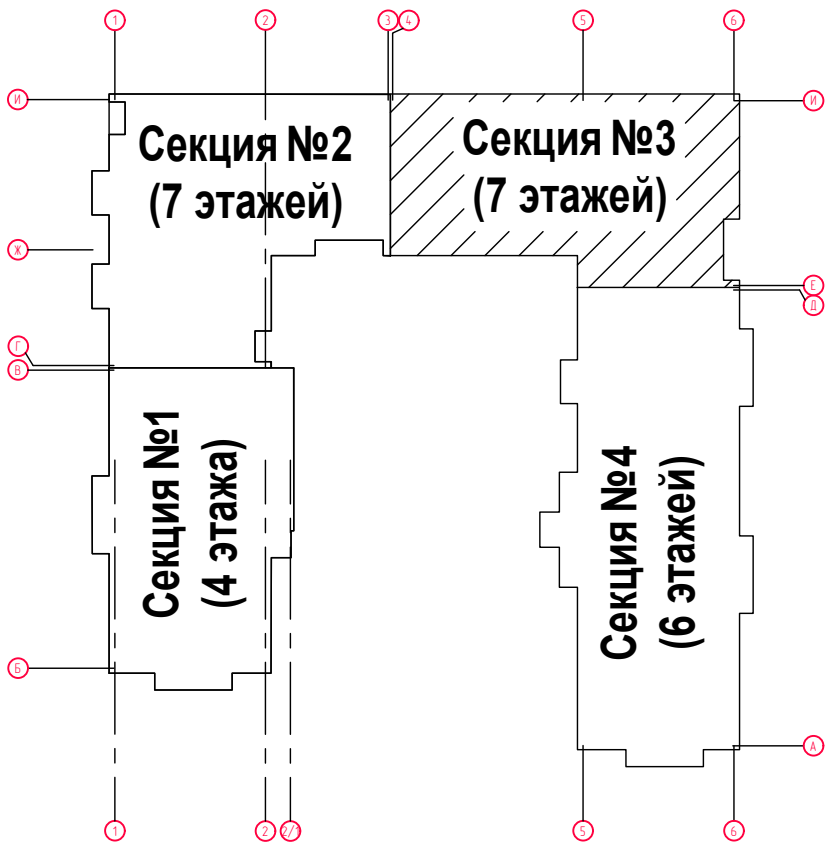
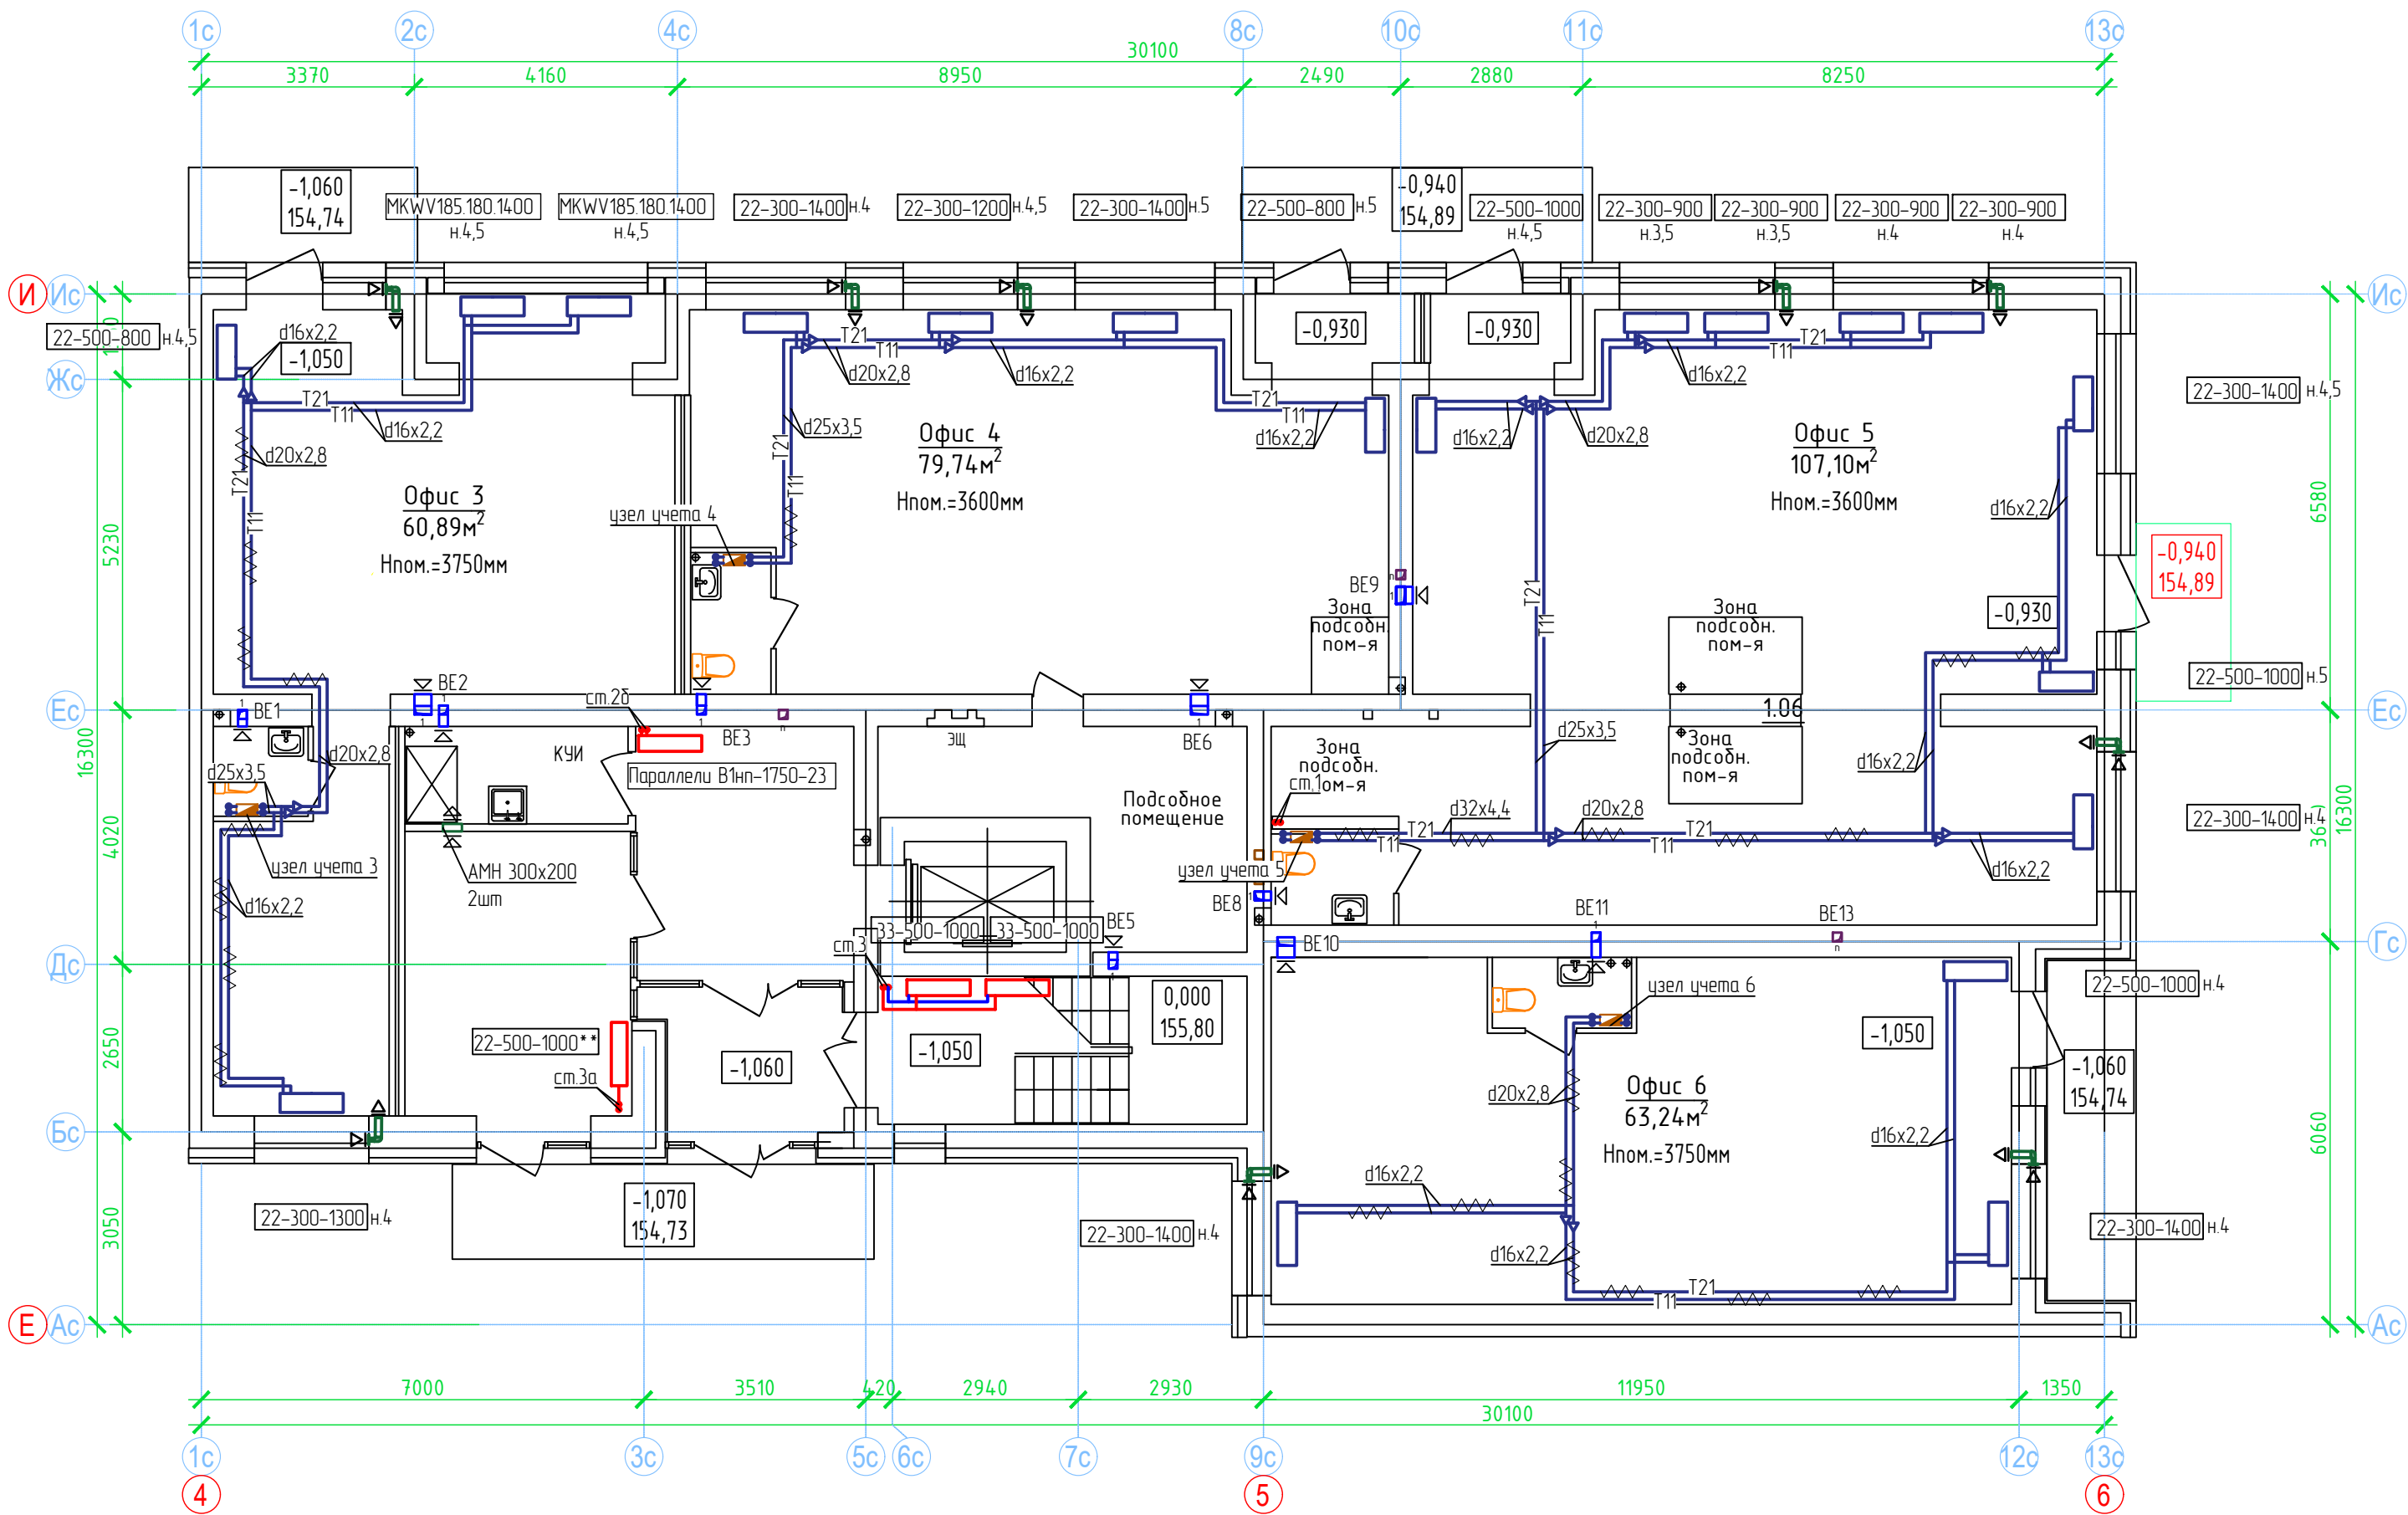


- Примечание:
- Вдоль наружных стен трубопровод T21 прокладывается в гофре.
 - Трубопроводы стояков системы отопления и коллектора изолируются K-Flex PE толщиной 13мм;
 - Разводящие трубопроводы во внеквартирных коридорах T11, T21 прокладываются в конструкции пола в изоляции K-Flex PE Сопраст толщиной 9мм;
 - Подключение теплого пола (ТП) в квартирах к T21 (обратка), трубы ТП в изоляции K-Flex PE Сопраст толщиной 6 мм, температура поверхности ТП не более 26°C.
 - Вентиляционные решетки с регулируемыми жалюзи АМР (150х200), на последних 2 этажах устанавливаются вентиляторы с обратным клапаном;
 - Приток воздуха в квартиры осуществляется через стеновые клапаны под подоконник, в помещениях без подоконников через клапаны КИВ-125.
 - Для обеспечения воздухообмена двери с/у должны иметь внизу щель шириной 20.

Согласовано				
Взам. инф. N				
Подп. и дата				
Инф. N подл.				

						ООО Спецзастройщик "Железно Киров"		
						01-01-484-2023-0В		
						Многоквартирный жилой дом №23, расположенный в ЖК "Знак" в г.Киров (10 очередь строительства)		
2		зам			05.24			
Изм.	Колуч	Лист	№ док.	Подпись	Дата			
Разработал	Сунцова				02.24	Стадия	Лист	Листов
Проверил	Окатыева				02.24	Р	28	
Н.контр.	Беззачев				02.24	Секция 3. План 1 этажа.		
ГИП	Окатыева				02.24			
						 МАСШТАБ		

План 2 этажа. Секция №3 (7 эт.)

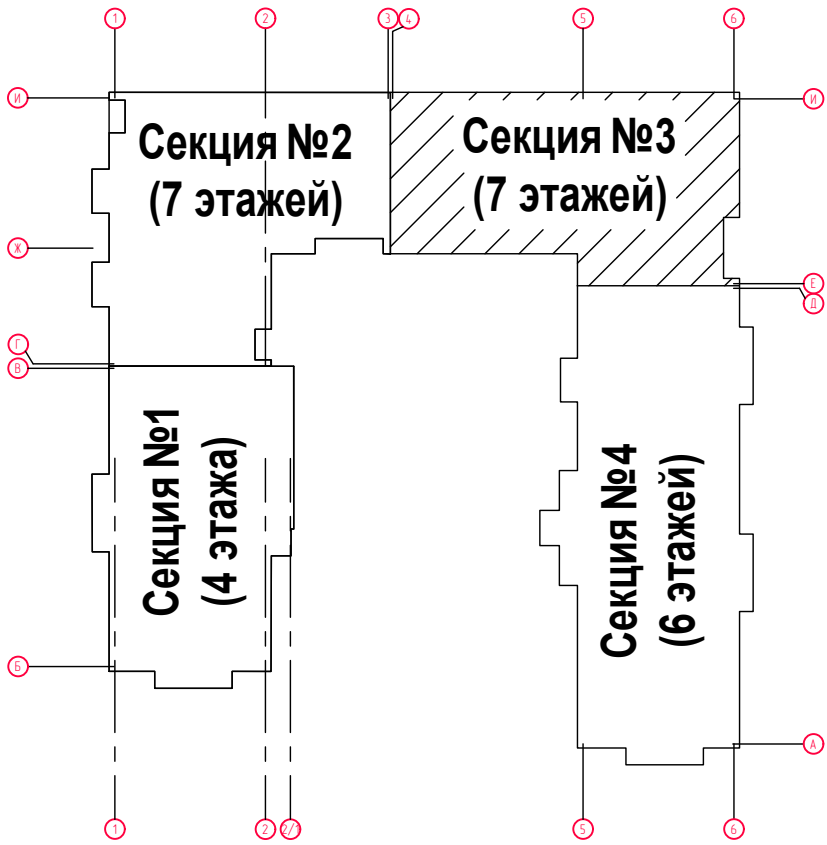
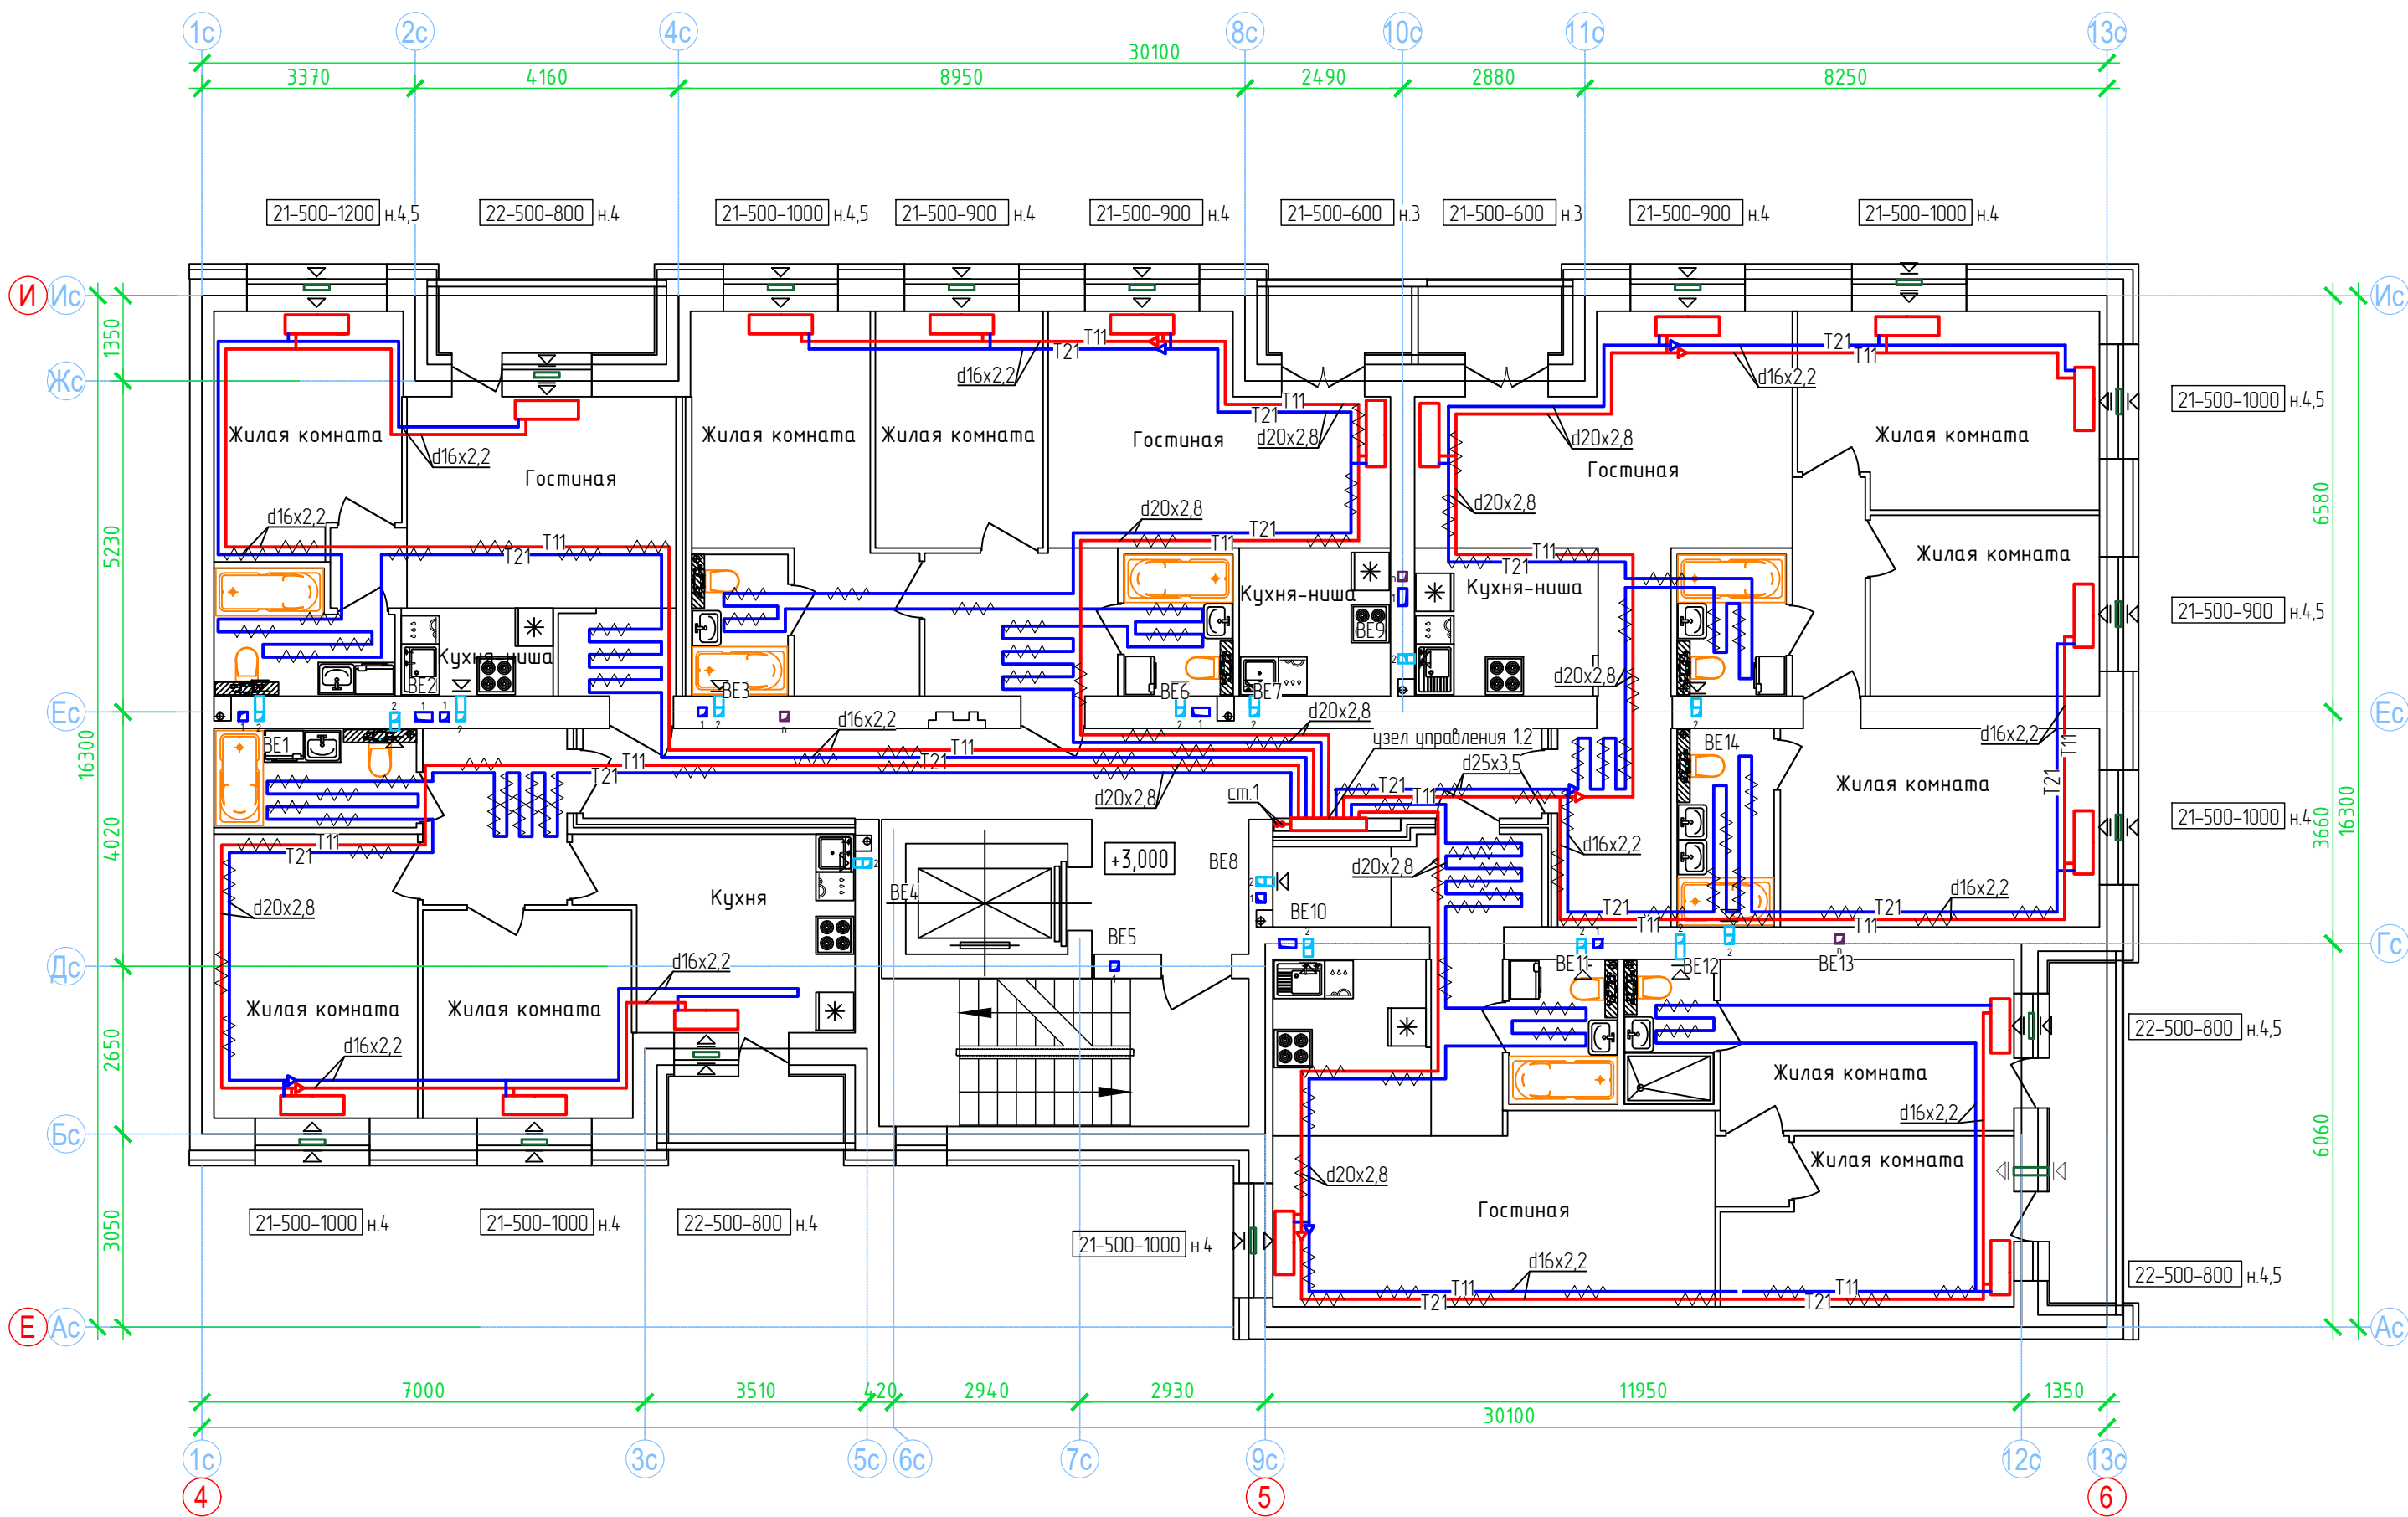


- Примечание:
- Вдоль наружных стен трубопровод T21 прокладывается в гофре.
 - Трубопроводы стояков системы отопления и коллектора изолируются K-Flex PE толщиной 13мм;
 - Разводящие трубопроводы во внеквартирных коридорах T11, T21 прокладываются в конструкции пола в изоляции K-Flex PE Contrast толщиной 9мм;
 - Подключение теплого пола (ТП) в квартирах к T21 (обратка), трубы ТП в изоляции K-Flex PE Contrast толщиной 6 мм, температура поверхности ТП не более 26°C.
 - Вентиляционные решетки с регулируемыми жалюзи АМР (150х200), на последних 2 этажах устанавливаются вентиляторы с обратным клапаном;
 - Приток воздуха в квартиры осуществляется через стеновые клапаны под подоконник, в помещениях без подоконников через клапаны КИВ-125.
 - Для обеспечения воздухообмена двери с/у должны иметь внизу щель шириной 20.

Согласовано					
Взам. инф. N					
Подп. и дата					
Инф. N подл.					

						ООО Спецзастройщик "Железно Киров"		
						01-01-484-2023-0В		
						Многоквартирный жилой дом №23, расположенный в ЖК "Знак" в г.Киров (10 очередь строительства)		
Изм.	Колуч	Лист	№ док.	Подпись	Дата			
Разработал	Сунцова				02.24			
Проверил	Окатьева				02.24	Студия	Лист	Листов
						Р	29	
Н.контр.	Беззачев				02.24	Секция 3. План 2 этажа		
ГИП	Окатьева				02.24			
						 МАСШТАБ		

План 3-5 этажей. Секция №3 (7 эт.)

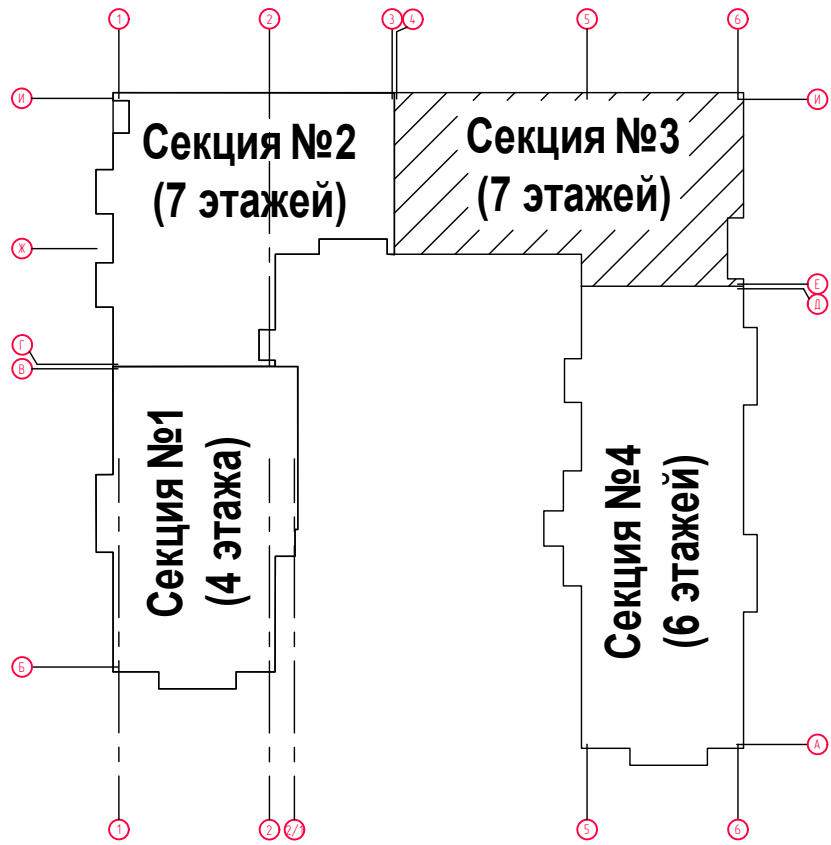
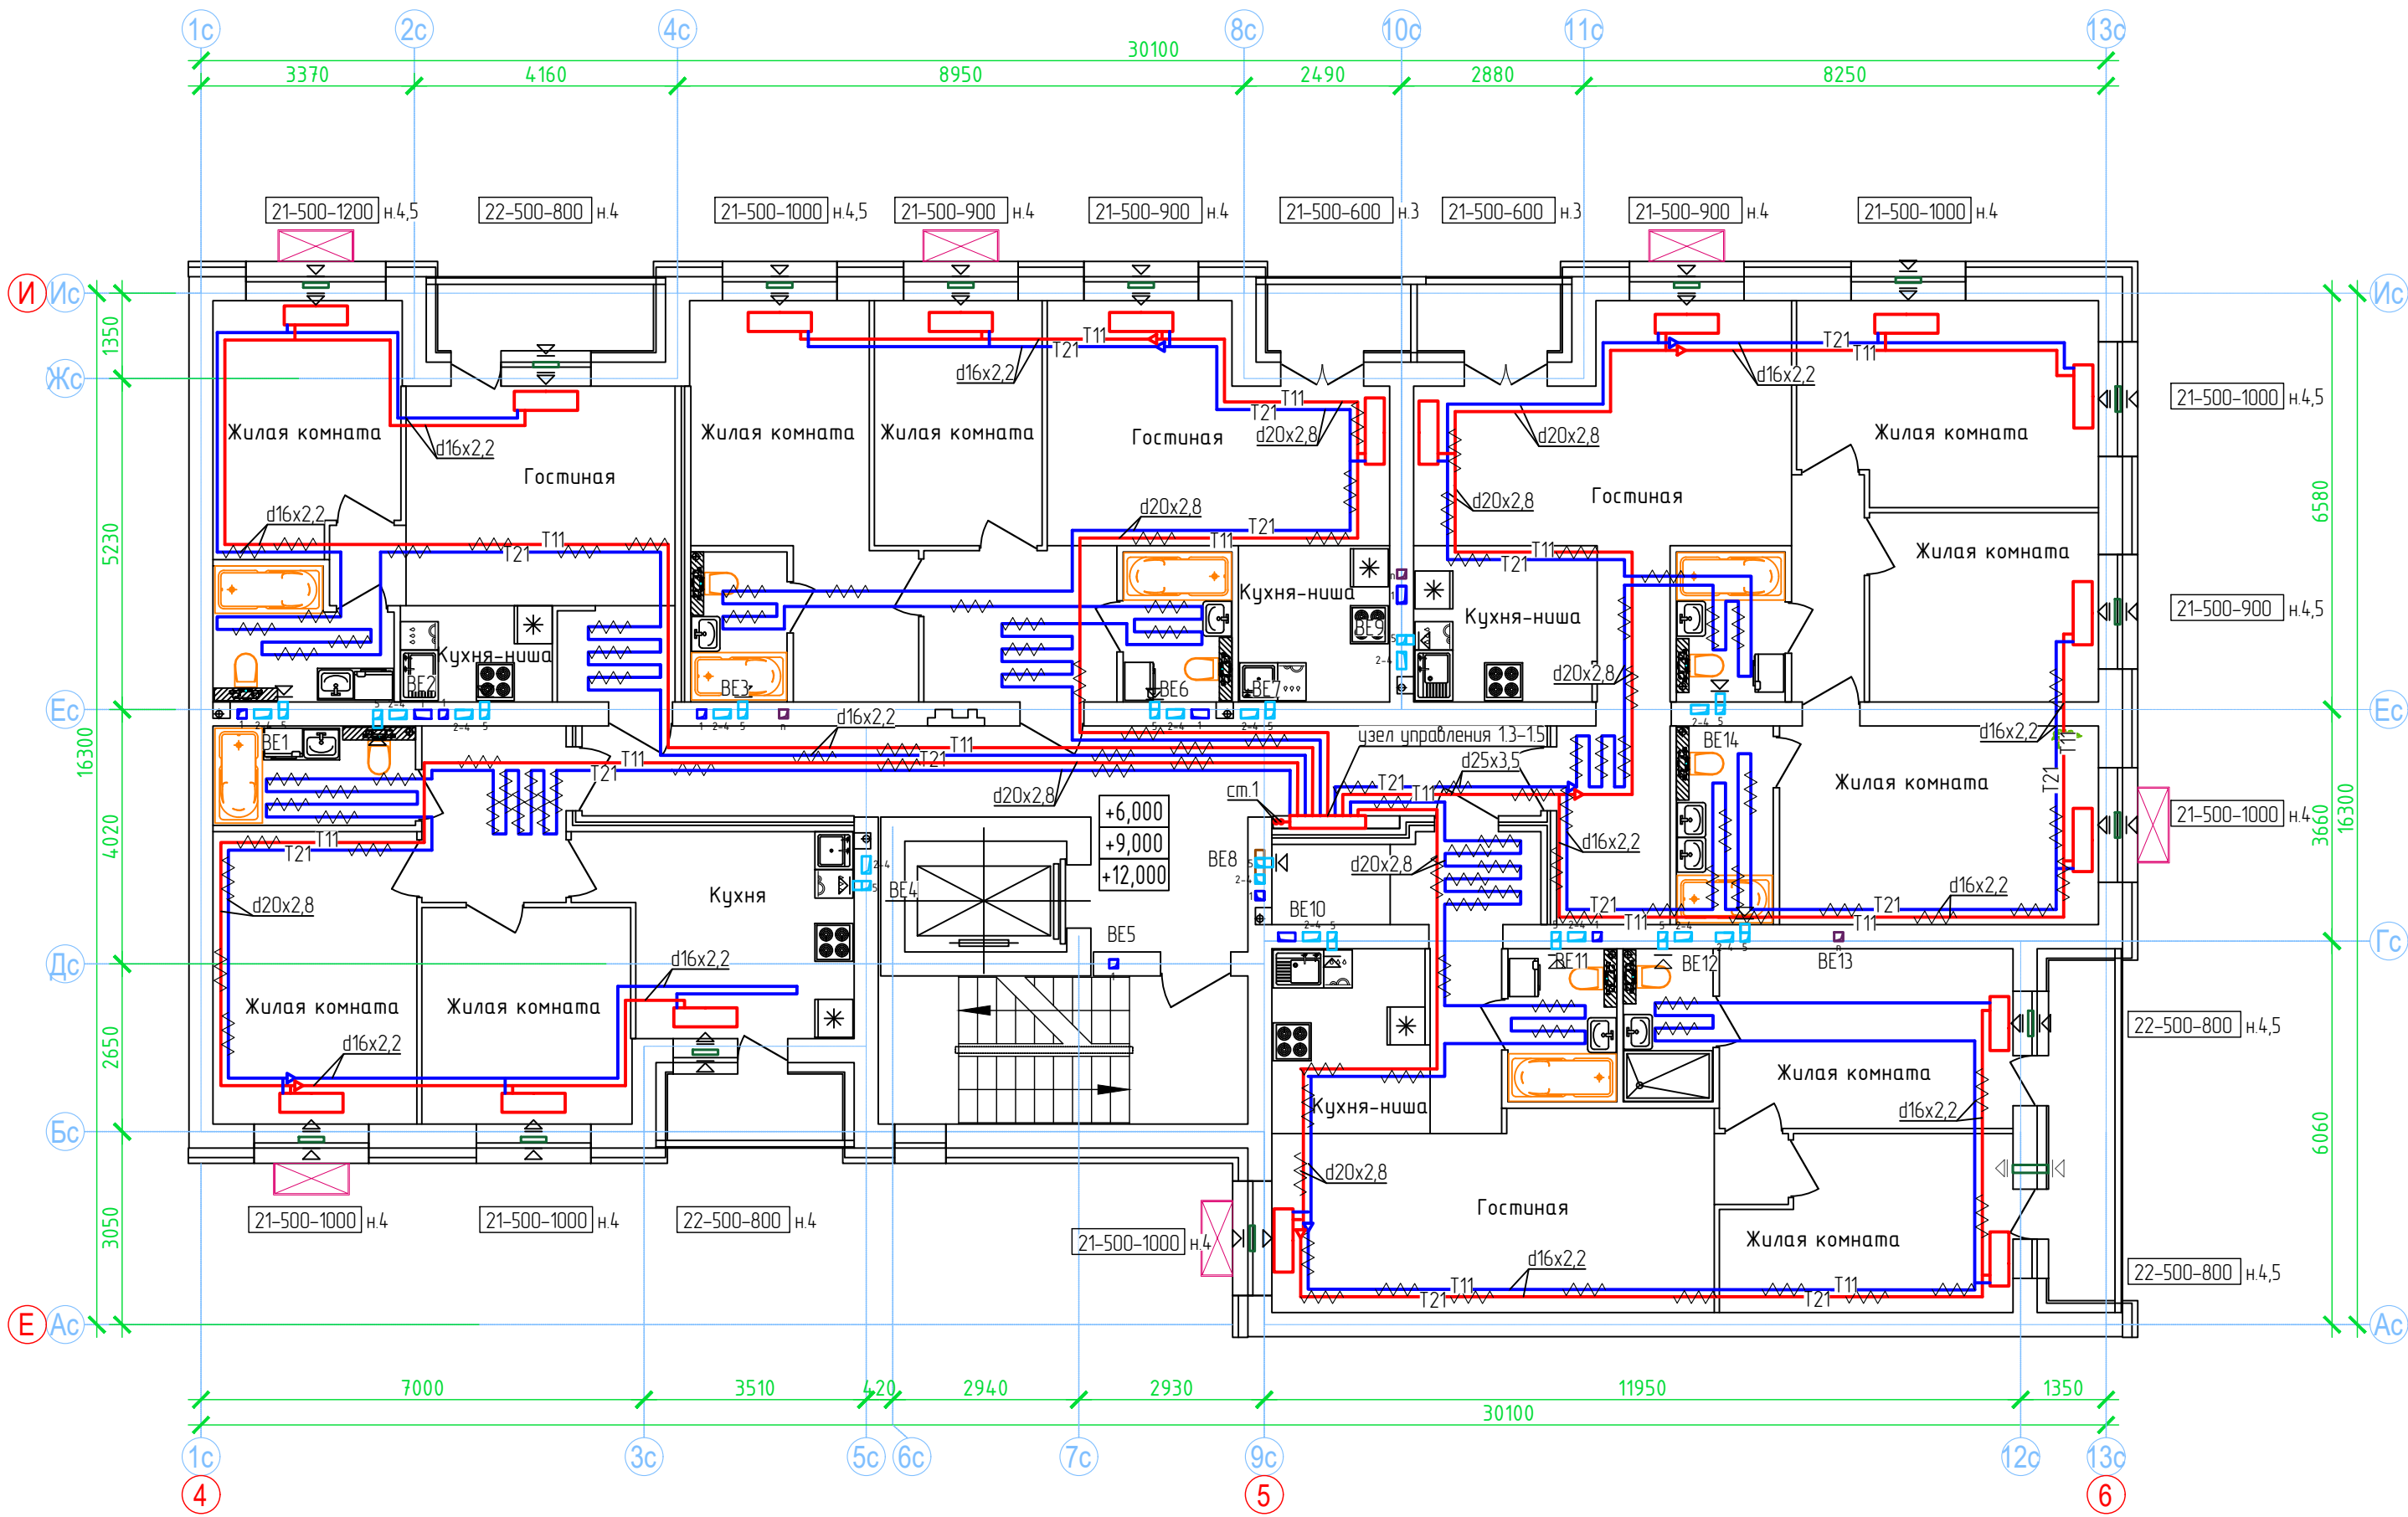


- Примечание:
- Вдоль наружных стен трубопровод T21 прокладывается в гофре.
 - Трубопроводы стояков системы отопления и коллектора изолируются K-Flex PE толщиной 13мм;
 - Разводящие трубопроводы во внеквартирных коридорах T11, T21 прокладываются в конструкции пола в изоляции K-Flex PE Софрст толщиной 9мм;
 - Подключение теплого пола (ТП) в квартирах к T21 (обратка), трубы ТП в изоляции K-Flex PE Софрст толщиной 6 мм, температура поверхности ТП не более 26°С.
 - Вентиляционные решетки с регулируемыми жалюзи АМР (150х200), на последних 2 этажах устанавливаются вентиляторы с обратным клапаном;
 - Приток воздуха в квартиры осуществляется через стеновые клапаны под подоконник, в помещениях без подоконников через клапаны КИВ-125.
 - Для обеспечения воздухообмена двери с/у должны иметь внизу щель шириной 20.

Согласовано					
Взам. инф. N					
Подп. и дата					
Инф. N подл.					

						ООО Спецзастройщик "Железно Киров"		
						01-01-484-2023-0В		
						Многоквартирный жилой дом №23, расположенный в ЖК "Знак" в г.Киров (10 очередь строительства)		
Изм.	Колуч.	Лист	№ док.	Подпись	Дата			
Разработал	Сунцова				02.24	Стадия	Лист	Листов
Проверил	Окатыева				02.24	Р	30	
Н.контр.	Беззачев				02.24	 МАСШТАБ		
ГИП	Окатыева				02.24			
						Секция 3. План 3-5 этажа.		



План 6 этажа. Секция №3 (7 эт.)

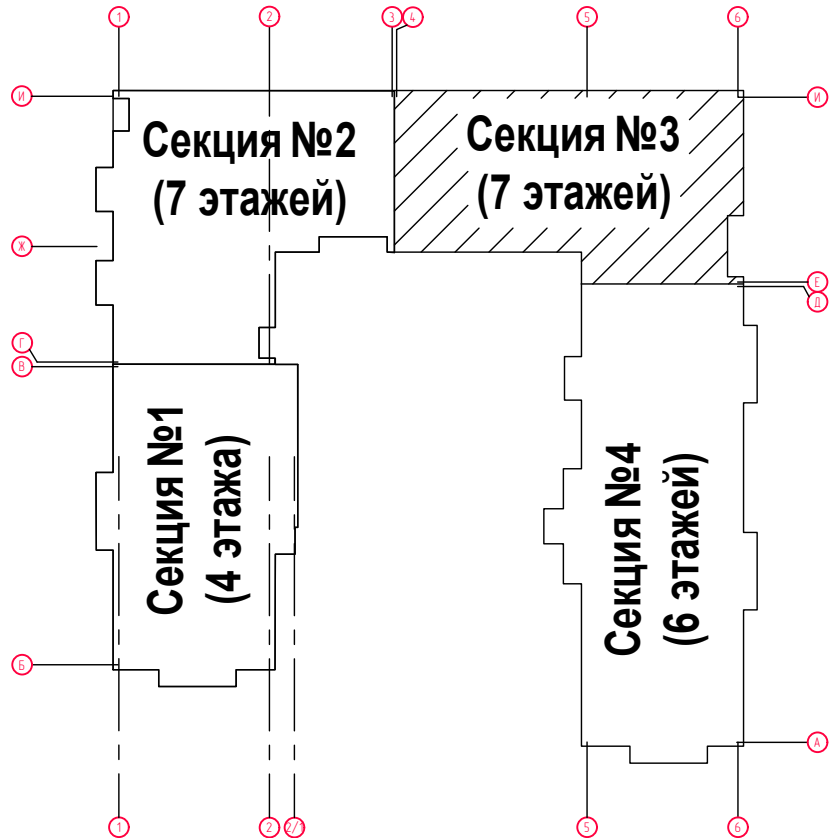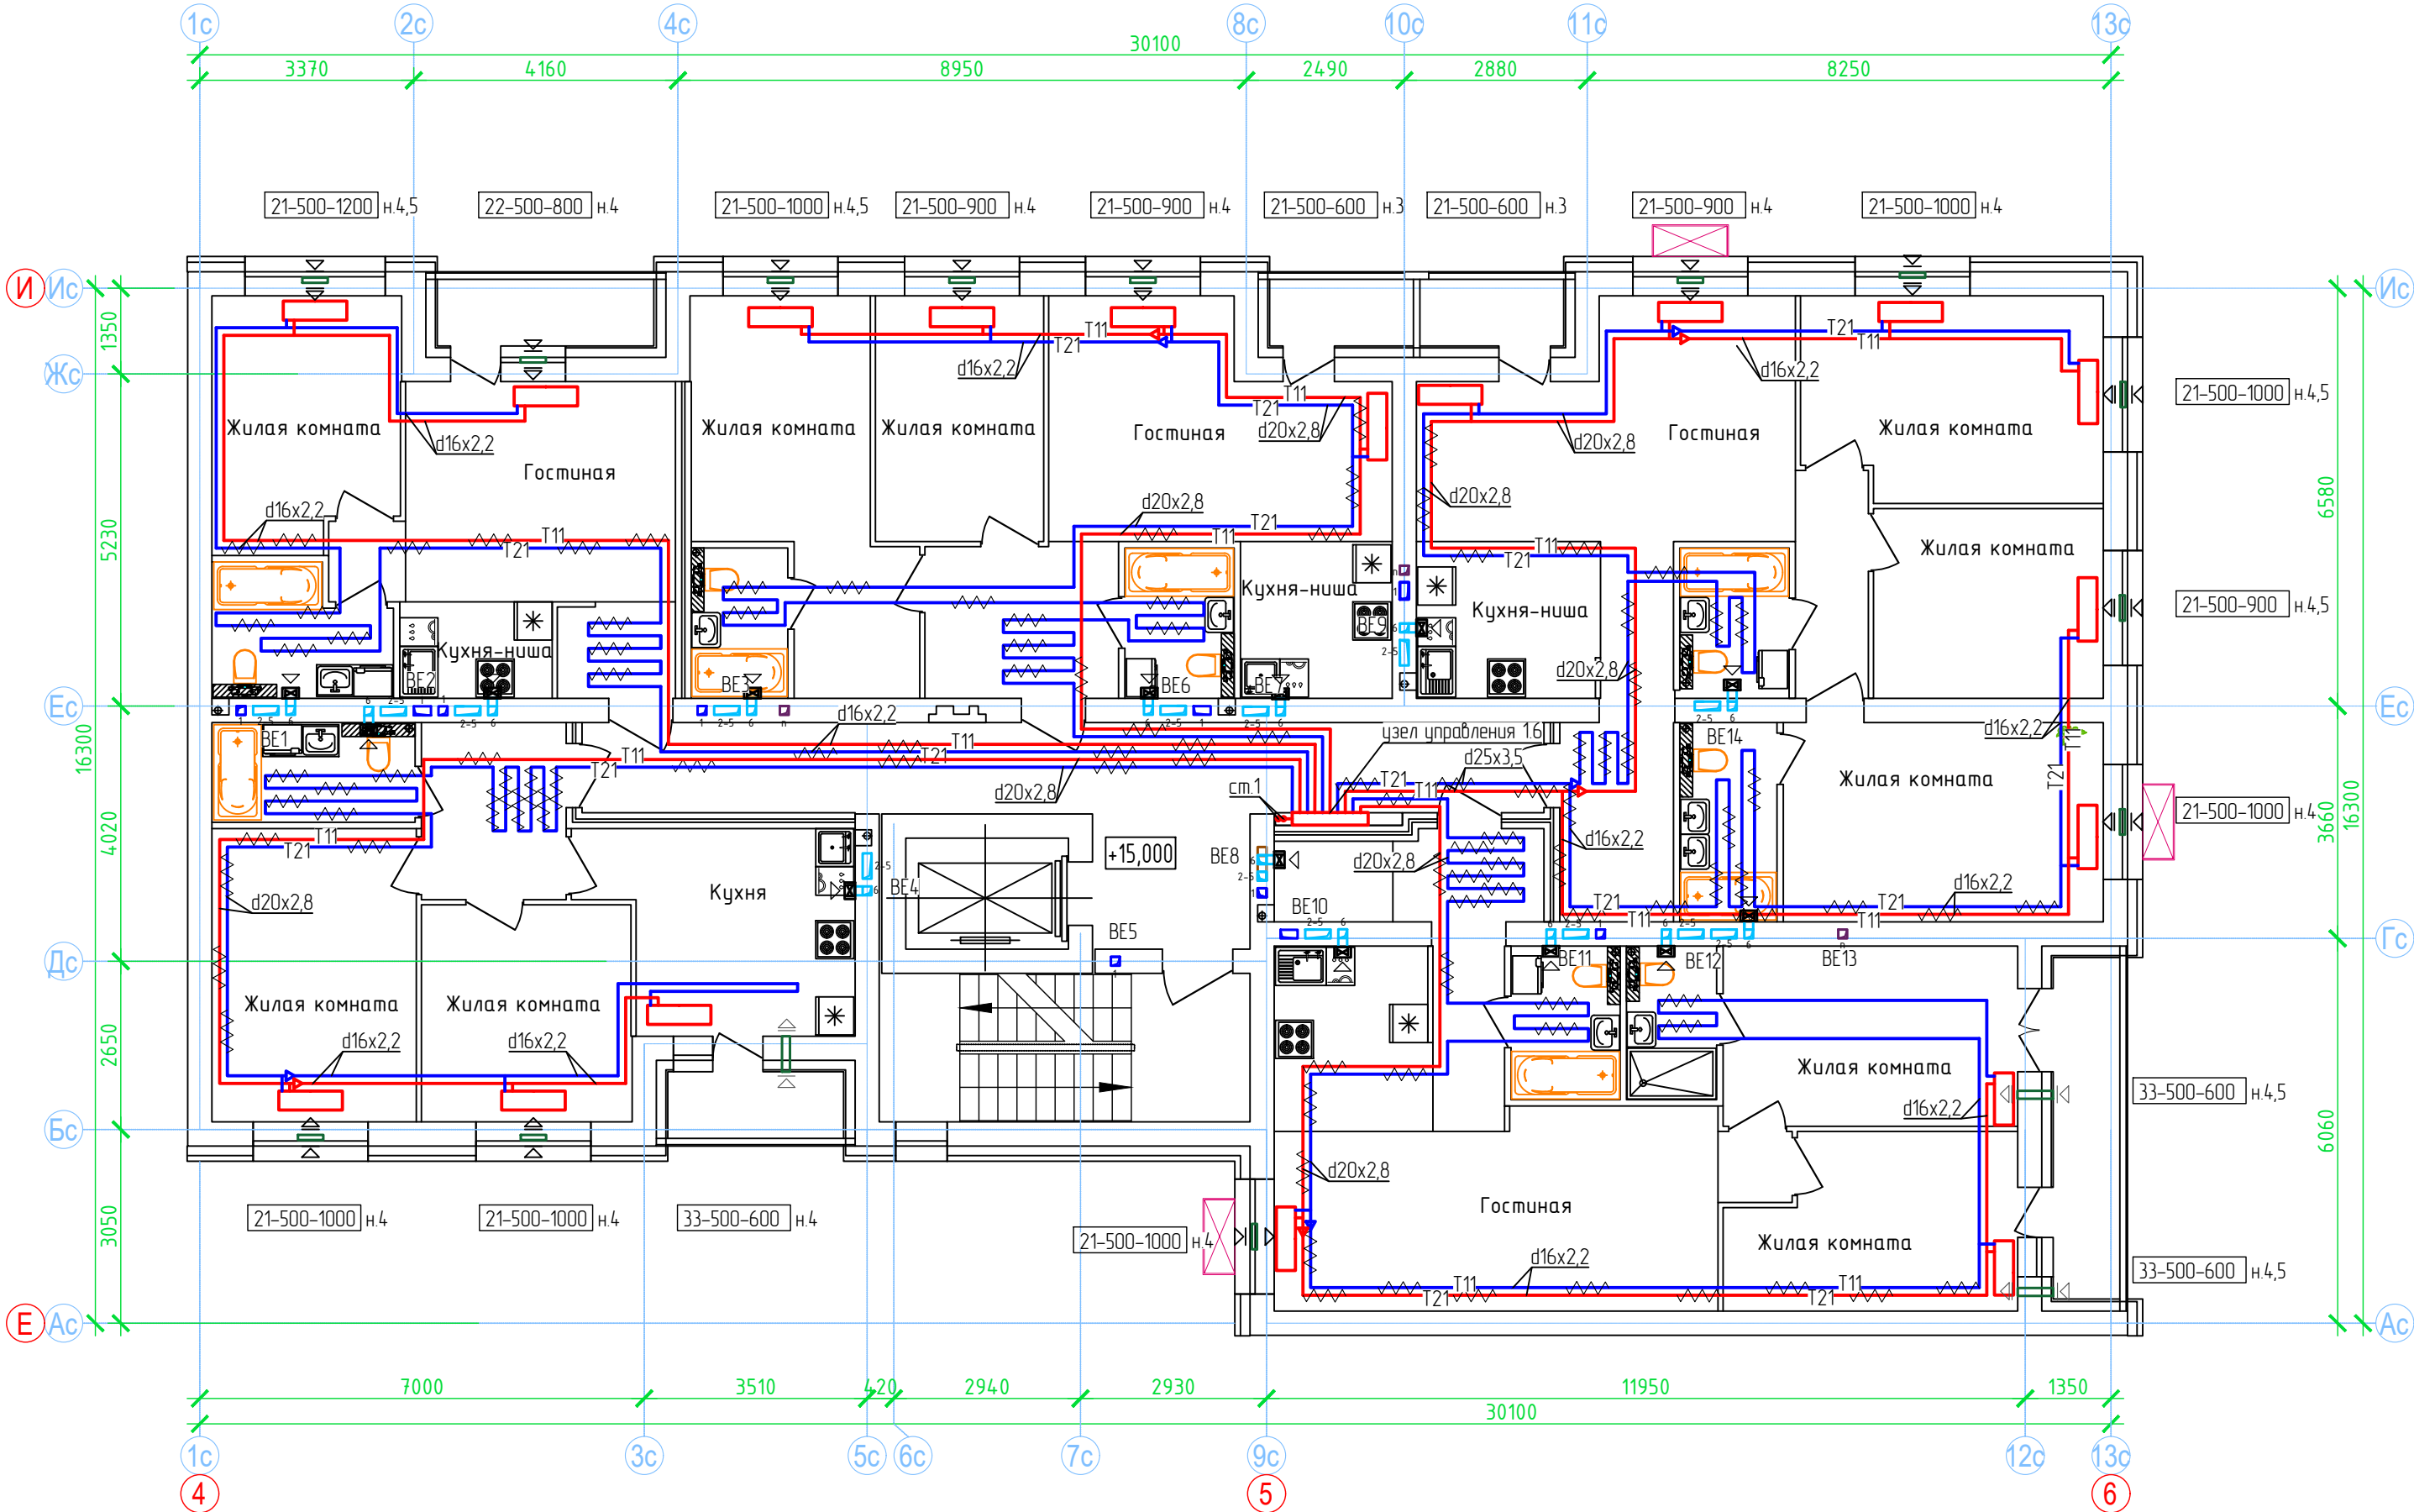

- Примечание:
1. Вдоль наружных стен трубопровод Т21 прокладывается в гофре.
 2. Трубопроводы стояков системы отопления и коллектора изолируются K-Flex PE толщиной 13мм;
 3. Разводящие трубопроводы во внеквартирных коридорах Т11, Т21 прокладываются в конструкции пола в изоляции K-Flex PE Софаст толщиной 9мм;
 4. Подключение теплого пола (ТП) в квартирах к Т21 (обратка), трубы ТП в изоляции K-Flex PE Софаст толщиной 6 мм, температура поверхности ТП не более 26°C.
 5. Вентиляционные решетки с регулируемым жалюзи АМР (150х200), на последних 2 этажах устанавливаются вентиляторы с обратным клапаном;
 6. Приток воздуха в квартиры осуществляется через стеновые клапаны под подоконник, в помещениях без подоконников через клапаны КИБ-125.
 7. Для обеспечения воздухообмена двери с/у должны иметь внизу щель шириной 20.

						000 Спецзастройщик "Железно Киров"			
						01-01-484-2023-08			
						Многоквартирный жилой дом №23, расположенный в ЖК "Знак" в г.Киров (10 очередь строительства)			
Изм.	Колуч	Лист	№ док	Подпись	Дата				
Разработал	Сунцова				02.24	Стадия	Лист	Листов	
Проверил	Октябрьева				02.24	Р	31		
Н.контр.	Беззачев				02.24	Секция 3 План 6 этажа  			
ГИП	Октябрьева				02.24				

План 7 этажа. Секция №3 (7 эт.)

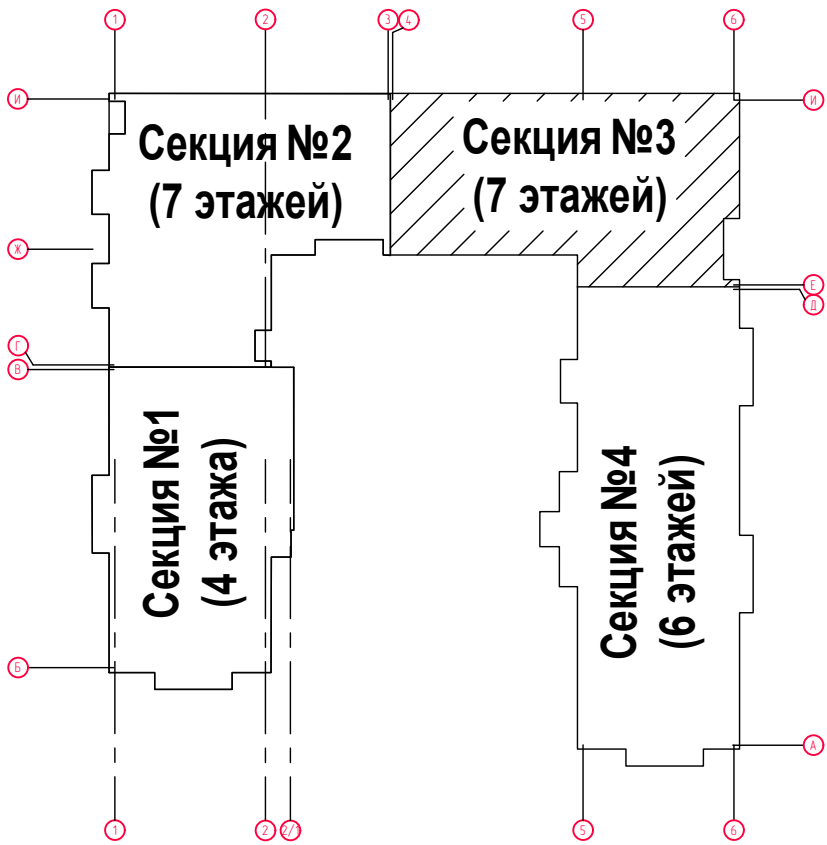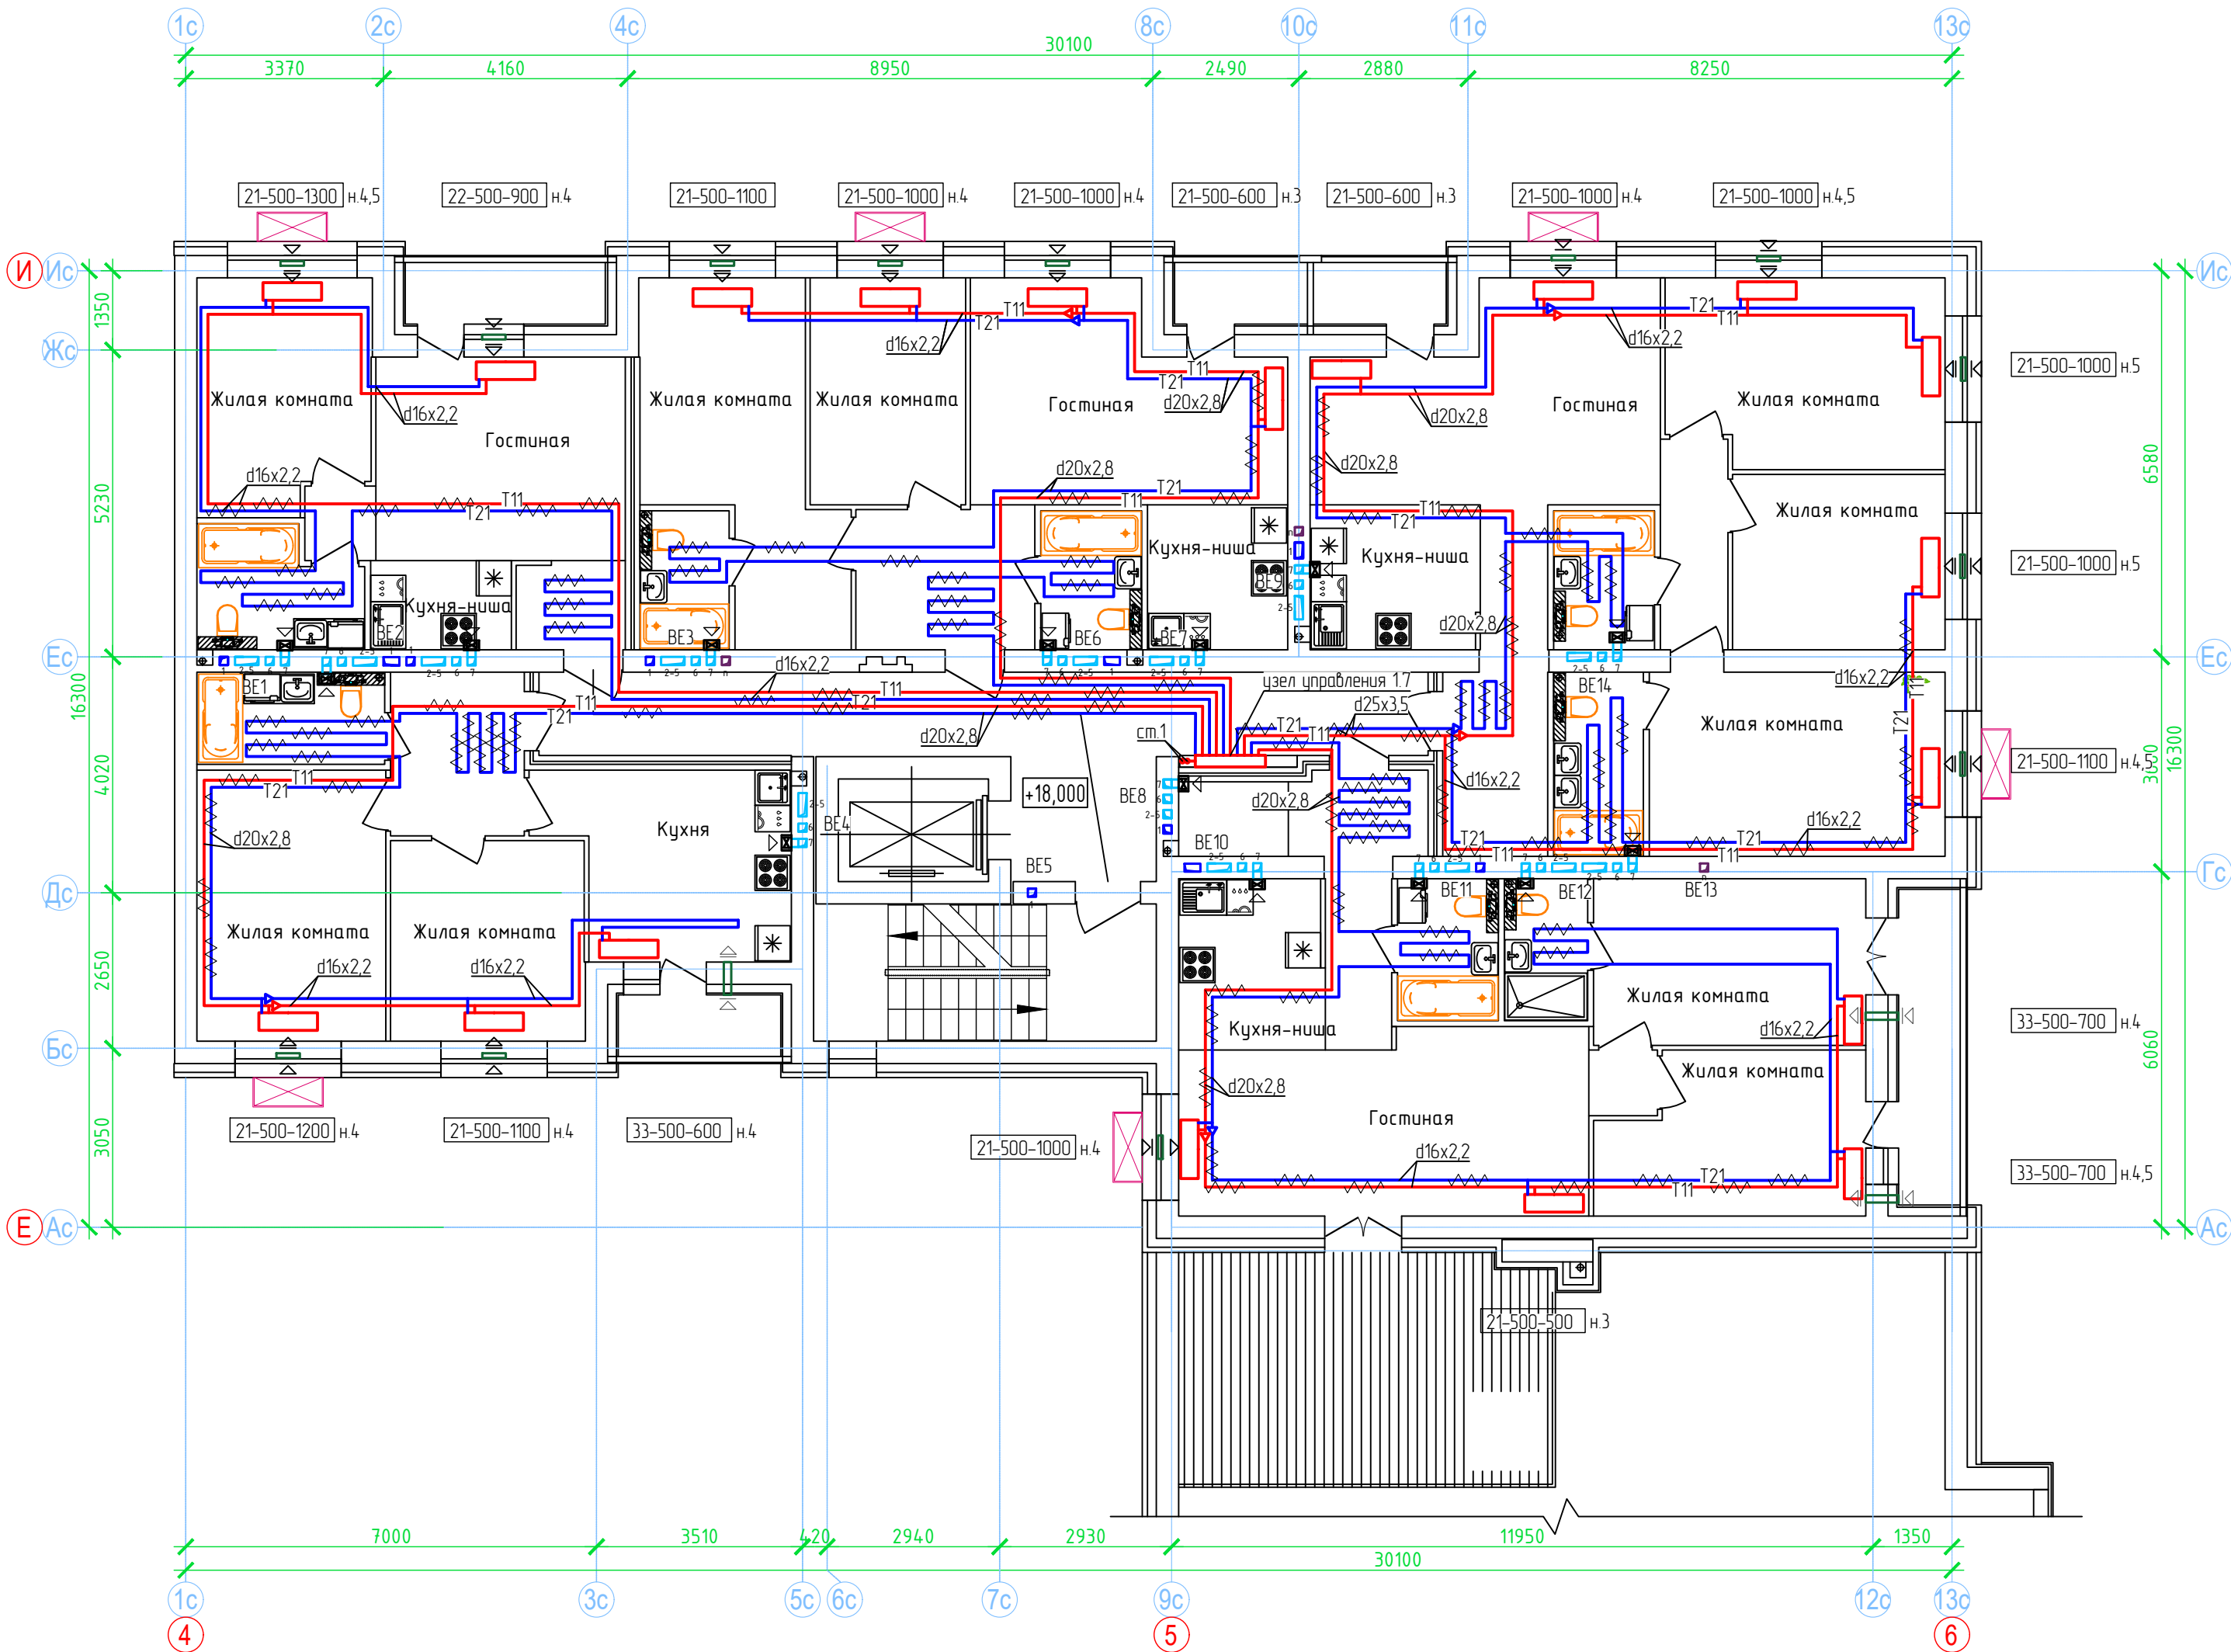


- Примечание:
- 1. Вдоль наружных стен трубопровод T21 прокладывается в гофре.
 - 2. Трубопроводы стояков системы отопления и коллектора изолируются K-Flex PE толщиной 13мм;
 - 3. Разводящие трубопроводы во внеквартирных коридорах T11, T21 прокладываются в конструкции пола в изоляции K-Flex PE Сотраст толщиной 9мм;
 - 4. Подключение теплого пола (ТП) в квартирах к T21 (обратка), трубы ТП в изоляции K-Flex PE Сотраст толщиной 6 мм, температура поверхности ТП не более 26°С.
 - 5. Вентиляционные решетки с регулируемыми жалюзи АМР (150х200), на последних 2 этажах устанавливаются вентиляторы с обратным клапаном;
 - 6. Приток воздуха в квартиры осуществляется через стеновые клапаны под подоконник, в помещениях без подоконников через клапаны КИВ-125.
 - 7. Для обеспечения воздухообмена двери с/у должны иметь внизу щель шириной 20.

Согласовано					
Взам. инф. N					
Подп. и дата					
Инф. N подл.					

ООО Спецзастройщик "Железно Киров"					
01-01-484-2023-0В					
Многоквартирный жилой дом №23, расположенный в ЖК "Знак" в г.Киров (10 очередь строительства)					
Изм.	Колуч.	Лист	№ док.	Подпись	Дата
Разработал	Сунцова	02.24			
Проверил	Окатьева	02.24			
Н.контр.	Беззачев	02.24			
ГИП	Окатьева	02.24			
Секция 3. План 7 этажа				МАСШТАБ	Формат А2

План подвала. Секция №4 (6 эт.)

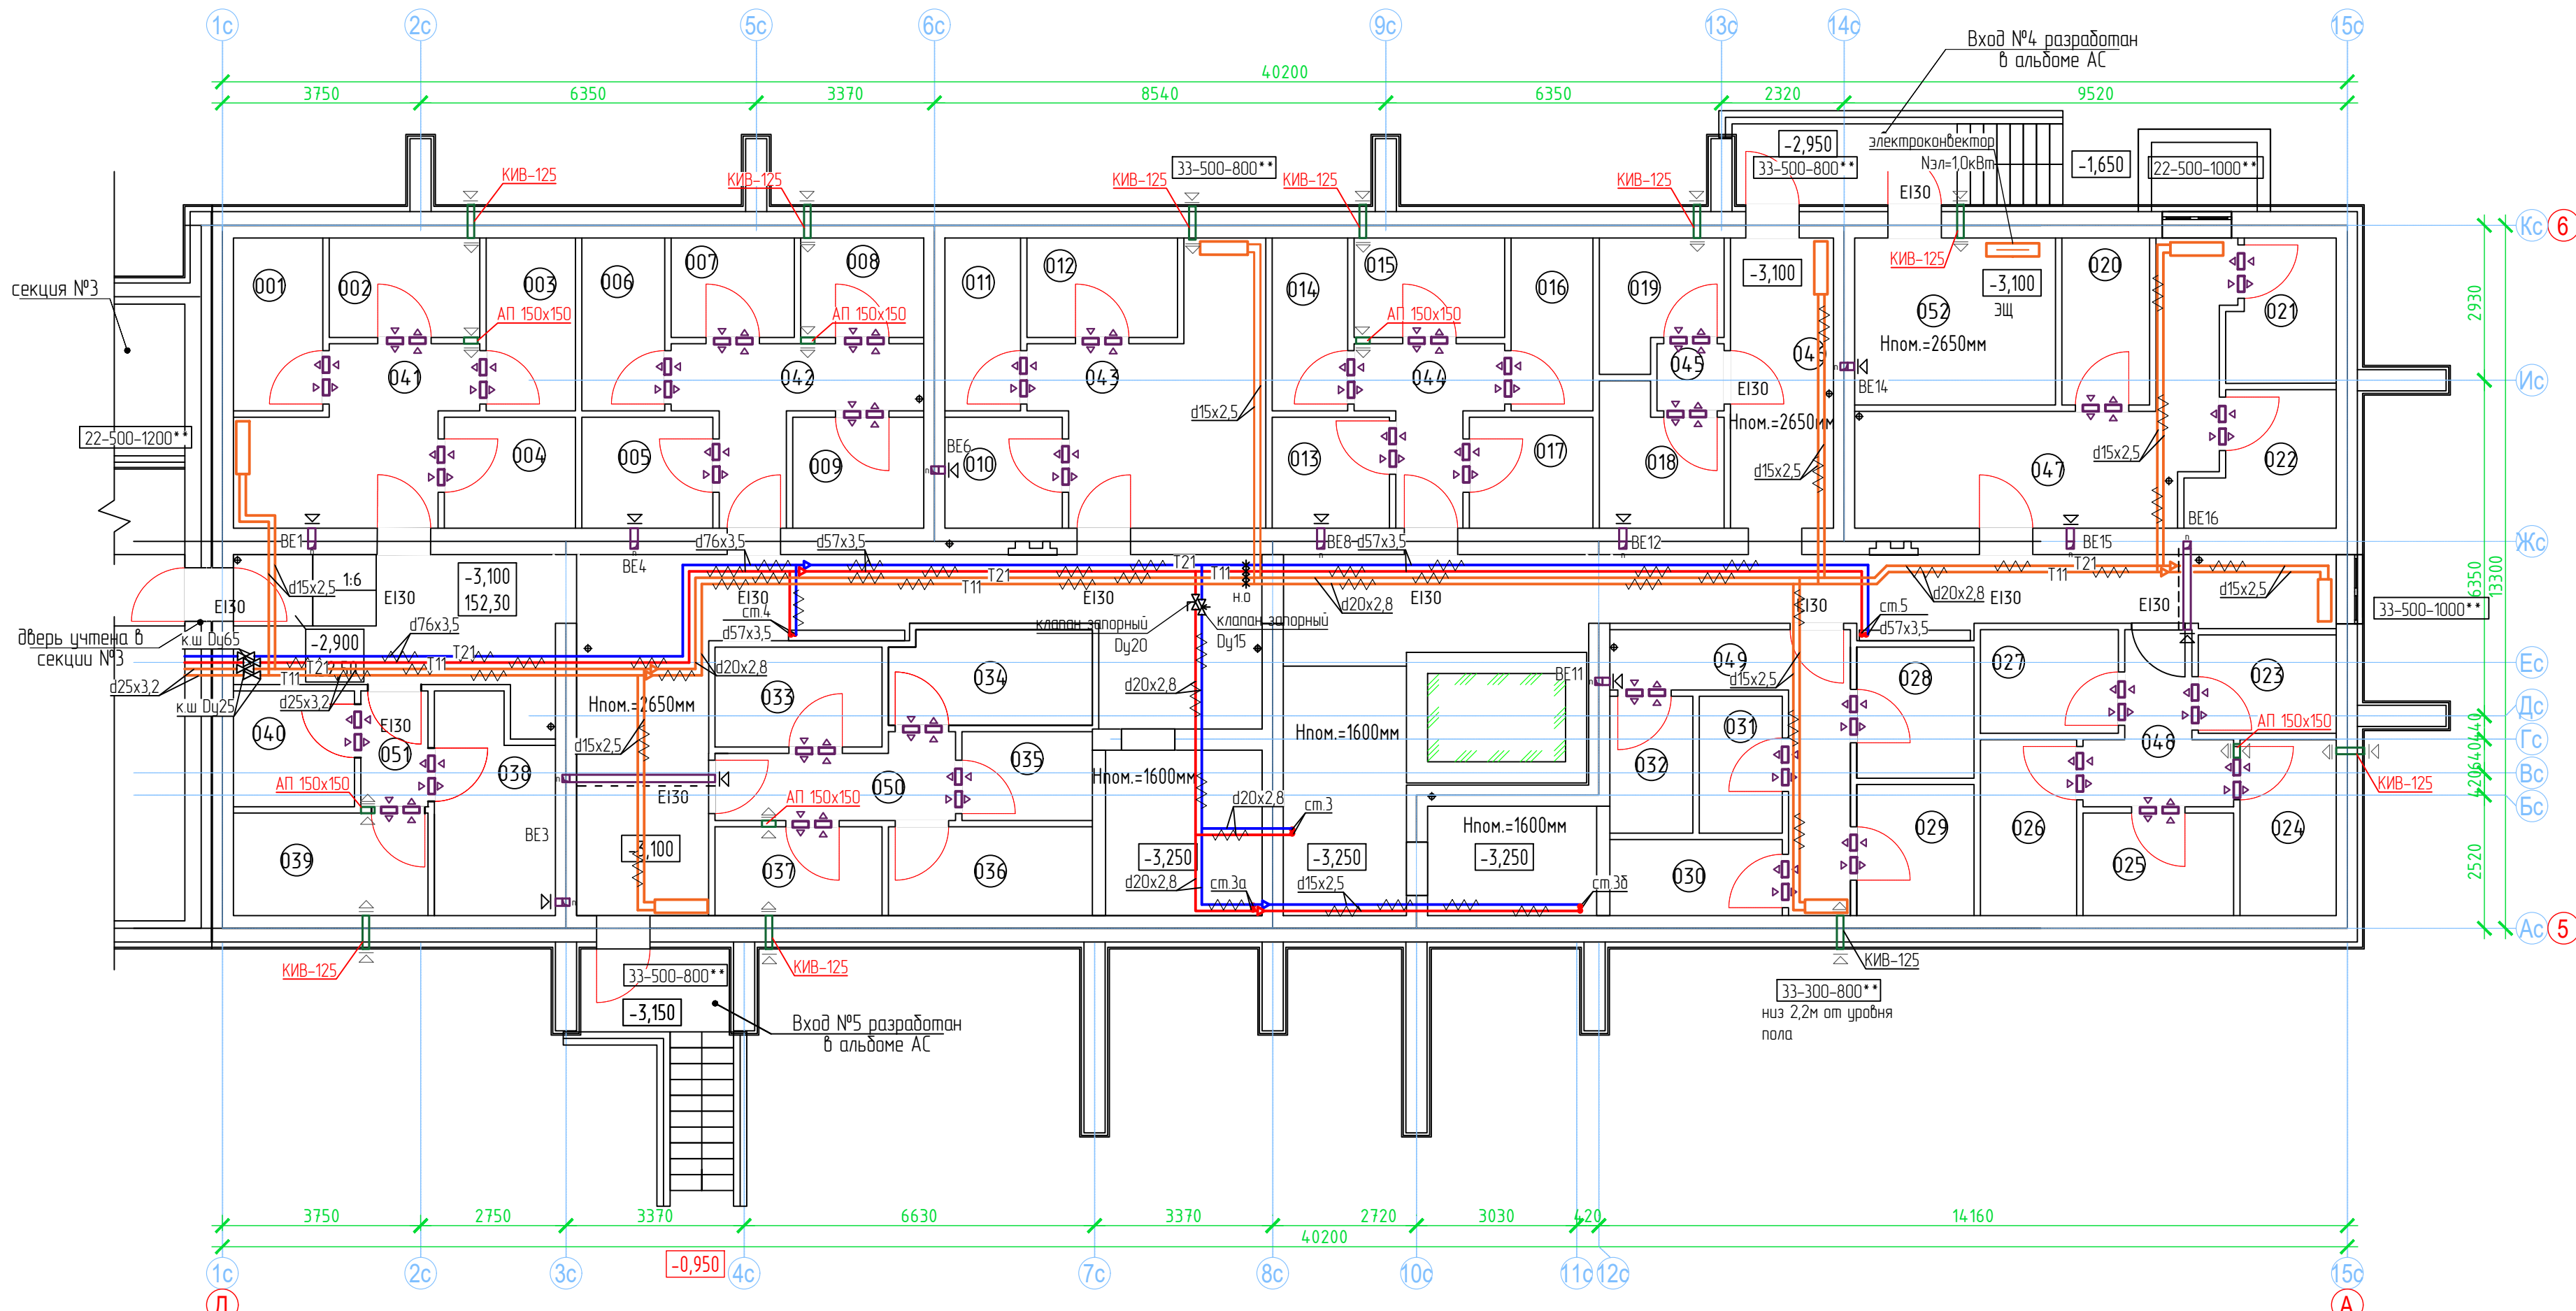

Экспликация помещений подвала. Секция №4 (6 эт.)

Номер помеще-ния	Наименование	Площадь, м2	Кат. поме-ще-ния	016	Кладовая	5.07	033	Кладовая	5.97	050	Коридор	6.30
001	Кладовая	5.53		017	Кладовая	4.91	034	Кладовая	6.81	051	Коридор	2.78
002	Кладовая	5.36		018	Кладовая	5.63	035	Кладовая	4.15	052	Электрощитовая	12.01 ВЗ
003	Кладовая	5.53		019	Кладовая	5.12	036	Кладовая	6.48			
004	Кладовая	5.21		020	Кладовая	5.25	037	Кладовая	5.31			
005	Кладовая	5.21		021	Кладовая	5.26	038	Кладовая	8.74			
006	Кладовая	5.13		022	Кладовая	6.23	039	Кладовая	7.14			
007	Кладовая	4.38		023	Кладовая	4.85	040	Кладовая	5.02			
008	Кладовая	4.38		024	Кладовая	6.06	041	Коридор	11.99			
009	Кладовая	5.21		025	Кладовая	5.53	042	Коридор	8.89			
010	Кладовая	4.66		026	Кладовая	6.06	043	Коридор	17.12			
011	Кладовая	4.68		027	Кладовая	5.12	044	Коридор	6.44			
012	Кладовая	5.36		028	Кладовая	5.51	045	Коридор	1.61			
013	Кладовая	4.66		029	Кладовая	5.51	046	Коридор	123.66			
014	Кладовая	4.68		030	Кладовая	4.69	047	Коридор	18.78			
015	Кладовая	5.36		031	Кладовая	4.07	048	Коридор	6.26			
				032	Кладовая	4.07	049	Коридор	10.18			

Примечание.
1. Двери в помещениях кладовых предусмотреть с жалюзийными решетками.
2. Трубопроводы, прокладываемые в подвале изолируются тепловой изоляцией толщиной 13мм.

000 Спецзастройщик "Железно Киров"

01-01-484-2023-0В

Многоквартирный жилой дом №23, расположенный в ЖК "Знак" в г.Киров (10 очередь строительства)

Изм. Колуч. Лист №докум. Подпись Дата

Разработал Сунцова 02.24

Проверил Окатьева 02.24

Н контр. Безгачев 02.24

ГИП Окатьева 02.24



Стадия Лист Листов

Р 40

Секция 4
План подвала.



План 1 этажа. Секция №4 (6 эт.)

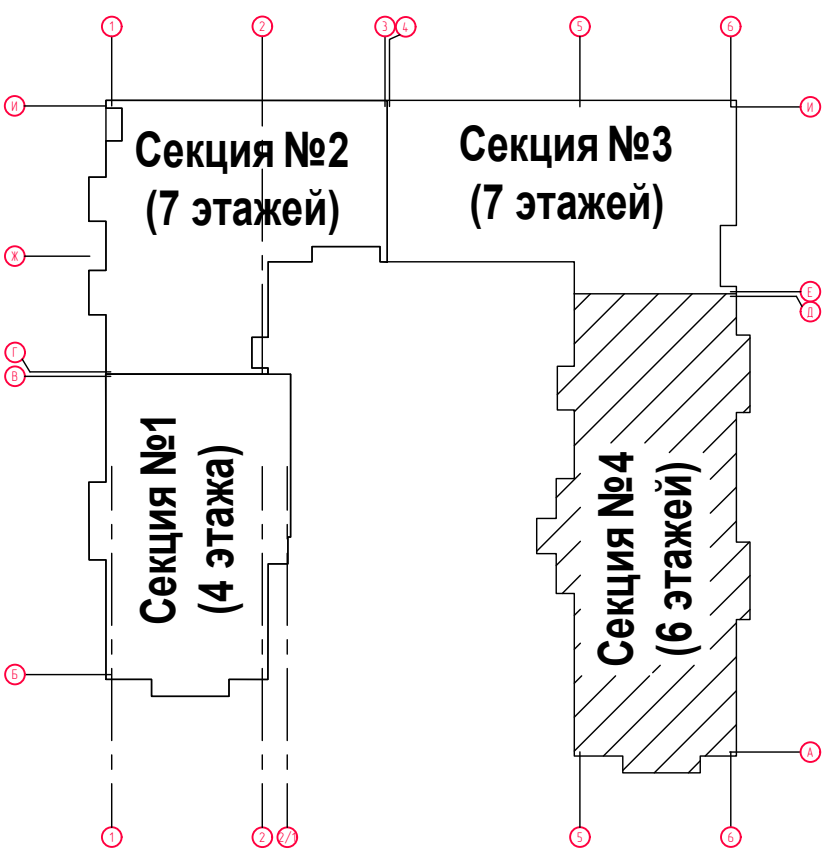
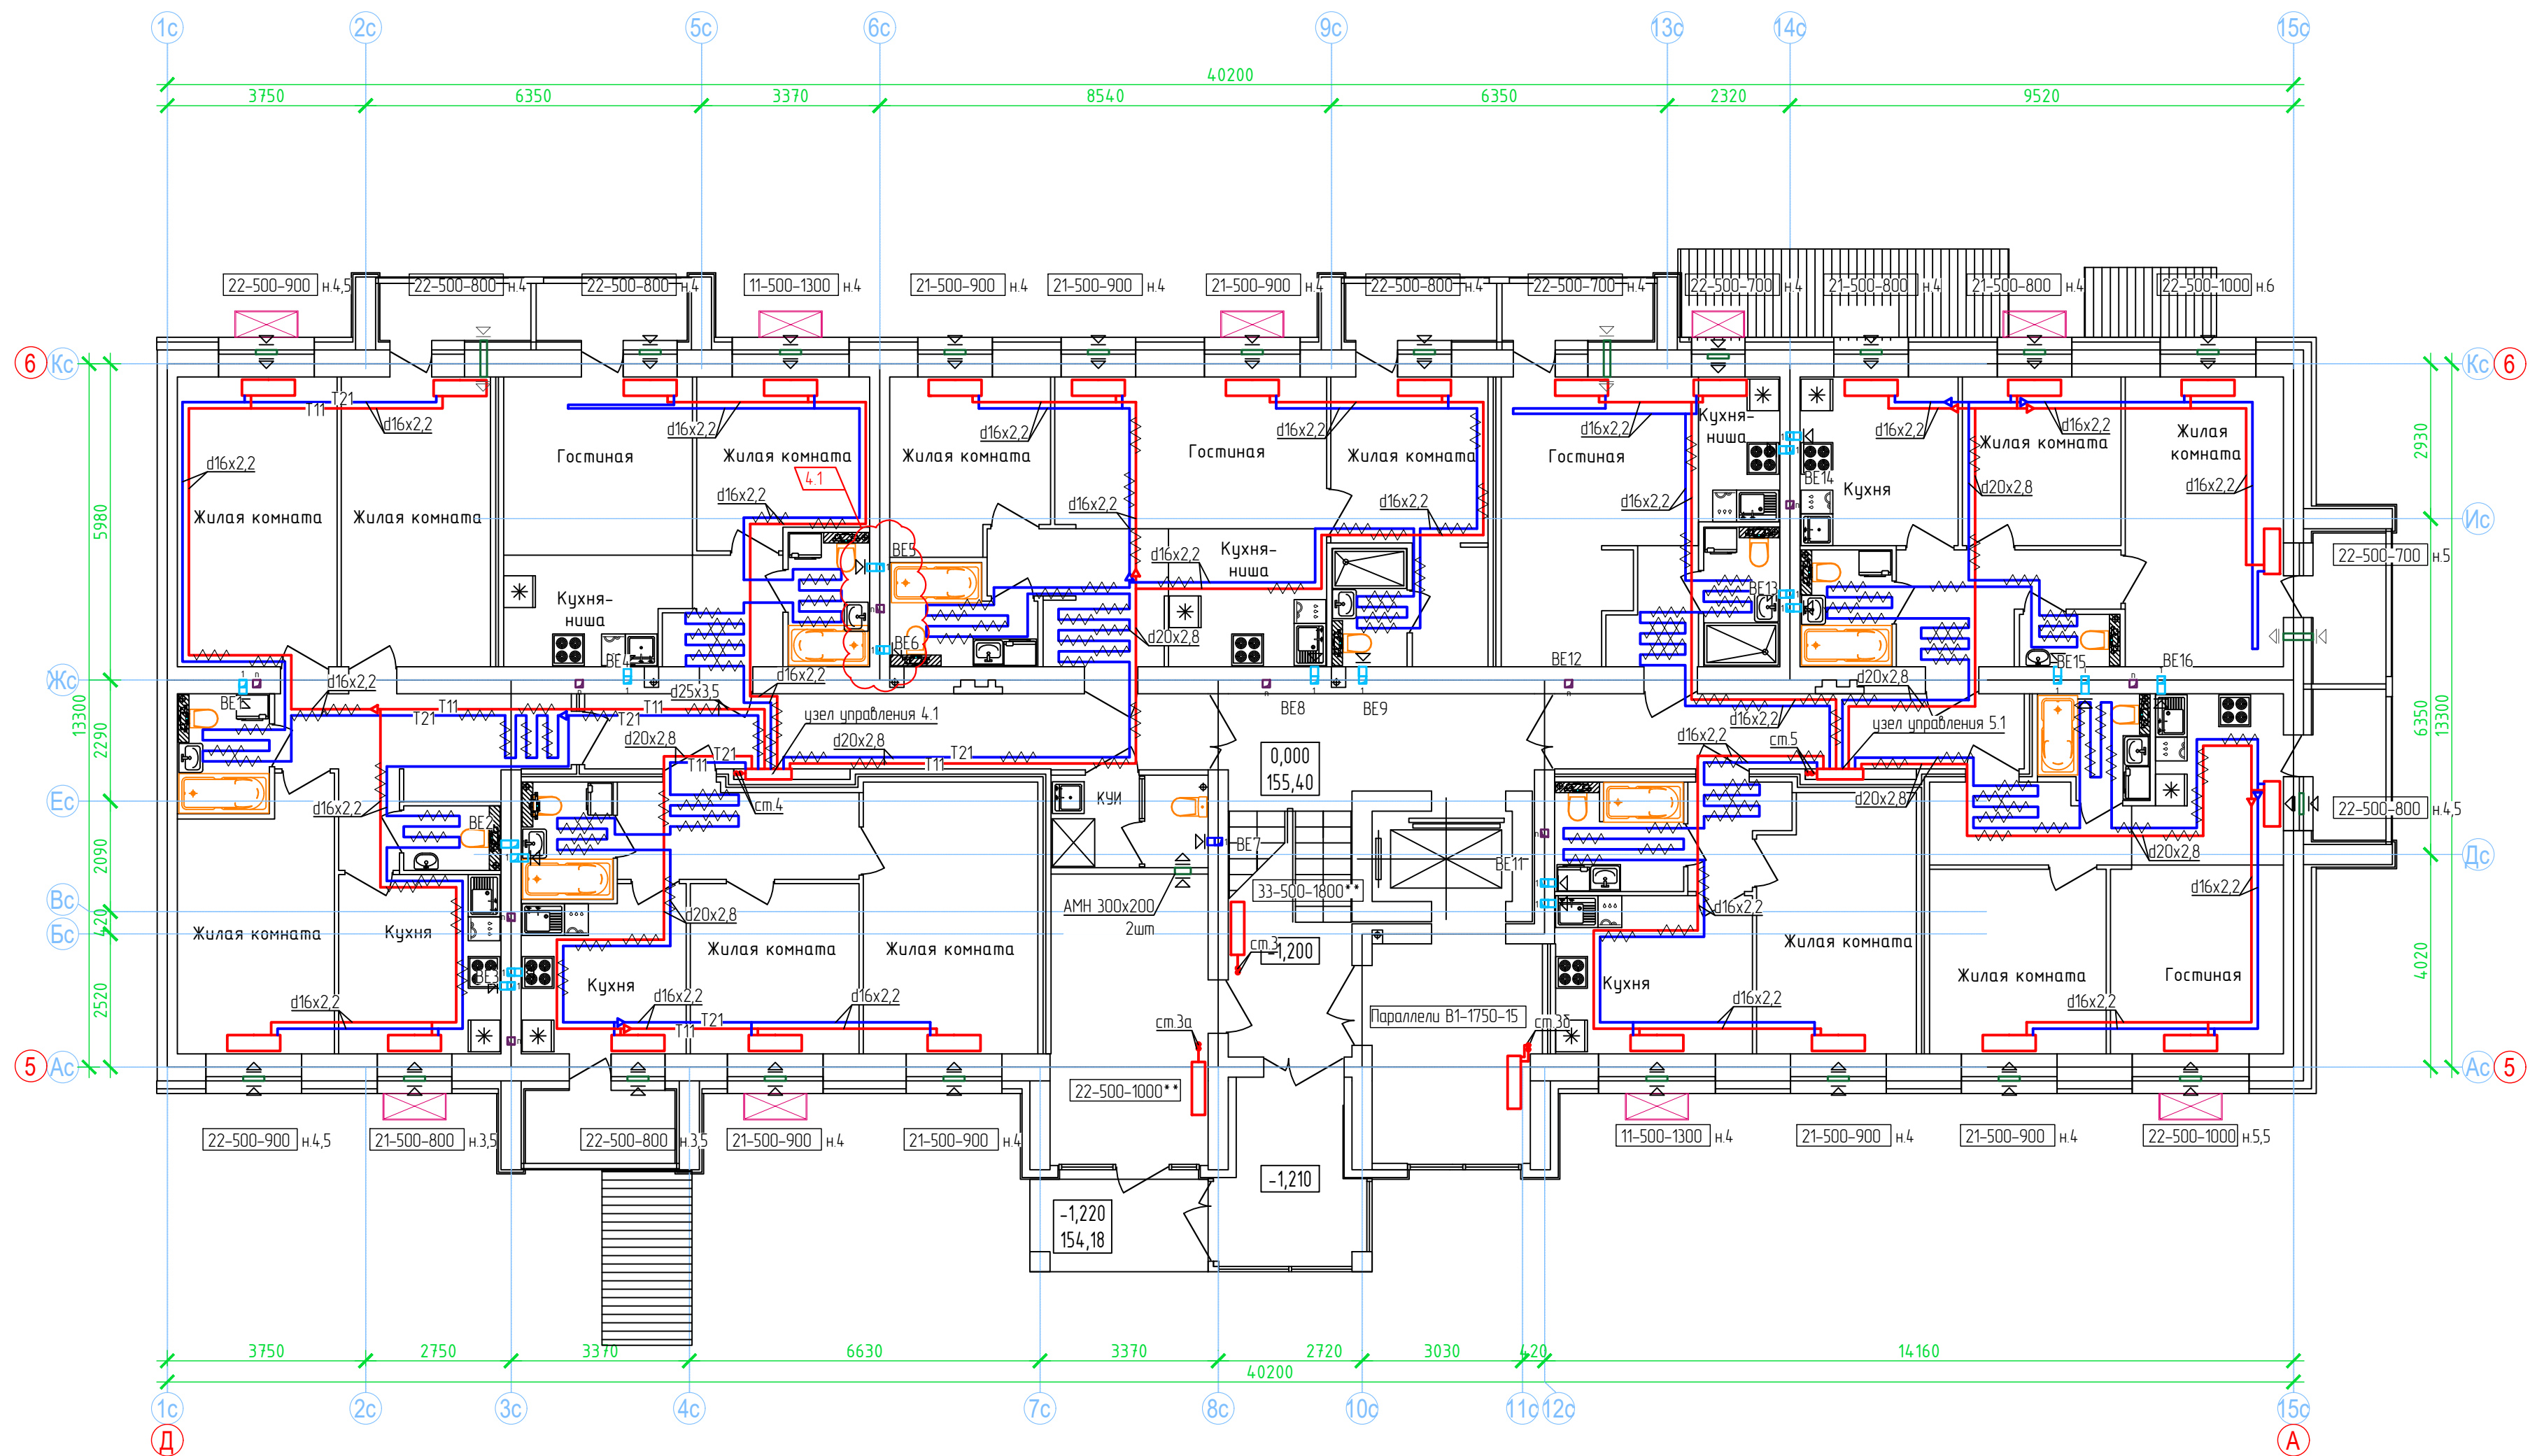


- Примечание:
- Вдоль наружных стен трубопровод Т21 прокладывается в гофре.
 - Трубопроводы стояков системы отопления и коллектора изолируются K-Flex PE толщиной 13мм;
 - Разводящие трубопроводы во внеквартирных коридорах Т11, Т21 прокладываются в конструкции пола в изоляции K-Flex PE Comcraft толщиной 9мм;
 - Подключение теплого пола (ТП) в квартирах к Т21 (обратка), трубы ТП в изоляции K-Flex PE Comcraft толщиной 6 мм, температура поверхности ТП не более 26°C.
 - Вентиляционные решетки с регулируемы жалюзи АМР (150х200), на последних 2 этажах устанавливаются вентиляторы с обратным клапаном;
 - Приток воздуха в квартиры осуществляется через стеновые клапаны под подоконник, в помещениях без подоконников через клапаны КИВ-125.
 - Для обеспечения воздухообмена двери с/у должны иметь внизу щель шириной 20.

Изм.	Колуч.	Лист	№ док.	Подпись	Дата
4	1	-	8-24		0125
2		зам			05.24
Разработал	Сунцова			Сунцова	02.24
Проверил	Окатьева			Окатьева	02.24
Н контр.	Безгачев			Безгачев	02.24
ГИП	Окатьева			Окатьева	02.24

ООО Спецзастройщик "Железно Кироб"		
01-01-484-2023-0В		
Многоквартирный жилой дом №23, расположенный в ЖК "Знак" в г.Кироб (10 очередь строительства)		
Стадия	Лист	Листов
Р	41	
Секция 4. План 1 этажа.		
МАСШТАБ		
Формат А2		

План 2-5 этажей. Секция №4 (6 эт.)

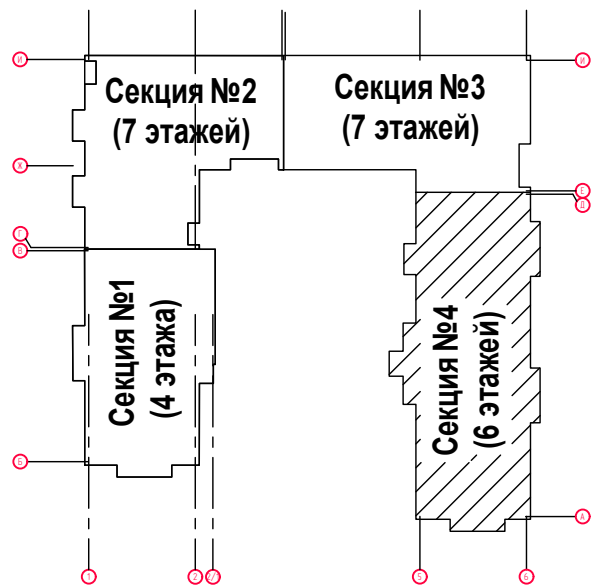
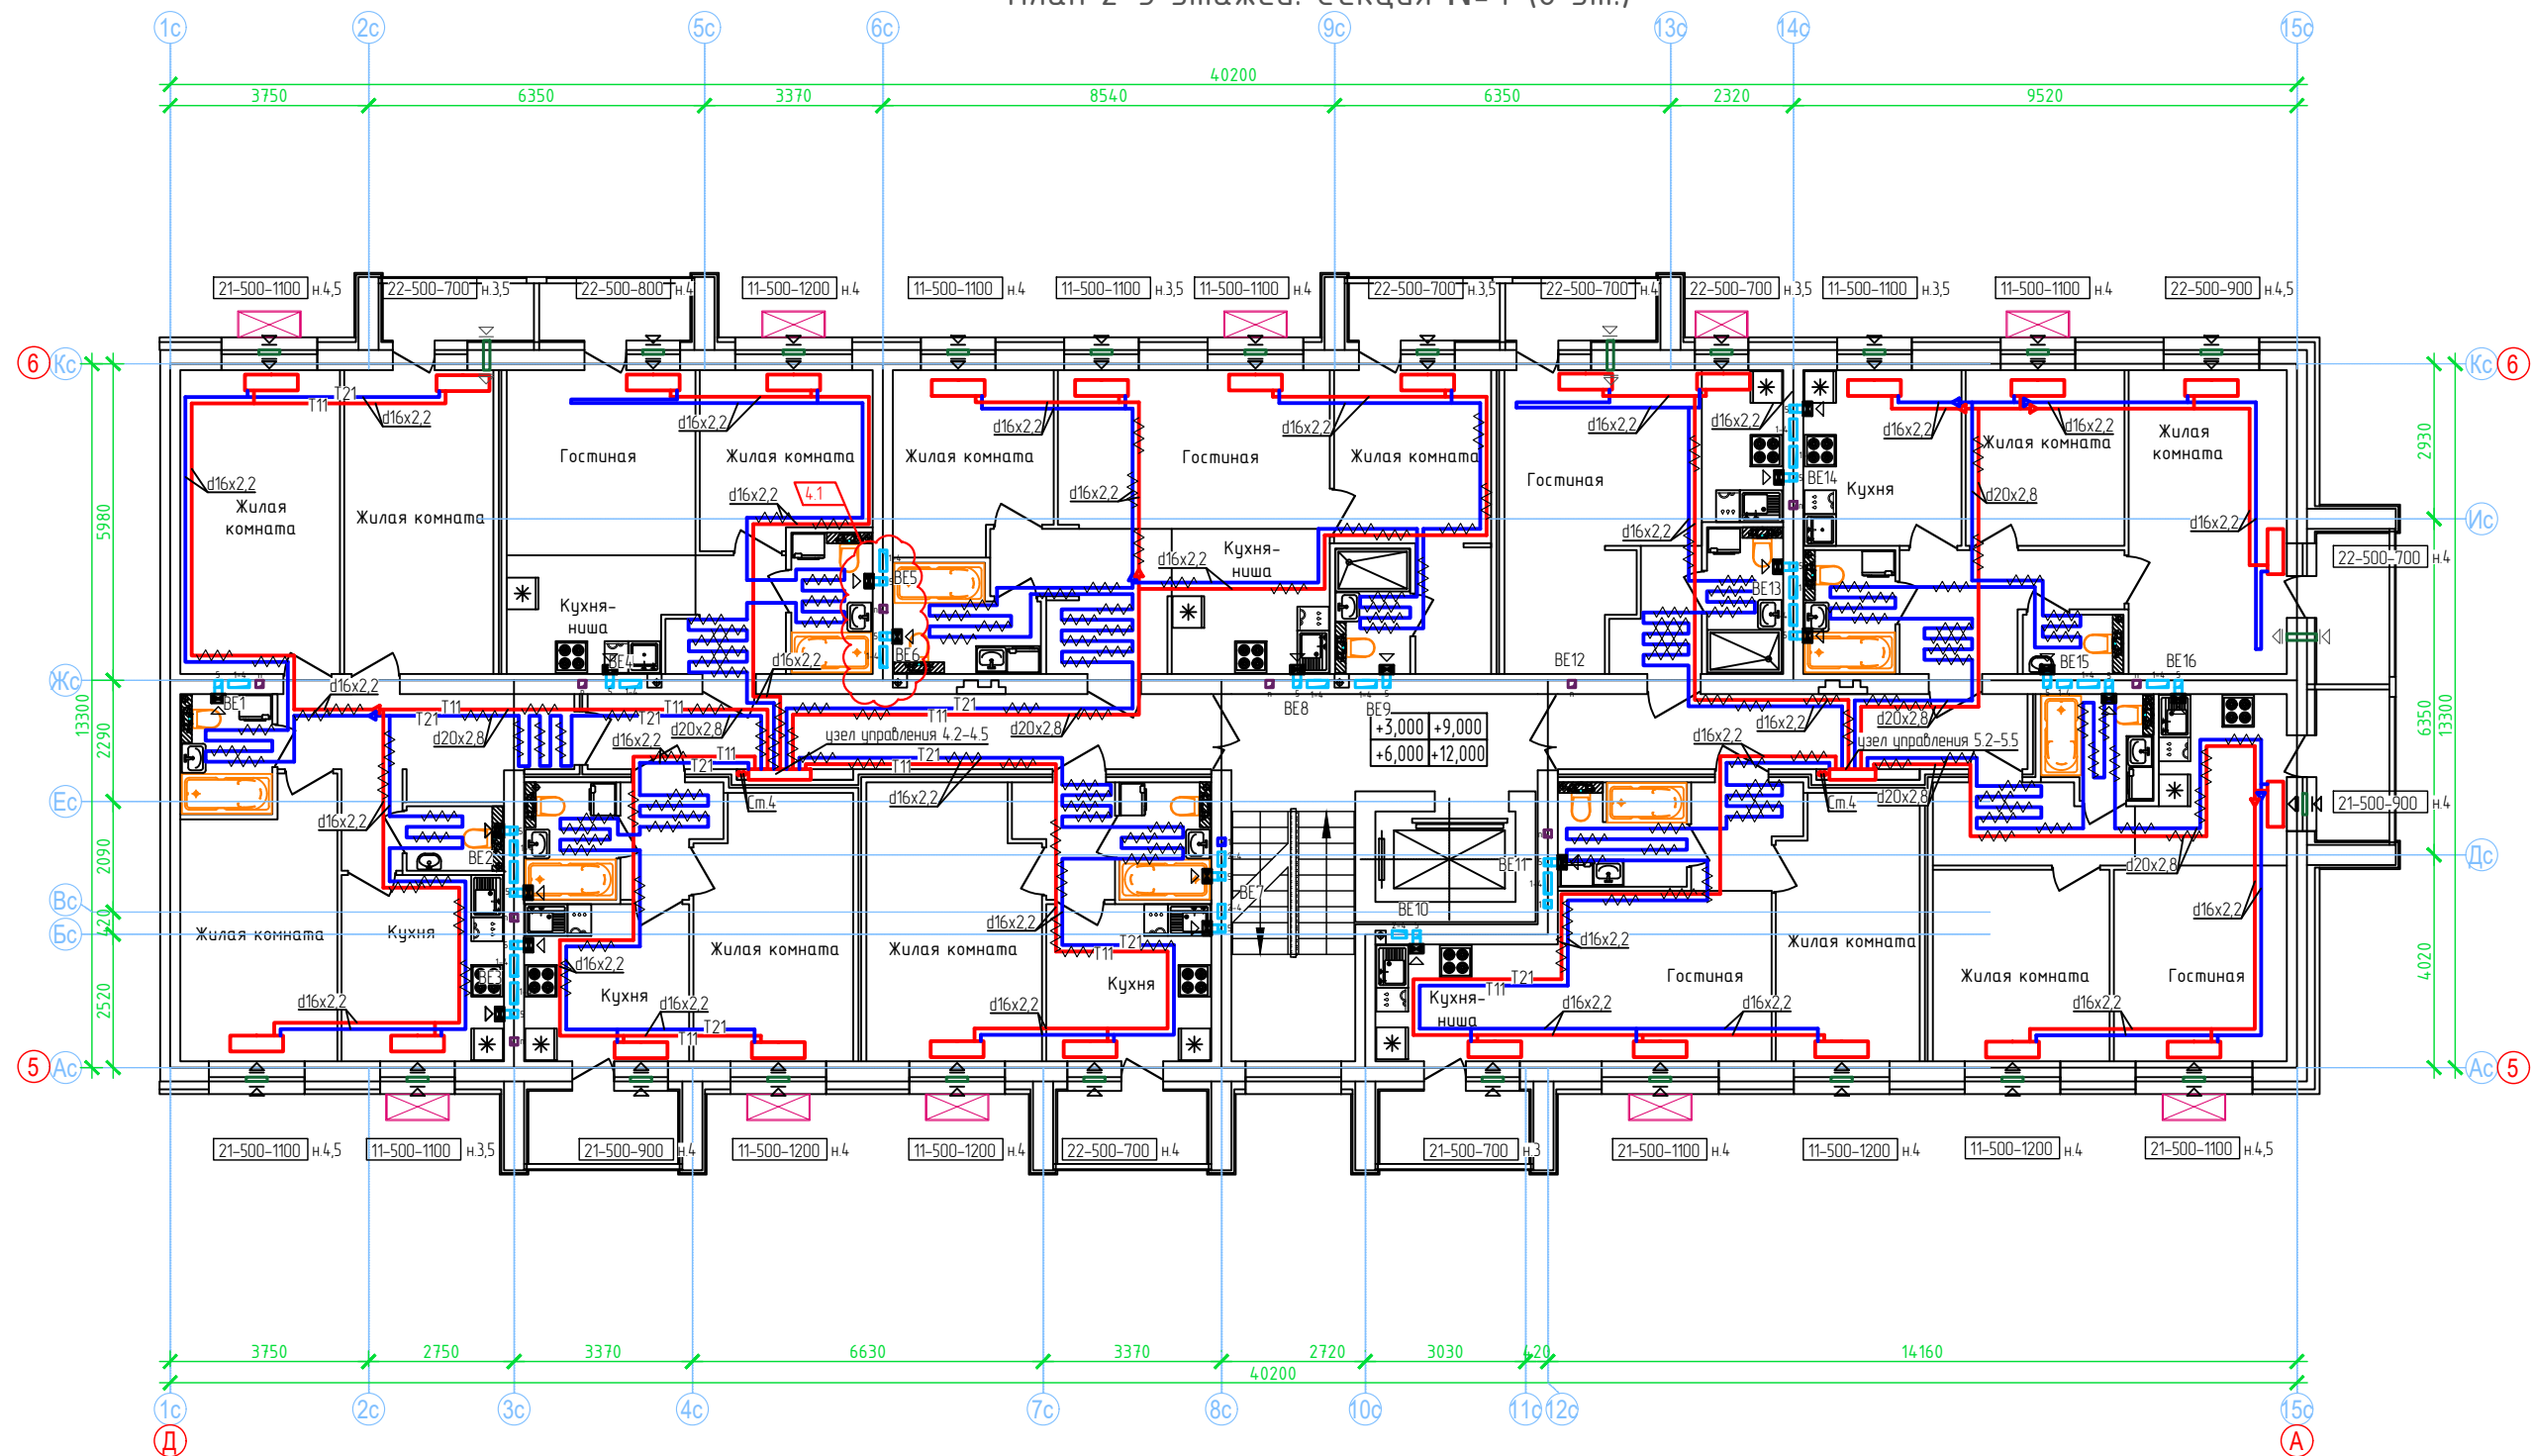


- Примечание:
- Вдоль наружных стен трубопровод Т21 прокладывается в гофре.
 - Трубопроводы стояков системы отопления и коллектора изолируются К-Flex PE толщиной 13мм;
 - Разводящие трубопроводы во внеквартирных коридорах Т11, Т21 прокладываются в конструкции пола в изоляции К-Flex PE Contrast толщиной 9мм;
 - Подключение теплого пола (ТП) в квартирах к Т21 (обратка), трубы ТП в изоляции К-Flex PE Contrast толщиной 6 мм, температура поверхности ТП не более 26°C.
 - Вентиляционные решетки с регулируемы жалюзи АМР (150х200), на последних 2 этажах устанавливаются вентиляторы с обратным клапаном;
 - Приток воздуха в квартиры осуществляется через стеновые клапаны под подоконник, в помещениях без подоконников через клапаны КИВ-125.
 - Для обеспечения воздухообмена двери с/у должны иметь внизу щель шириной 20.

Изм.	Колуч.	Лист	№ док.	Подпись	Дата
4	1	-	8-24	0125	
Разработал	Сунцова			02.24	
Проверил	Окатьева			02.24	
Н контр.	Беззачев			02.24	
ГИП	Окатьева			02.24	

ООО Спецзастройщик "Железно Киров"		
01-01-484-2023-0В		
Многоквартирный жилой дом №23, расположенный в ЖК "Знак" в г.Киров (10 очередь строительства)		
Стадия	Лист	Листов
Р	42	
Секция 4 План 2-5 этажа		
МАСШТАБ		
Формат А2		

План 6 этажа. Секция №4 (6 эт.)

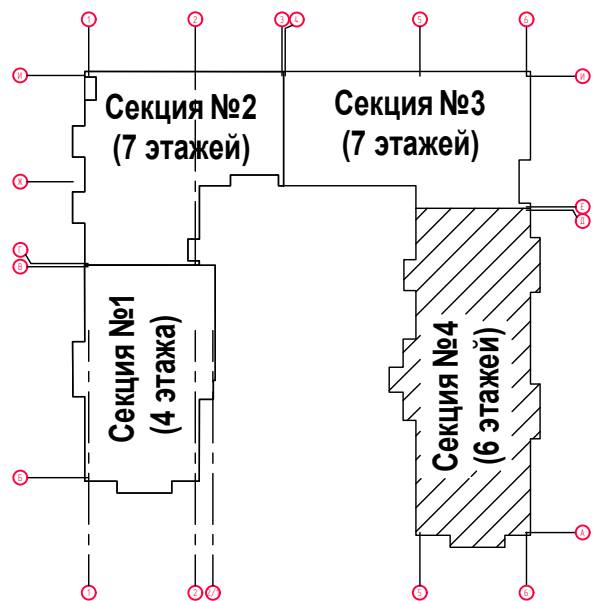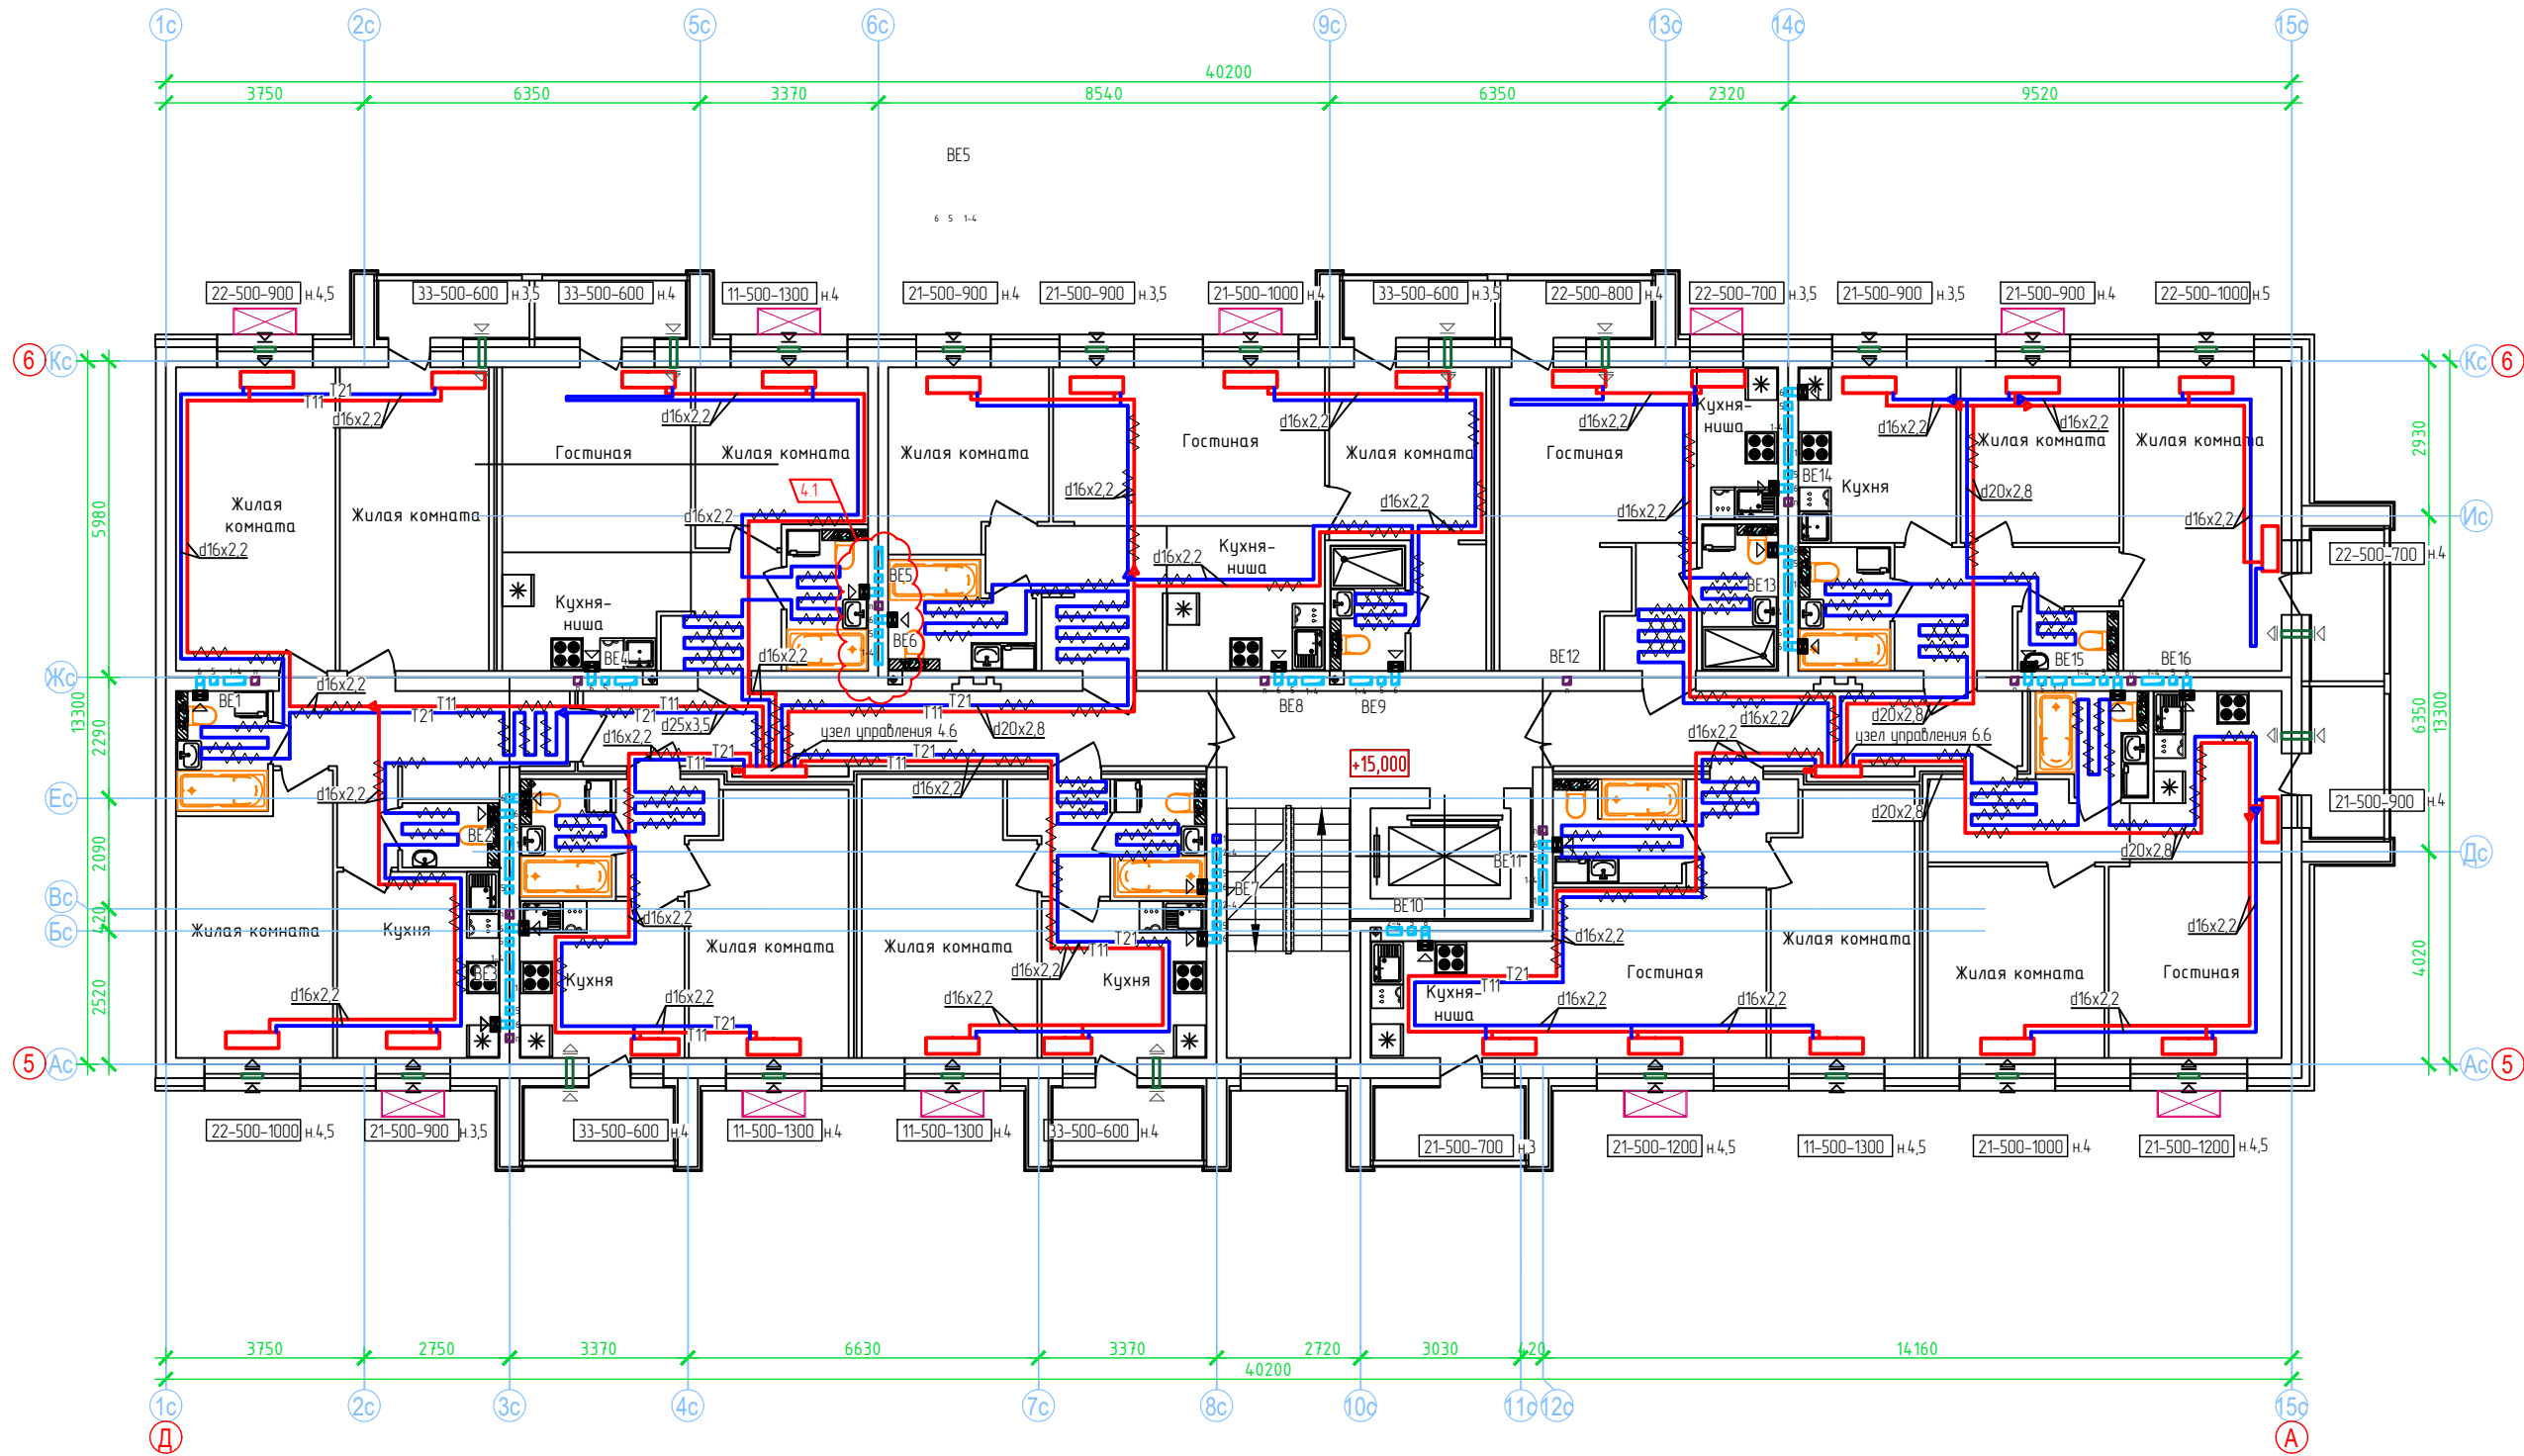

- Примечание:
- Вдоль наружных стен трубопровод T21 прокладываются в гофре.
 - Трубопроводы стояков системы отопления и коллектора изолируются K-Flex PE толщиной 13мм;
 - Разводящие трубопроводы во внеквартирных коридорах T11, T21 прокладываются в конструкции пола в изоляции K-Flex PE Contrast толщиной 9мм;
 - Подключение теплого пола (ТП) в квартирах к T21 (обратка), трубы ТП в изоляции K-Flex PE Contrast толщиной 6 мм, температура поверхности ТП не более 26°С.
 - Вентиляционные решетки с регулируемы жалюзи АМР (150х200), на последних 2 этажах устанавливаются вентиляторы с обратным клапаном;
 - Приток воздуха в квартиры осуществляется через стеновые клапаны под подоконник, в помещениях без подоконников через клапаны КИВ-125.
 - Для обеспечения воздухообмена двери с/у должны иметь внизу щель шириной 20.

ООО Спецзастройщик "Железно Киров"					
01-01-484-2023-0В					
Многоквартирный жилой дом №23, расположенный в ЖК "Знак" в г.Киров (10 очередь строительства)					
4	1	-	8-24	0125	
Изм.	Колуч.	Лист	№ док.	Подпись	Дата
Разработал	Сунцова			<i>Сунцова</i>	02.24
Проверил	Окатьева			<i>Окатьева</i>	02.24
Н.контр.	Беззачев			<i>Беззачев</i>	02.24
ГИП	Окатьева			<i>Окатьева</i>	02.24
Секция 4. План 6 этажа.					