


План 1 этажа.  
Секция №1 (4 эт)

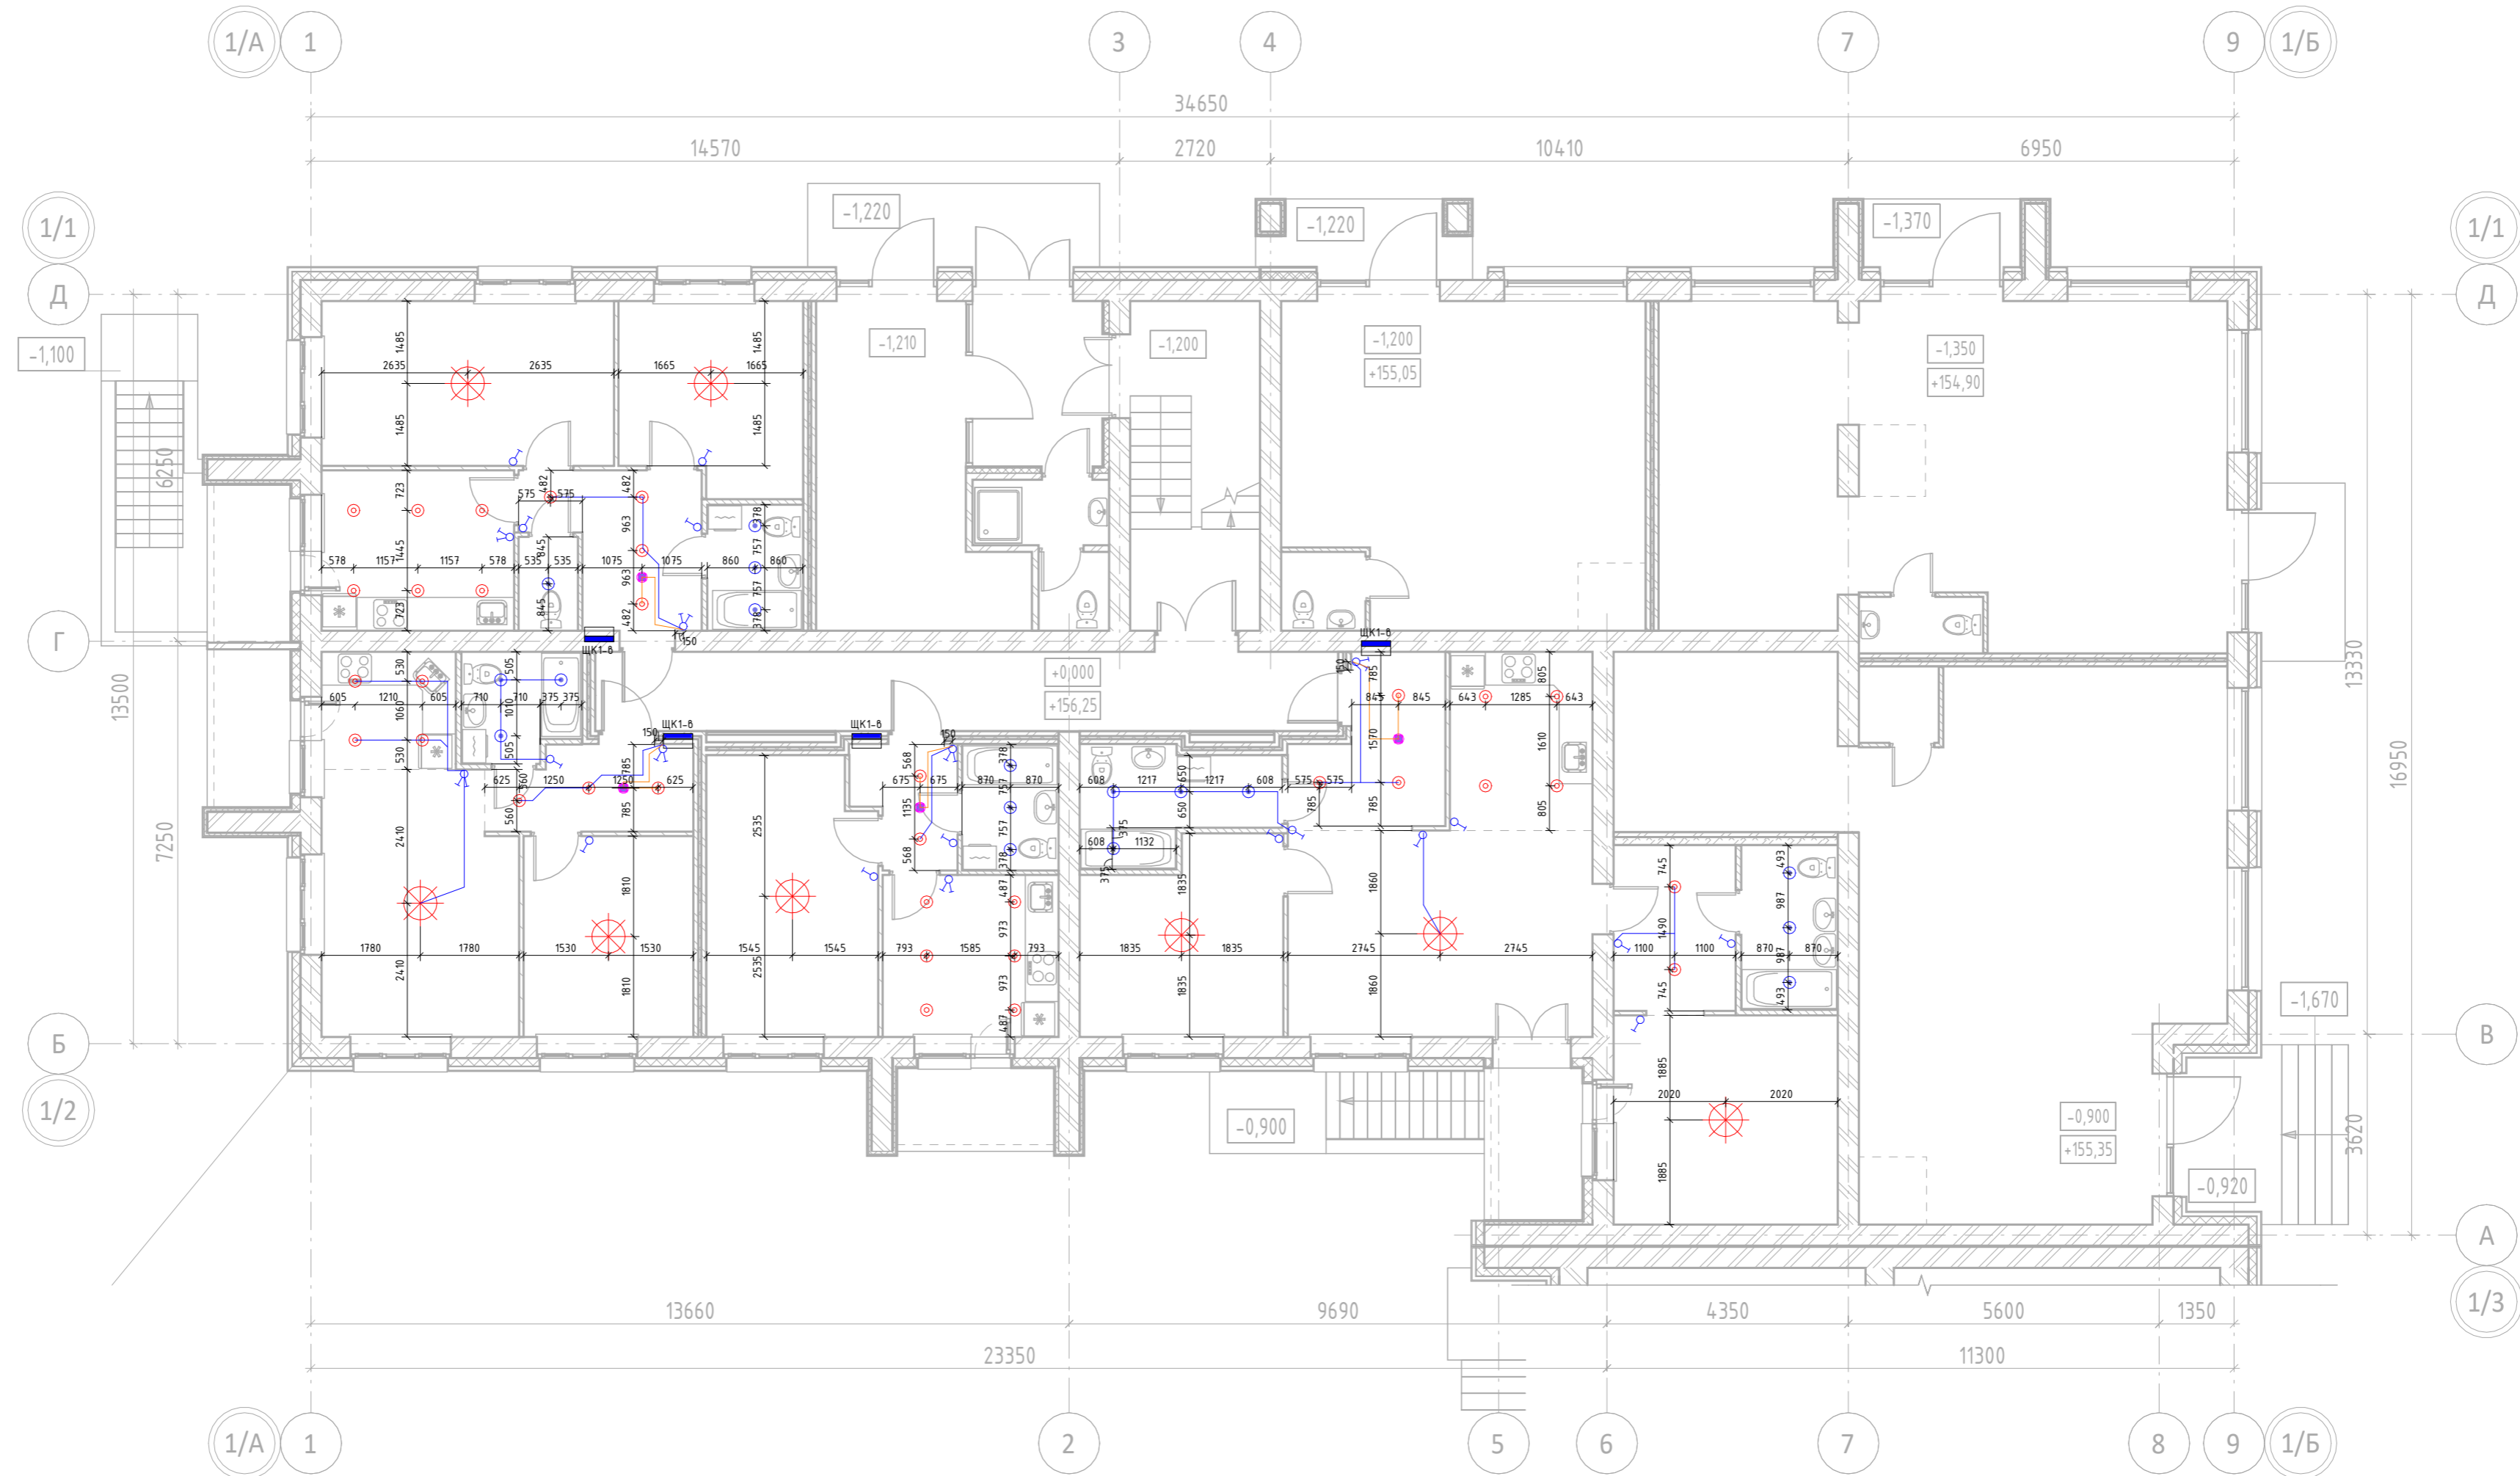

13-П/23 - ЭМ.30.4					
Многоквартирный жилой дом №25 в ЖК «Знак» г. Кирова					
Изм.	Кол.уч.	Лист	№ док.	Подп.	Дата
Разработал		Коврижных			09.25
Проверил					09.25
Секция 1					Листов
Р					5
Н.контр.					09.25
ГИП	Макрушин				09.25
Электроосвещение. План 1-го этажа. Секция №1					Формат А2А



Формат А2А


Согласовано

Взам. инв. №

Подп. и дата

Инв. № подл.

План 2 этажа.  
Секция №1 (4 эт)

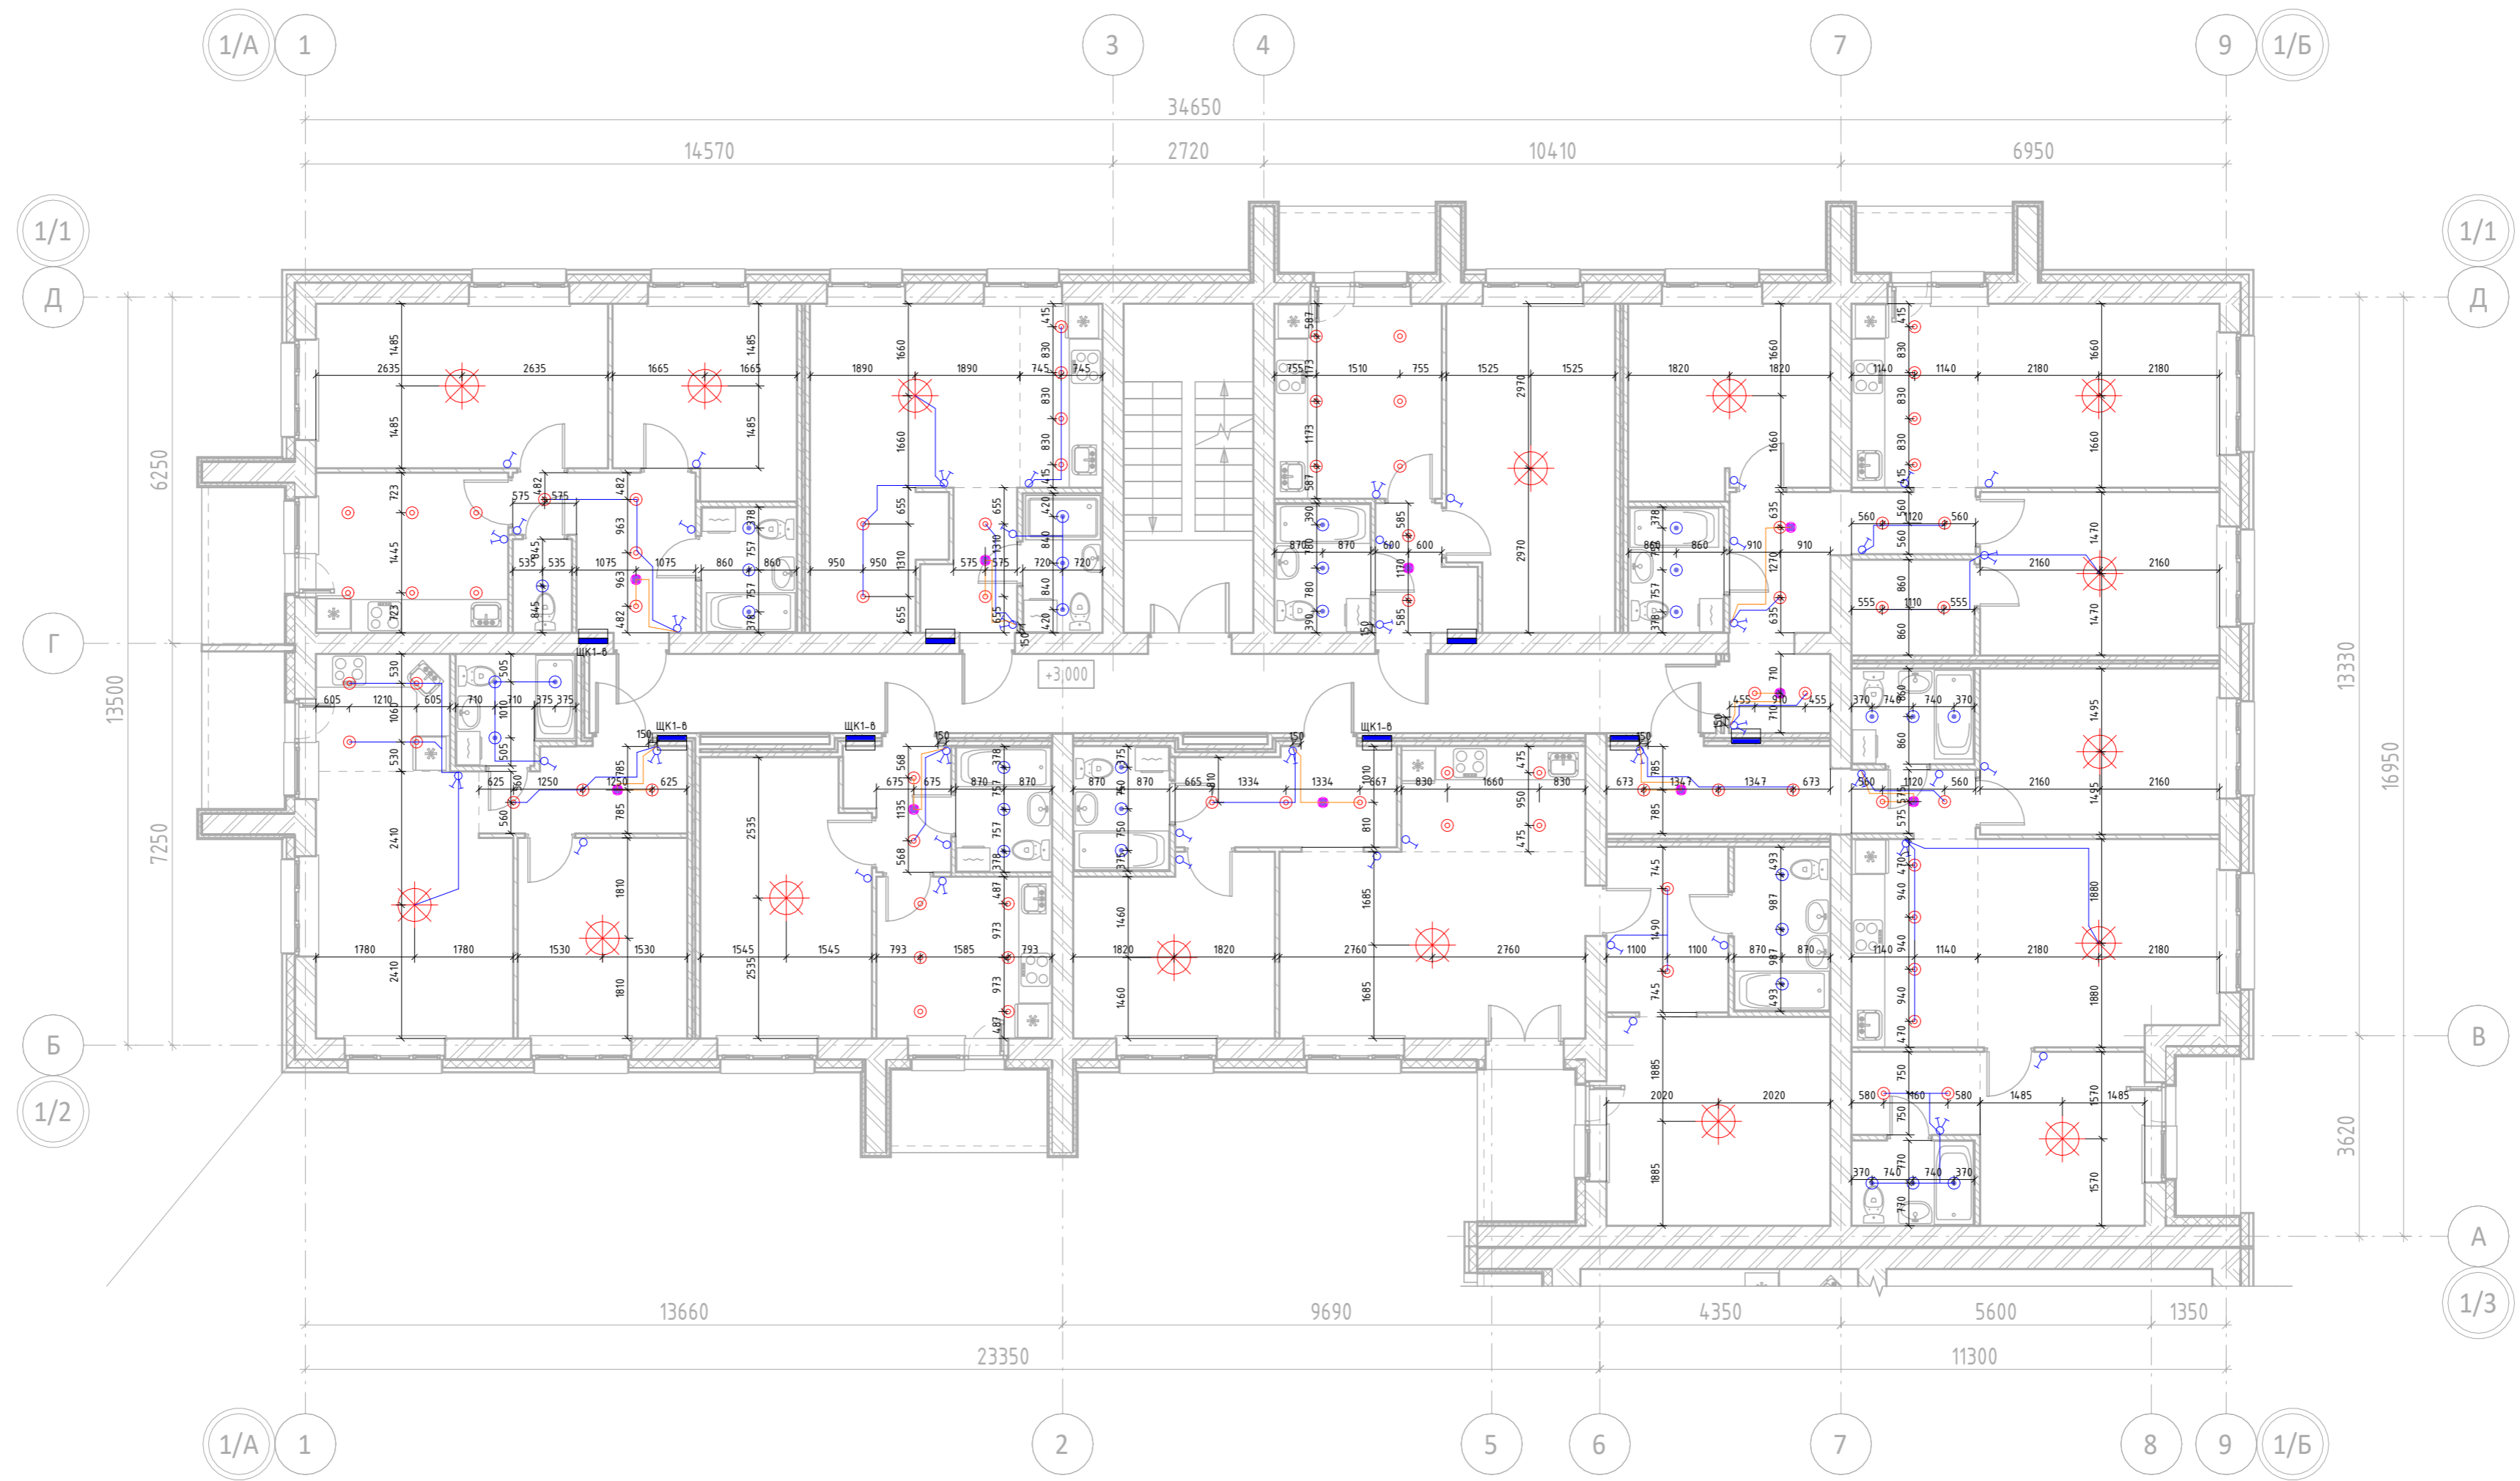

13-П/23 - ЭМ.30.4					
Многоквартирный жилой дом №25 в ЖК «Знак» г. Кирова					
Изм.	Кол.уч.	Лист	№ док.	Подп.	Дата
Разработал		Коврижных			09.25
Проверил					09.25
Секция 1					Листов
Р					6
Н.контр.					09.25
ГИП	Макрушин				09.25
Электросвещение. План 2-го этажа. Секция №1					



Формат А2А


Согласовано

Взам. инв. №

Подп. и дата

Инв. № подл.

План 3/4 этажа.  
Секция №1 (4 эт)

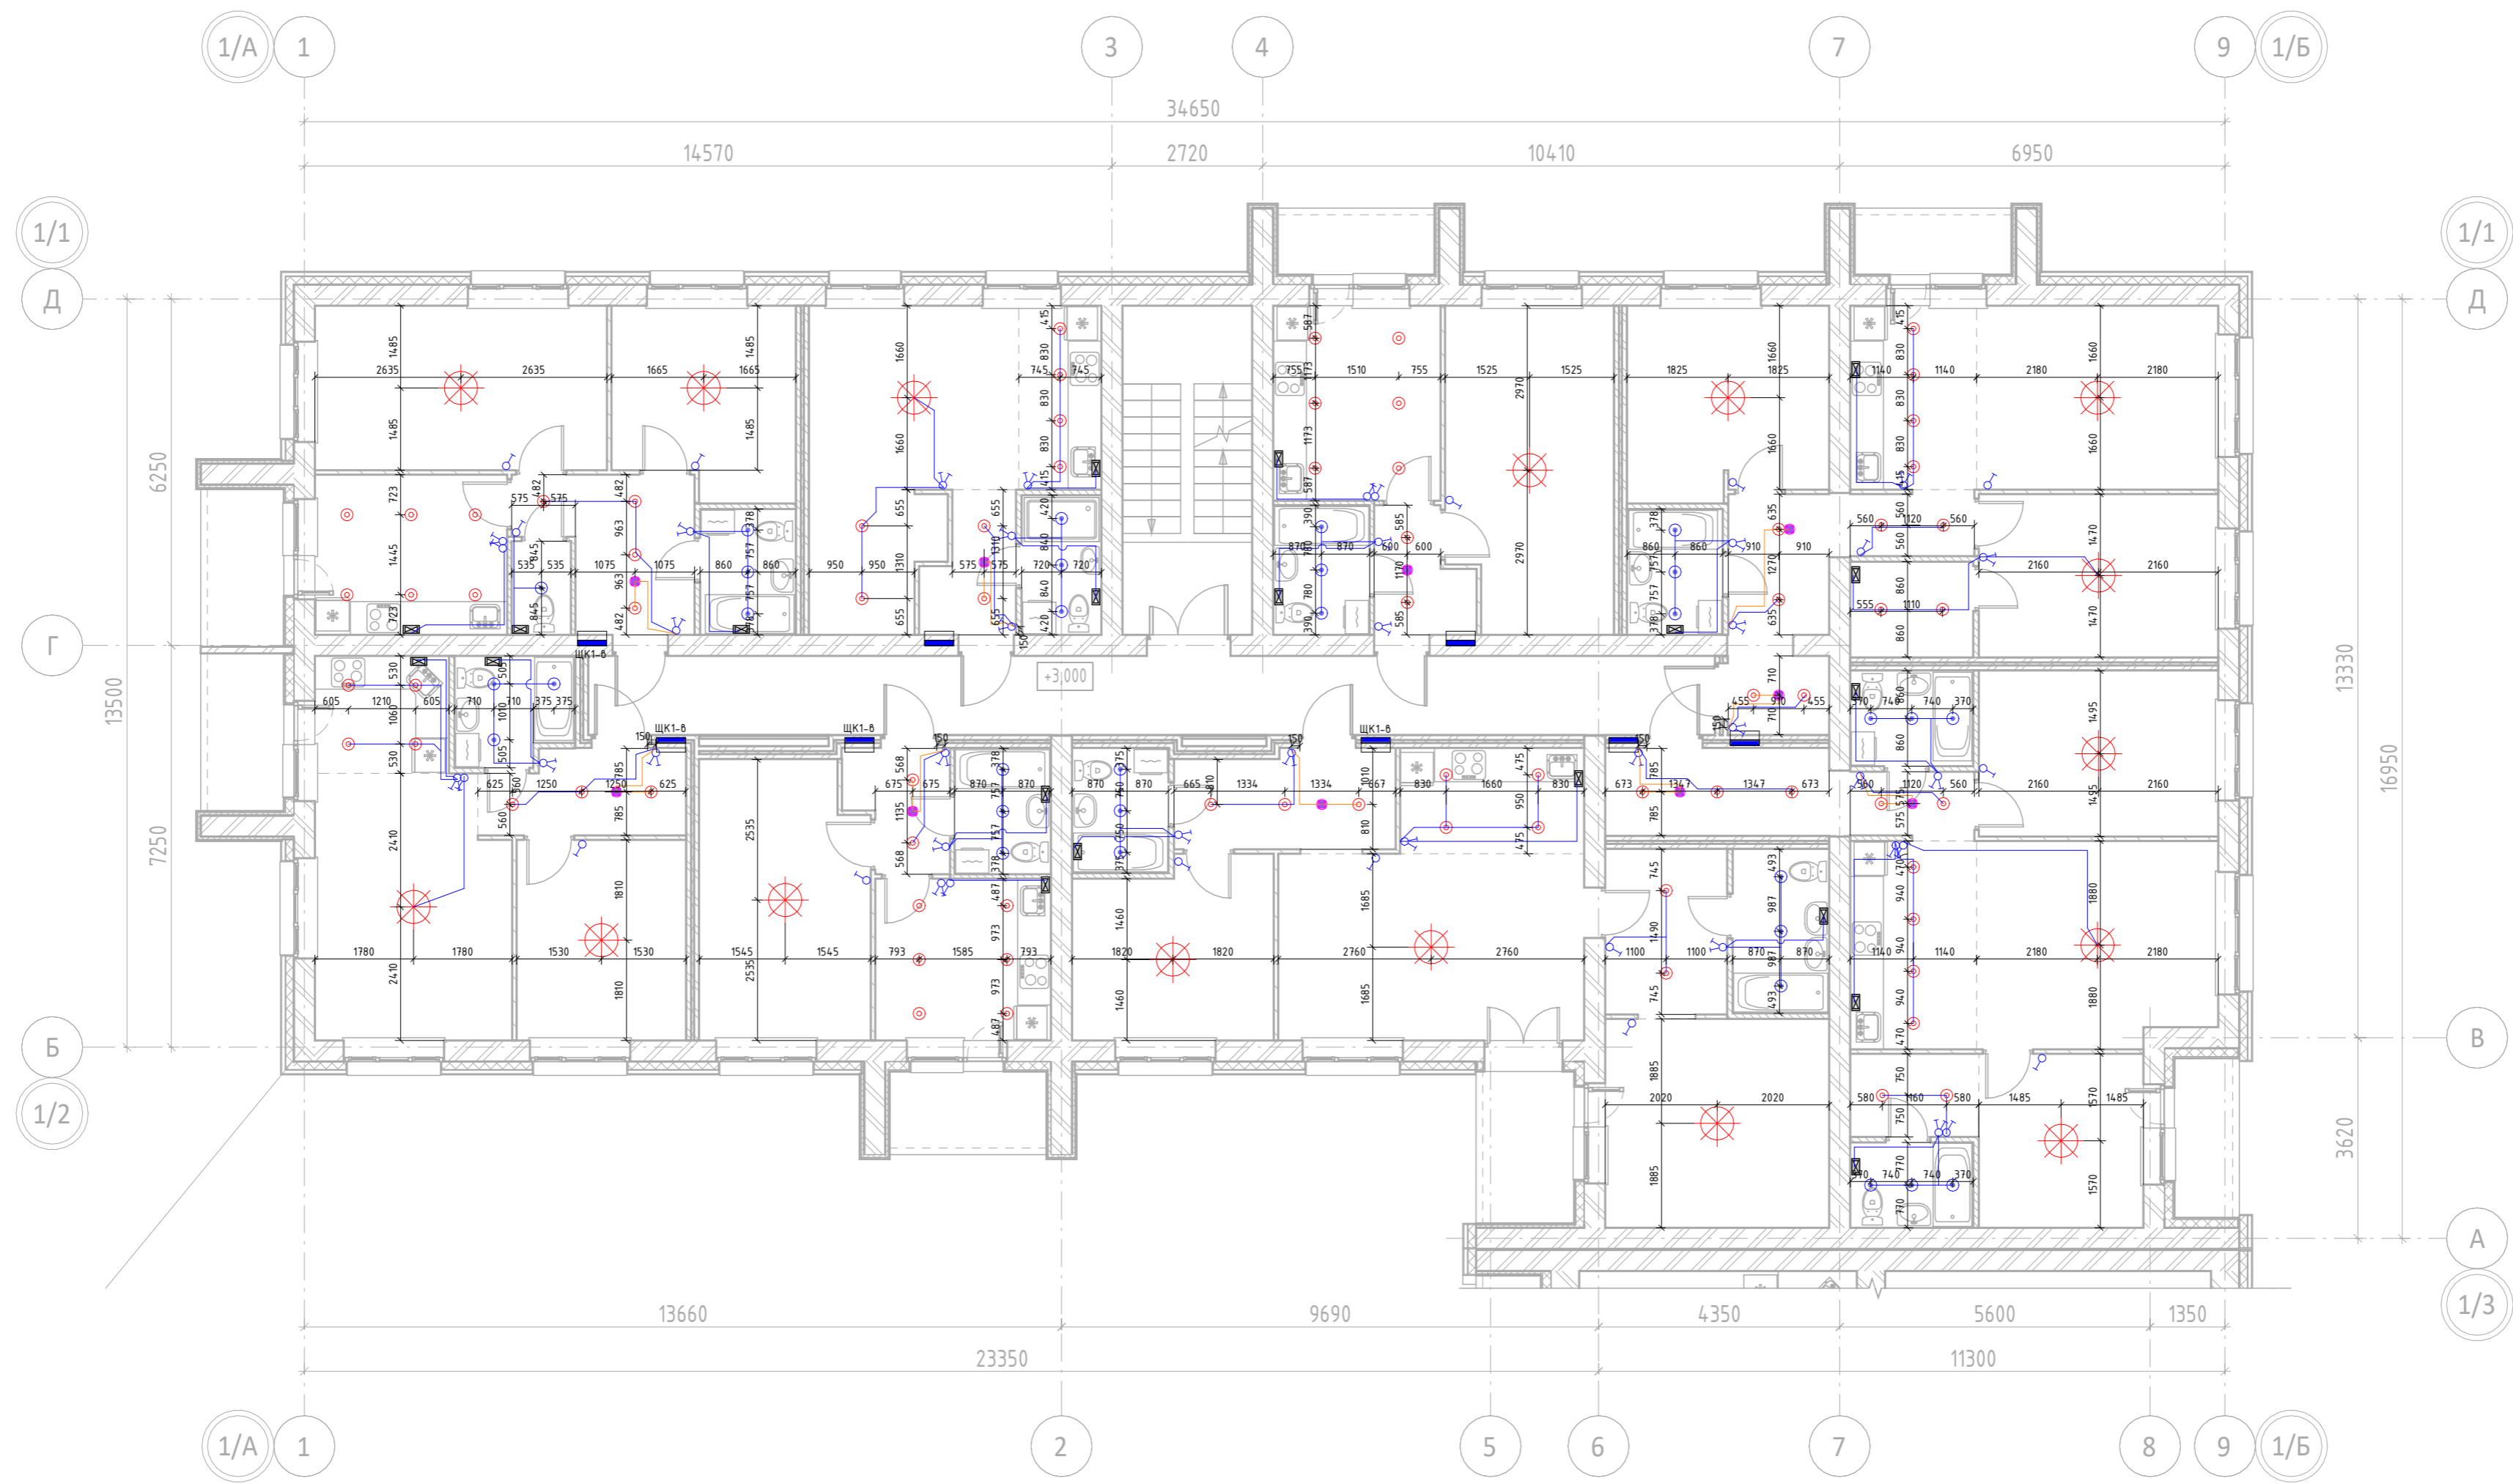


13-П/23 - ЭМ.30.Ч							
Многоквартирный жилой дом №25 в ЖК «Знак» г. Кирова							
Изм.	Кол.уч.	Лист	№док.	Подп.	Дата		
Разработал		Коврижных			09.25		
Проверил					09.25		
Секция 1					Стадия	Лист	Листов
					Р	7	
Н.контр.					Электросвещение. План 3/4-го этажа.Секция №1.		
ГИП					Макрушин	09.25	09.25



Согласовано	
Взам. инв. №	
Подп. и дата	
Инв. № подл.	

План 1 этажа.  
Секция №1 (4 эт)

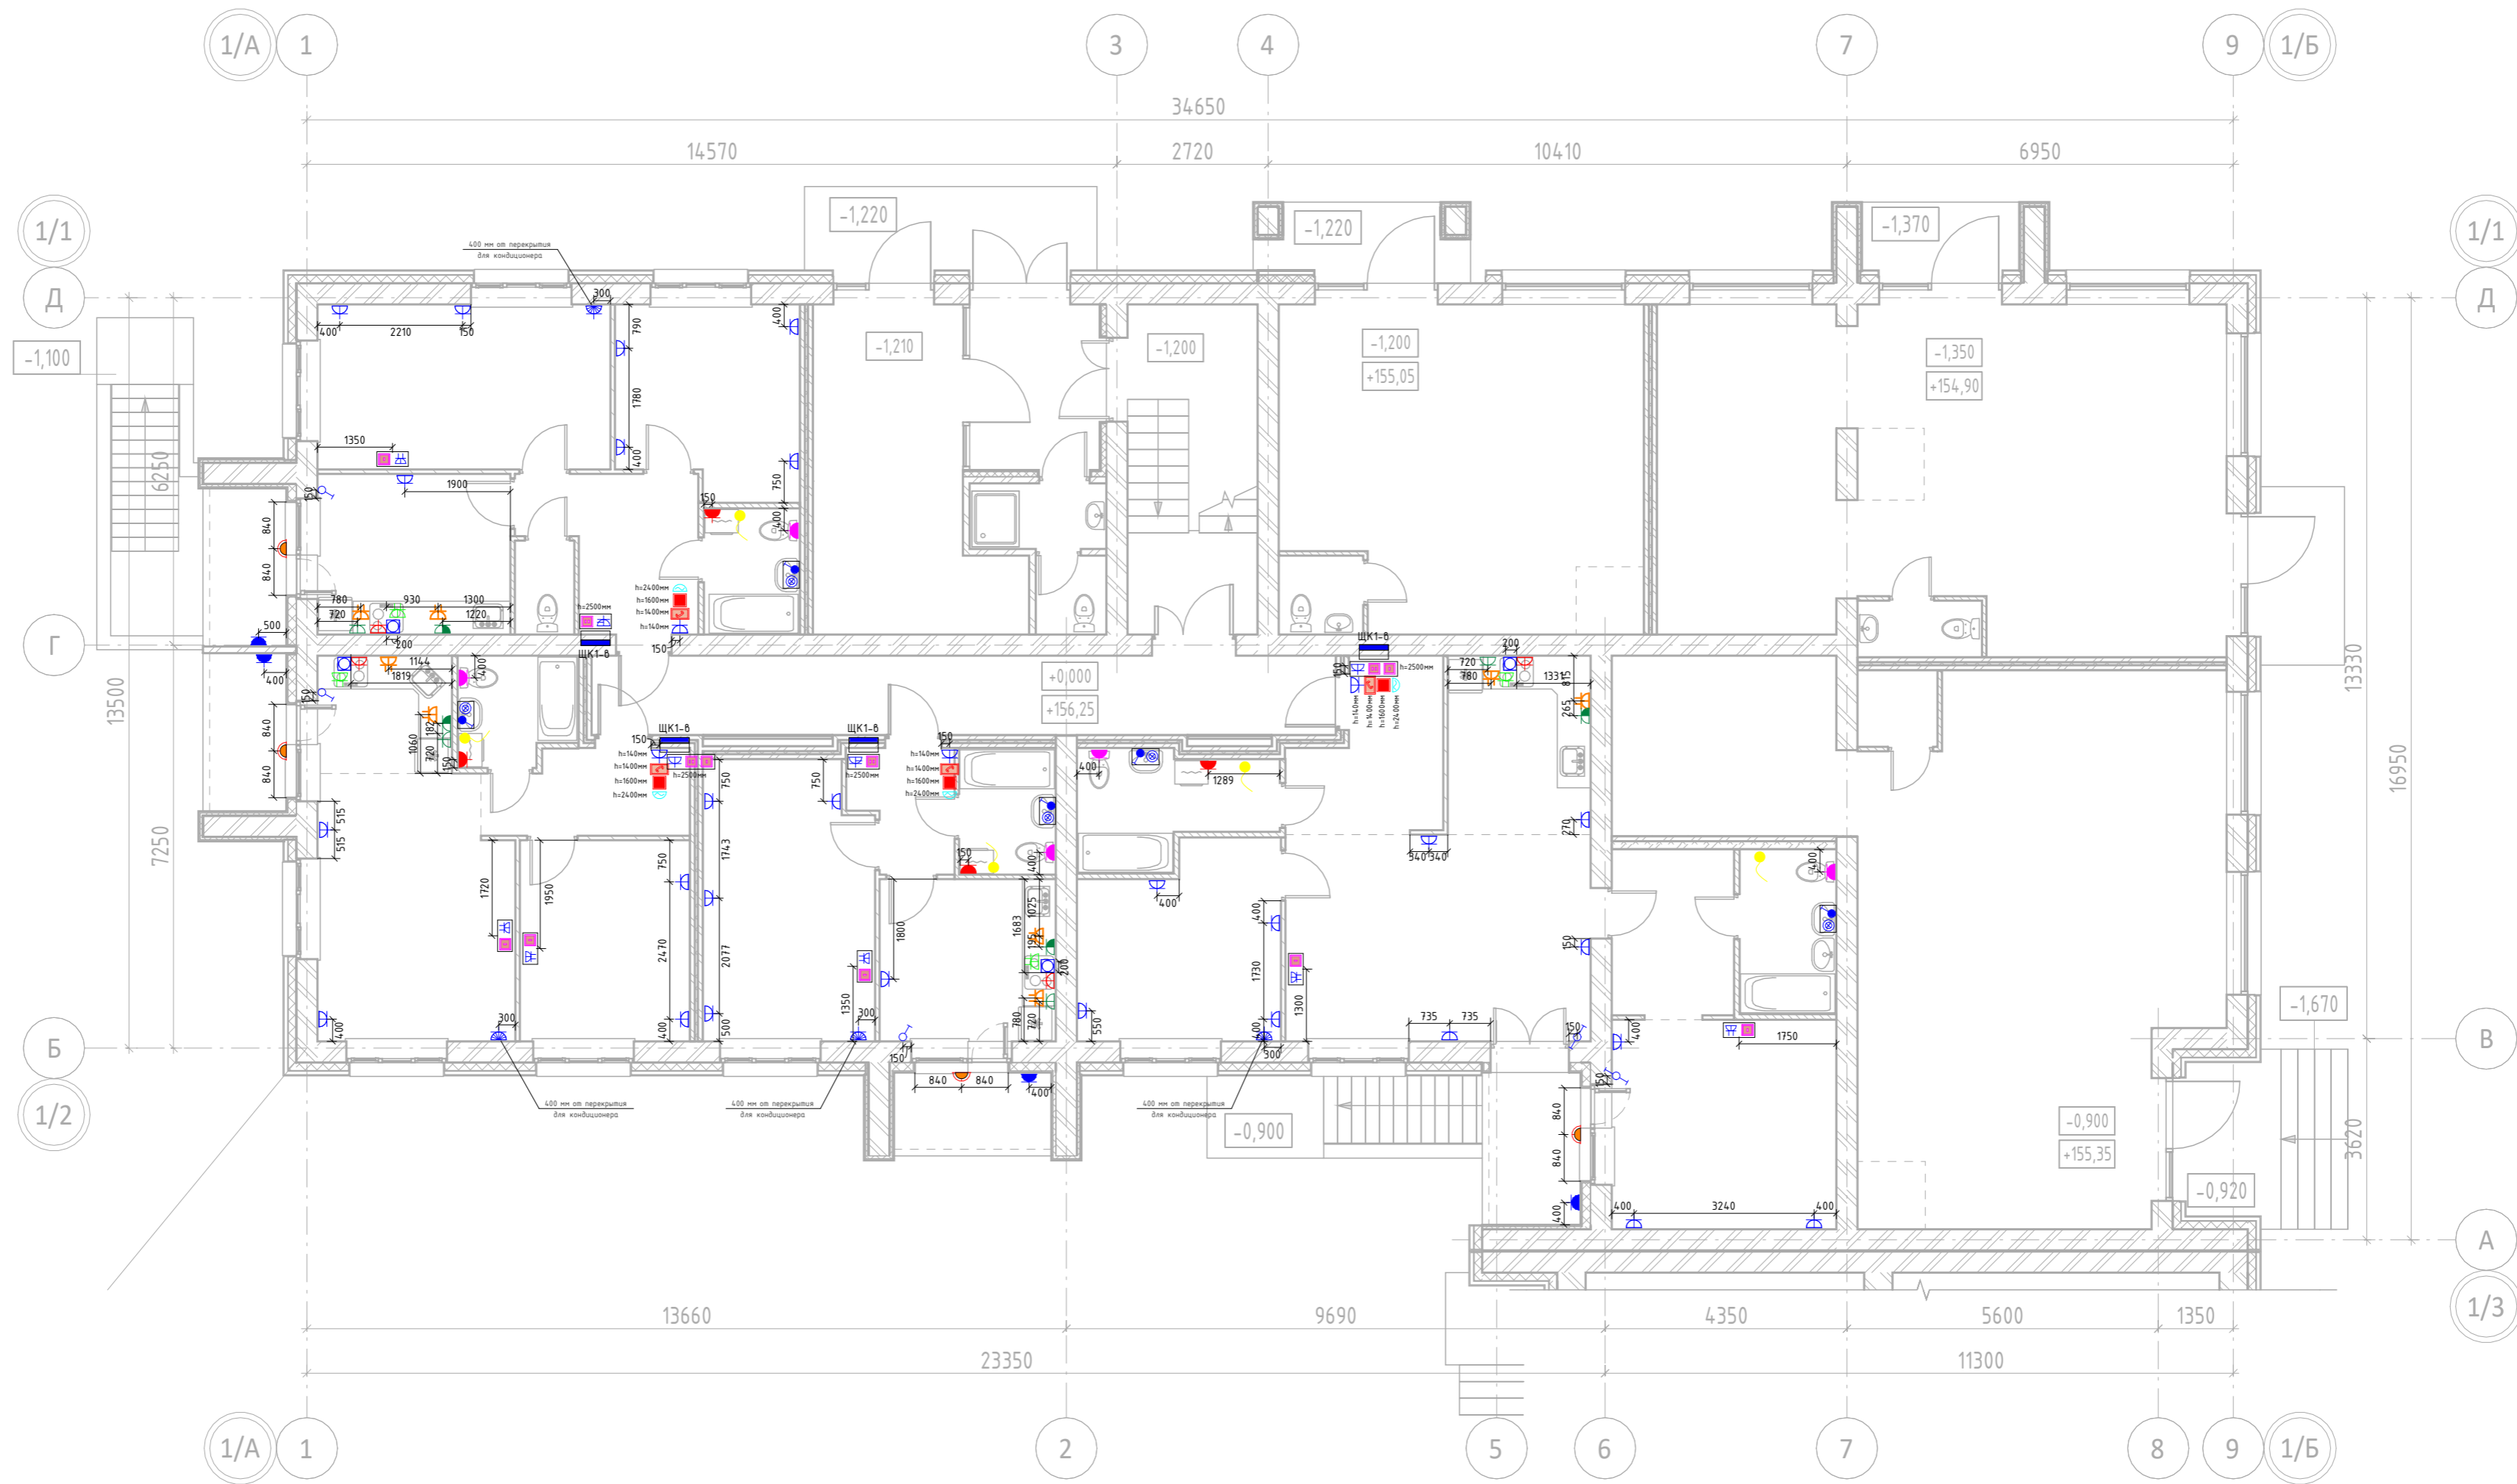


Согласовано	
Взам. инв. №	
Подп. и дата	
Инв. № подл.	

13-П/23 - ЭМ.30.4							
Многоквартирный жилой дом №25 в ЖК «Знак» г. Кирова							
Изм.	Кол.уч.	Лист	№ док.	Подп.	Дата		
Разработал		Коврижных			09.25		
Проверил					09.25		
Розеточные сети. План 1-го этажа. Секция №1.					Стадия	Лист	Листов
					Р	8	
Н.контр.				09.25	Розеточные сети. План 1-го этажа. Секция №1.		
ГИП	Макрушин			09.25			



План 2 этажа.  
Секция №1 (4 эт)

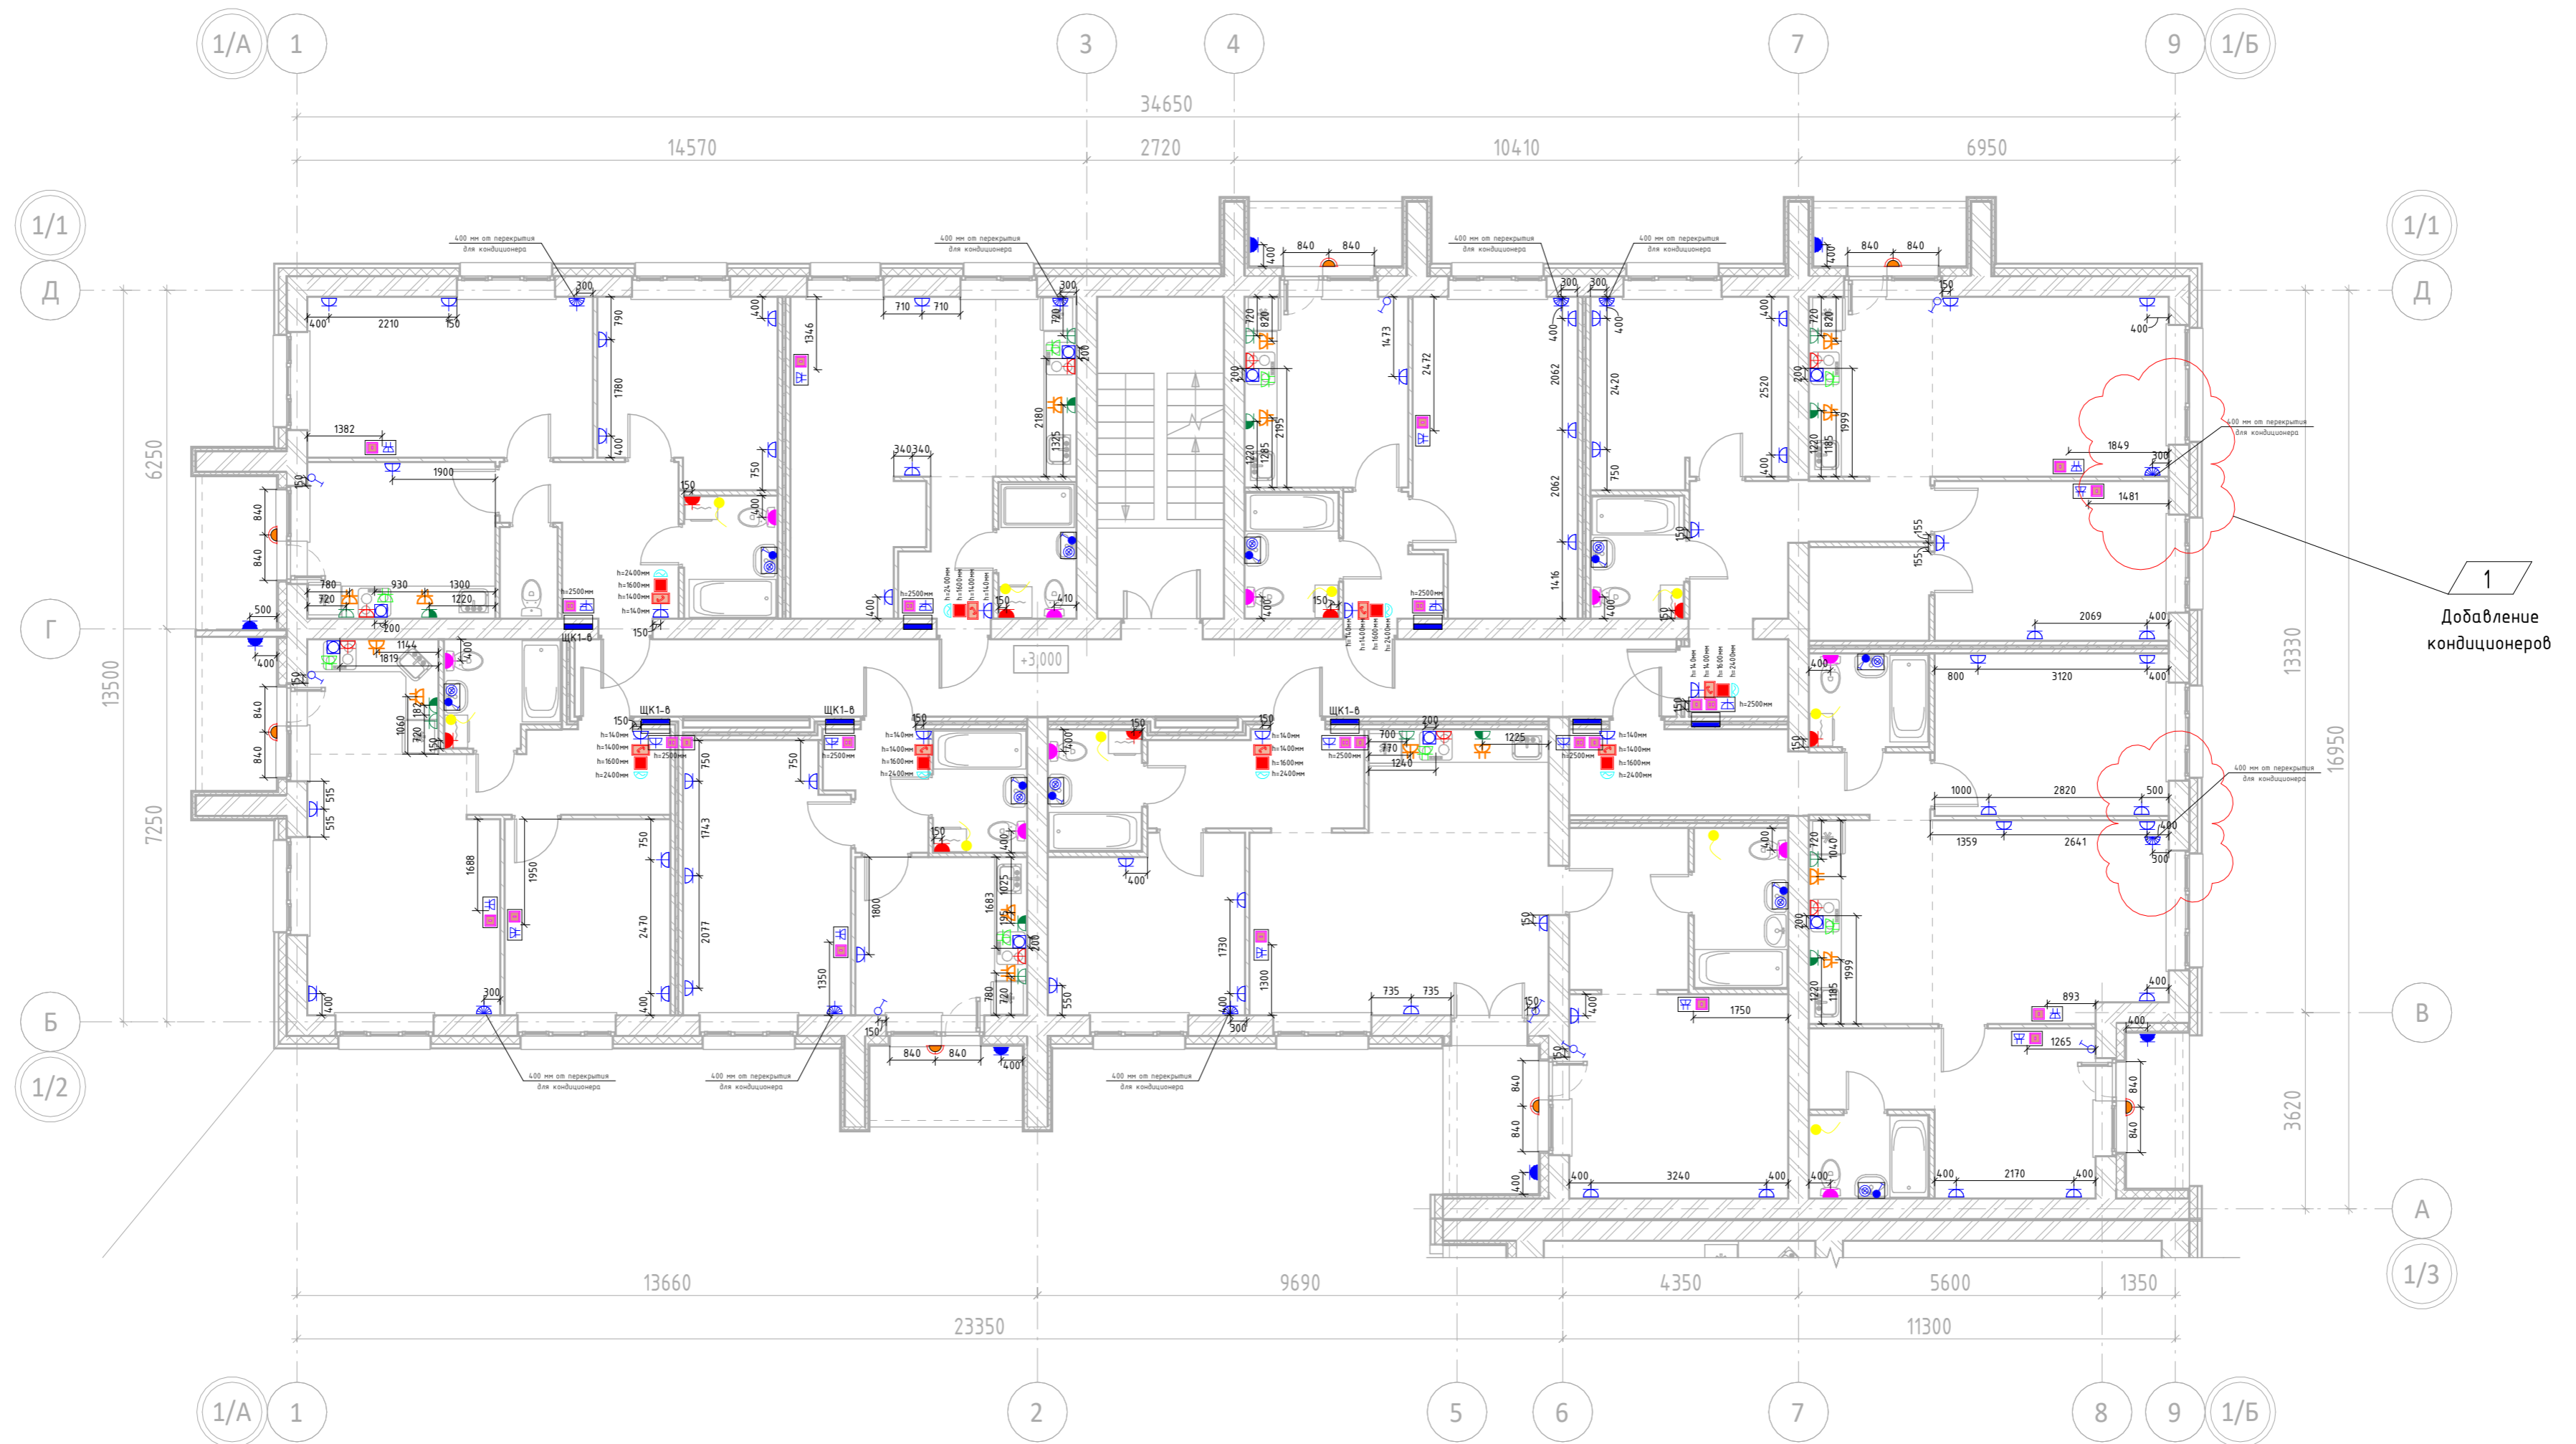

1  
Добавление  
кондиционеров

13-П/23 - ЭМ.30.4				
Многоквартирный жилой дом №25 в ЖК «Знак» г. Кирова				
1	1	-		12.25
Изм.	Кол.уч.	Лист	№док.	Подп.
Разработал	Коврижных			09.25
Проверил				09.25
Секция 1				
				Стадия
				Лист
				Листов
				Р
				9
				Листов
Н.контр.			09.25	Розеточные сети. План 2-го этажа.Секция №1.
ГИП	Макрушин		09.25	



Формат А2А


Согласовано

Взам. инв. №


Подп. и дата

Инв. № подл.

План 3/4 этажа.  
Секция №1 (4 эт)

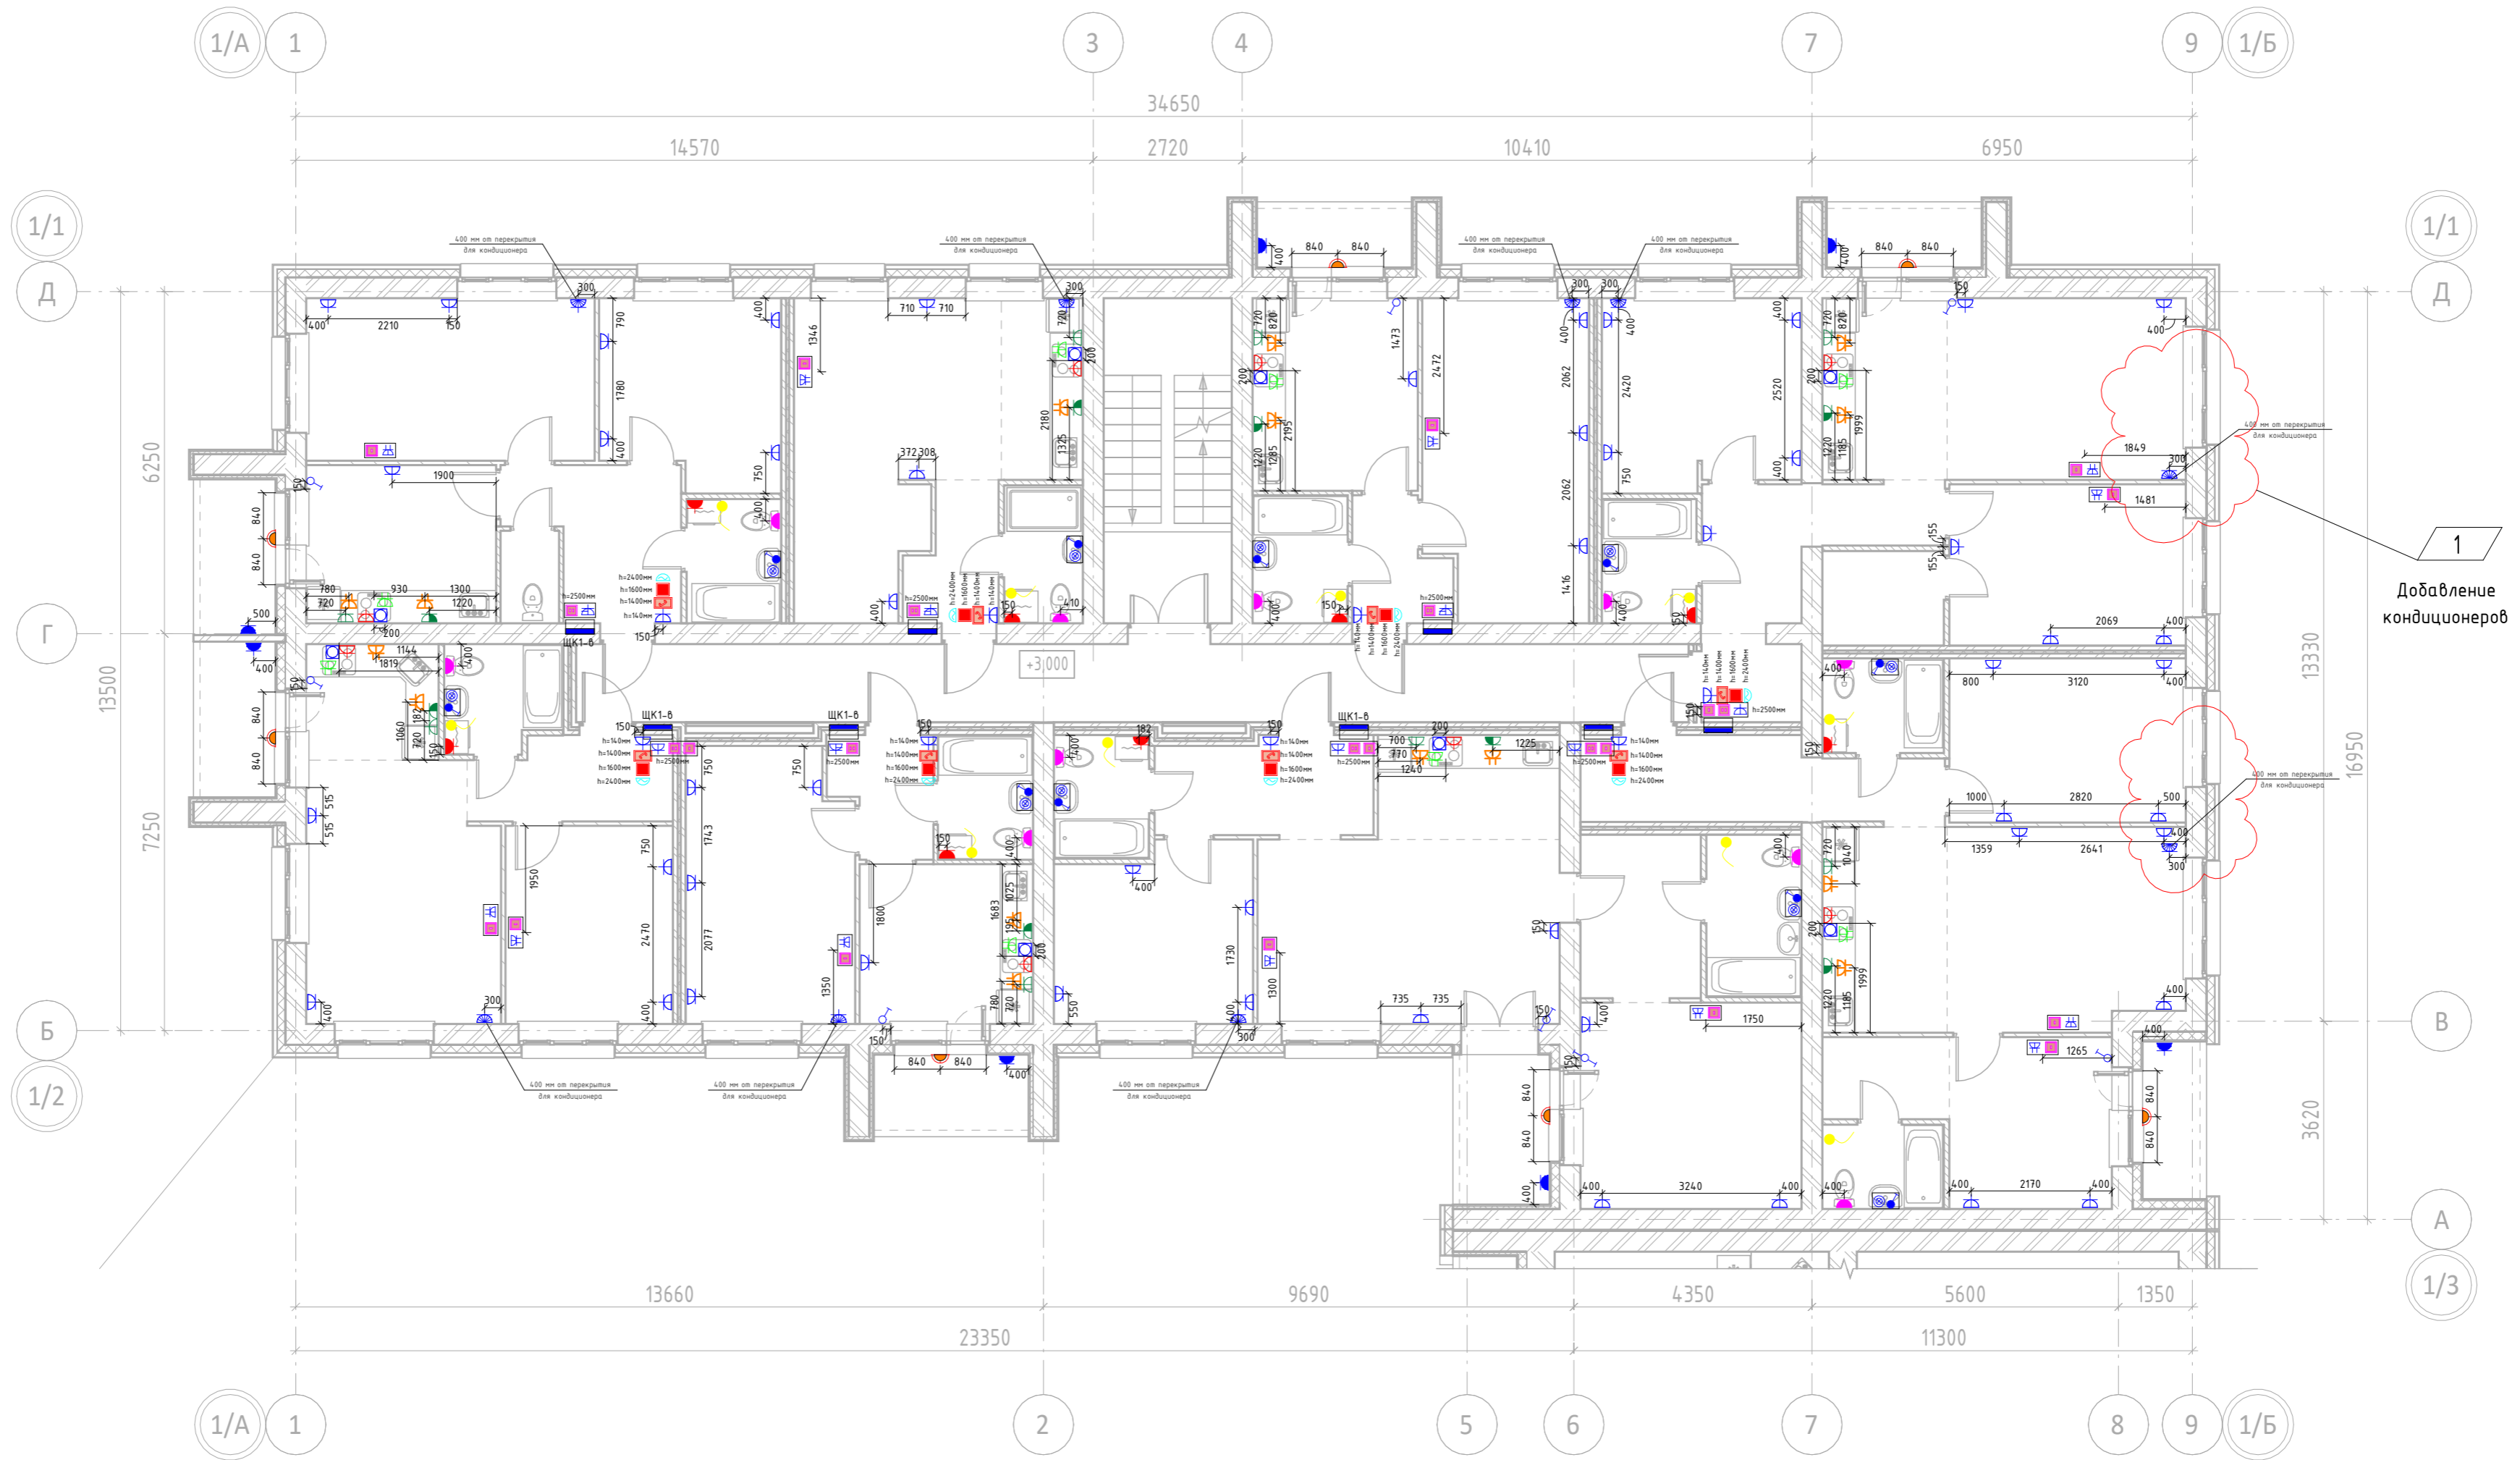


1  
Добавление кондиционеров


13-П/23 - ЭМ.30.Ч					
Многоквартирный жилой дом №25 в ЖК «Знак» г. Кирова					
1	1	-			12.25
Изм.	Кол.уч.	Лист	№ док.	Подп.	Дата
Разработал	Коврижных				09.25
Проверил					09.25
Секция 1					Листов
Розеточные сети. План 3/4-го этажа. Секция №1.					Лист
Р					10
Н.контр.					Дата
ГИП					09.25
Макрушин					09.25
					Формат А2А

Согласовано	
Взам. инв. №	
Подп. и дата	
Инв. № подл.	



План 3/4 этажа.  
Секция №2 (7 эт)

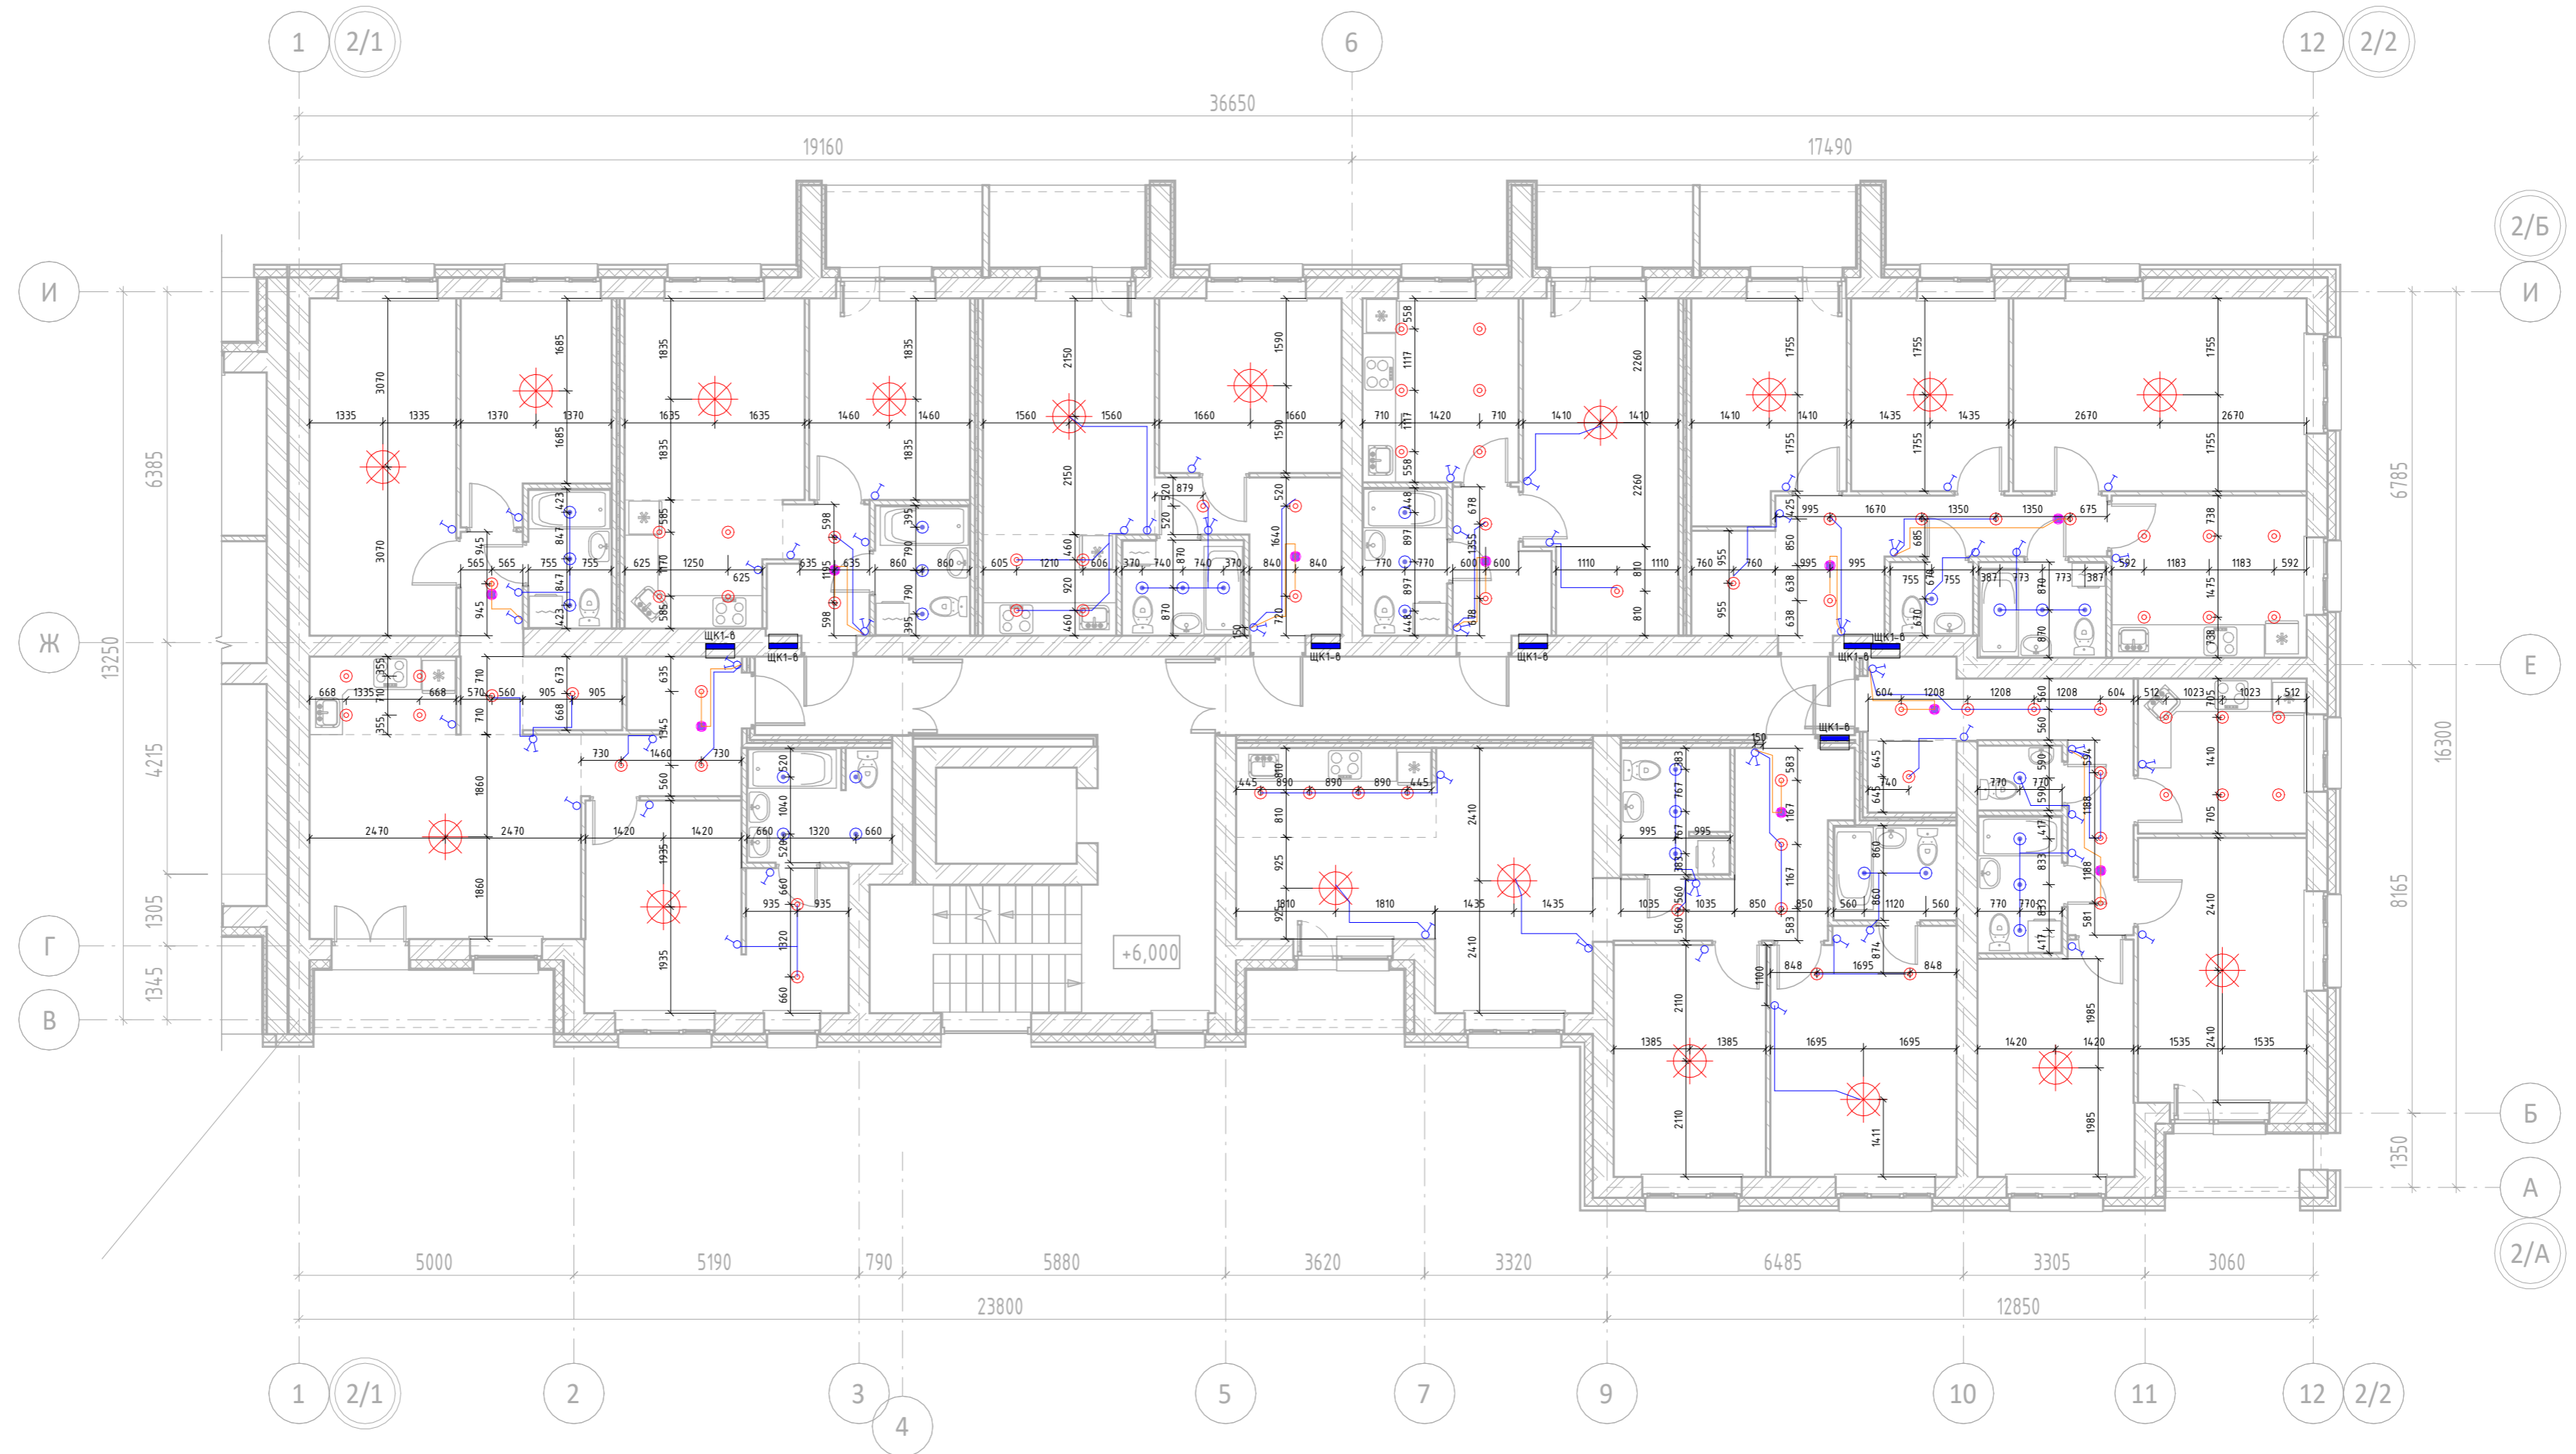

					13-П/23 - ЭМ.Э0.Ч				
					Многоквартирный жилой дом №25 в ЖК ¼Знак¼. Курова				
Изм.	Кол.уч.	Лист	№ док.	Подп.	Дата	Секция 2	Стадия	Лист	Листов
Разработал			Коврижных		09.25		Р	12	
Проверил					09.25				
Н.контр.					09.25	Электроосвещение. План 3/4-го этажа.Секция №2.			
ГИП			Макрушин		09.25				

Согласовано

Взам. инв. №

Подп. и дата


Инв. № подл.








План 3/4 этажа.  
Секция №2 (7 эт)

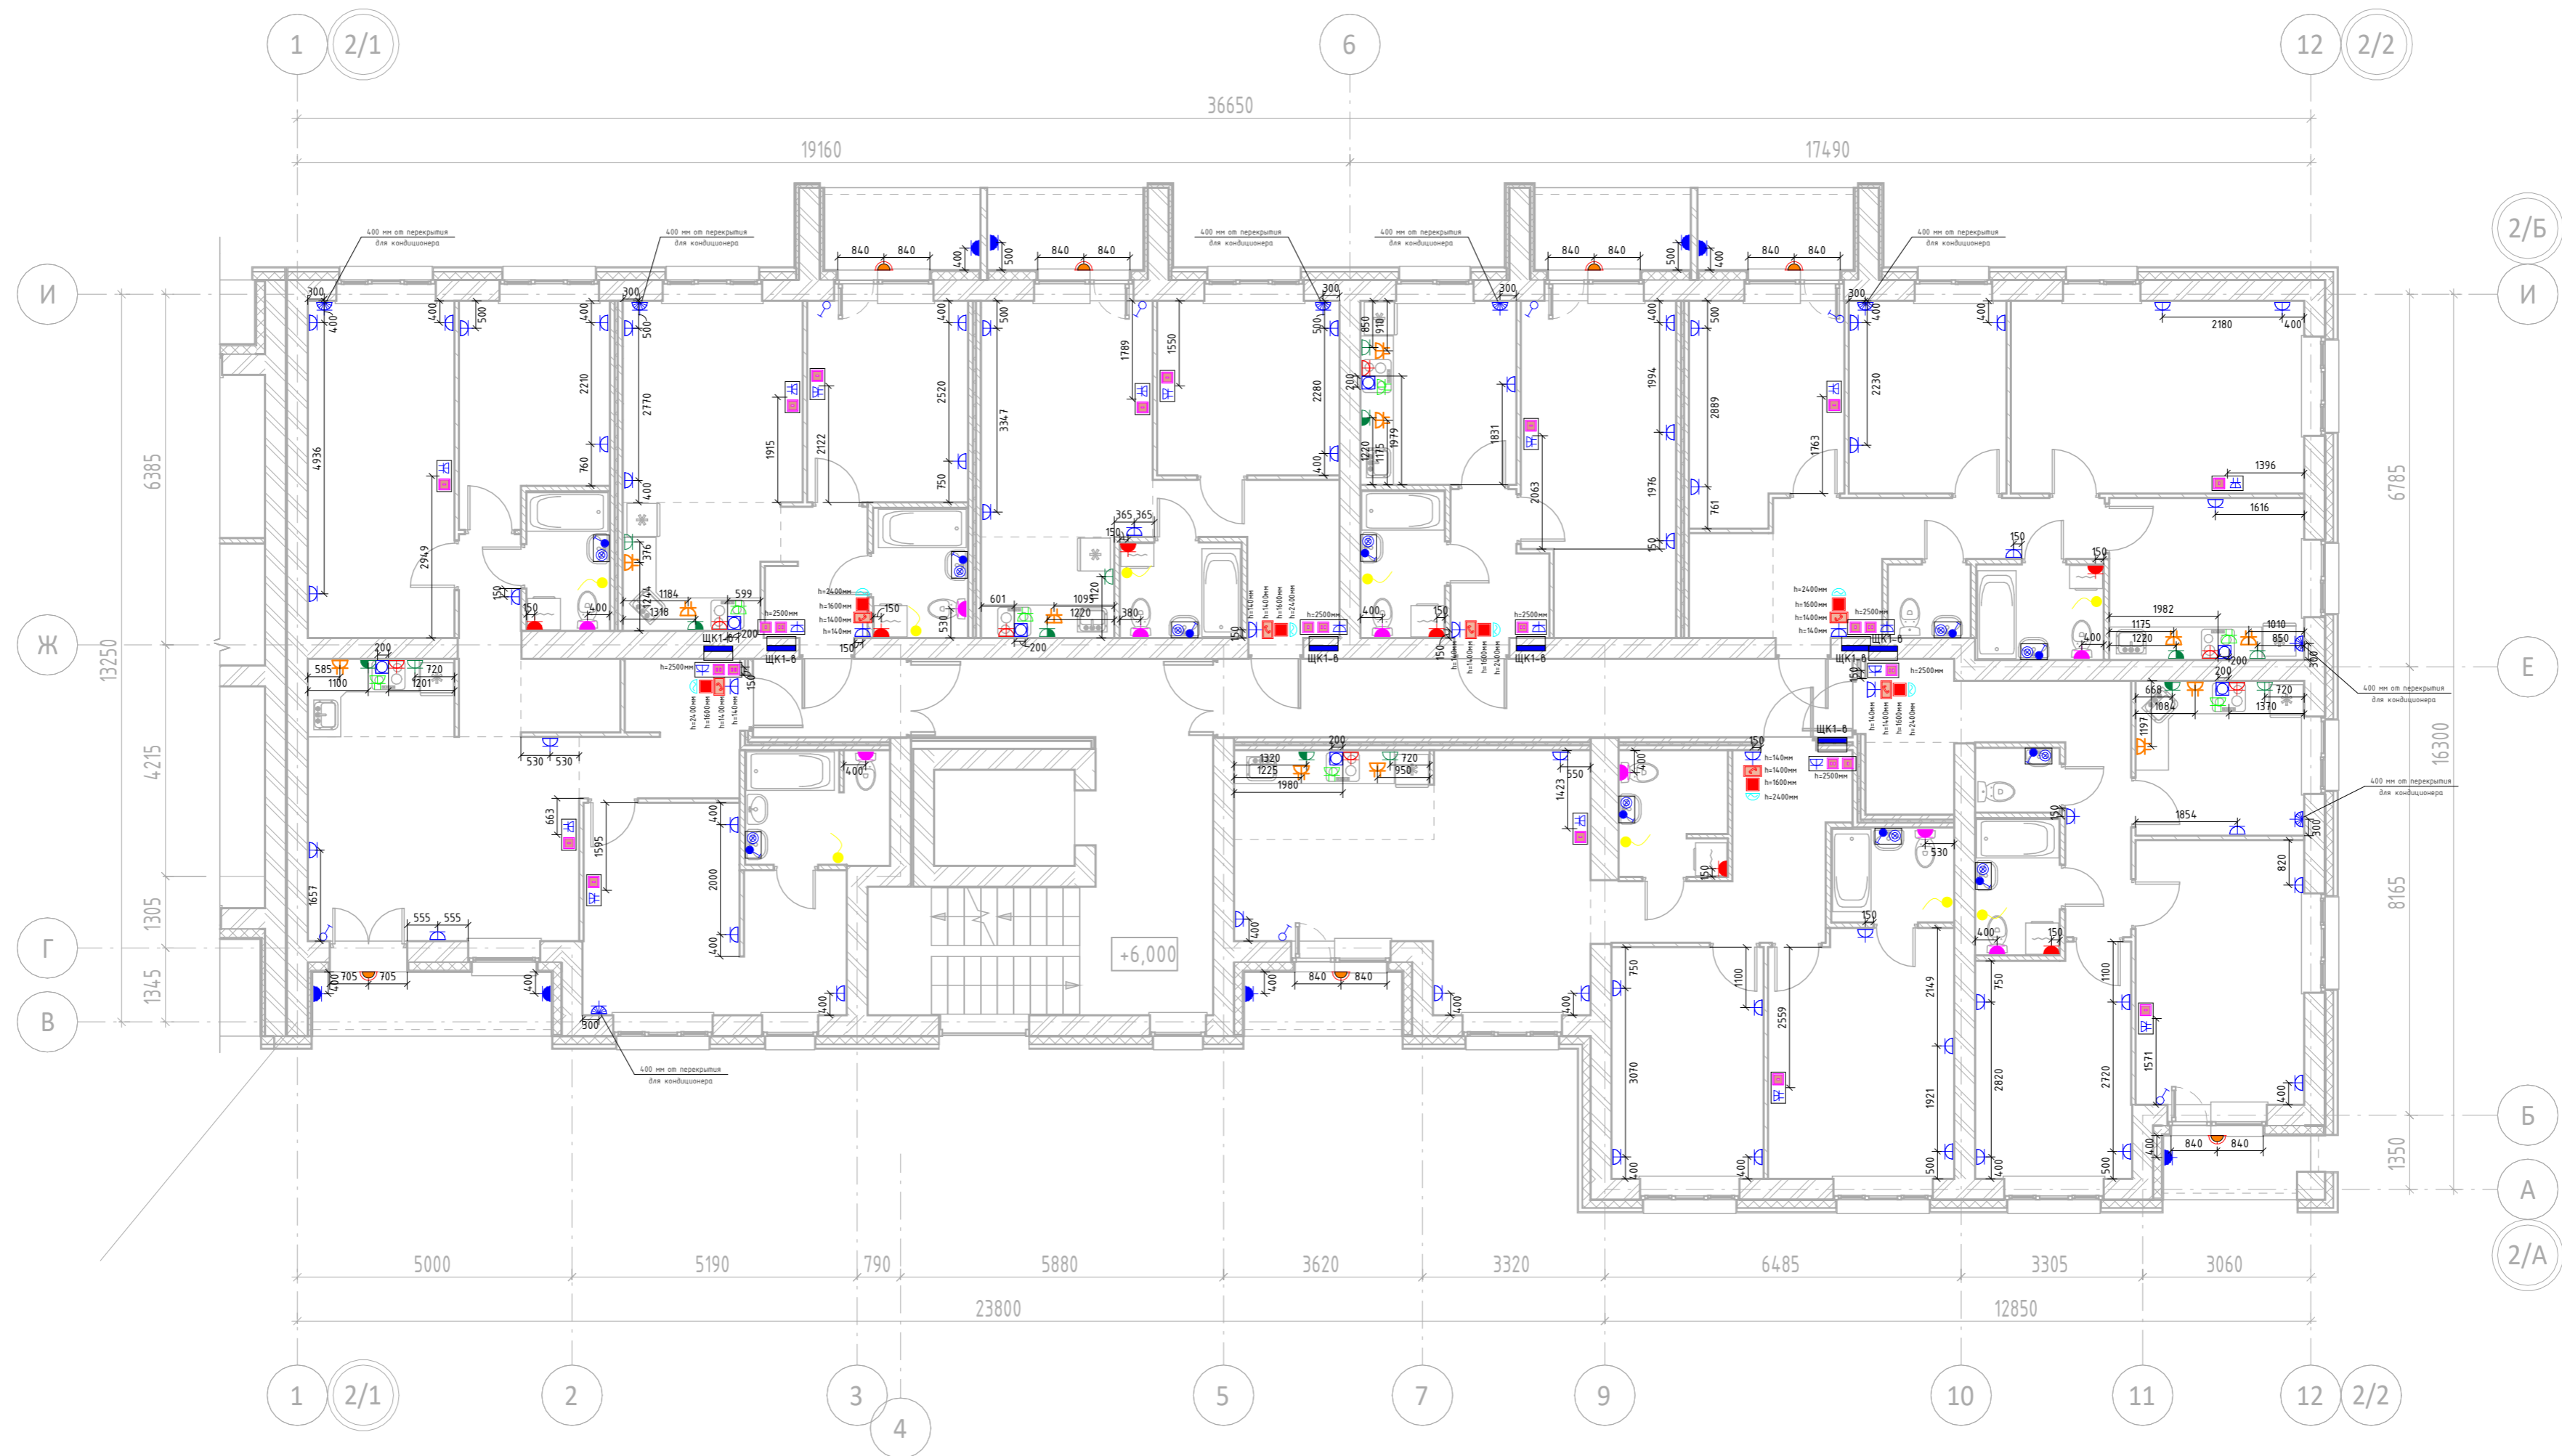

13-П/23 - ЭМ.30.Ч				
Многоквартирный жилой дом №25 в ЖК ¼Знак¼. Курова				
Изм.	Кол.уч.	Лист	№док.	Подп.
Разработал		Коврижных		09.25
Проверил				09.25
Секция 2			Р	16
Н.контр.				09.25
ГИП	Макрушин			09.25
Розеточные сети. План 3/4-го этажа.Секция №2.				
 <b>МАСШТАБ</b> Формат А2А				


Согласовано

Взам. инв. №


Подп. и дата

Инв. № подл.


План 5 этажа.  
Секция №2 (7 эт)

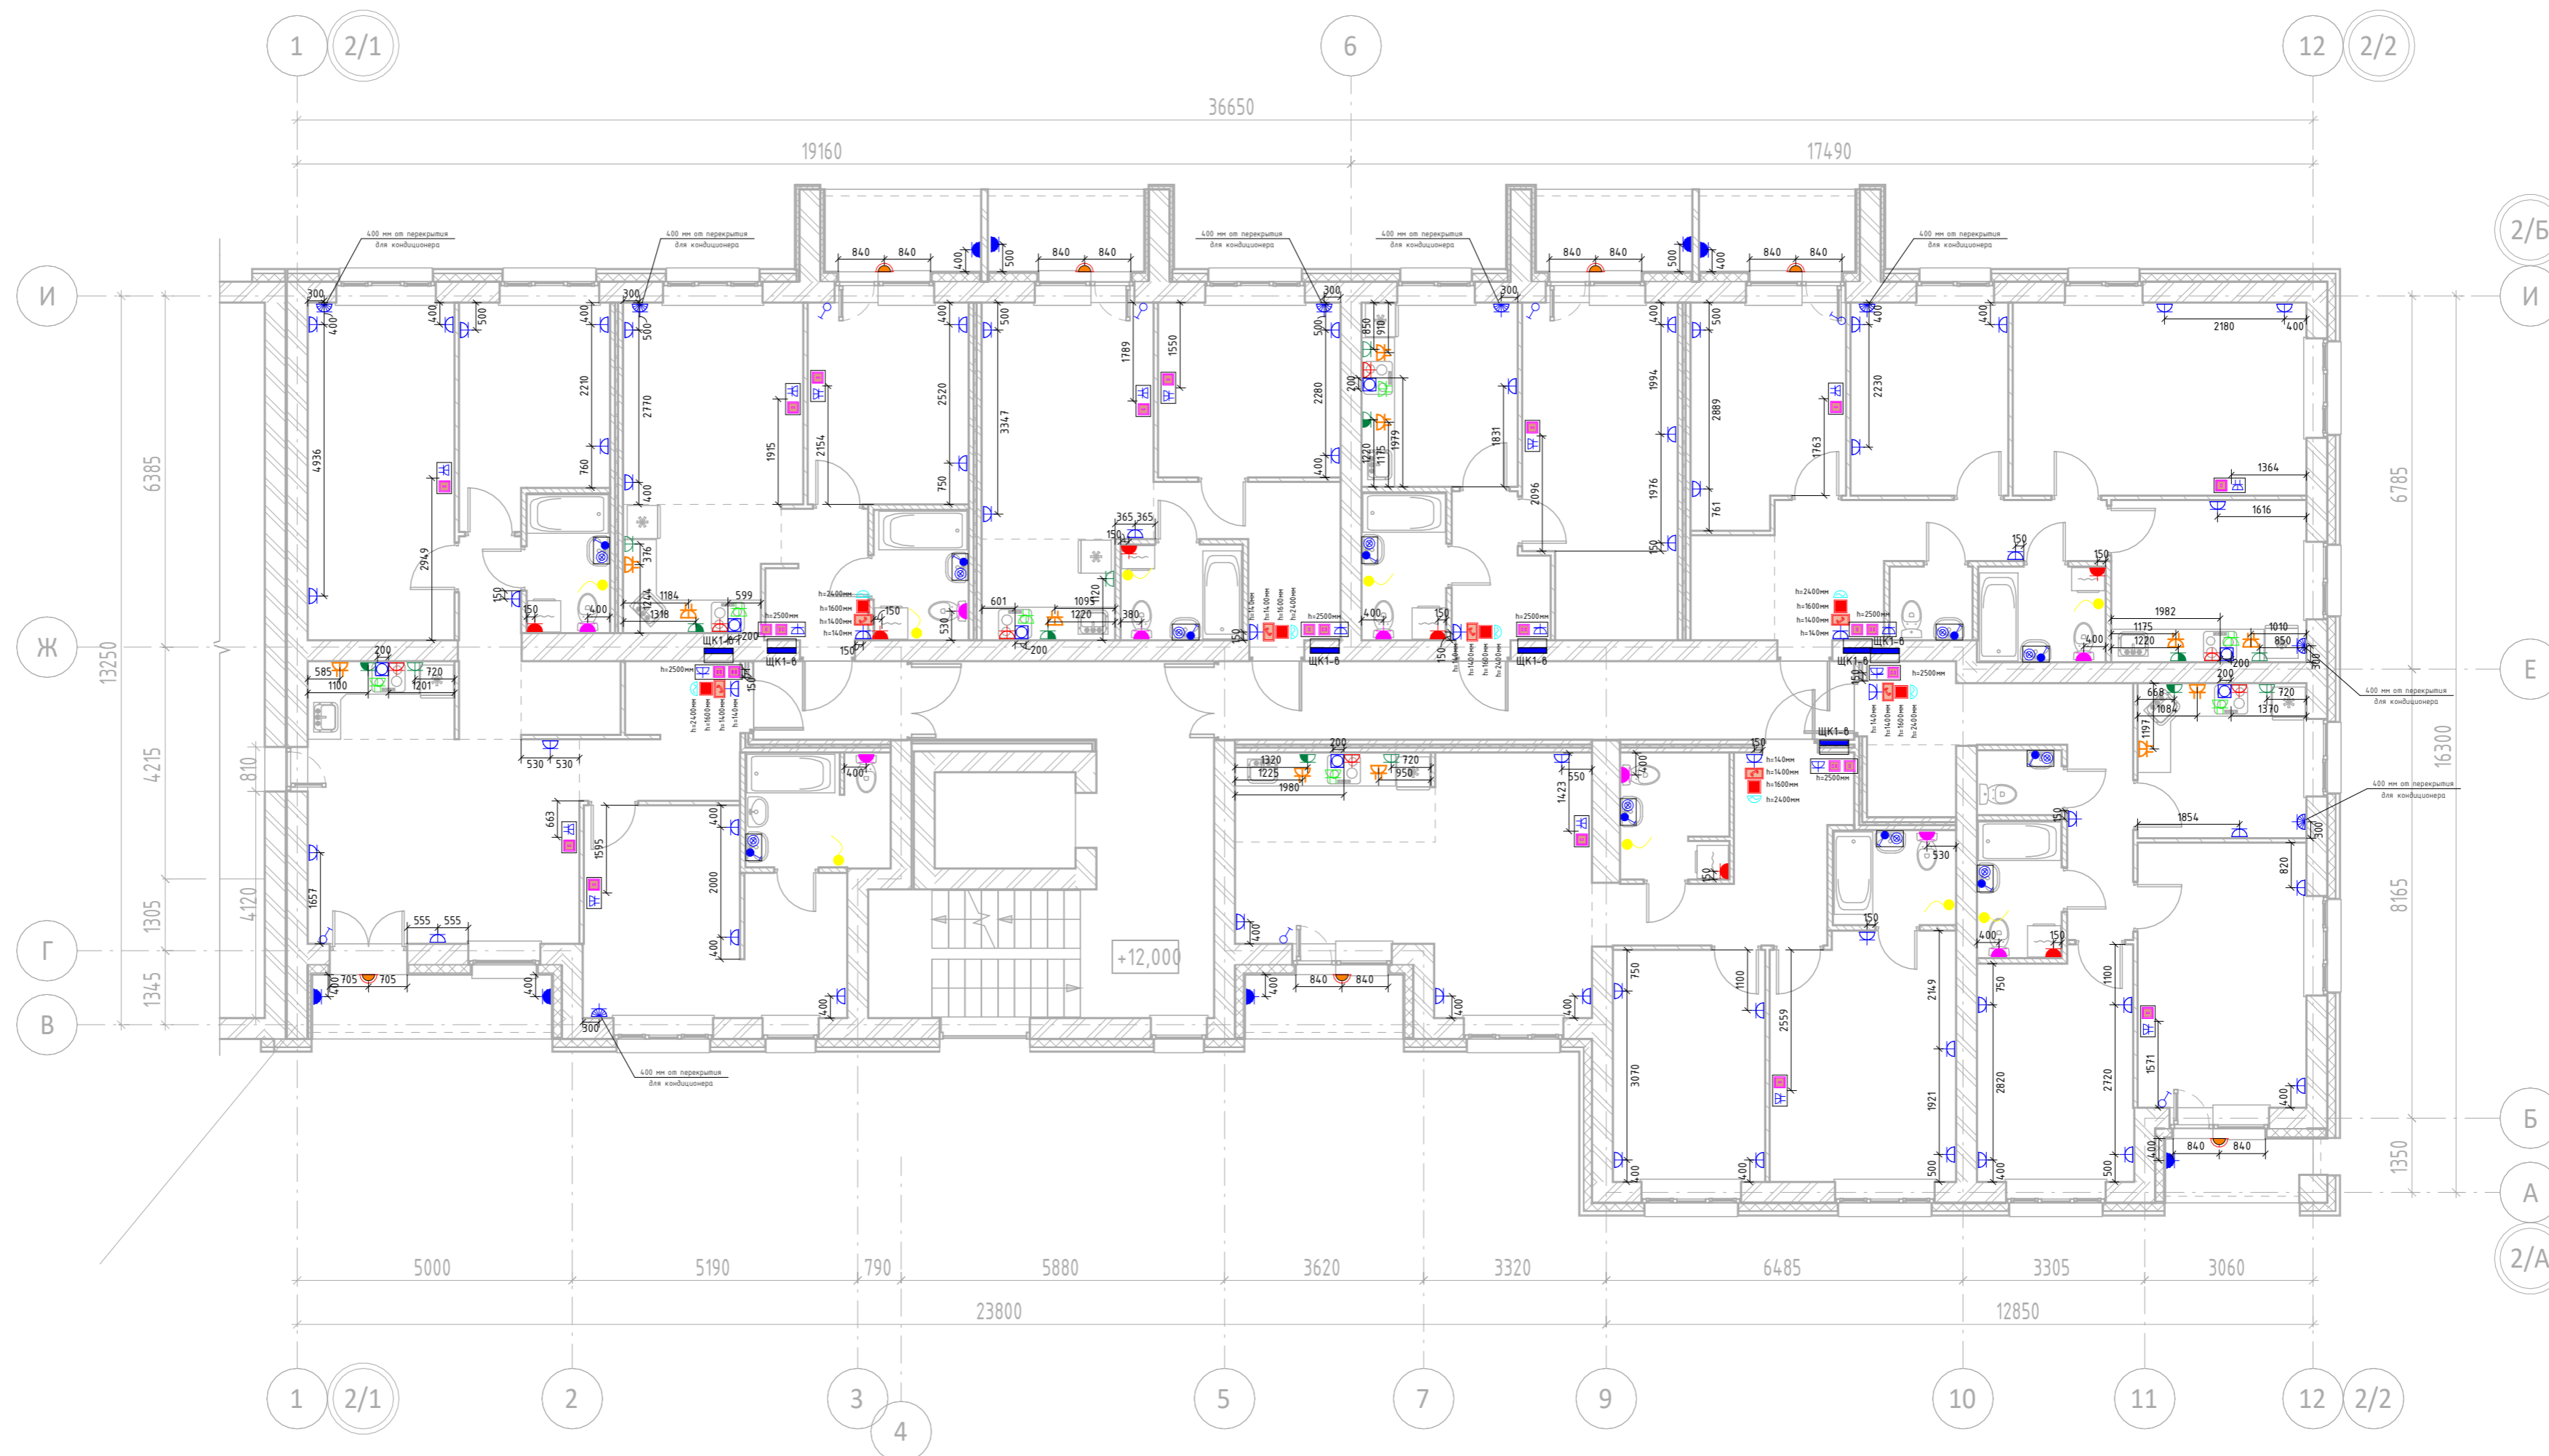

Инв. № подл.	Подп. и дата	Взам. инв. №	Согласовано

13-П/23 - ЭМ.30.Ч				
Многоквартирный жилой дом №25 в ЖК ¼Знак¼г. Кирова				
Изм.	Кол.уч.	Лист	№ док.	Подп.
Разработал	Коврижных	09.25		
Проверил		09.25		
Н.контр.		09.25		
ГИП	Макрушин	09.25		
Секция 2			Стадия	Лист
Розеточные сети. План 5-го этажа.Секция №2.			Р	17
Листов			Листов	
Листов			Листов	
 <b>МАСШТАБ</b> Формат А2А				

План 6/7 этажа.  
Секция №2 (7 эт)

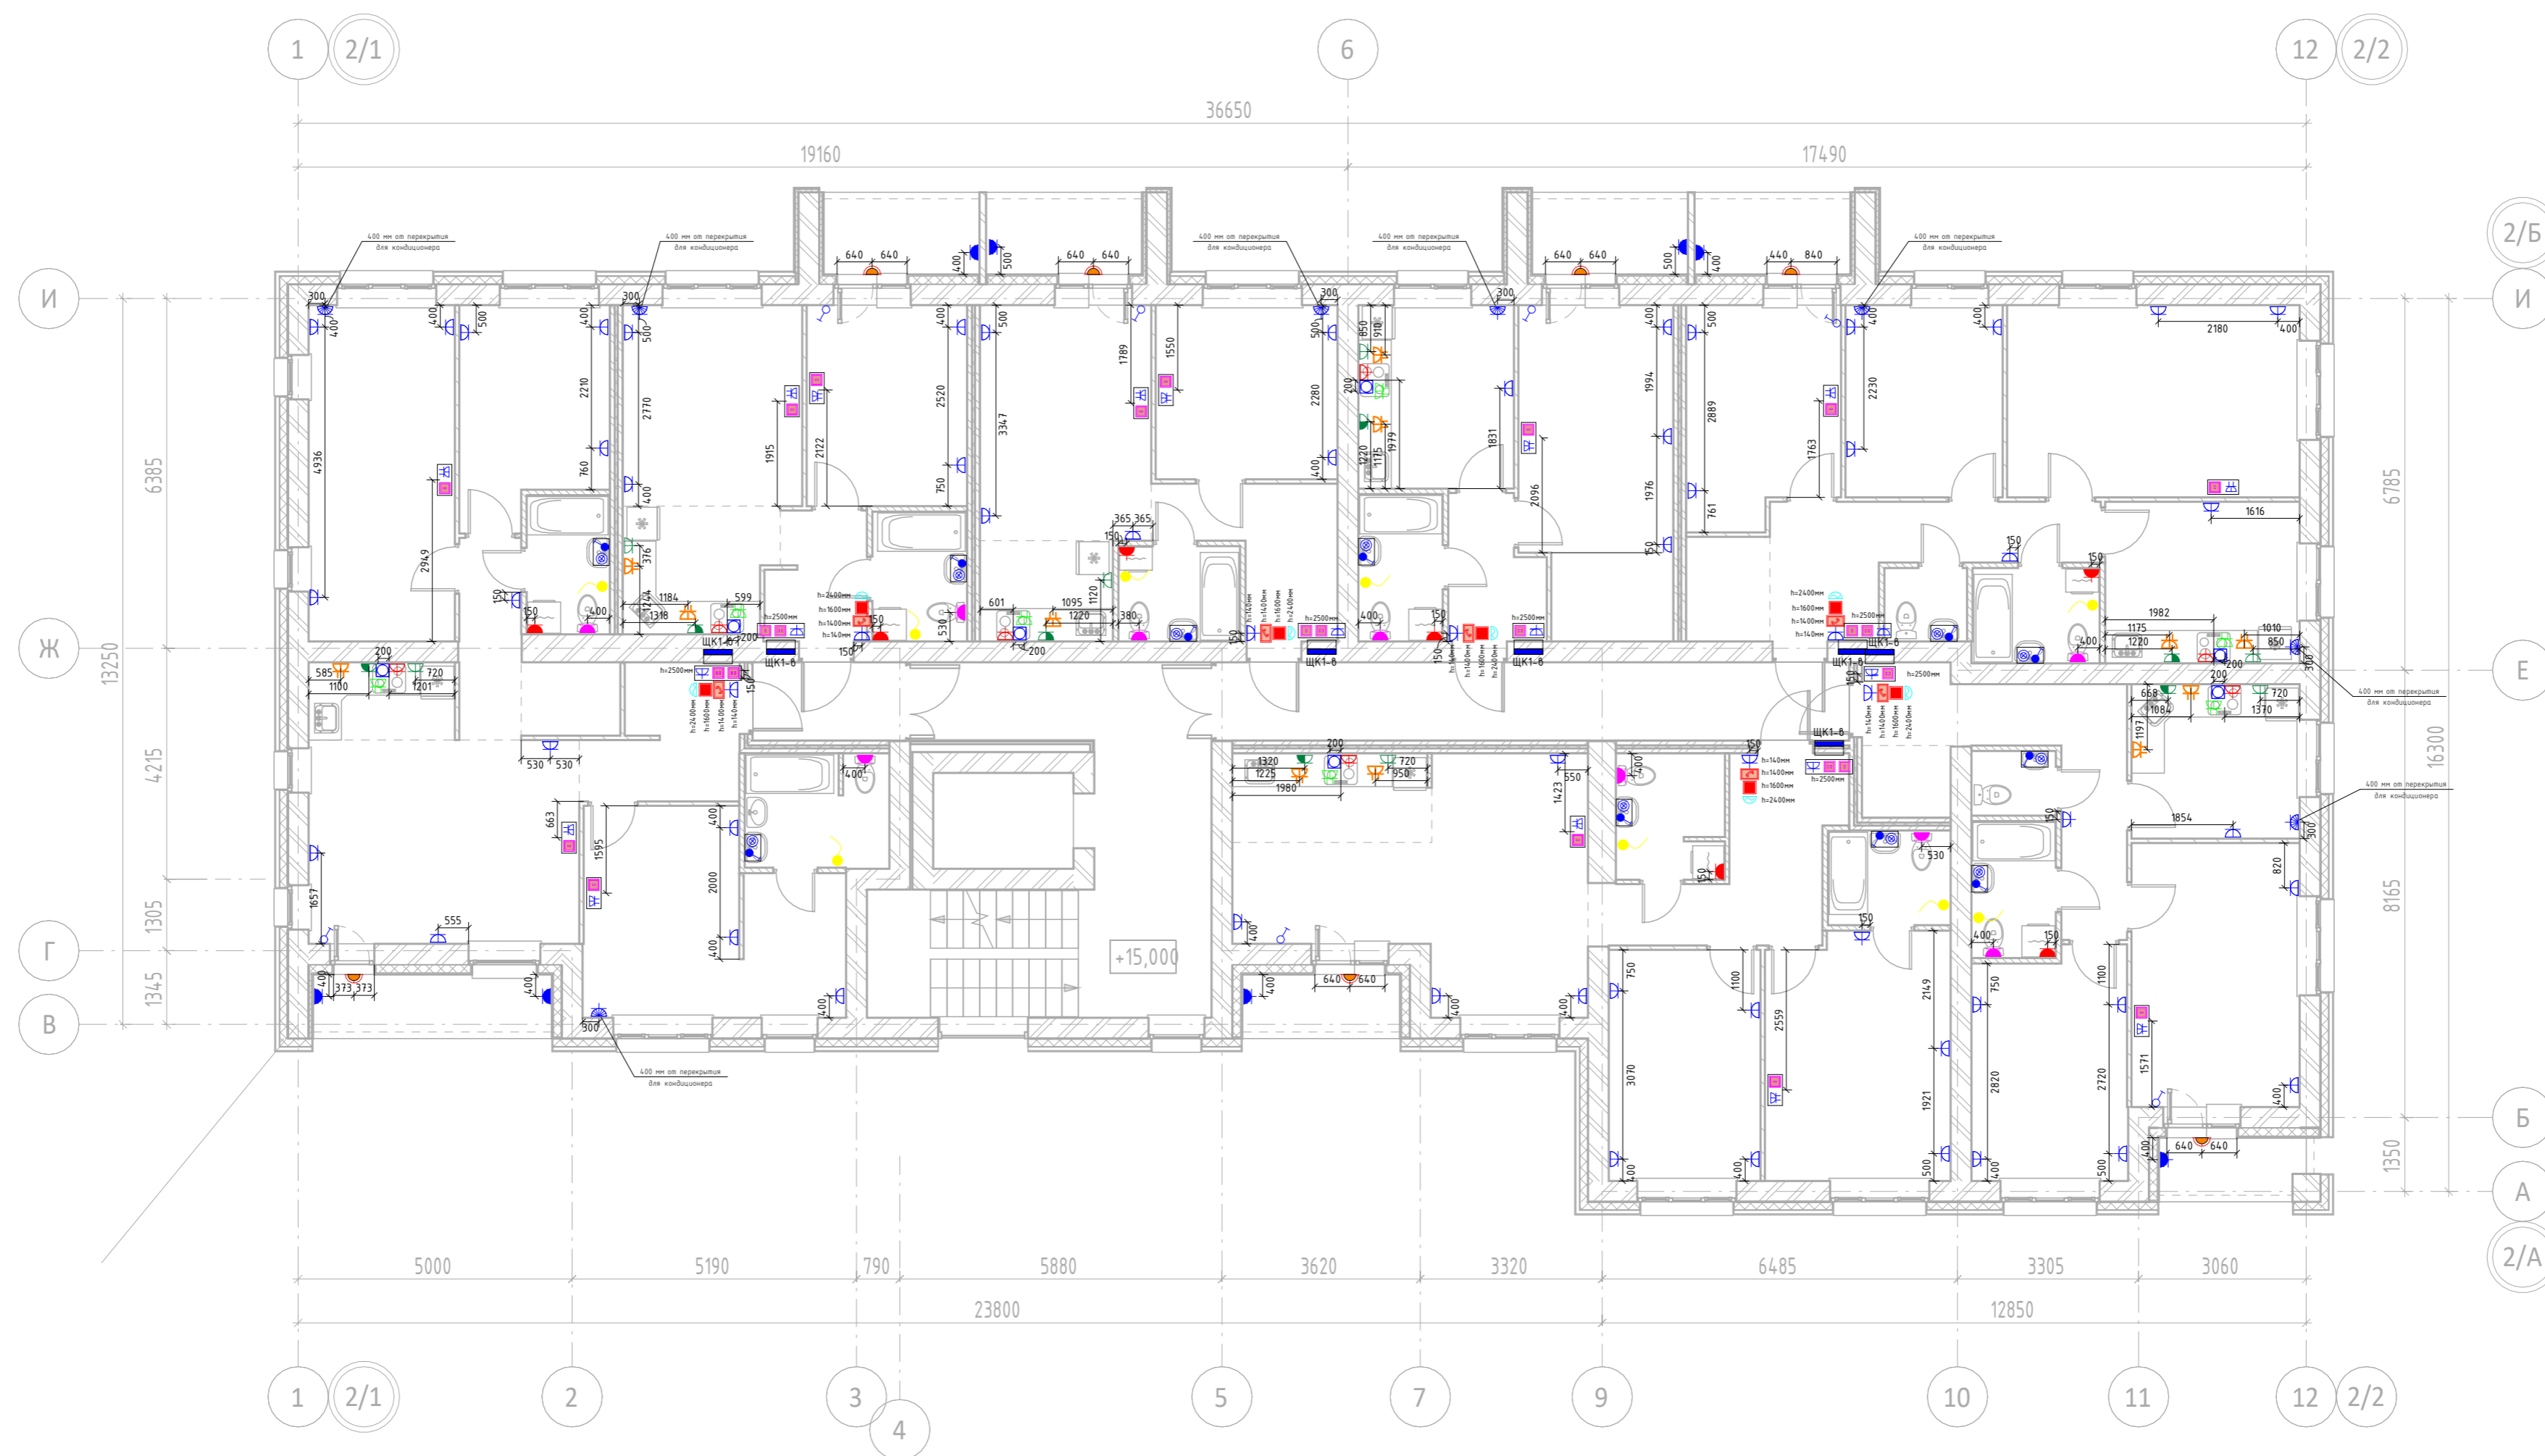

13-П/23 - ЭМ.30.Ч					
Многоквартирный жилой дом №25 в ЖК ¼Знак¼г. Кирова					
Изм.	Кол.уч.	Лист	№ док.	Подп.	Дата
Разработал		Коврижных			09.25
Проверил					09.25
Секция 2				Стадия	Лист
				Р	18
				Листов	
				Розеточные сети. План 6-го этажа. Секция №2.	
Н.контр.					09.25
ГИП		Макрушин			09.25



Формат А2А

Инв. № подл.	Подп. и дата	Взам. инв. №	Согласовано