


Экспликация помещений подвала

Номер помещения	Наименование	Площадь, м ²	Кат. помещения
0.1	Техническое помещение	37.4	
0.2	Техническое помещение	37.7	
0.3	Техническое помещение	41.0	
0.4	Техническое помещение	53.8	
0.5	Техническое помещение	36.0	
0.6	Техническое помещение	83.6	
0.7	Техническое помещение	95.5	
0.8	Техническое помещение	37.5	

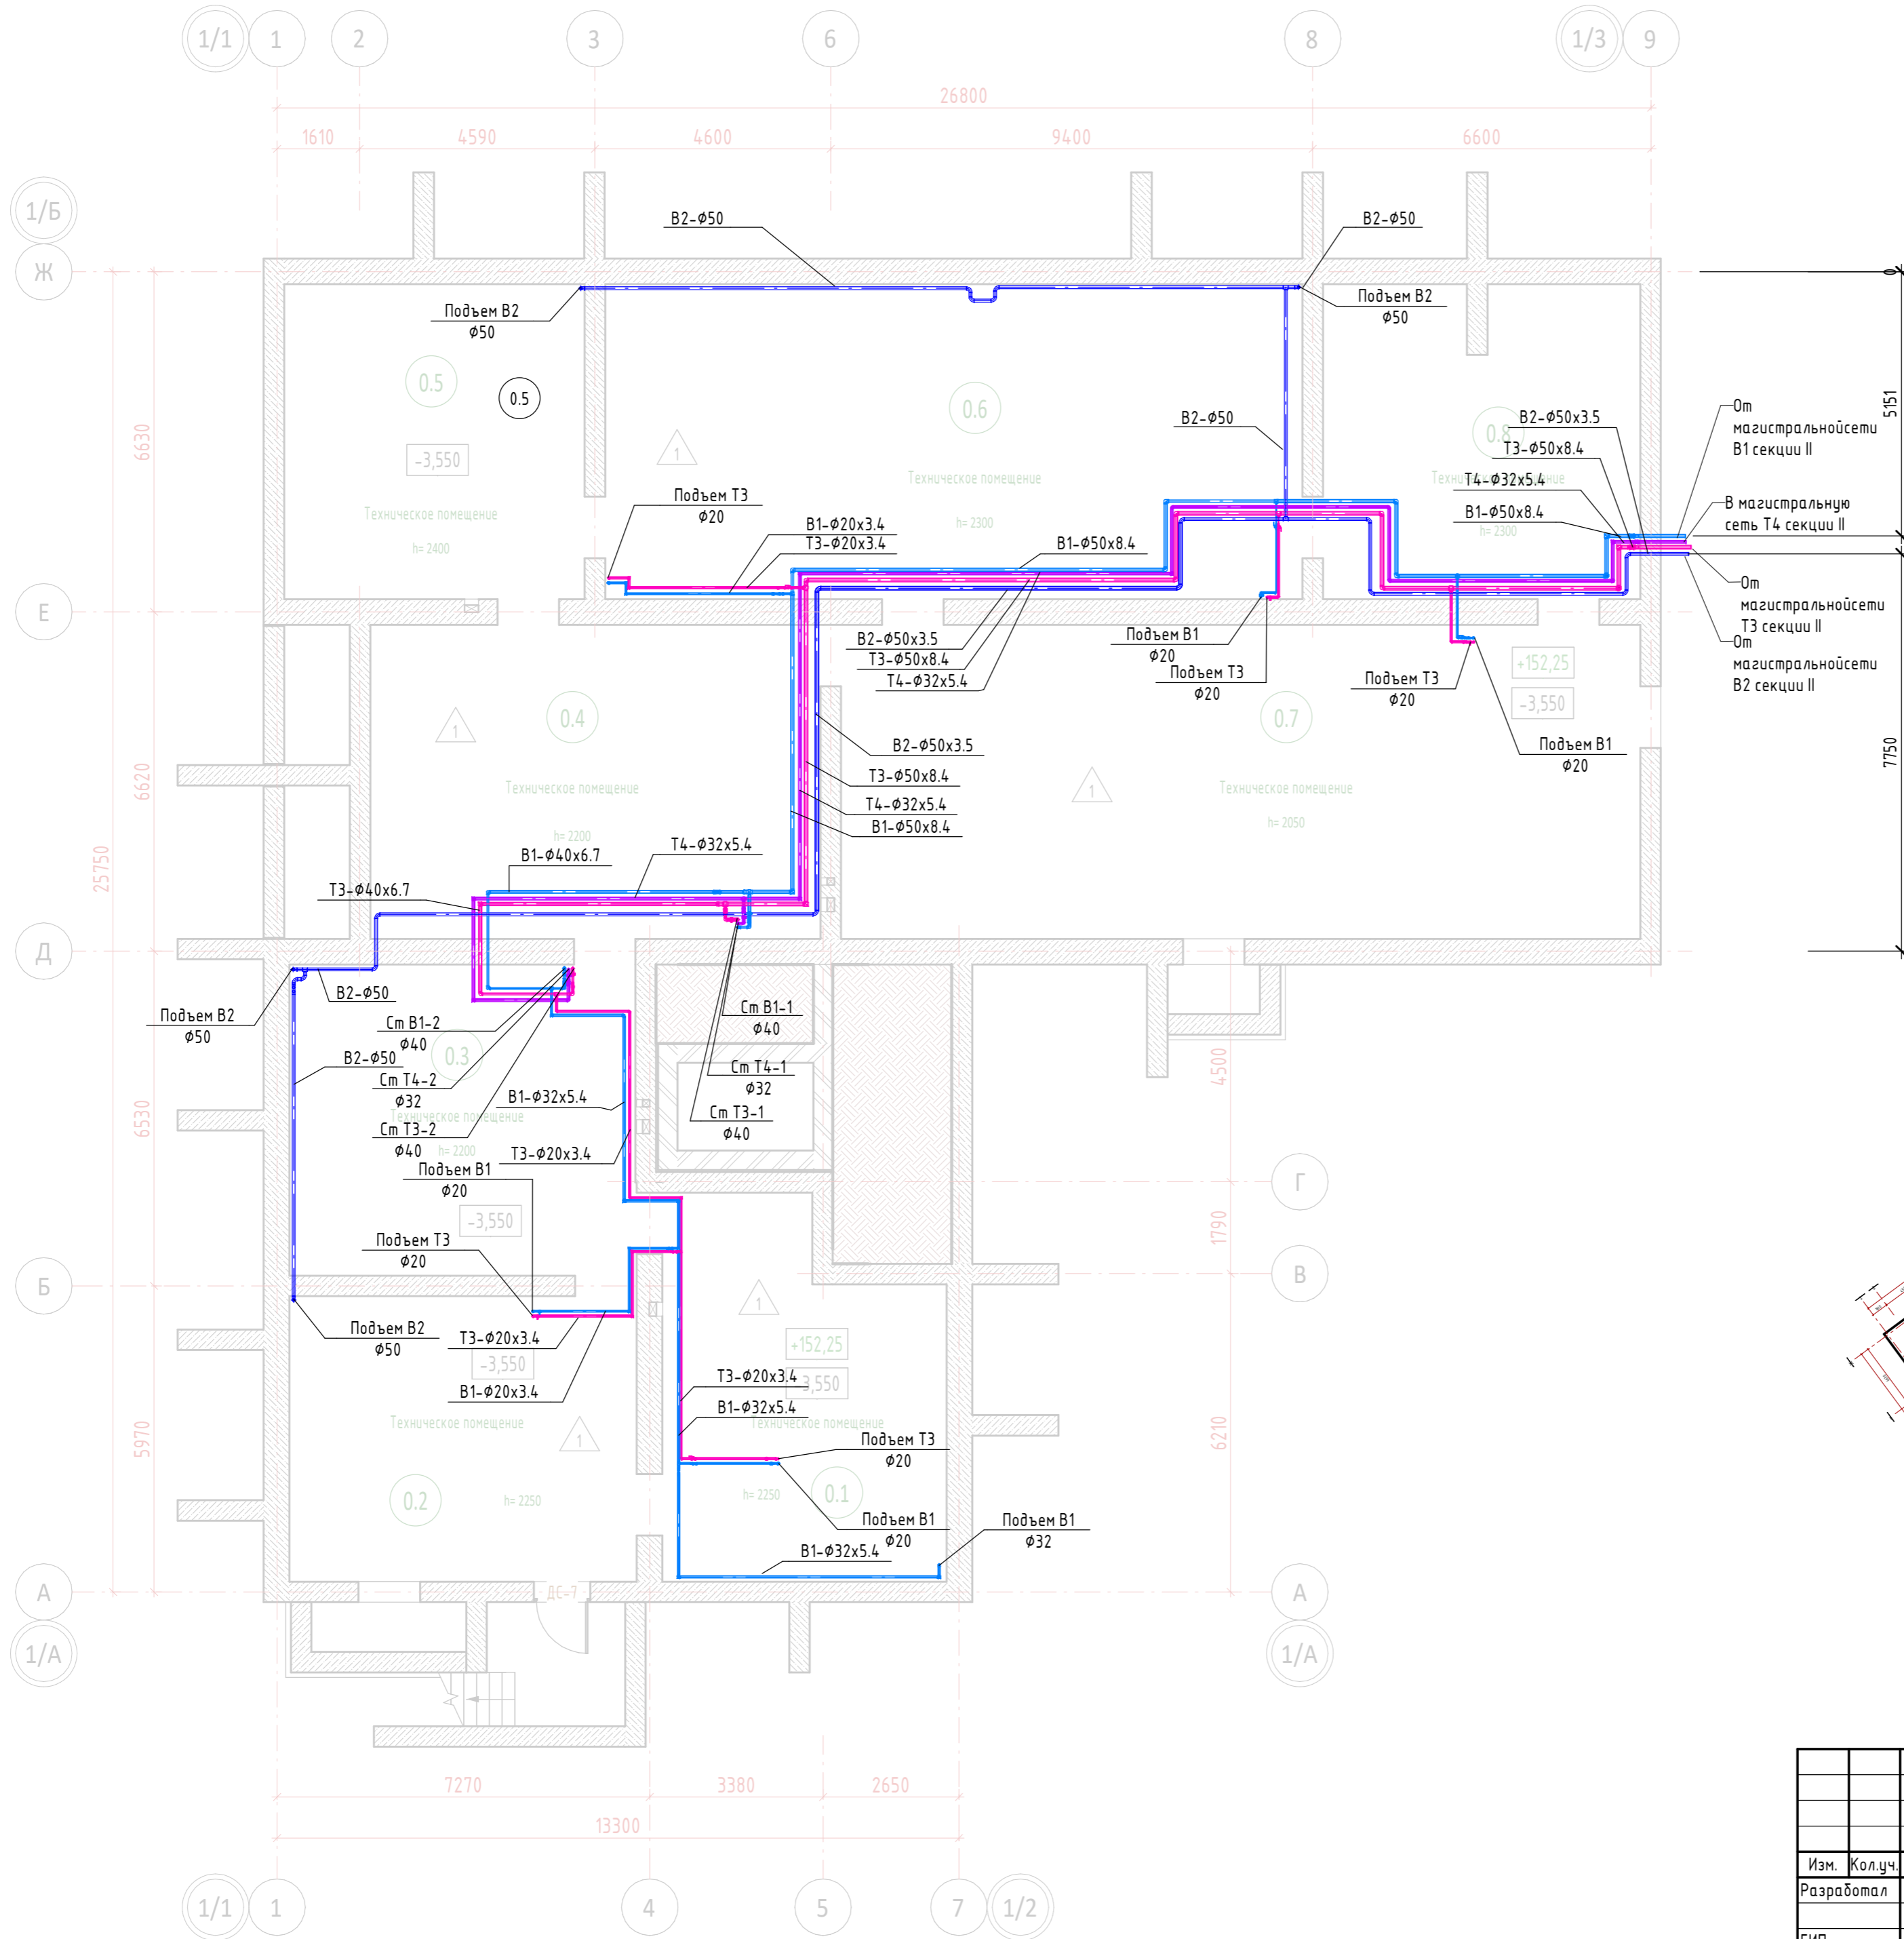


0м магистральной сети В1 секции II
 В магистральную сеть Т4 секции II
 0м магистральной сети Т3 секции II
 0м магистральной сети В2 секции II

Схема расположения секций




Согласовано					
Согласовано					
Инв. № подл.	Подп. и дата	Взам. инв. №			

12-П/23 - ВК					
«Многоквартирный жилой дом №24 в Жк «Знак» г. Кирова (11 очередь строительства)»					
Изм.	Кол.ч.	Лист	№ док.	Подп.	Дата
Разработал	Юмагулова				09.23
ГИП	Скворцова				
Н. контр.	Грудцын				
Секция I.				Стадия	Лист
				Р	3
Листов					
План подвала. Системы В1 В2 Т3 Т4					

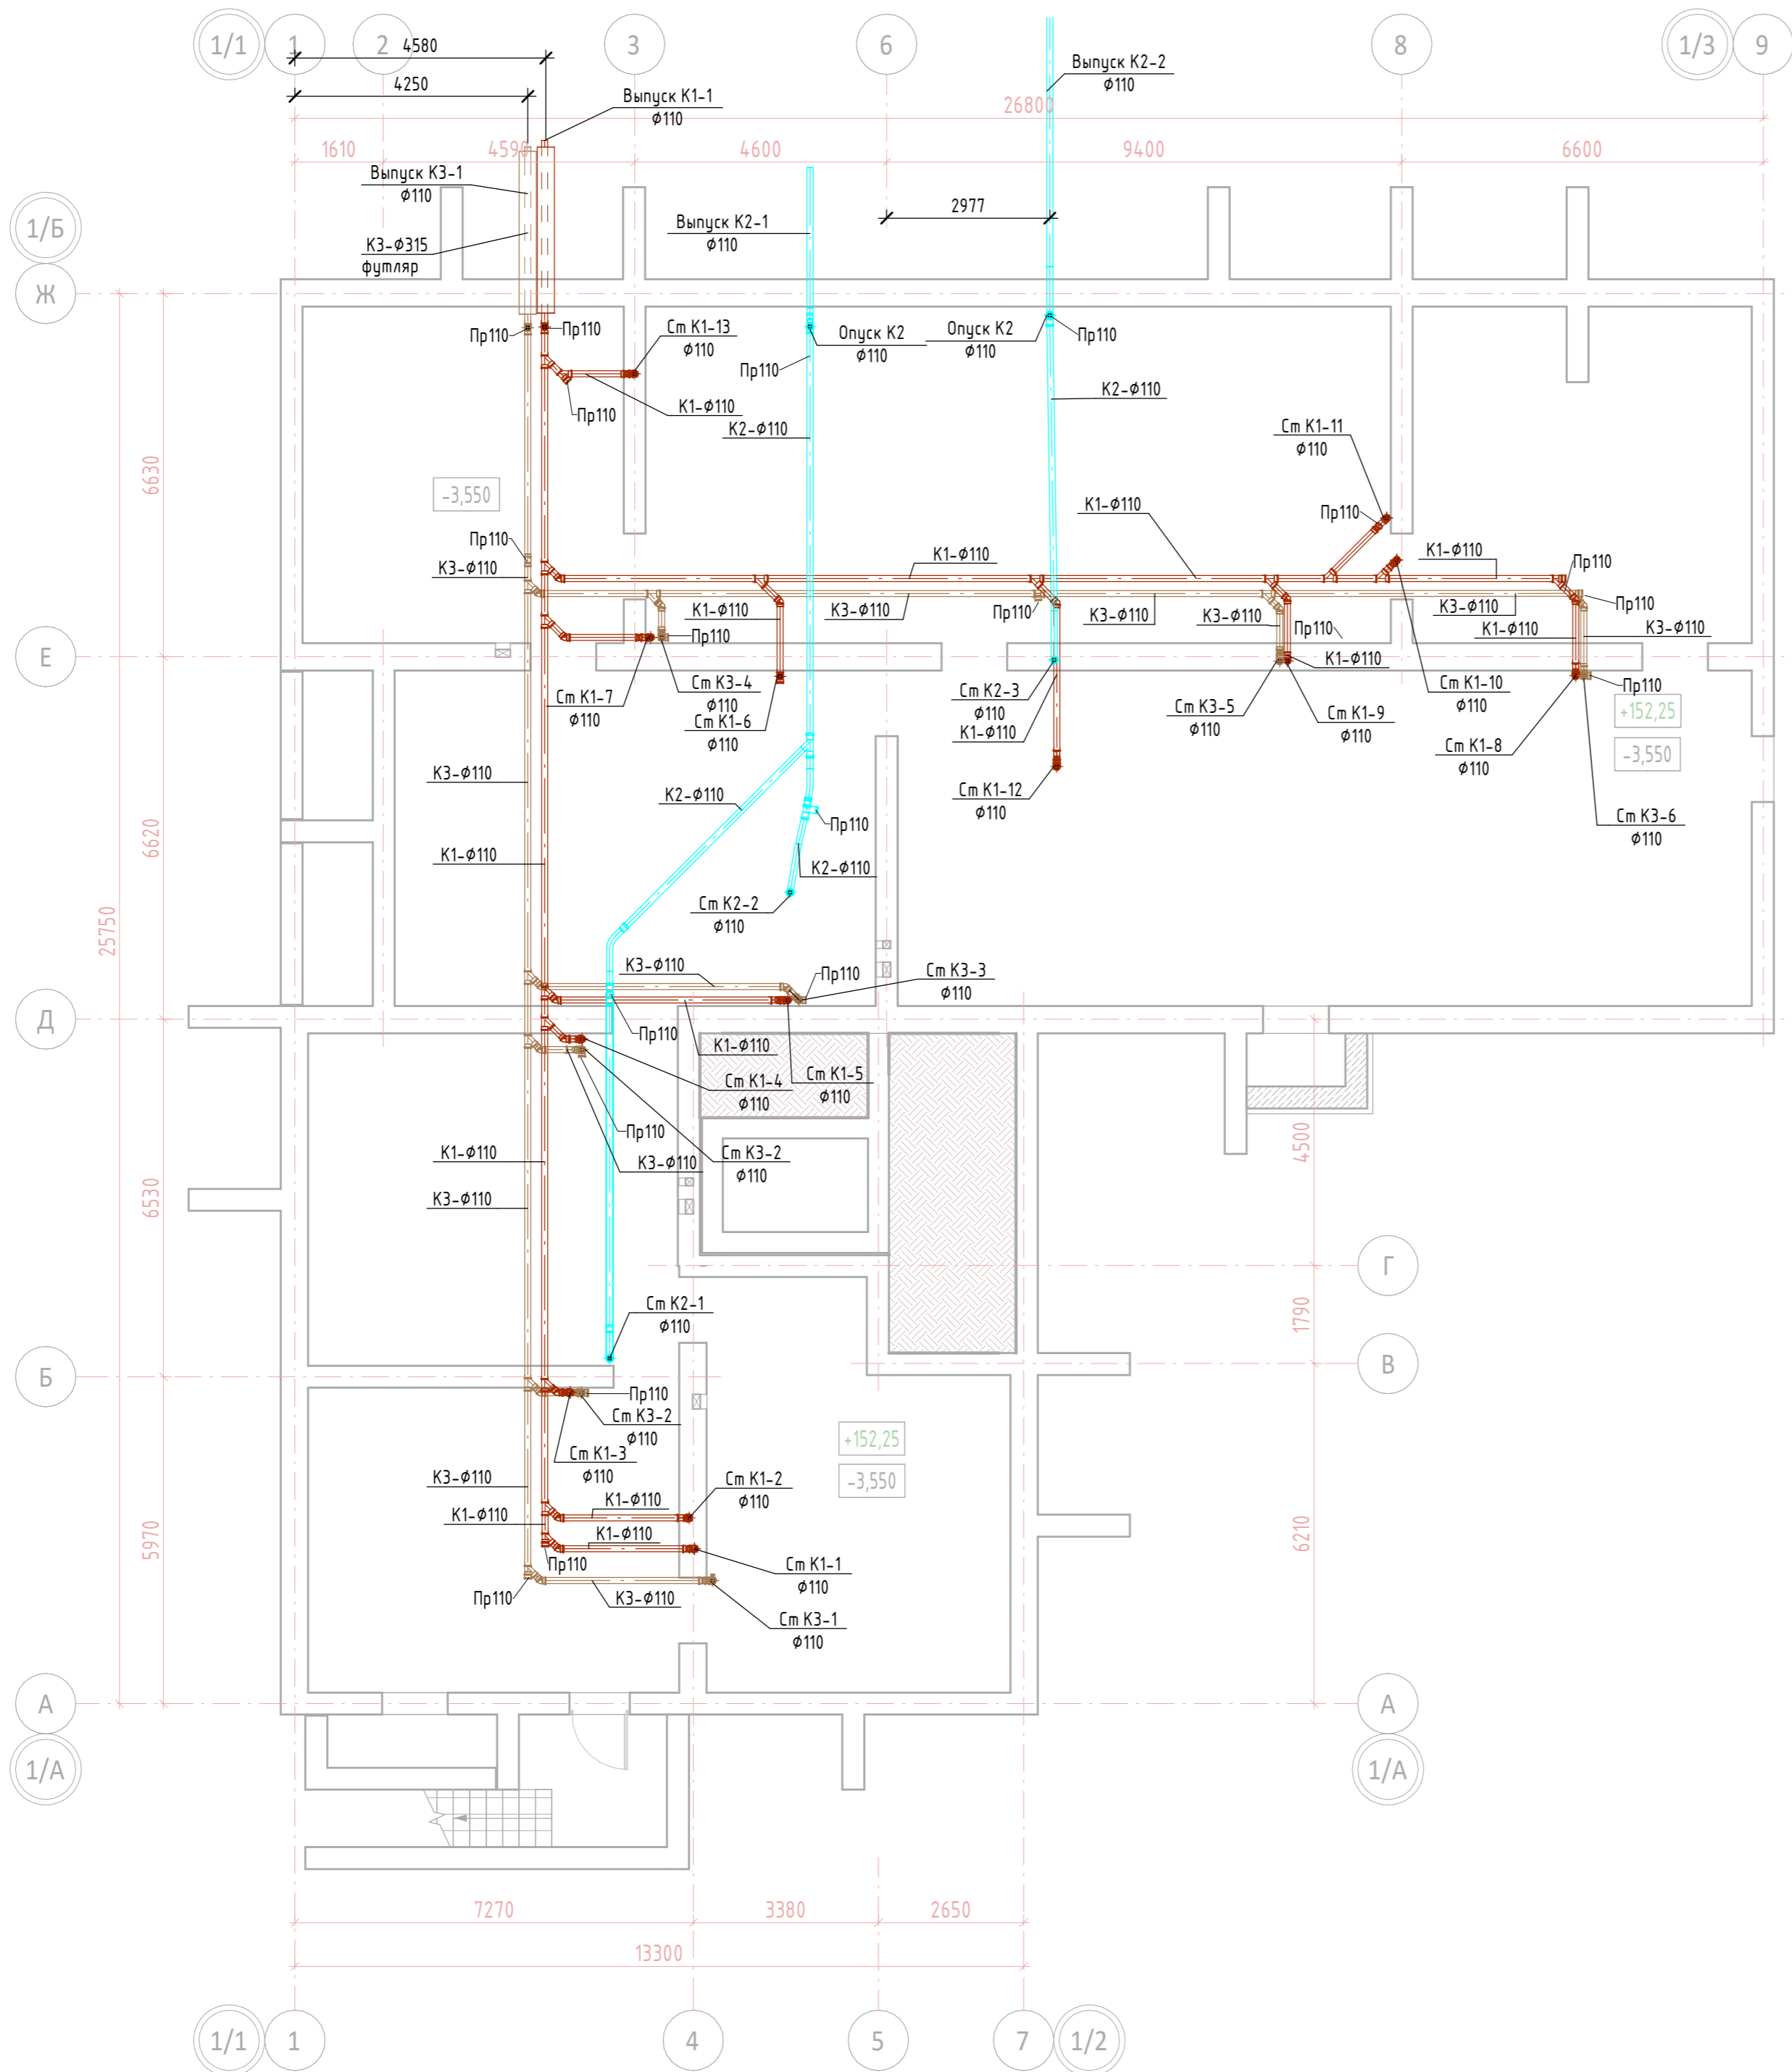

Экспликация помещений подвала


Номер помеще-ния	Наименование	Площадь, м ²	Кат. поме-ще-ния
0.1	Техническое помещение	37.4	
0.2	Техническое помещение	37.7	
0.3	Техническое помещение	41.0	
0.4	Техническое помещение	53.8	
0.5	Техническое помещение	36.0	
0.6	Техническое помещение	83.6	
0.7	Техническое помещение	95.5	
0.8	Техническое помещение	37.5	

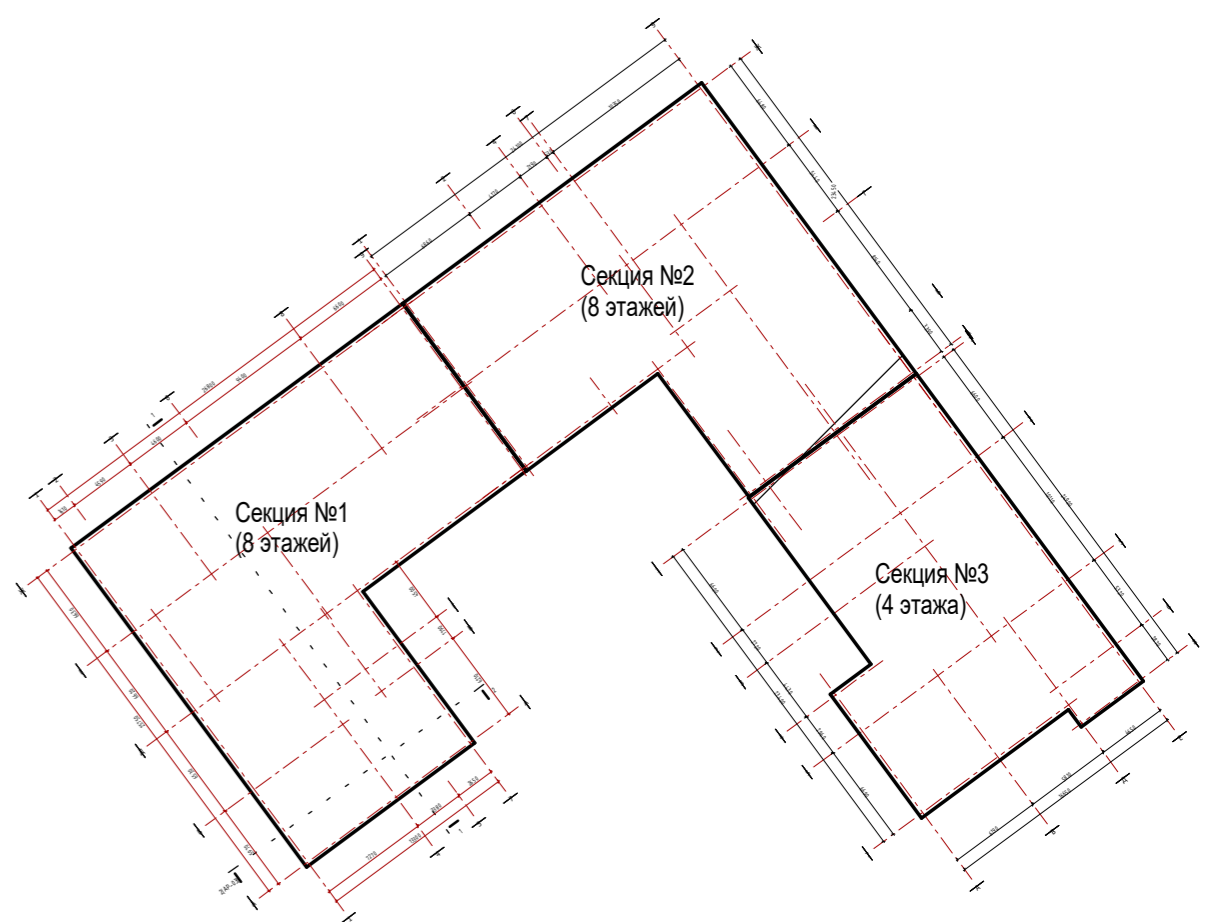

Согласовано					
Согласовано					
Инв. № подл.	Подп. и дата	Взам. инв. №			


12-П/23 - ВК					
«Многоквартирный жилой дом №24 в Жк «Знак» г. Кирова (11 очередь строительства)»					
Изм.	Кол.ч.	Лист	№ док.	Подп.	Дата
Разработал	Юмагулова				
ГИП	Скворцова				
Н. контр.	Грудцын				
Секция I.			Стадия	Лист	Листов
			Р	4	
План подвала. Системы К1, К2, К3					

Экспликация помещений 1-го этажа

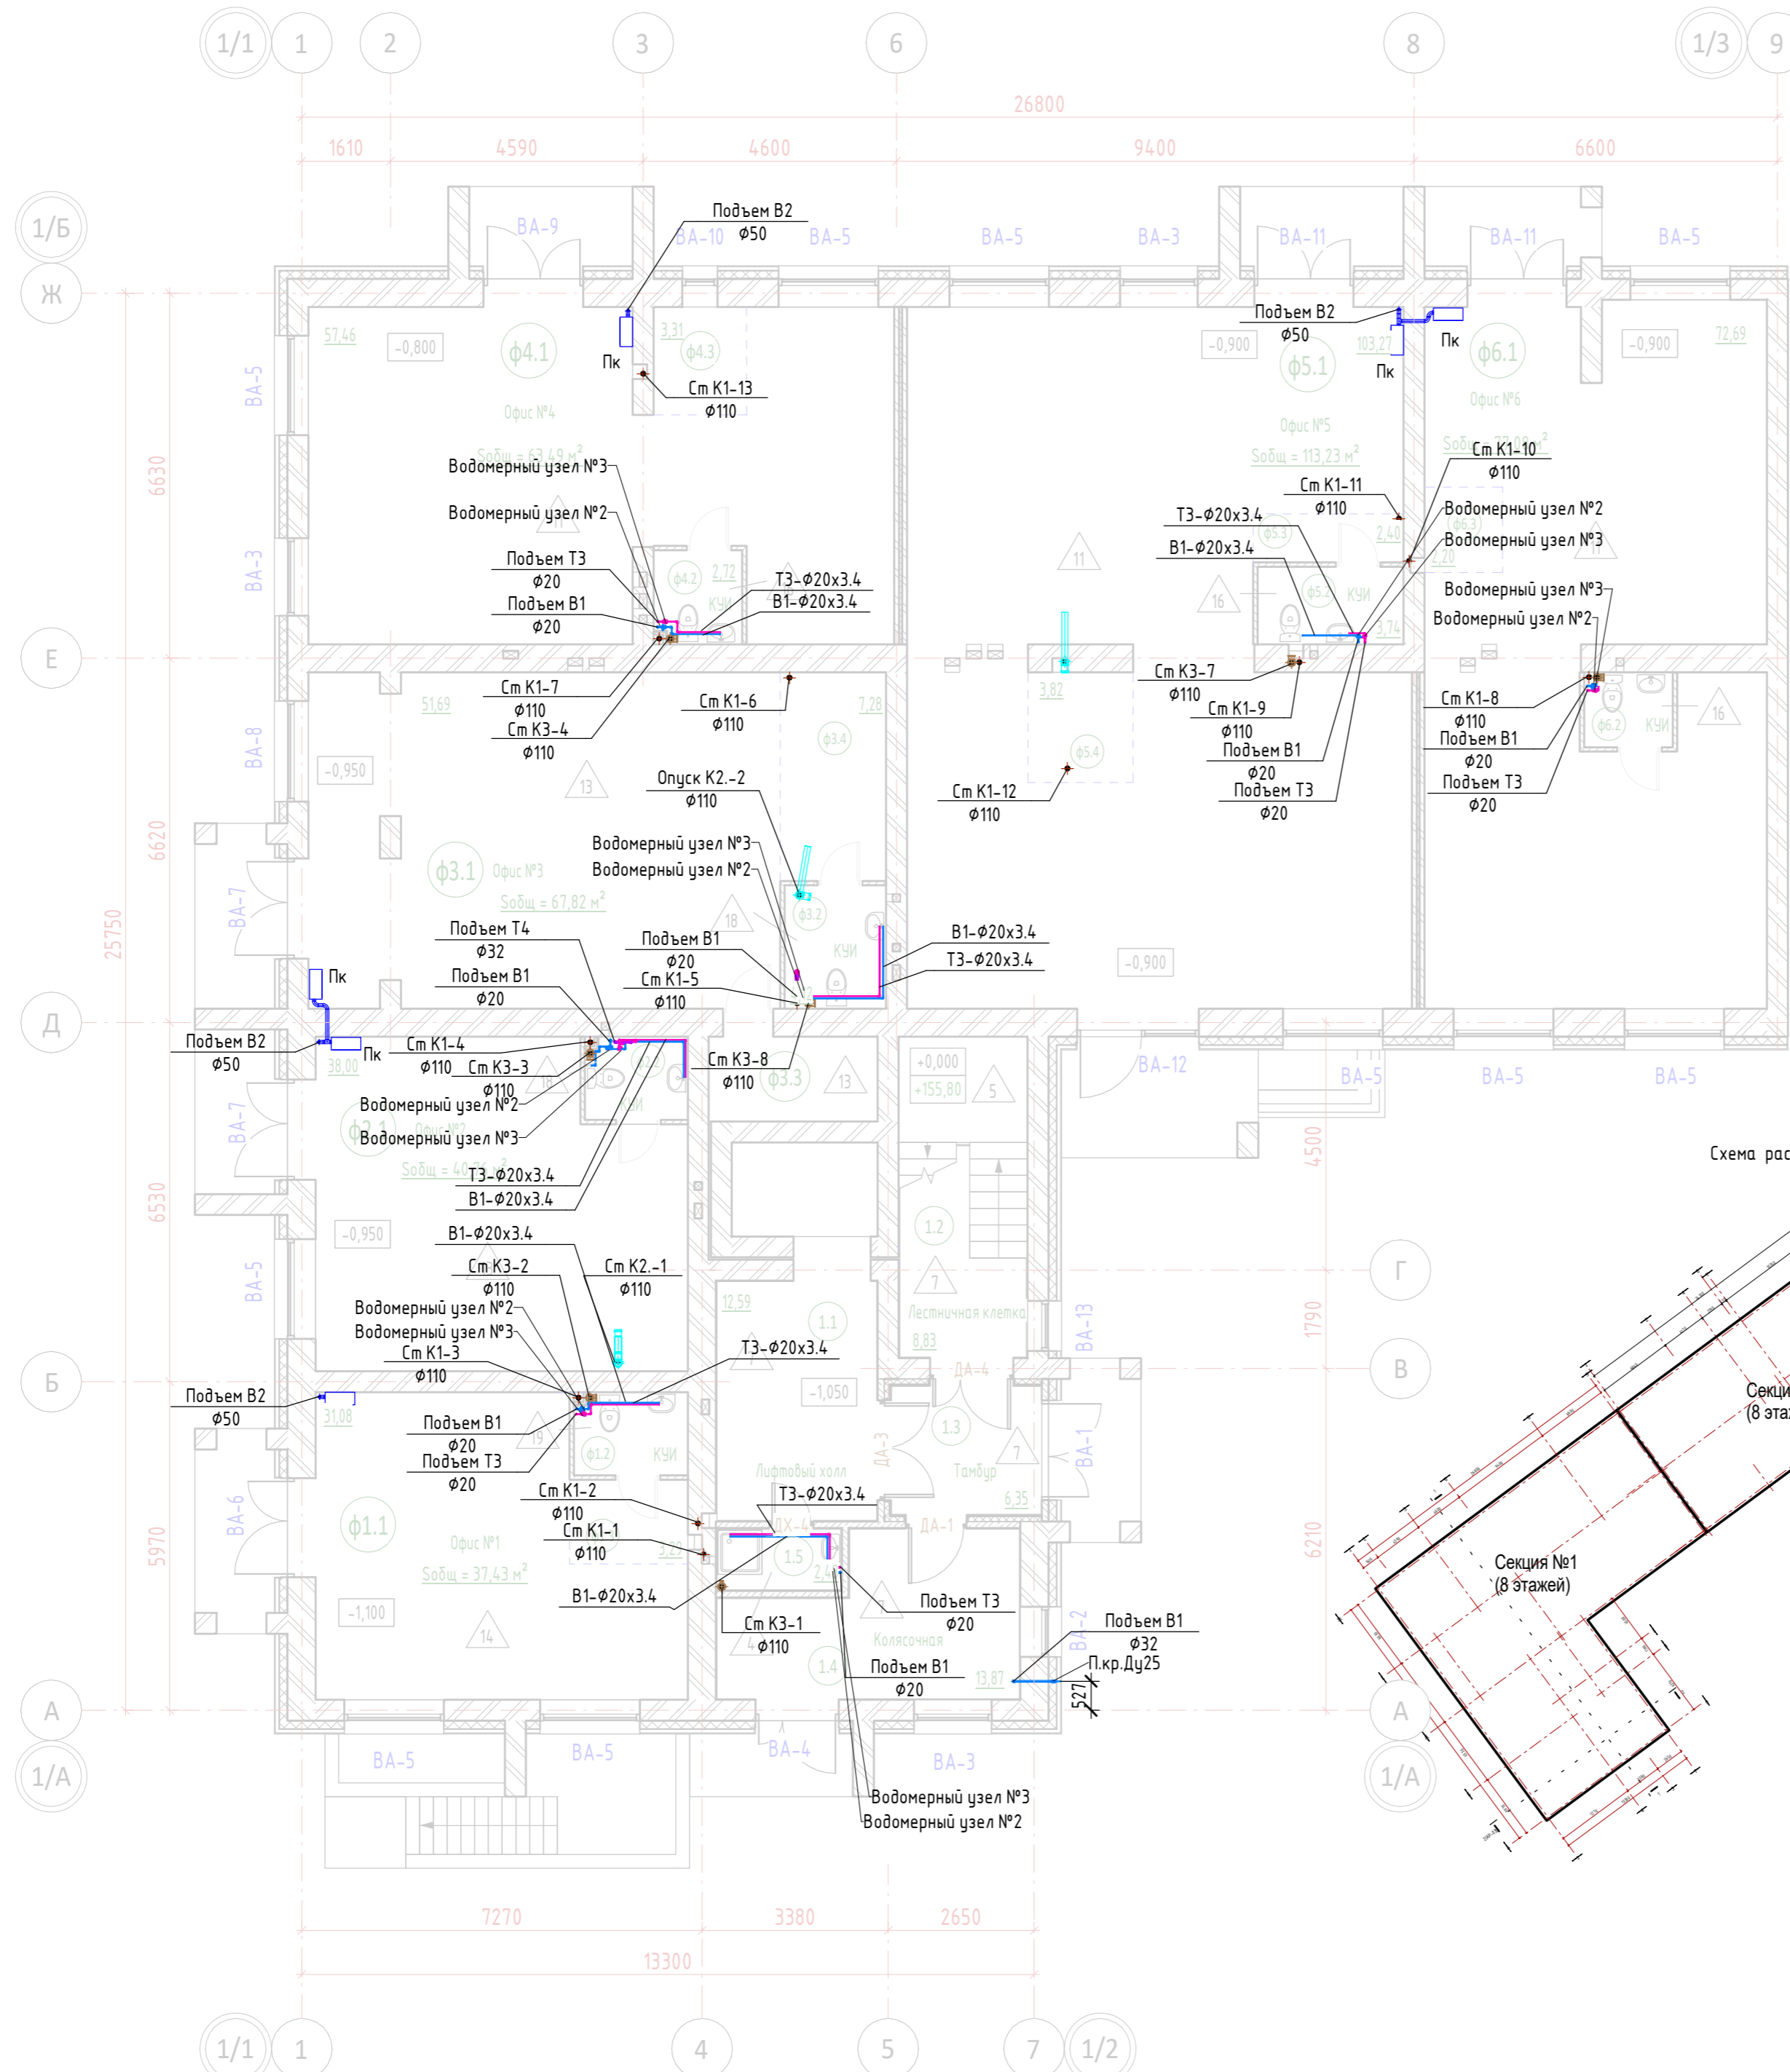

Номер помещения	Наименование	Площадь, м²	Кат. помещения
МОПы			
1.1	Лифтовый холл	12.6	
1.2	Лестничная клетка	8.8	
1.3	Тамбур	6.4	
1.4	Колясочная	13.9	
1.5	КУИ	2.5	
Офис №1			
ф1.1	Офис №1	31.1	
ф1.2	КУИ	3.1	
ф1.3	Зона подсобных помещений	3.3	
Офис №2			
ф2.1	Офис №2	38.0	
ф2.2	КУИ	2.8	
Офис №3			
ф3.1	Офис №3	51.7	
ф3.2	КУИ	4.1	
ф3.3	Подсобное помещение	4.7	
ф3.4	Зона подсобных помещений	7.3	
Офис №4			
ф4.1	Офис №4	57.5	
ф4.2	КУИ	2.7	
ф4.3	Зона подсобных помещений	3.3	
Офис №5			
ф5.1	Офис №5	103.3	
ф5.2	КУИ	3.7	
ф5.3	Зона подсобных помещений	2.4	
ф5.4	Зона подсобных помещений	3.8	
Офис №6			
ф6.1	Офис №6	72.7	
ф6.2	КУИ	2.2	
ф6.3	Зона подсобных помещений	2.2	
		444.1	

Схема расположения секций

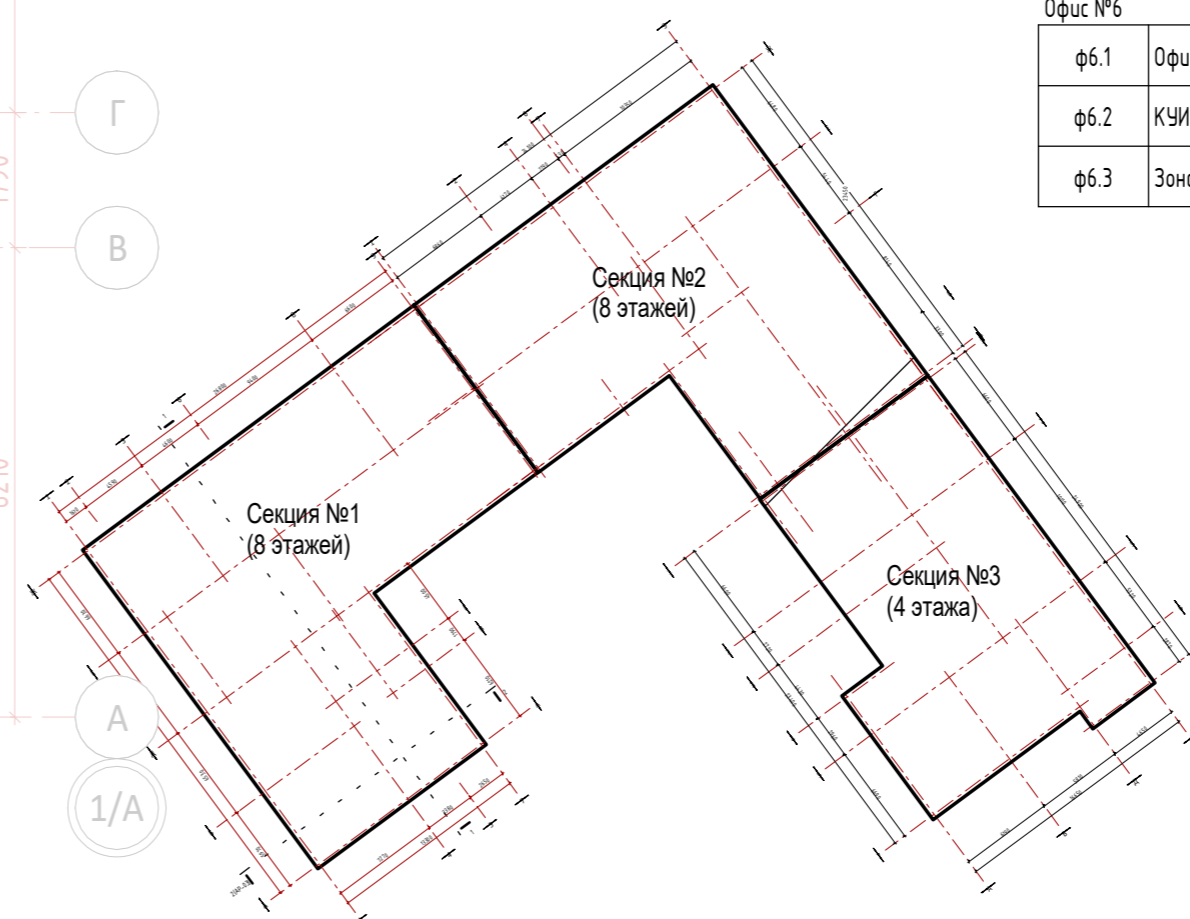

					12-П/23 - ВК			
					«Многоквартирный жилой дом №24 в Жк «Знак» г. Кирова (11 очередь строительства)»			
1	зам	24-2		07.24	Секция I.			
Изм.	Кол.уч.	Лист	№ док.	Подп.				Дата
Разработал	Юмагулова					Стандия	Лист	Листов
ГИП	Скворцова					Р	5	
Н. контр.	Грудцын					План 1го этажа. Системы В 1В2 Т3 Т4 К1 К2 К3		




Согласовано

Согласовано

Взам. инв. №

Подп. и дата


Инв. № подл.

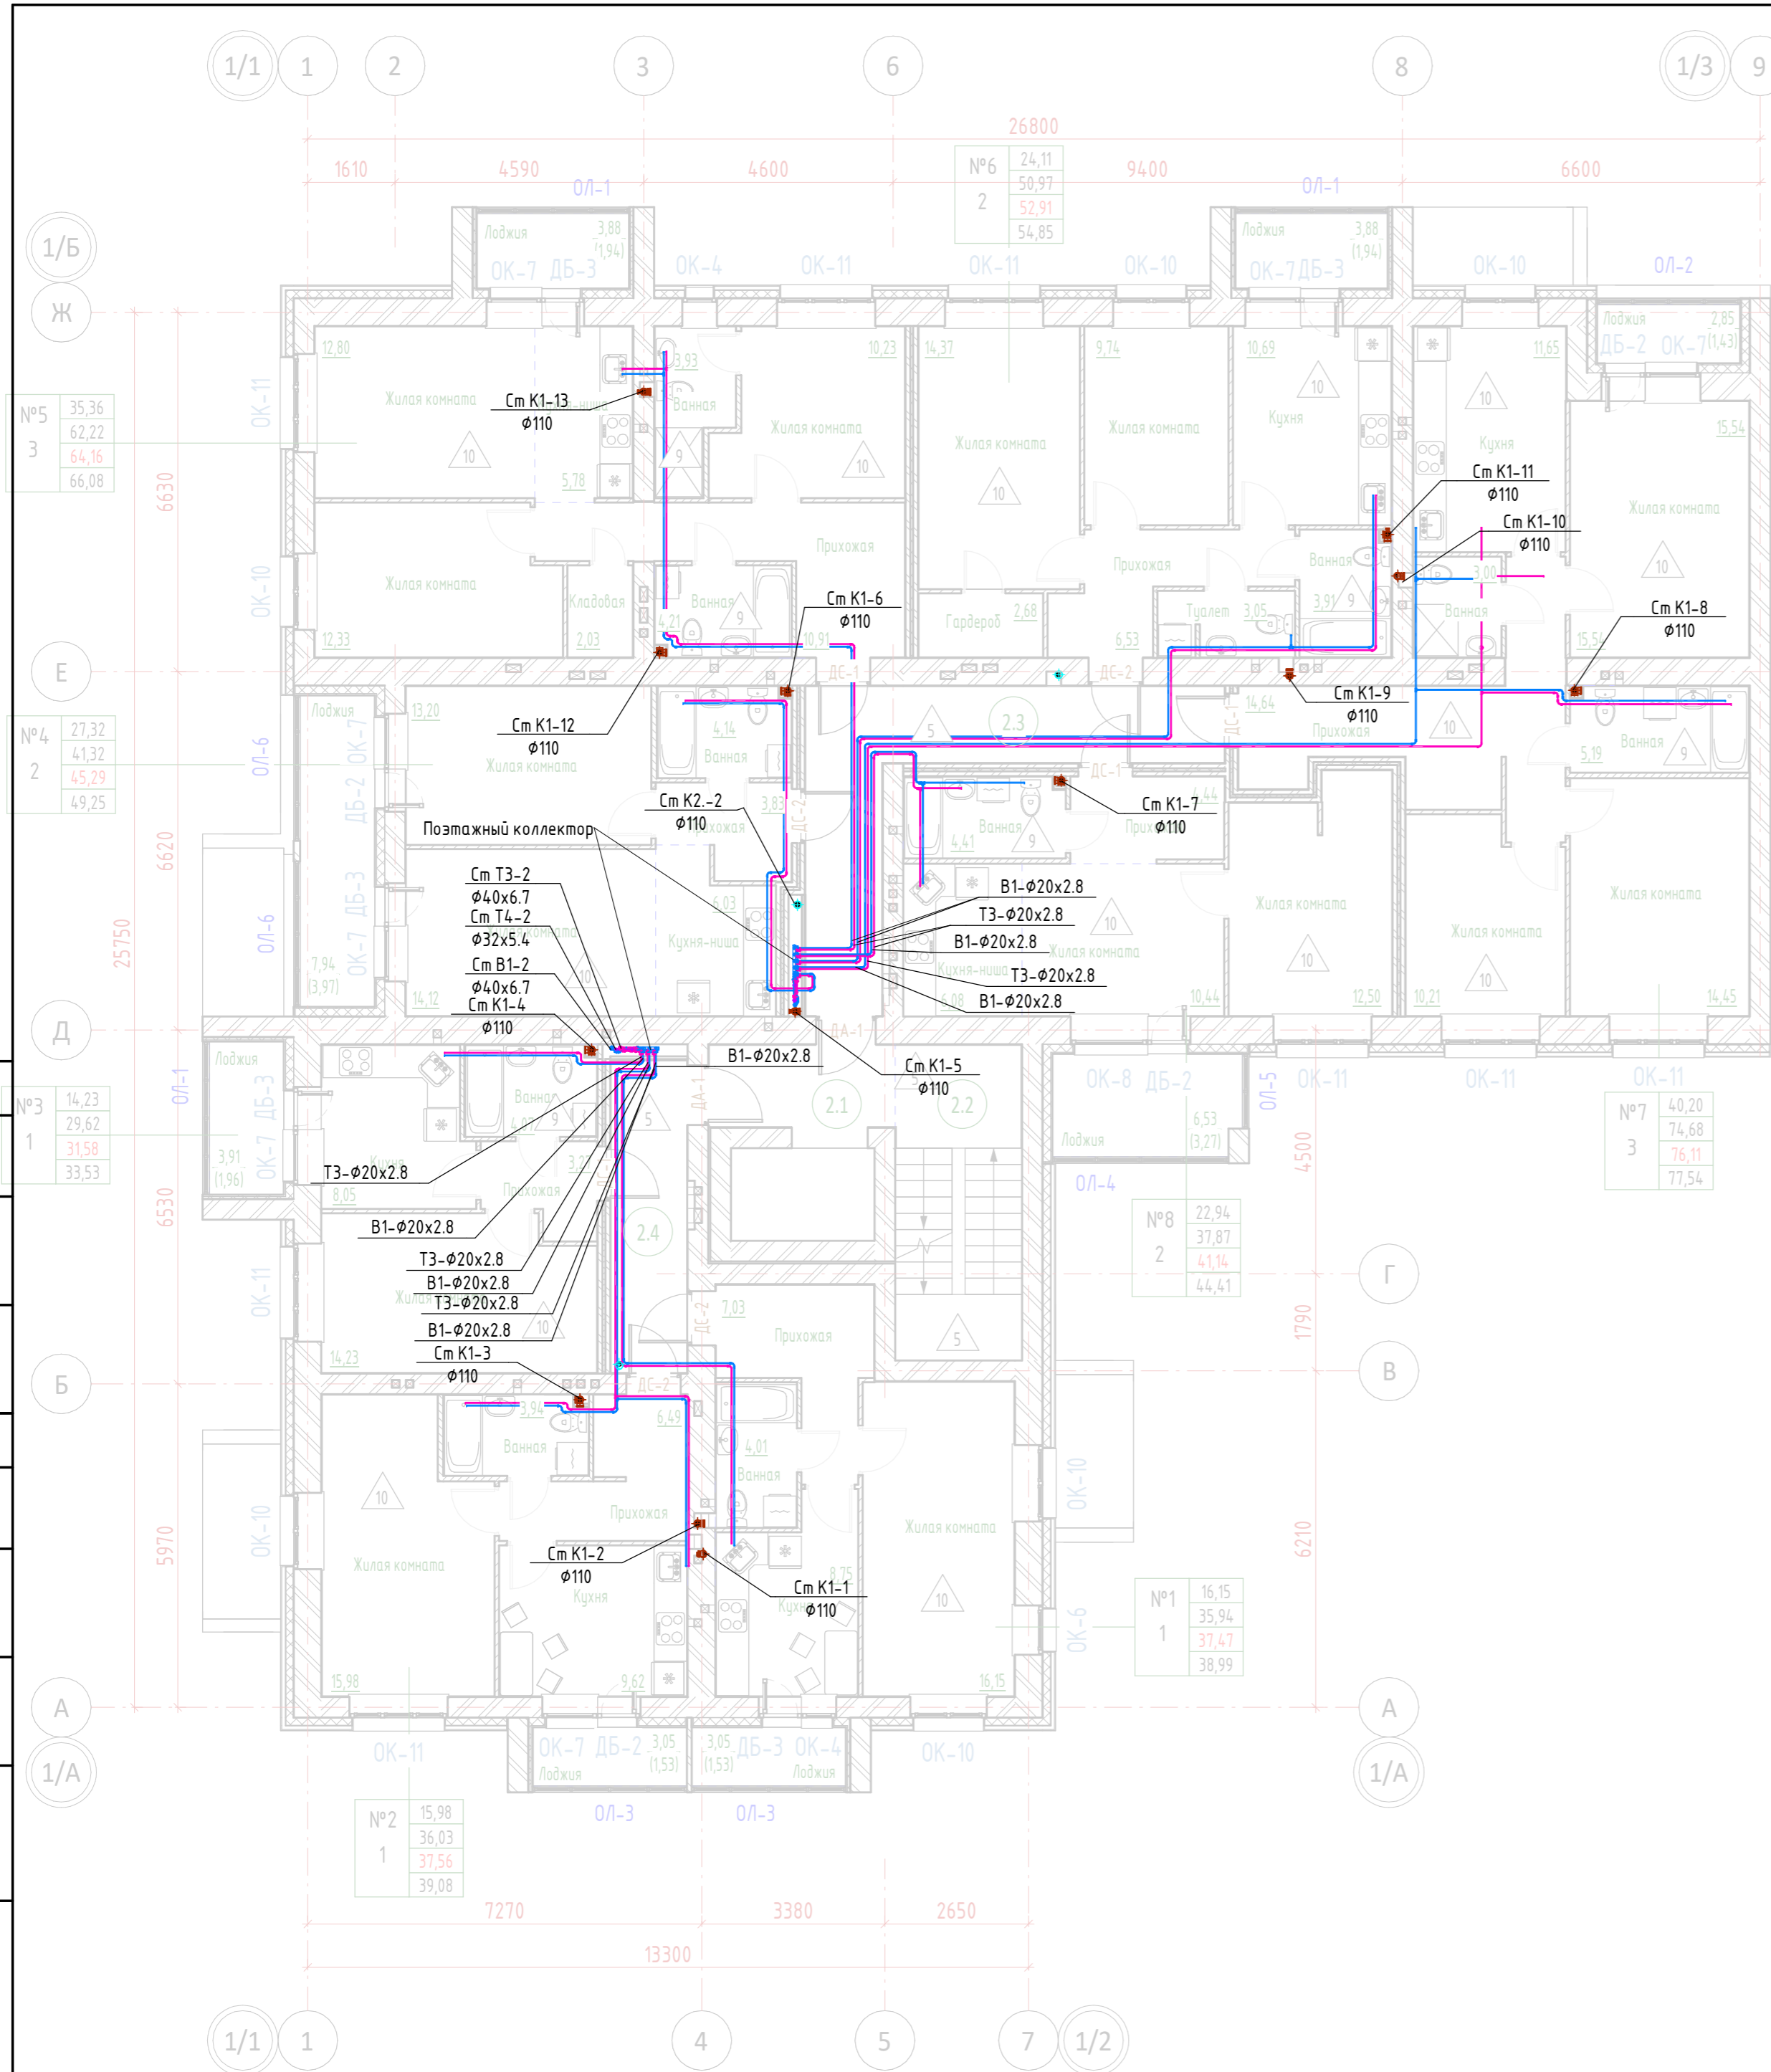

Экспликация помещений 2-го этажа

Номер помещения	Наименование	Площадь, м²	Кат. помещения
МОПы			
2.1	Лифтовый холл	5.1	
2.2	Лестничная клетка	13.4	
2.3	Коридор	17.3	
2.4	Коридор	8.0	
		43.8	


Схема расположения секций

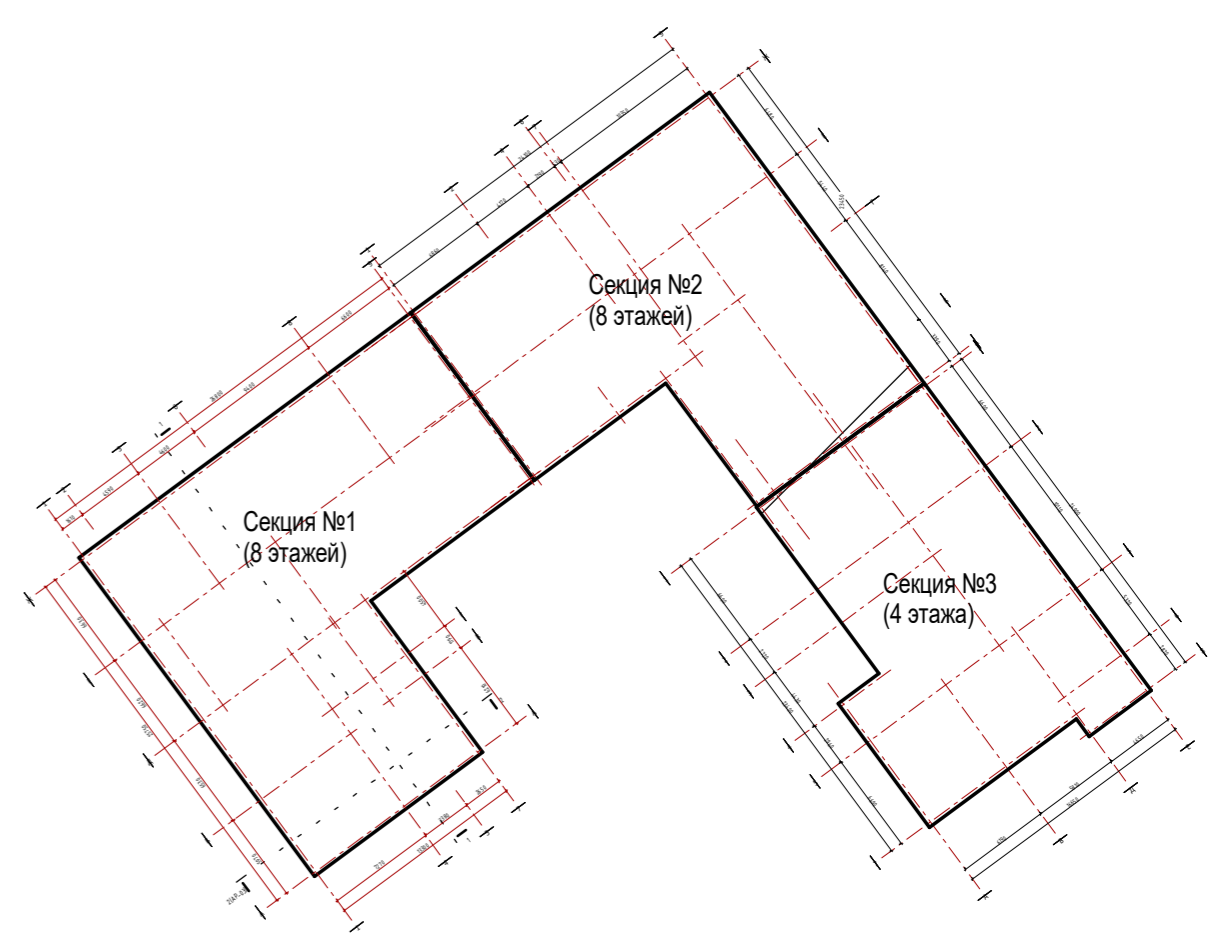

Согласовано	
Согласовано	
Инв. № подл.	Взам. инв. №
Подп. и дата	

12-П/23 - ВК					
«Многоквартирный жилой дом №24 в Жк «Знак» г. Кирова (11 очередь строительства)»					
Изм.	Кол.уч.	Лист	№ док.	Подп.	Дата
Разработал	Юмагулова				
ГИП	Скворцова				
Н. контр.	Грудцын				
Секция I.		Стация	Лист	Листов	
		Р	6		
План 2го(типového) этажа. Системы В 1Т3 Т4 К1 К2 К3					



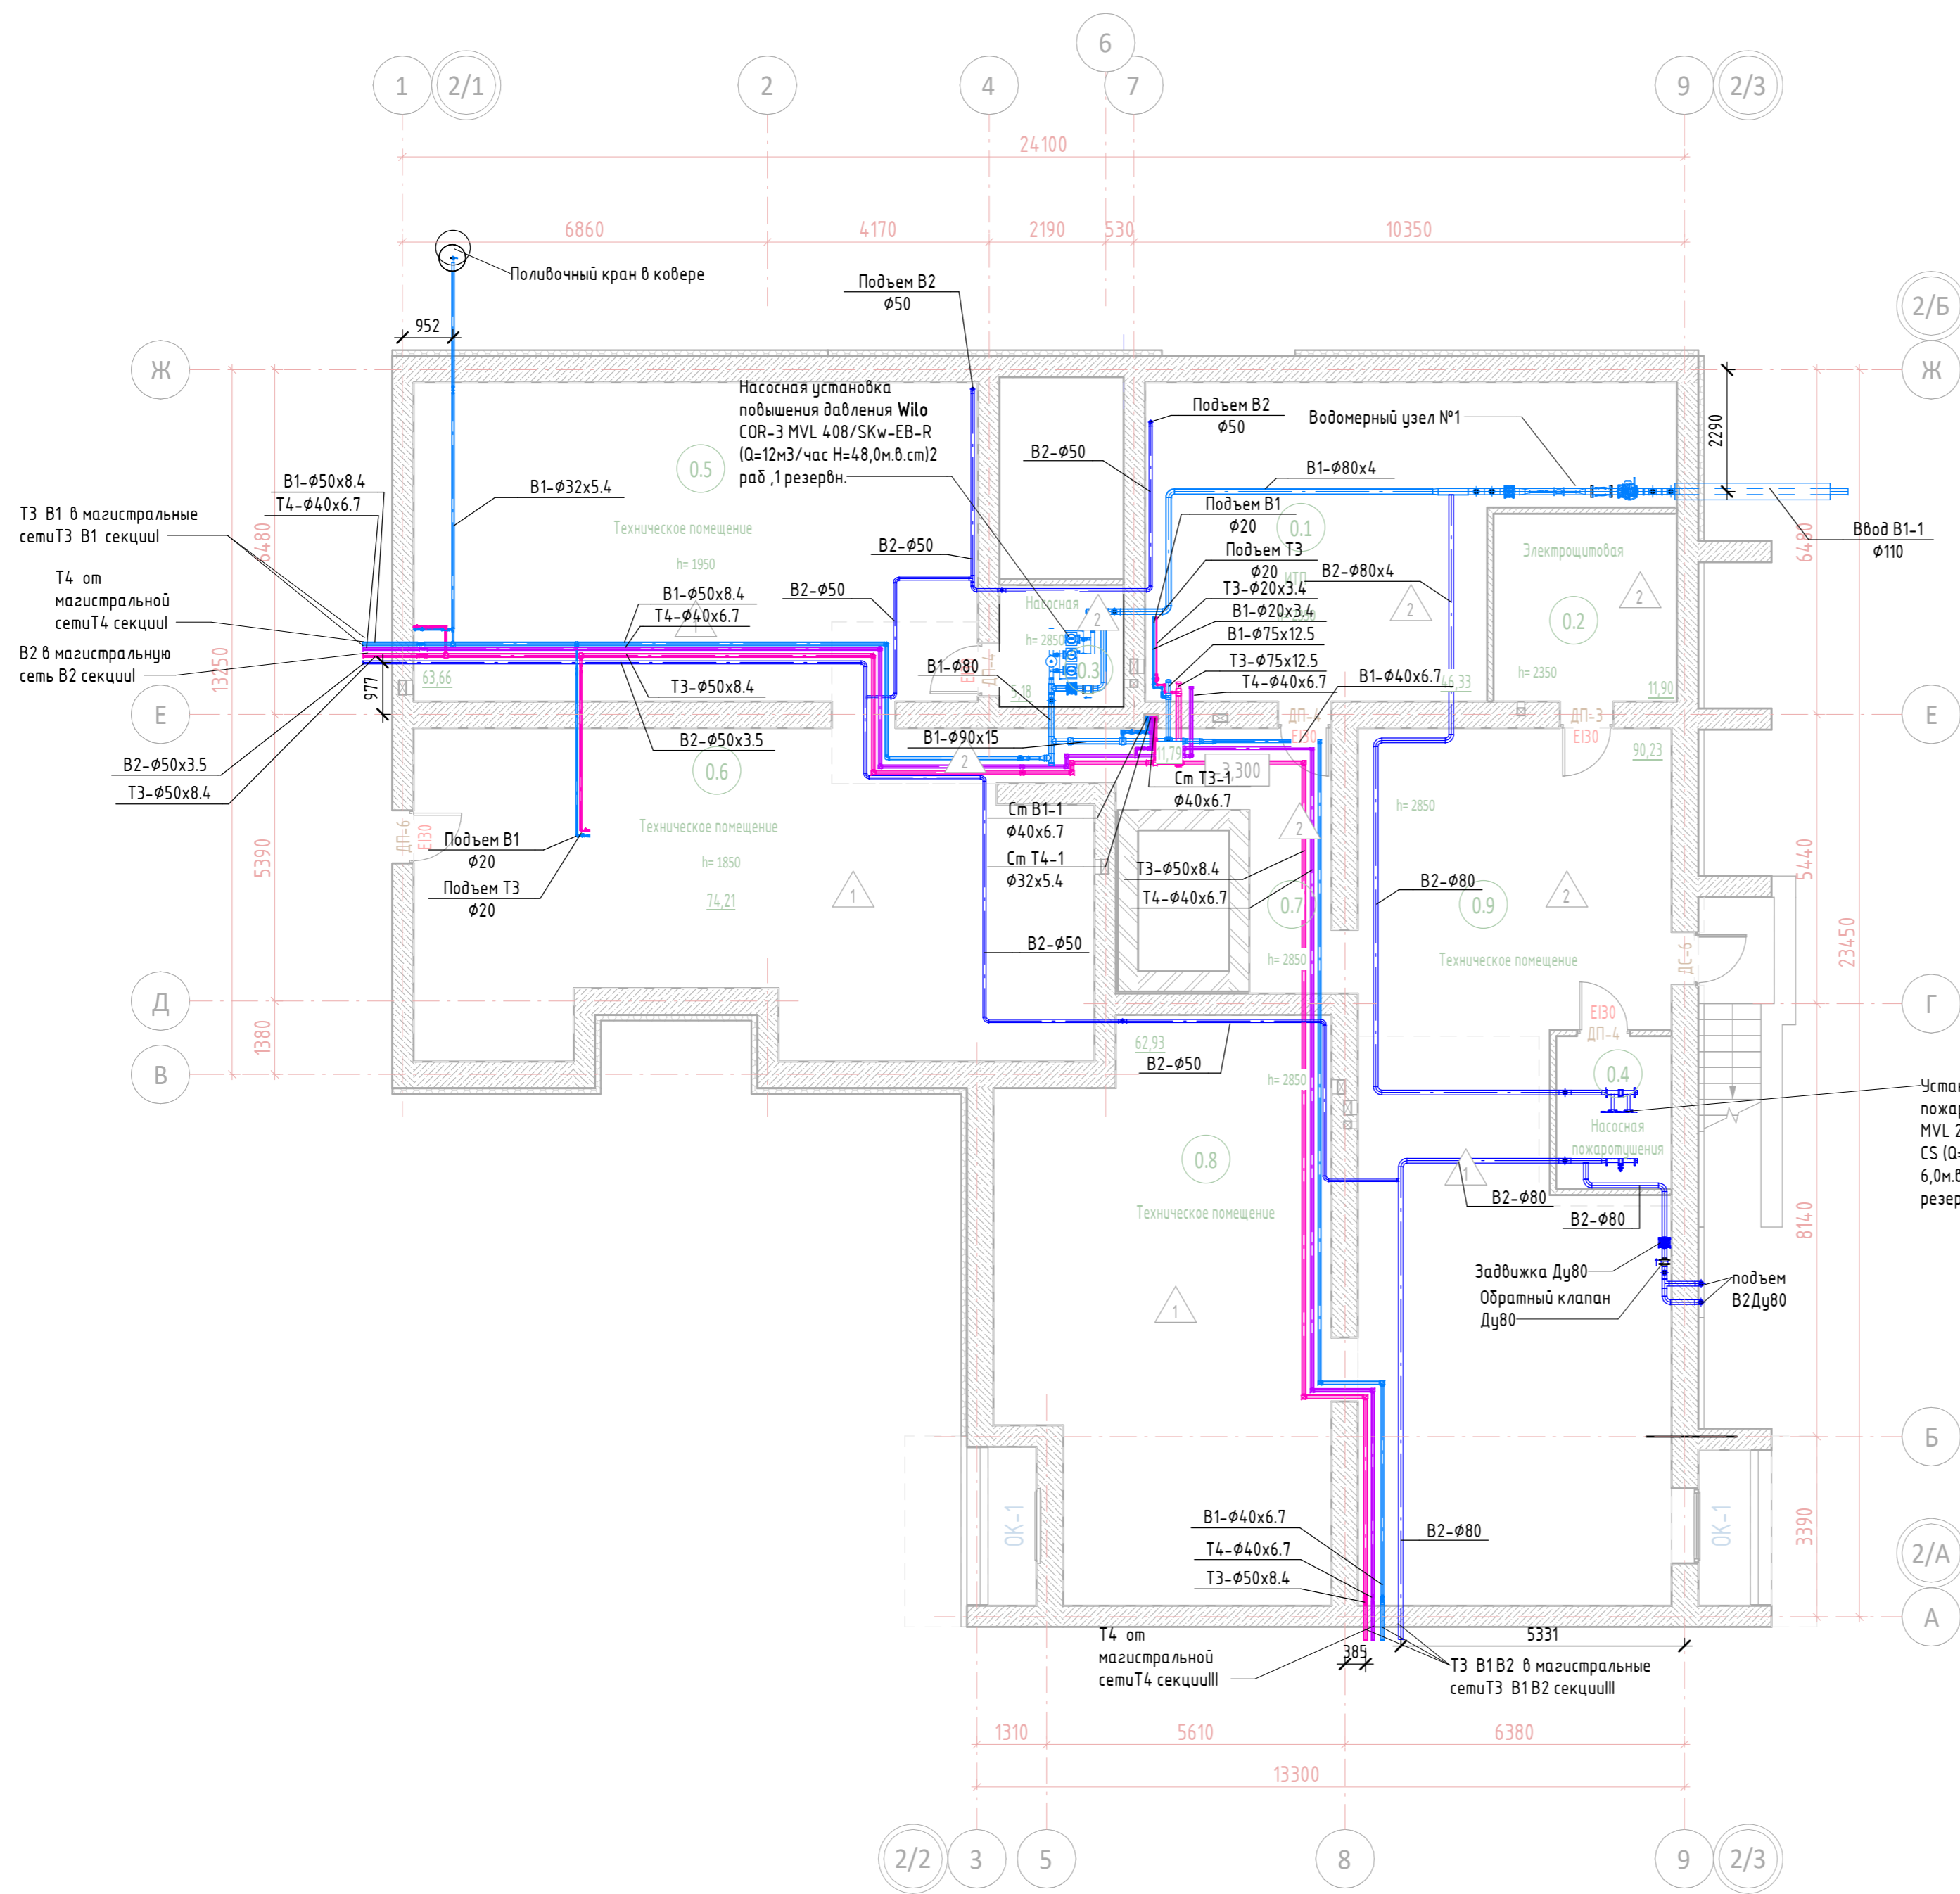

Экспликация помещений подвала


Номер помещения	Наименование	Площадь, м ²	Кат. помещения
0.1	ИТП	46.3	В3
0.2	Электрощитовая	11.9	В4
0.3	Насосная	5.2	В4
0.4	Насосная пожаротушения	6.0	В4
0.5	Техническое помещение	63.7	
0.6	Техническое помещение	74.2	
0.7	Техническое помещение	11.8	
0.8	Техническое помещение	62.9	
0.9	Техническое помещение	90.2	

Установка пожаротушения CO 2 MVL 2001/SK-FFS-R-CS (Q=19м3/час H=6,0м.в.ст)1 раб, 1 резервн.

Схема расположения секций





Согласовано	
Согласовано	
Взам. инв. №	
Подп. и дата	
Инв. № подл.	

12-П/23 - ВК					
4	зам	24-2		09.25	
1	зам	24-2		07.24	
Изм.	Кол.уч.	Лист	№ док.	Подп.	Дата
Разработал	Юмагулова				12.23
ГИП	Скворцова				
Н.Контр	Грудцын				
«Многоквартирный жилой дом №24 в Жк «Знак» г. Кирова (11 очередь строительства)»					
Секция II.			Стадия	Лист	Листов
			Р	12	
План подвала. Системы В1 В2 Т3 Т4					
					

Экспликация помещений подвала

Номер помещения	Наименование	Площадь, м²	Кат. помещения
0.1	ИТП	46.3	В3
0.2	Электрощитовая	11.9	В4
0.3	Насосная	5.2	В4
0.4	Насосная пожаротушения	6.0	В4
0.5	Техническое помещение	63.7	
0.6	Техническое помещение	74.2	
0.7	Техническое помещение	11.8	
0.8	Техническое помещение	62.9	
0.9	Техническое помещение	90.2	

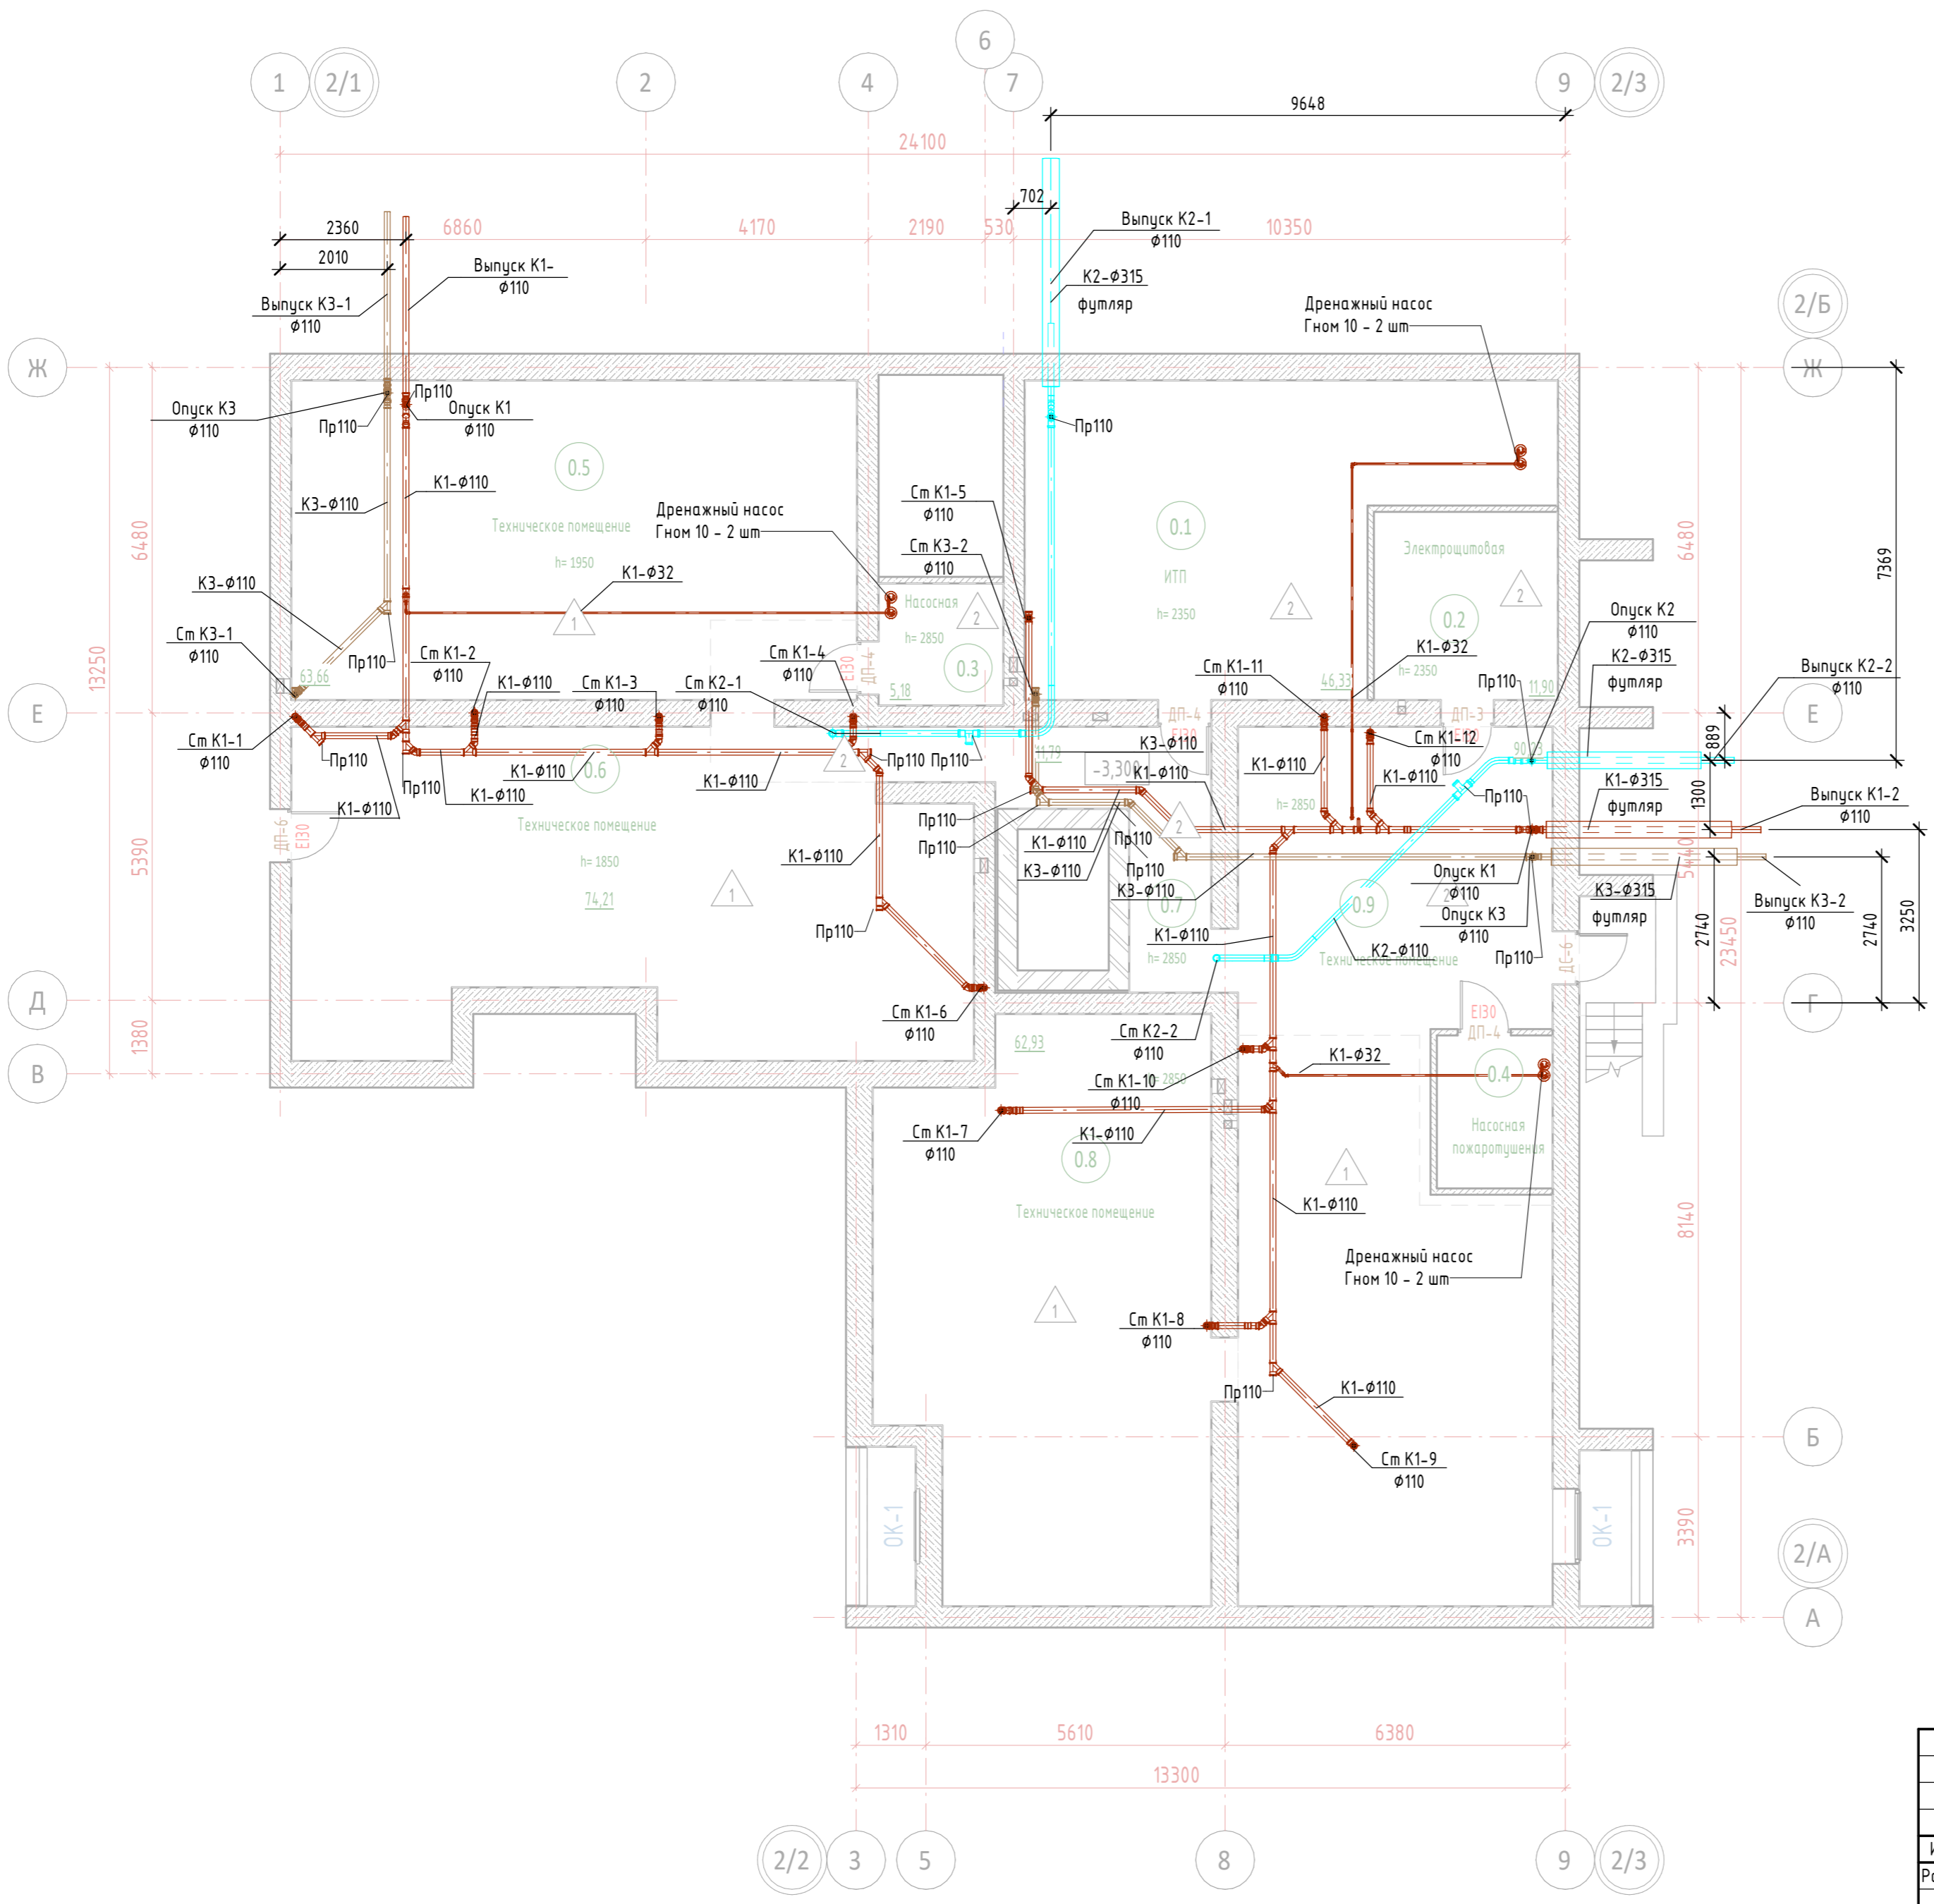
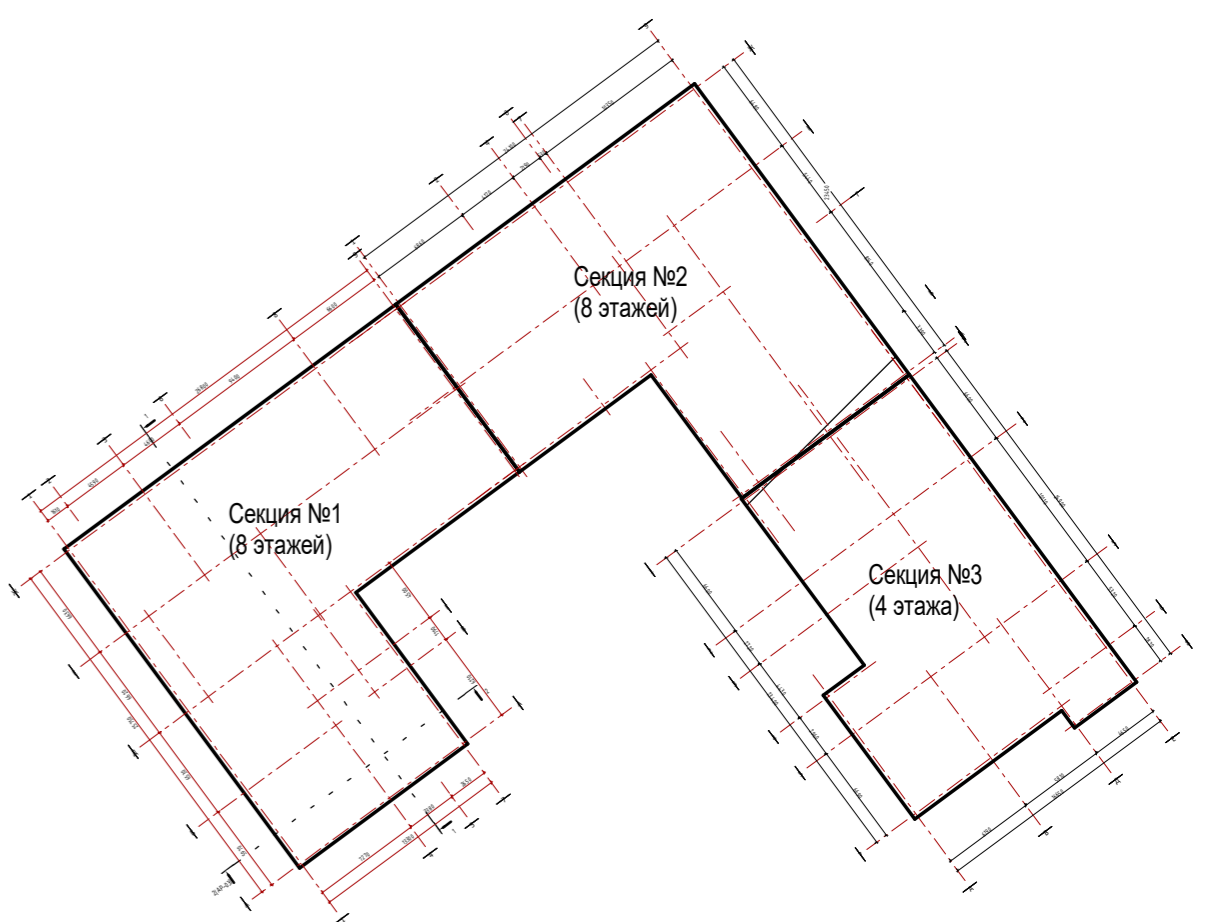



12-П/23 - ВК				
«Многоквартирный жилой дом №24 в Жк «Знак» г. Кирова (11 очередь строительства)»				
Изм.	Кол.ч.	Лист	№ док.	Подп.
Разработал	Юмагулова	12/23		
ГИП	Скворцова			
Н.Контр	Грудцын			
Секция II.			Стадия	Лист
План подвала. Системы К1, К2, К3			Р	13

Согласовано				
Взам. инв. №				
Подп. и дата				
Инв. № подл.				

Экспликация помещений 1-го этажа

Номер помеще-ния	Наименование	Площадь, м ²	Кат. поме-ще-ния
МОПы			
1.1	Лифтовый холл	17.9	
1.2	Лестничная клетка	11.2	
1.3	Тамбур	3.3	
1.4	Тамбур	8.6	
1.5	Вестибюль	22.1	
1.6	Колясочная	15.6	
1.7	КЧИ	3.3	
Офис №7			
ф7.1	Офис №7	74.4	
ф7.2	КЧИ	2.1	
ф7.3	Зона подсобных помещений	6.6	
Офис №8			
ф8.1	Офис №8	50.3	
ф8.2	КЧИ	2.1	
ф8.3	Зона подсобных помещений	7.3	
		224.8	

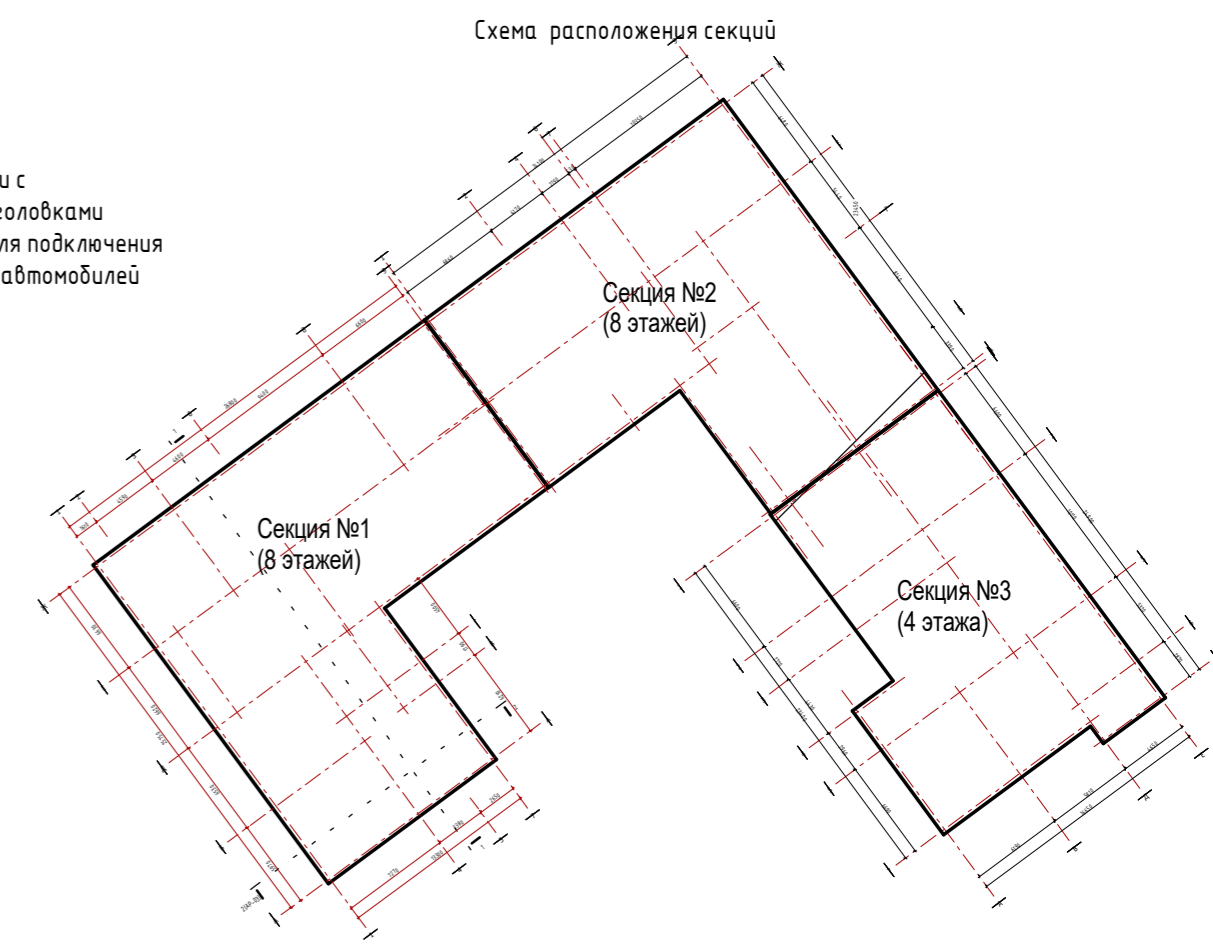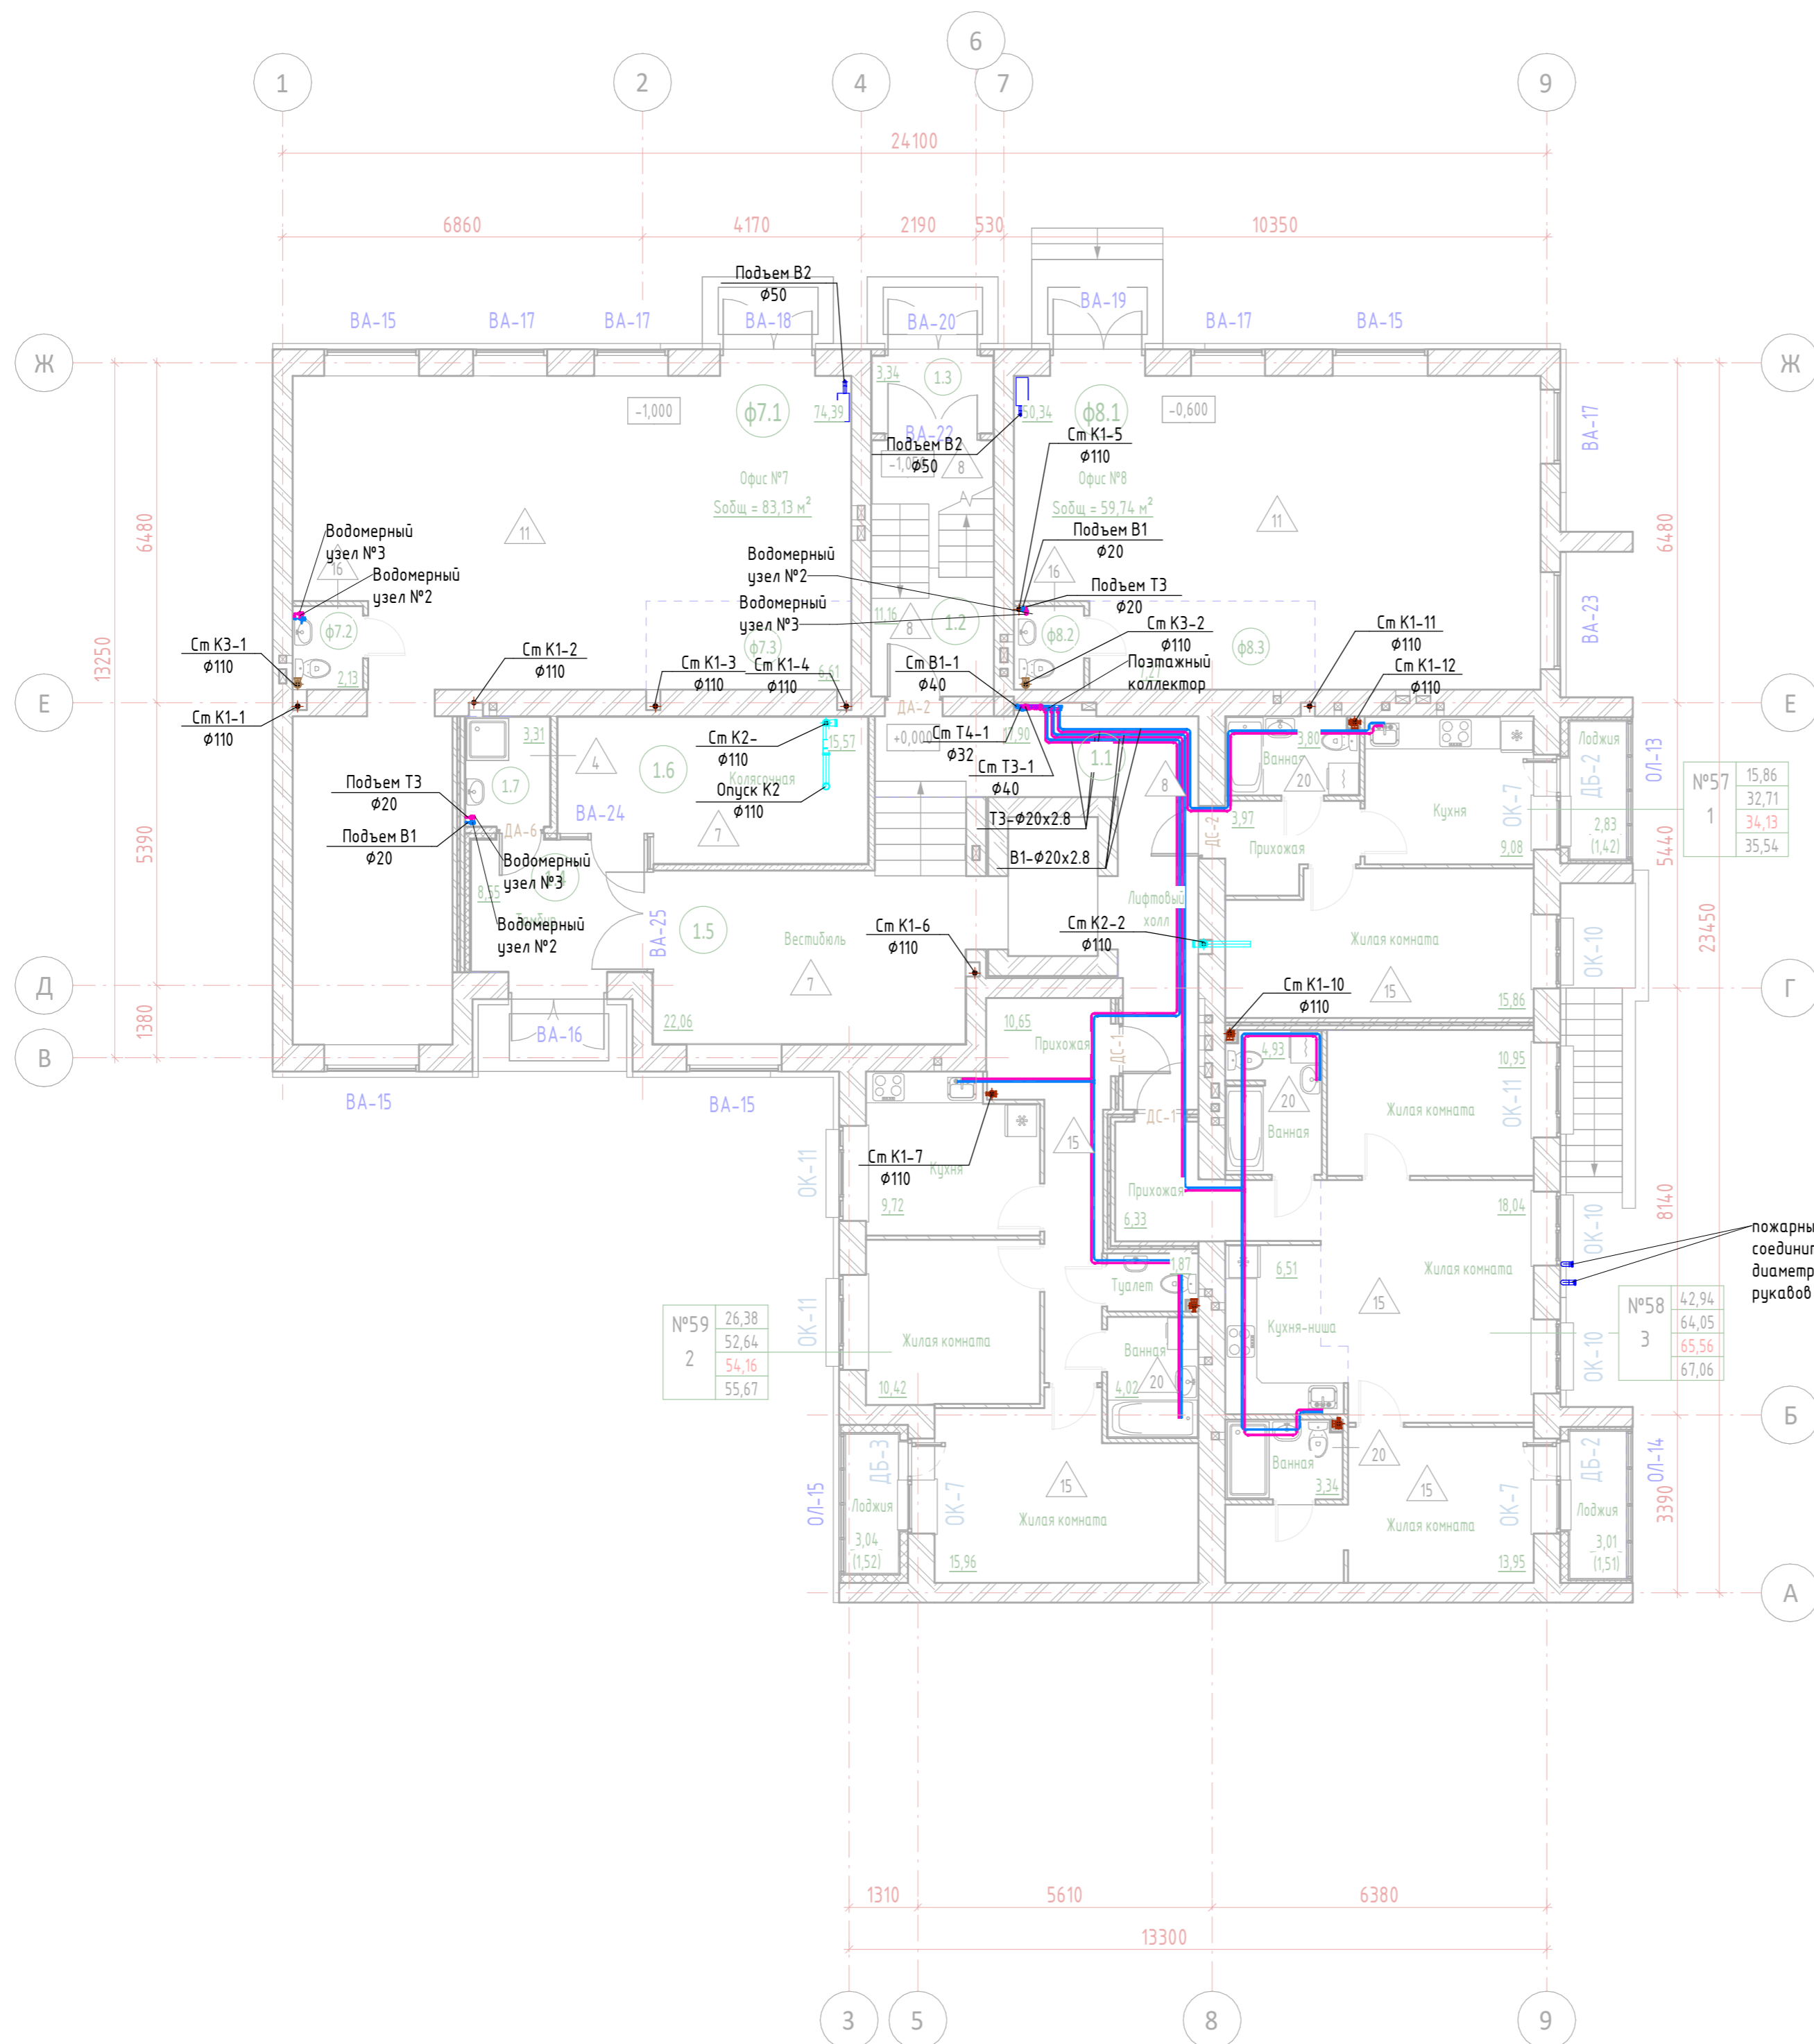

12-П/23 - ВК				
«Многоквартирный жилой дом №24 в Жк «Знак» г. Кирова (11 очередь строительства)»				
4	зам	24-2		09.25
Изм.	Кол.уч.	Лист	№ док.	Подп.
Разработал	Юмагулова			12.23
ГИП	Скворцова			
Н.Контр	Грудцын			
План 1го этажа. Системы В1 В2 Т3 Т4 К1 К2 К3				
Секция II.		Стадия	Лист	Листов
Р		Р	14	
				

Согласовано	
Согласовано	
Взам. инв. №	
Подп. и дата	
Инв. № подл.	

Экспликация помещений 2-го этажа

Номер помеще-ния	Наименование	Площадь, м²	Кат. поме-ще-ния
------------------	--------------	-------------	------------------

МОПы			
2.1	Лифтовый холл	19.1	
2.2	Лестничная клетка	14.3	
		33.4	

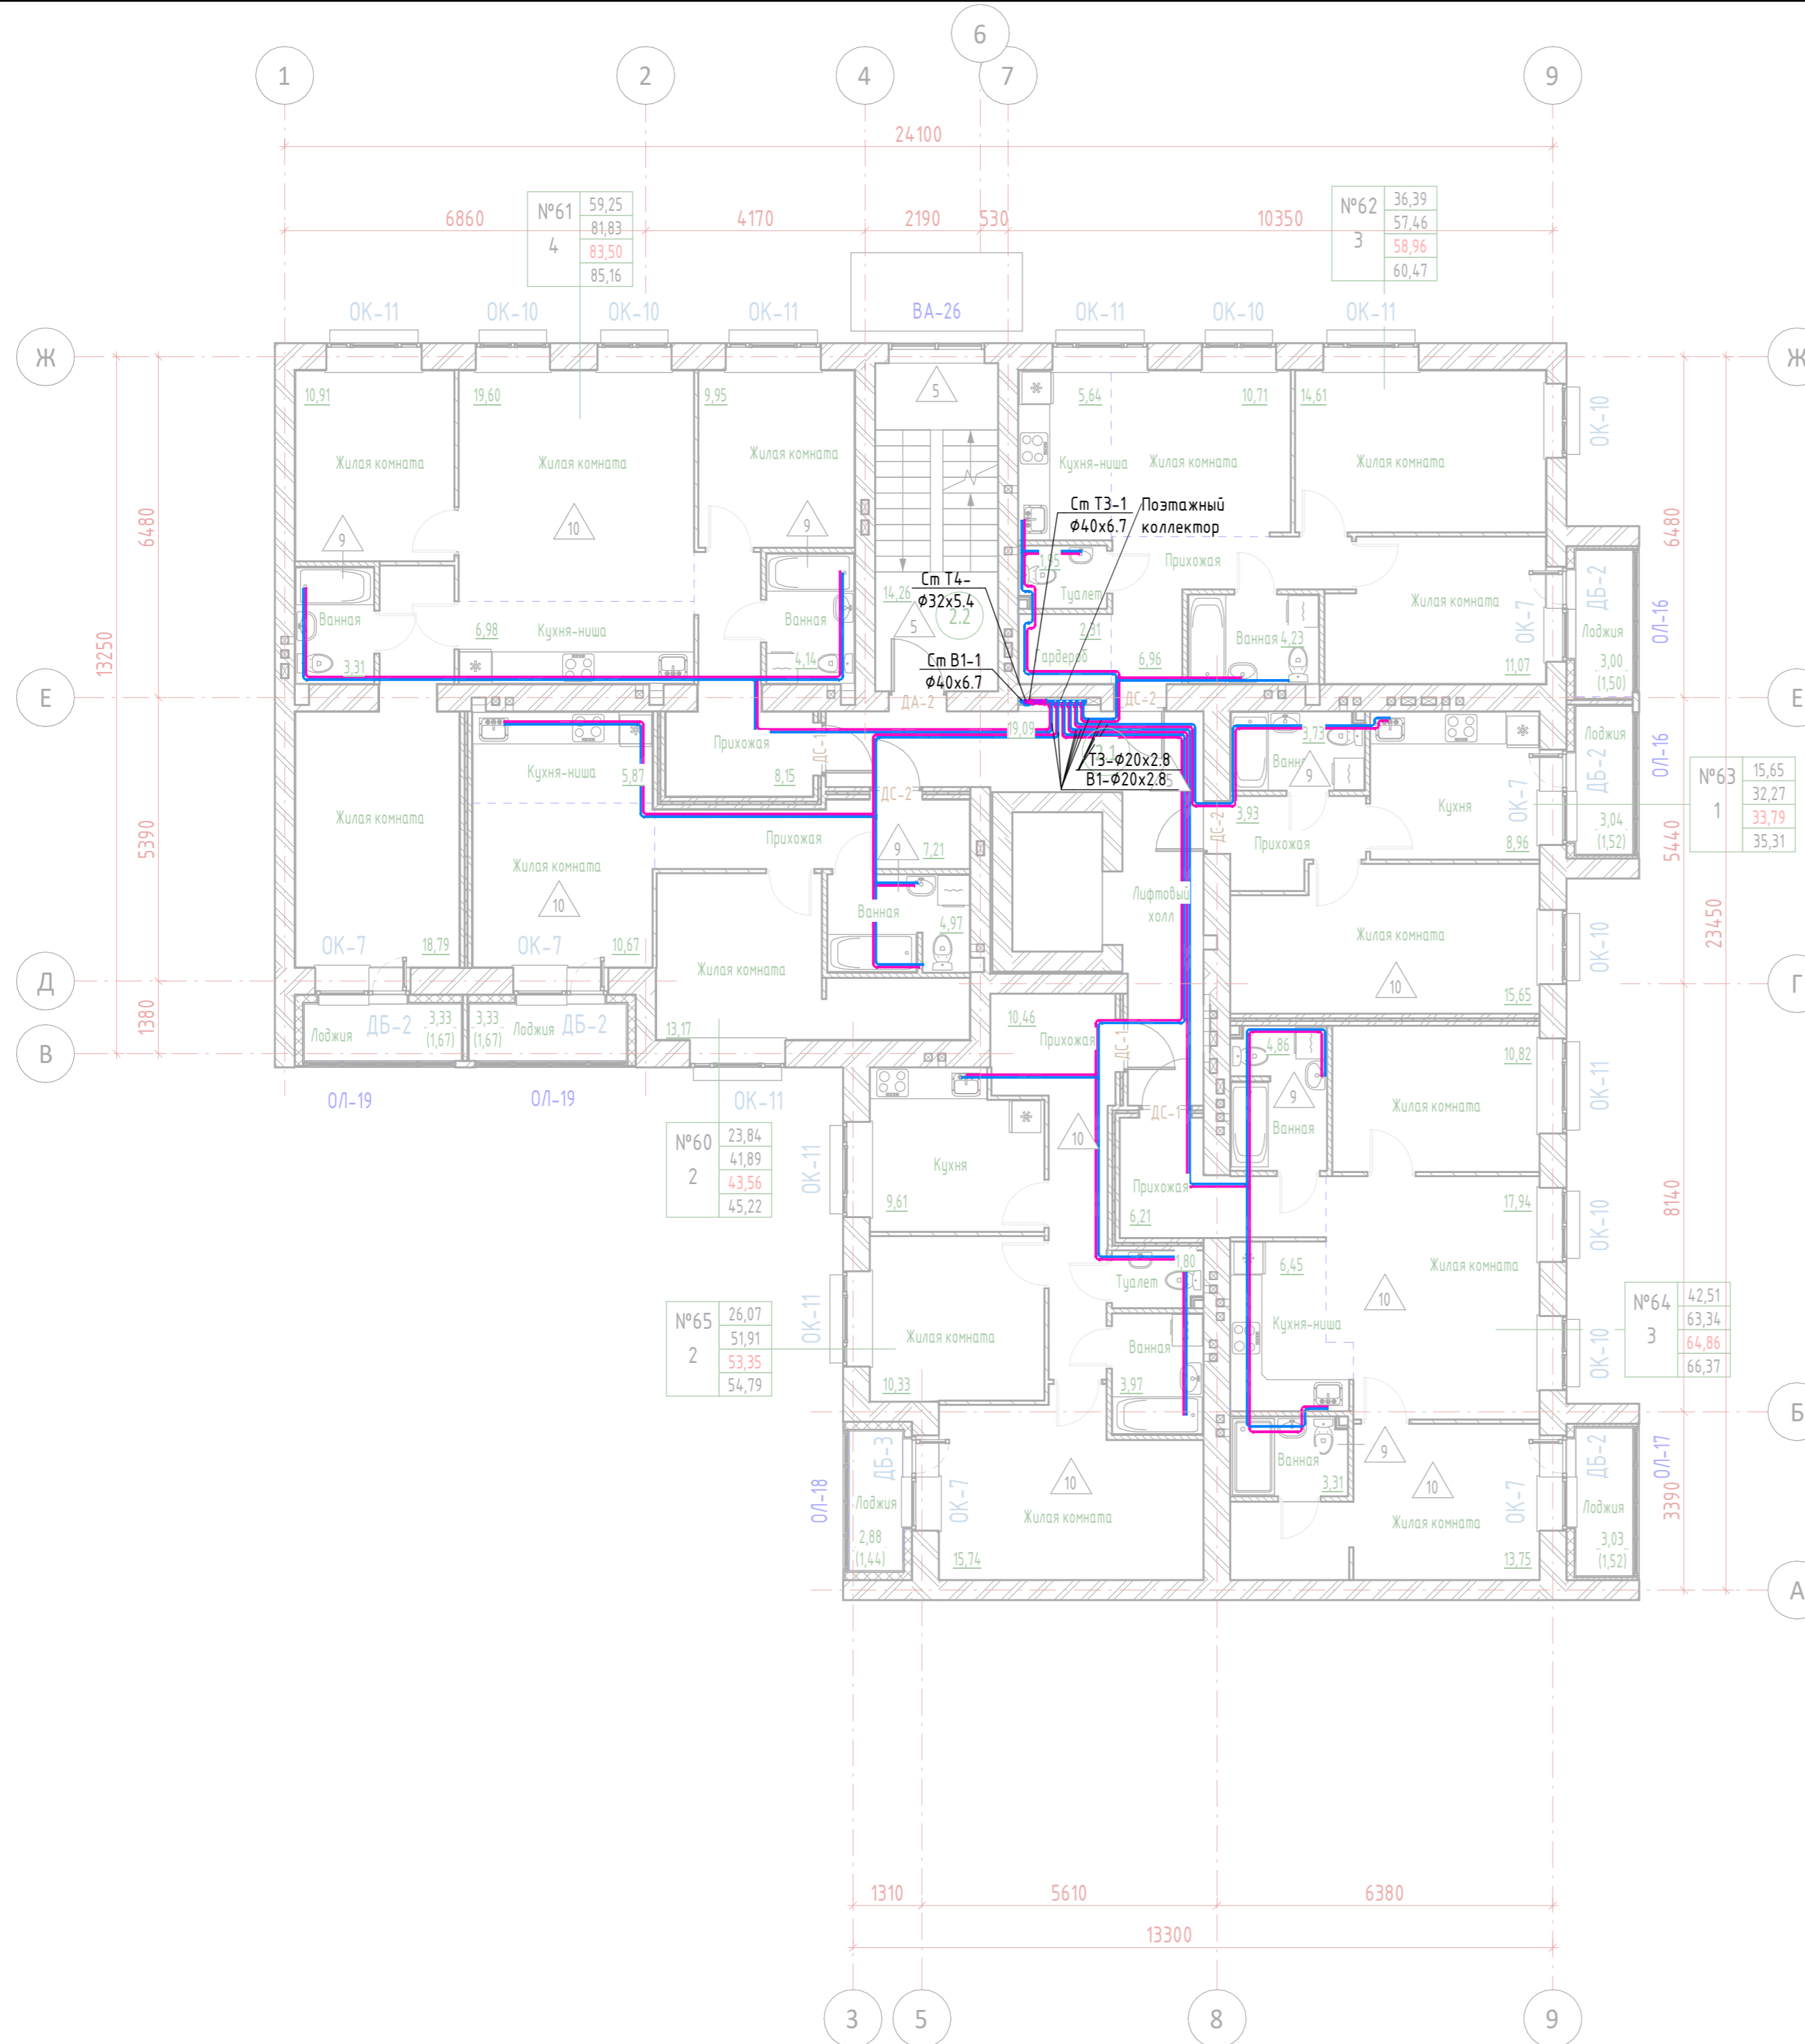


Схема расположения секций



12-П/23 - ВК					
«Многоквартирный жилой дом №24 в Жк «Знак» г. Кирова (11 очередь строительства)»					
Изм.	Кол.уч.	Лист	№ док.	Подп.	Дата
Разработал	Юмагулова				
ГИП	Скворцова				
Н.Контр	Грудцын				
Секция II.			Стадия	Лист	Листов
			Р	15	
План 2го(типового) этажа. Системы В1 Т3 Т4 К1 К2					



Согласовано

Согласовано

Взам. инв. №

Подп. и дата

Инв. № подл.

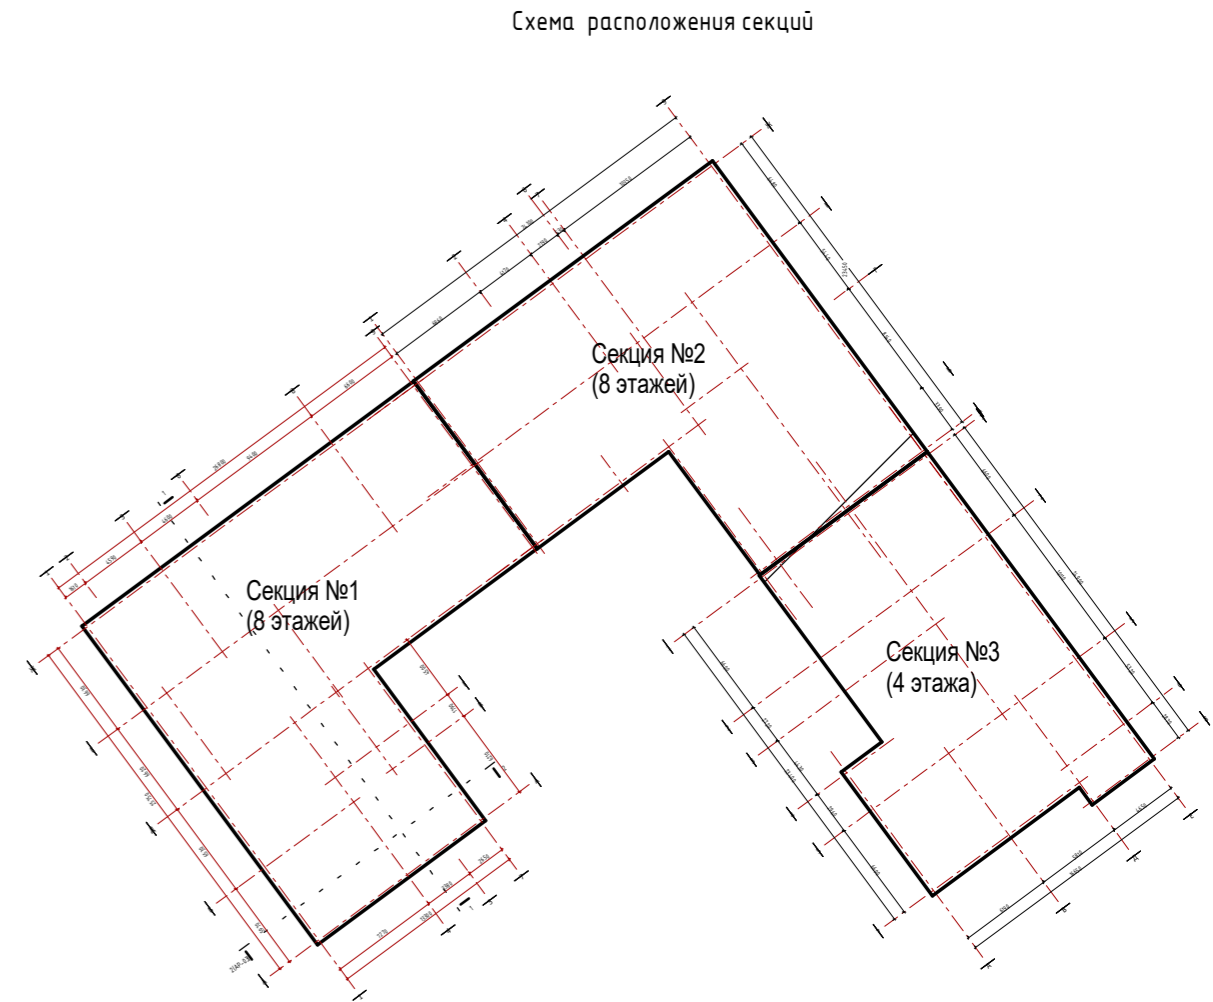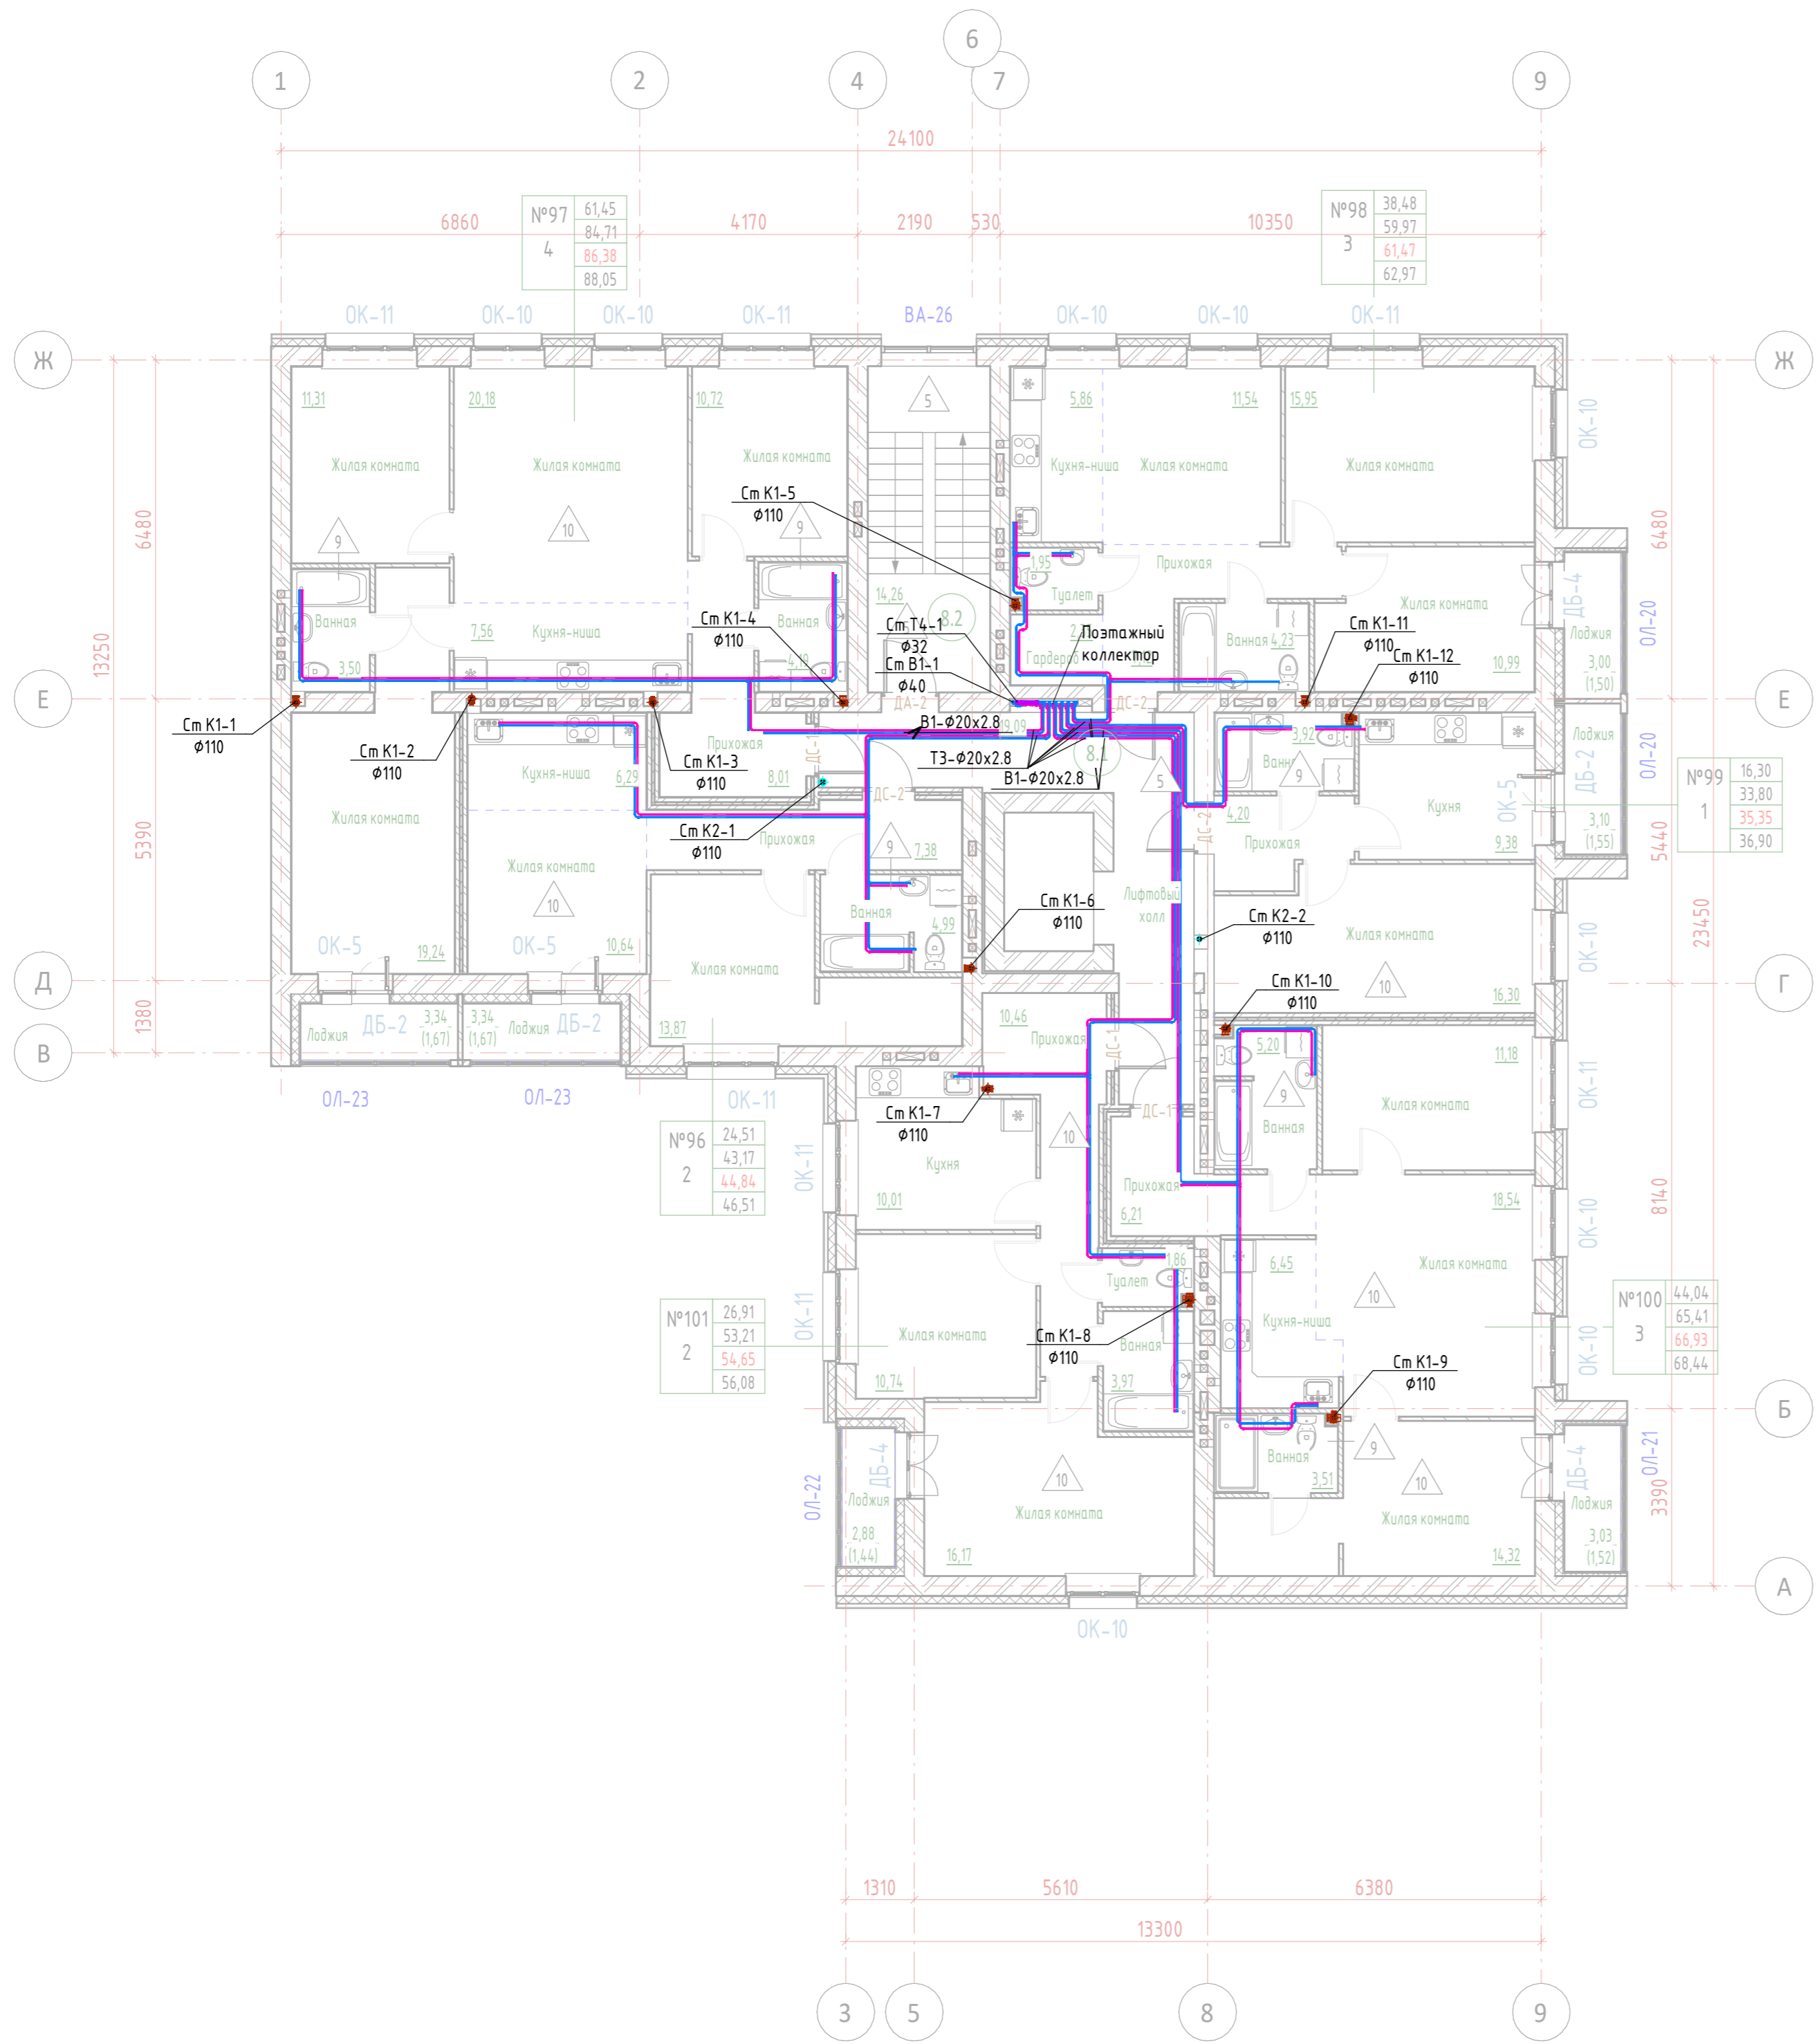

Согласовано
Согласовано
Инв. № подл.
Подп. и дата
Взам. инв. №

12-П/23 - ВК									
«Многоквартирный жилой дом №24 в Жк «Знак» г. Кирова (11 очередь строительства)»									
Изм.	Кол.ч.	Лист	№ док.	Подп.	Дата	Секция II.	Стадия	Лист	Листов
Разработал	Юмагулова						Р	16	
ГИП	Скворцова					План 8го этажа. Системы В1 Т3 Т4 К1 К2			
Н.Контр	Грудцын								

Экспликация помещений подвала

Номер помеще-ния	Наименование	Площадь, м ²	Кат. поме-ще-ния
0.1	Коридор	10.5	
0.2	Кладовая №1	4.8	
0.3	Кладовая №2	4.0	
0.4	Кладовая №3	4.0	
0.5	Кладовая №4	4.0	
0.6	Кладовая №5	5.6	
0.7	Коридор	16.1	
0.8	Коридор	12.0	
0.9	Кладовая №6	4.8	
0.10	Кладовая №7	5.1	
0.11	Кладовая №8	5.6	
0.12	Кладовая №9	4.2	
0.13	Коридор	10.6	
0.14	Коридор	6.4	
0.15	Кладовая №10	3.6	
0.16	Кладовая №11	3.4	
0.17	Коридор	5.0	
0.18	Коридор	11.3	
0.19	Коридор	12.0	
0.20	Кладовая №12	3.9	
0.21	Кладовая №13	3.9	
0.22	Кладовая №14	3.8	
0.23	Кладовая №15	5.2	
0.24	Кладовая №16	5.0	
0.25	Коридор	10.4	
0.26	Кладовая №17	4.5	
0.27	Кладовая №18	4.5	
0.28	Кладовая №19	4.6	
0.29	Кладовая №20	6.8	
0.30	Коридор	7.6	
0.31	Коридор	6.1	


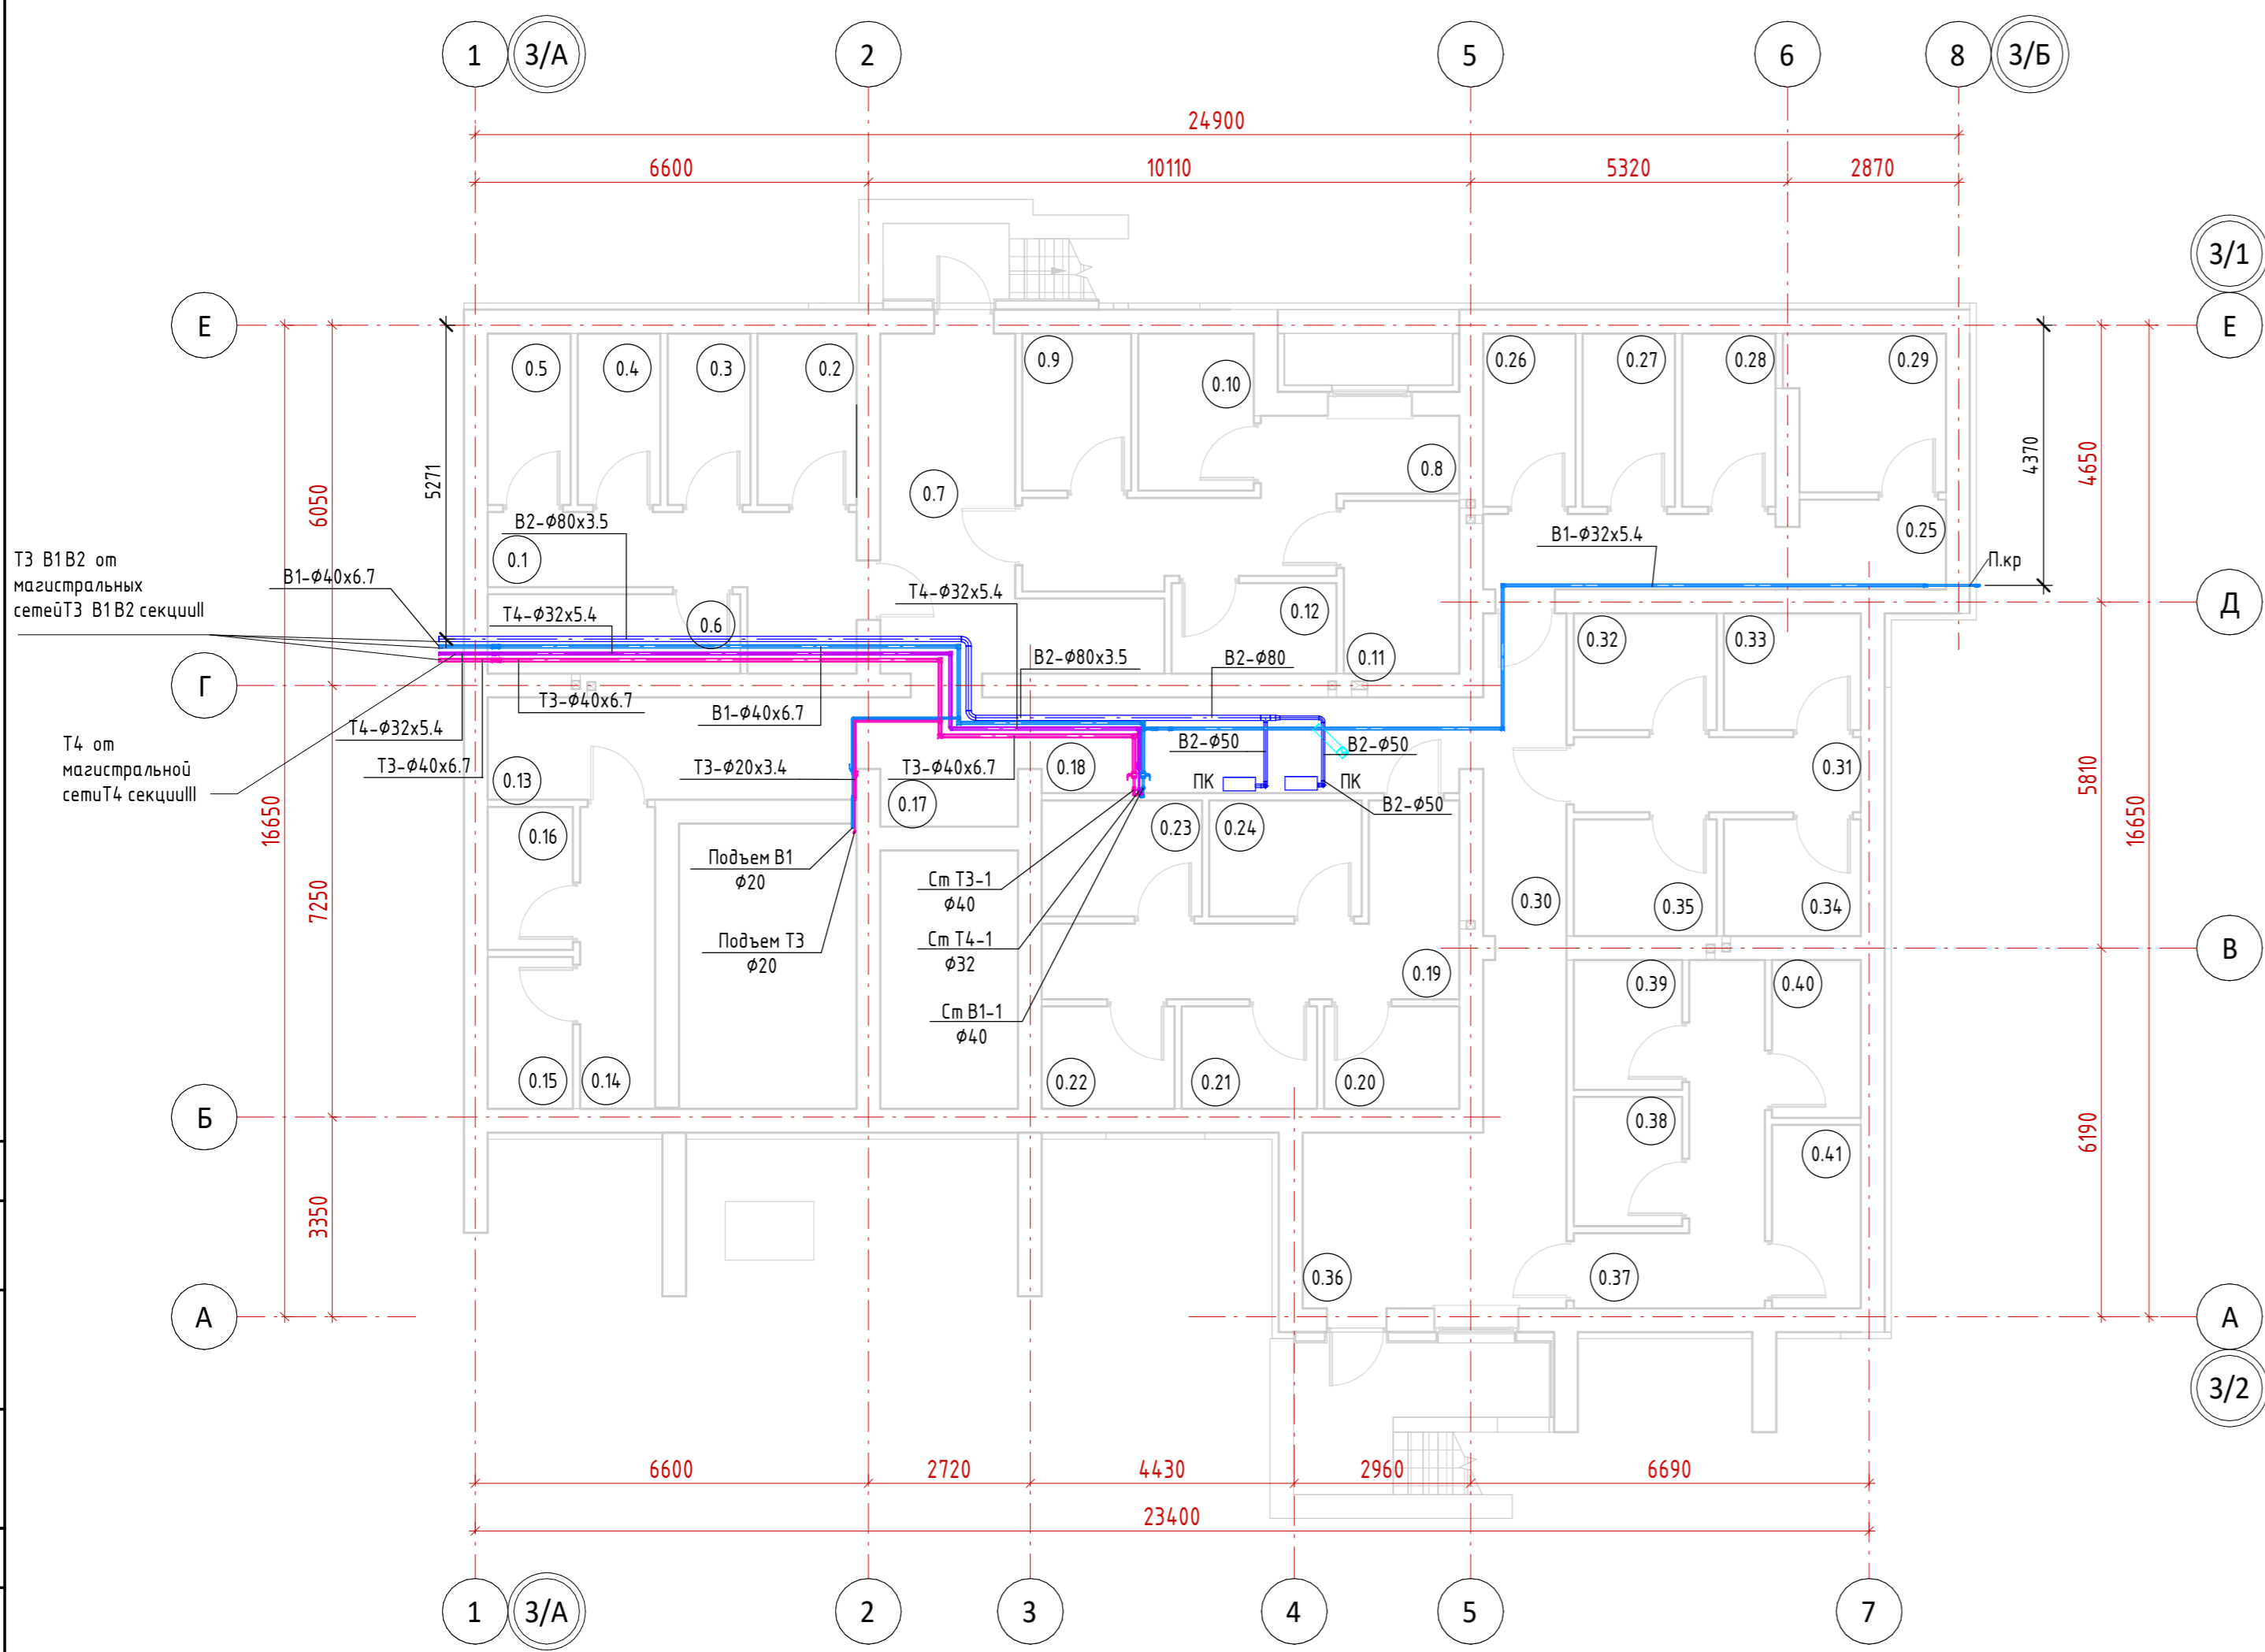


Схема расположения секций

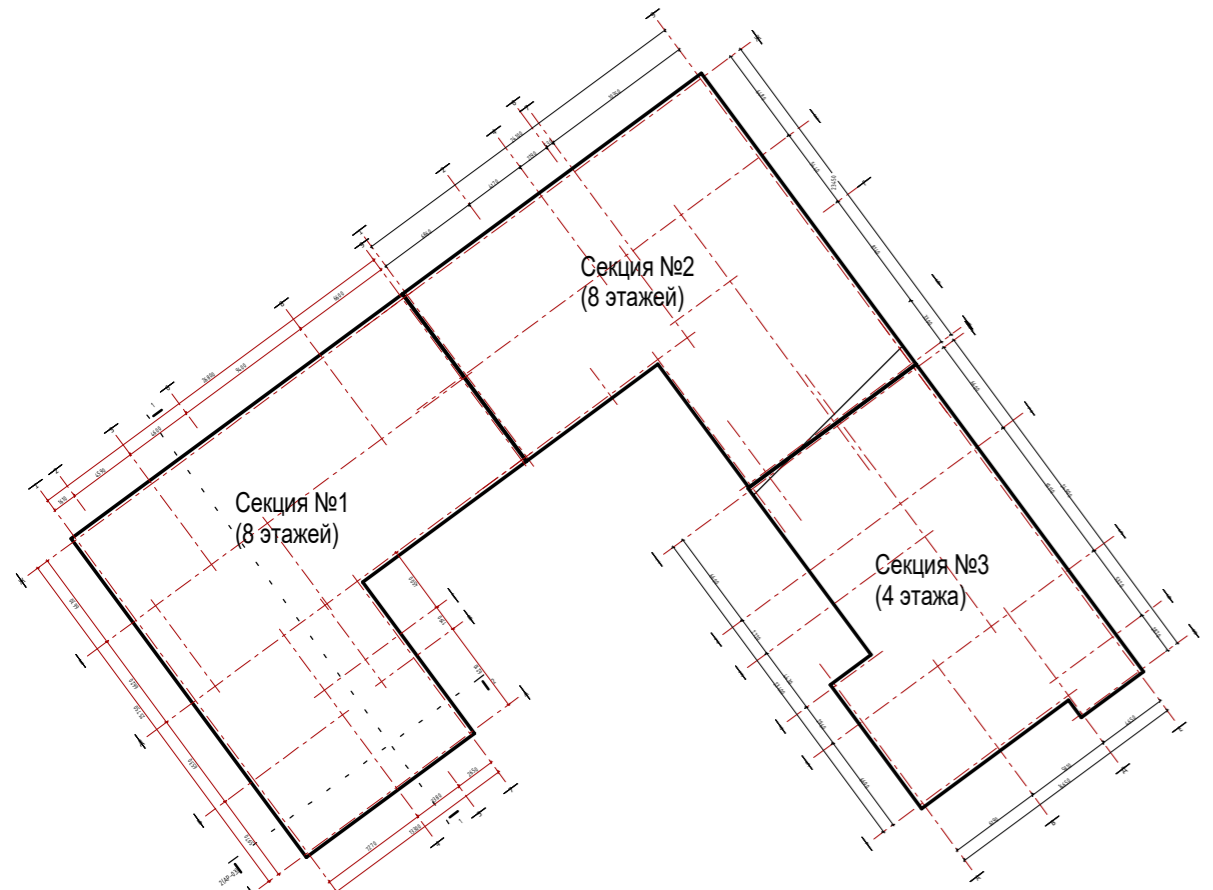

Экспликация помещений подвала

Номер помеще-ния	Наименование	Площадь, м ²	Кат. поме-ще-ния
0.32	Кладовая №21	4.7	
0.33	Кладовая №22	4.5	
0.34	Кладовая №23	4.5	
0.35	Кладовая №24	4.7	
0.36	Коридор	17.1	
0.37	Коридор	9.9	
0.38	Кладовая №25	3.9	
0.39	Кладовая №26	4.0	
0.40	Кладовая №27	3.9	
0.41	Кладовка №28	4.6	

12-П/23 - ВК					
«Многоквартирный жилой дом №24 в Жк «Знак» г. Кирова (11 очередь строительства)»					
Изм.	Колуч.	Лист	№ док.	Подп.	Дата
Разработал	Юмагулова				
ГИП	Скворцова				
н. контроль	Грудцын				
Секция III.			Стация	Лист	Листов
План подвала. Системы В1 Т3 Т4 В2			Р	23	
СТРОЙПРОЕКТ ИНЖИНИРИНГ					

Экспликация помещений подвала

Номер помеще-ния	Наименование	Площадь, м ²	Кат. поме-ще-ния
0.1	Кладовая №1	4.8	
0.2	Кладовая №2	4.0	
0.3	Кладовая №3	4.0	
0.4	Кладовая №4	4.0	
0.5	Кладовая №5	5.6	
0.6	Кладовая №6	4.8	
0.7	Кладовая №7	5.1	
0.8	Кладовая №8	5.6	
0.9	Кладовая №9	4.2	
0.10	Кладовая №10	3.6	
0.11	Кладовая №11	3.4	
0.12	Кладовая №12	3.9	
0.13	Кладовая №13	3.9	
0.14	Кладовая №14	3.8	
0.15	Кладовая №15	5.2	
0.16	Кладовая №16	5.0	
0.17	Кладовая №17	4.5	
0.18	Кладовая №18	4.5	
0.19	Кладовая №19	4.6	
0.20	Кладовая №20	6.8	
0.21	Кладовая №21	4.7	
0.22	Кладовая №22	4.5	
0.23	Кладовая №23	4.5	
0.24	Кладовая №24	4.7	
0.25	Кладовая №25	3.9	
0.26	Кладовая №26	4.0	
0.27	Кладовая №27	3.9	
0.28	Кладовка №28	4.6	
0.29	Коридор	10.5	
0.30	Коридор	16.1	
0.31	Коридор	12.0	


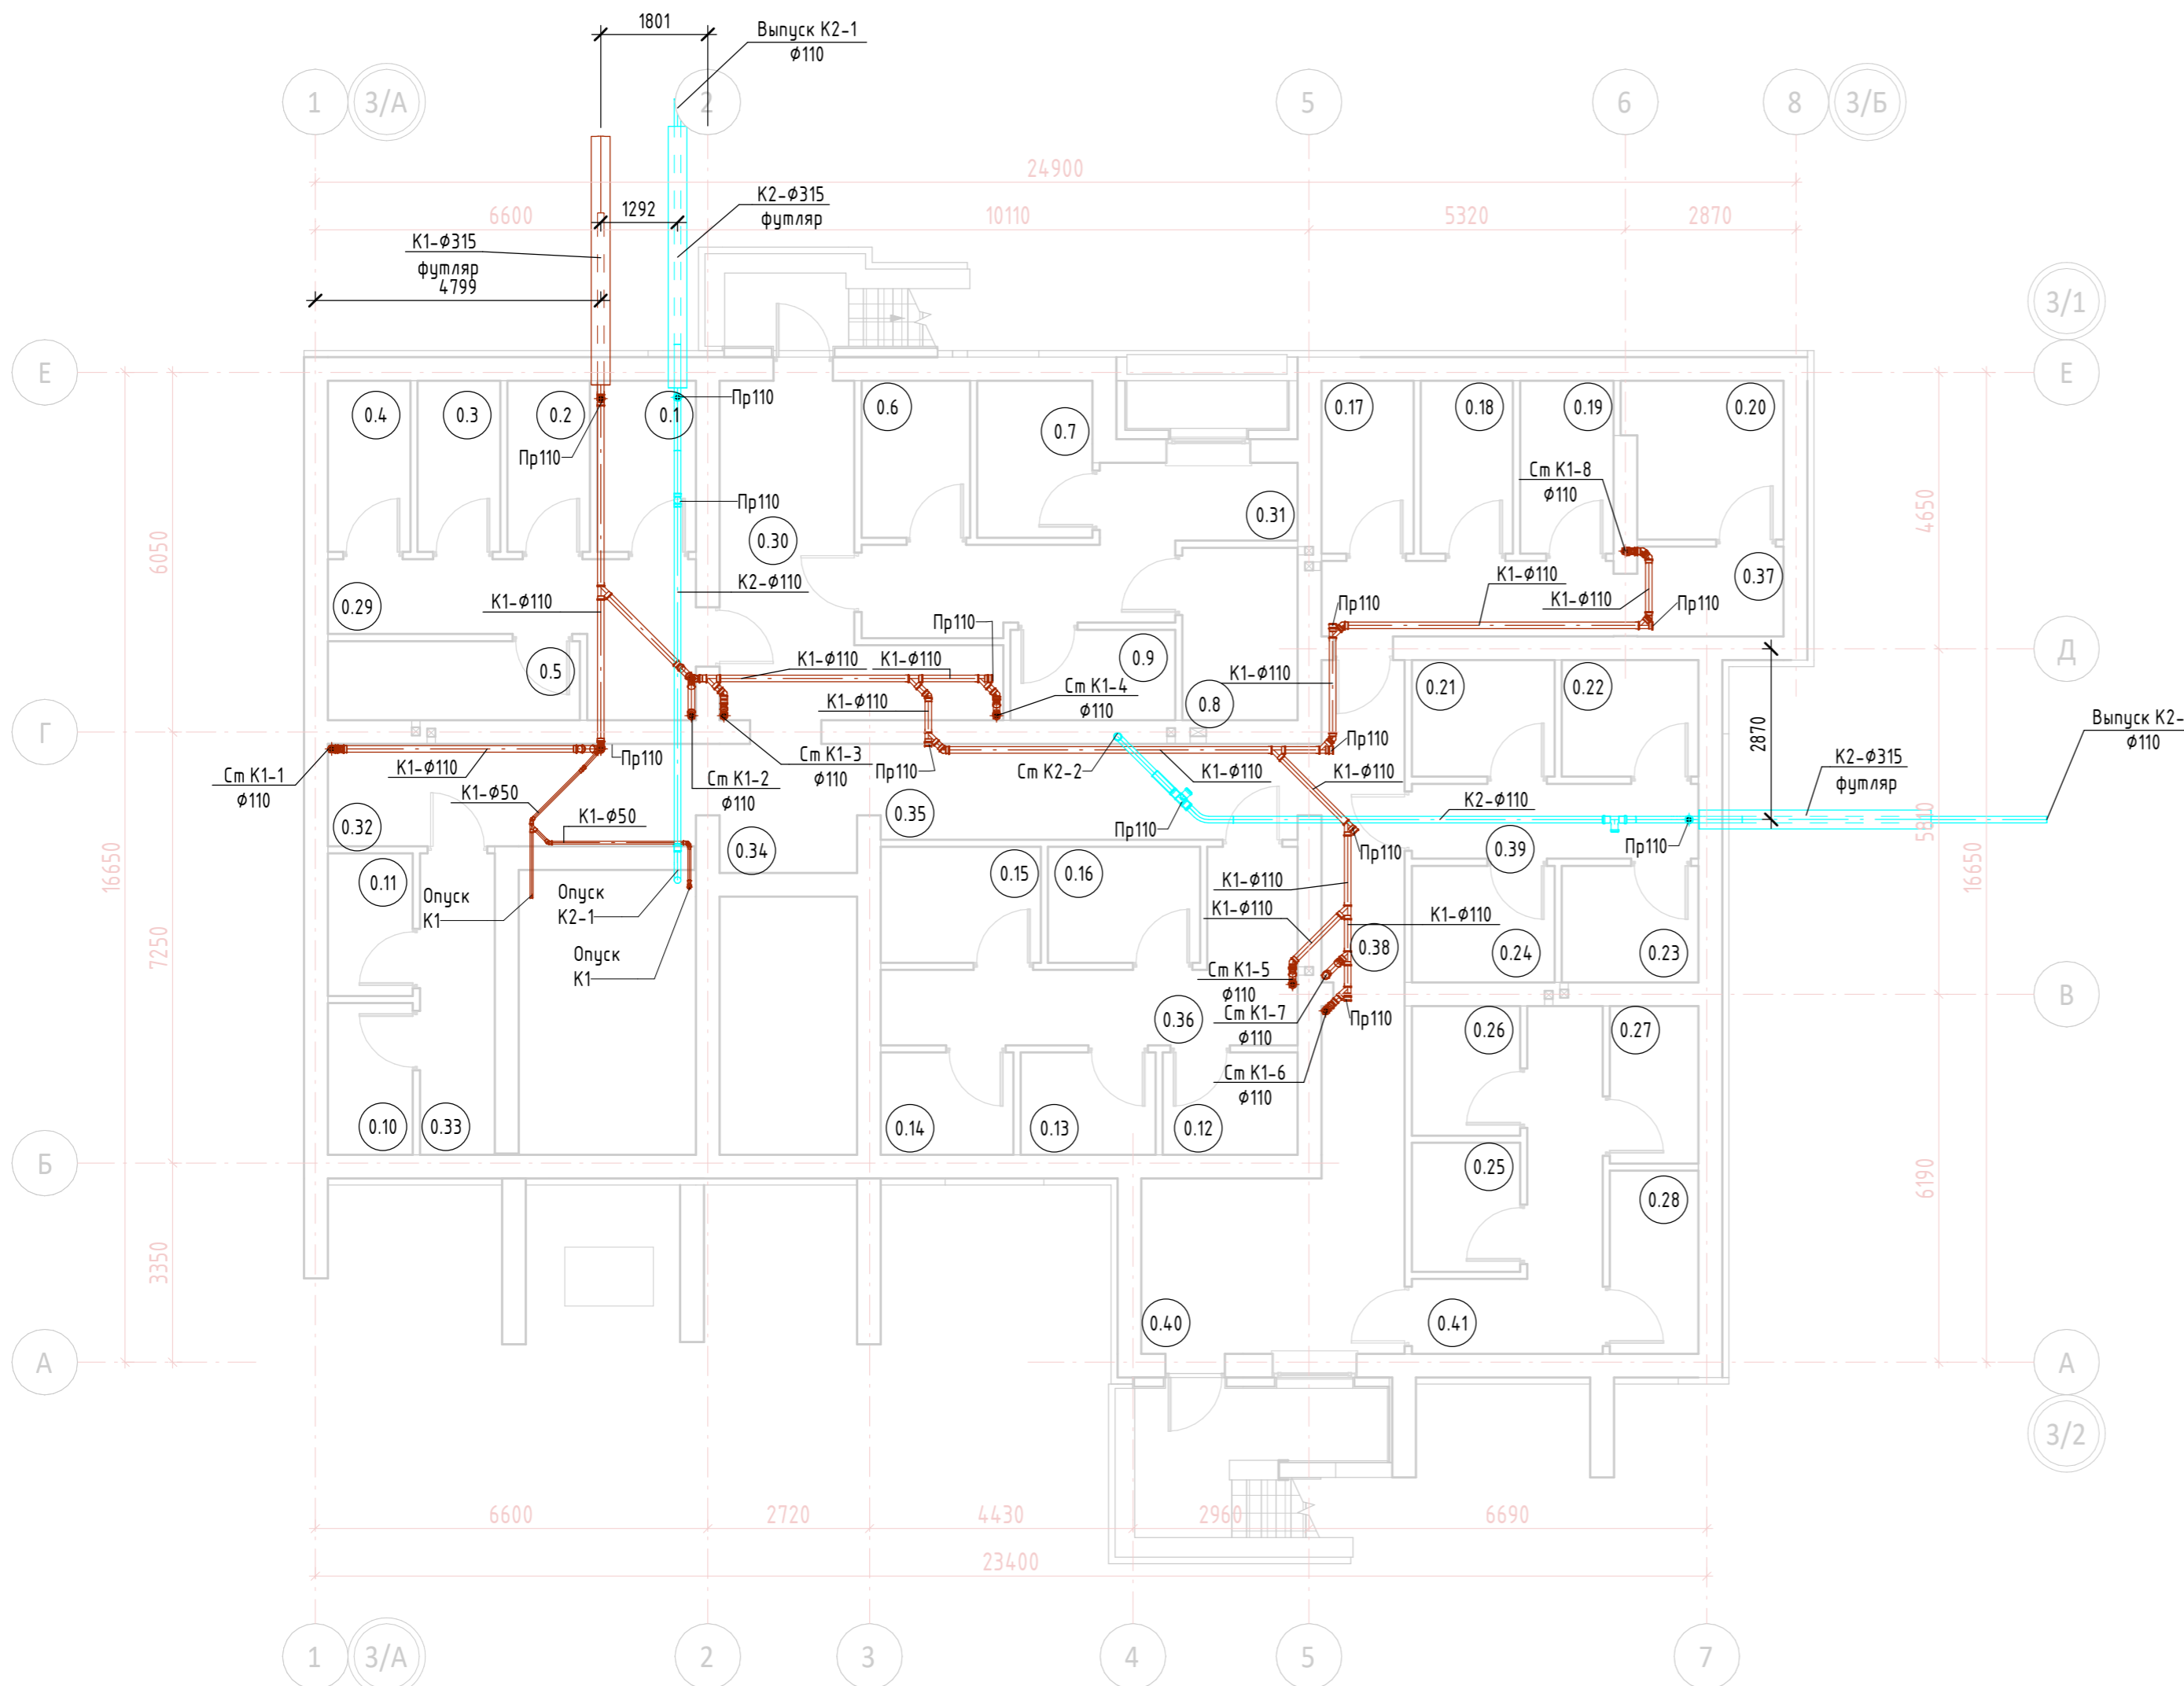



Схема расположения секций

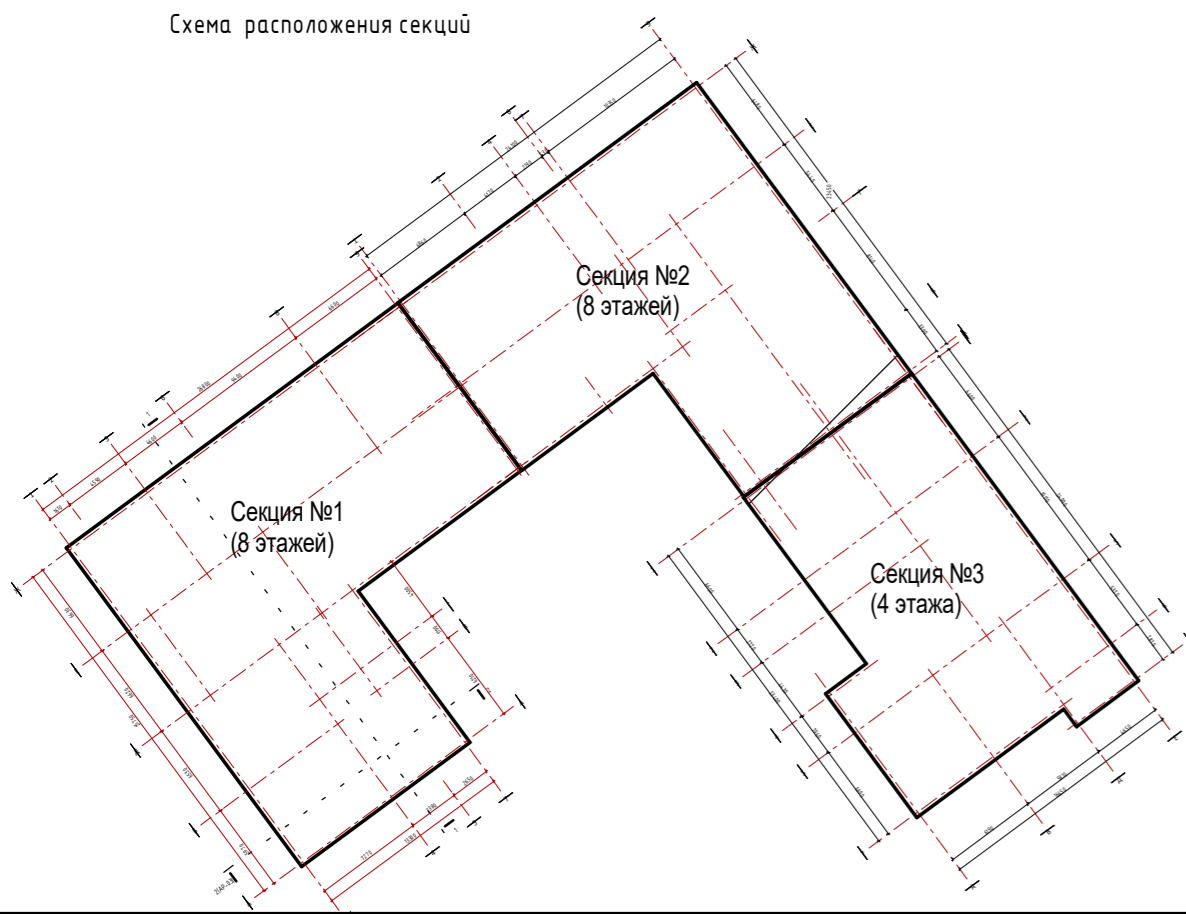

Экспликация помещений подвала

Номер помеще-ния	Наименование	Площадь, м ²	Кат. поме-ще-ния
0.32	Коридор	10.6	
0.33	Коридор	6.4	
0.34	Коридор	5.0	
0.35	Коридор	11.3	
0.36	Коридор	12.0	
0.37	Коридор	10.4	
0.38	Коридор	7.6	
0.39	Коридор	6.1	
0.40	Коридор	17.1	
0.41	Коридор	9.9	

12-П/23 - ВК					
«Многоквартирный жилой дом №24 в Жк «Знак» г. Кирова (11 очередь строительства)»					
Изм.	Колуч.	Лист	№ док.	Подп.	Дата
Разработал	Юмагулова				
ГИП	Скворцова				
н. контроль	Грудцын				
Секция III.			Стация	Лист	Листов
План подвала. Системы K1, K2			Р	24	
СТРОЙПРОЕКТ ИНЖИНИРИНГ			Формат А2А		


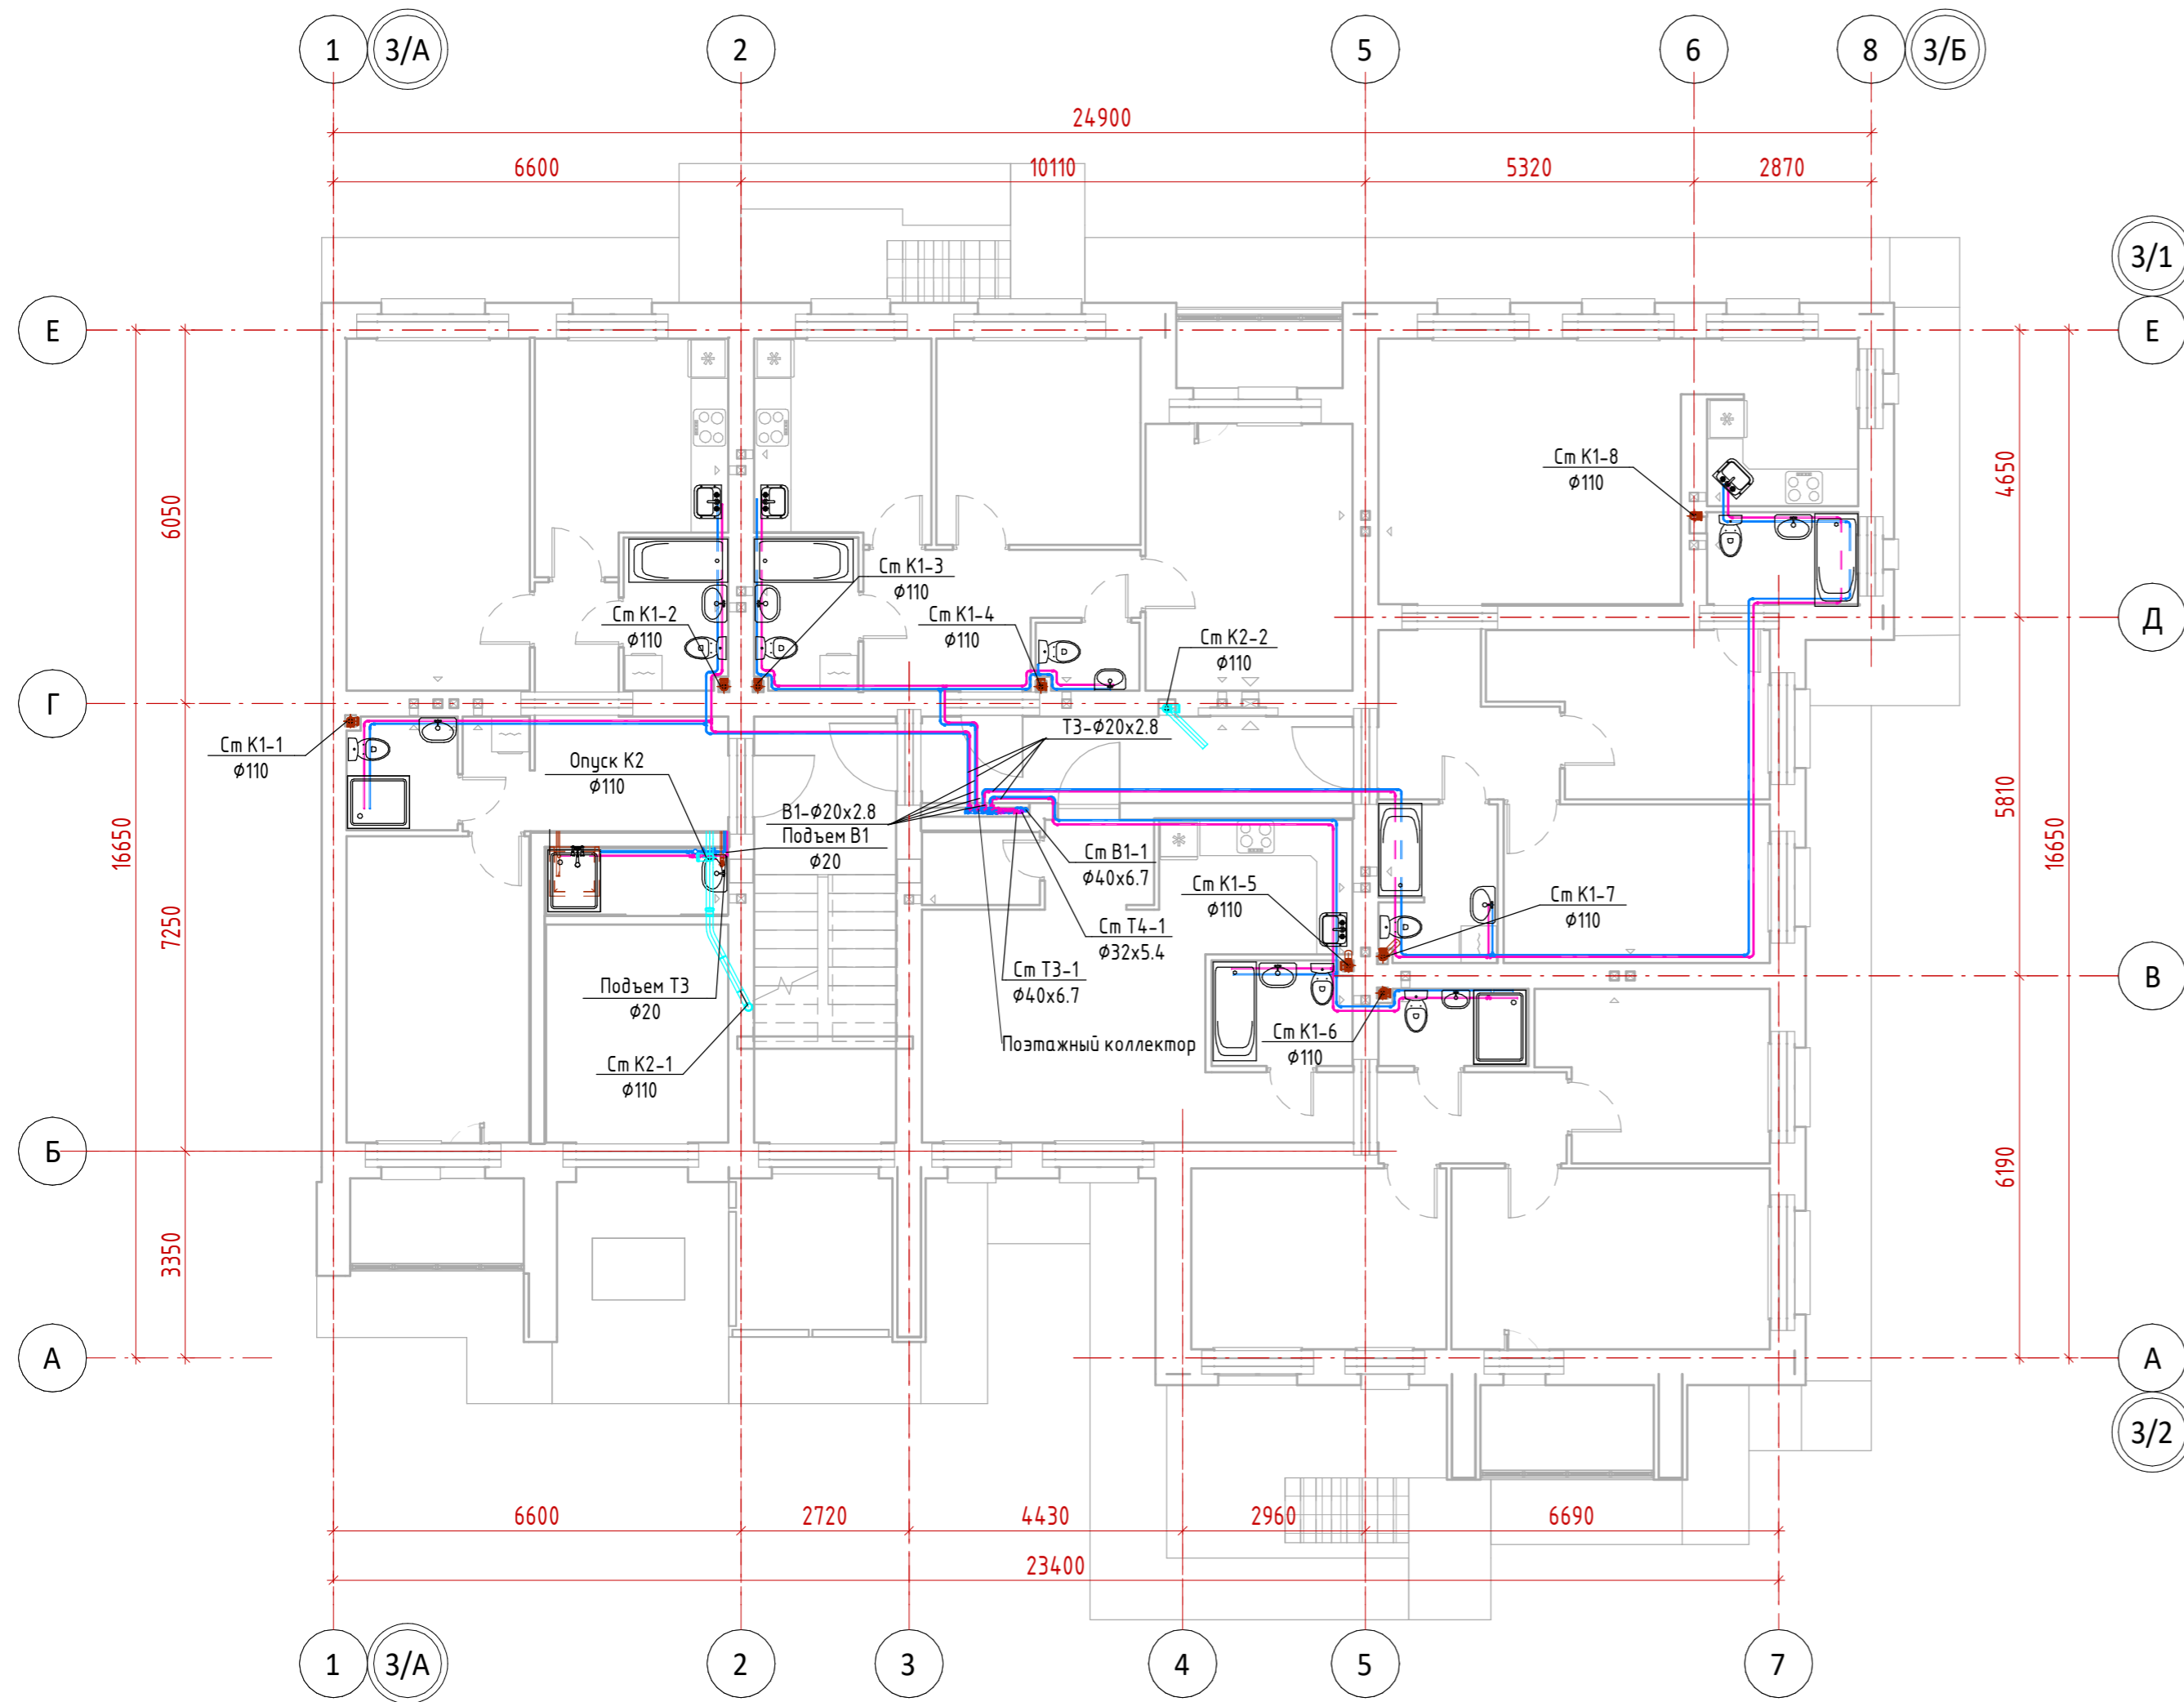


Экспликация помещений 1-го этажа

Номер помещения	Наименование	Площадь, м ²	Кат. помещения
МОПы			
1.1	Лестничная клетка	15.9	
1.2	Коридор	9.8	
1.3	Тамбур	6.6	
1.4	Колясочная	10.4	
1.5	КЧИ	3.2	

12-П/23 - ВК					
«Многоквартирный жилой дом №24 в Жк «Знак» г. Кирова (11 очередь строительства)»					
Изм.	Колуч.	Лист	№ док.	Подп.	Дата
	Разработал	Юмагулова		<i>[Signature]</i>	
ГИП	Скворцова			<i>[Signature]</i>	
н. контроль	Грудцын			<i>[Signature]</i>	
Секция III.			Ставля	Лист	Листов
			Р	25	
План 1го этажа. Системы В1 Т3 Т4 К1К2					

Газарский
 ГИП
 Скворцова
 Н. контроль
 Грудцын
 Взам. инв. №
 Подп. и дата
 Инв. № подл.

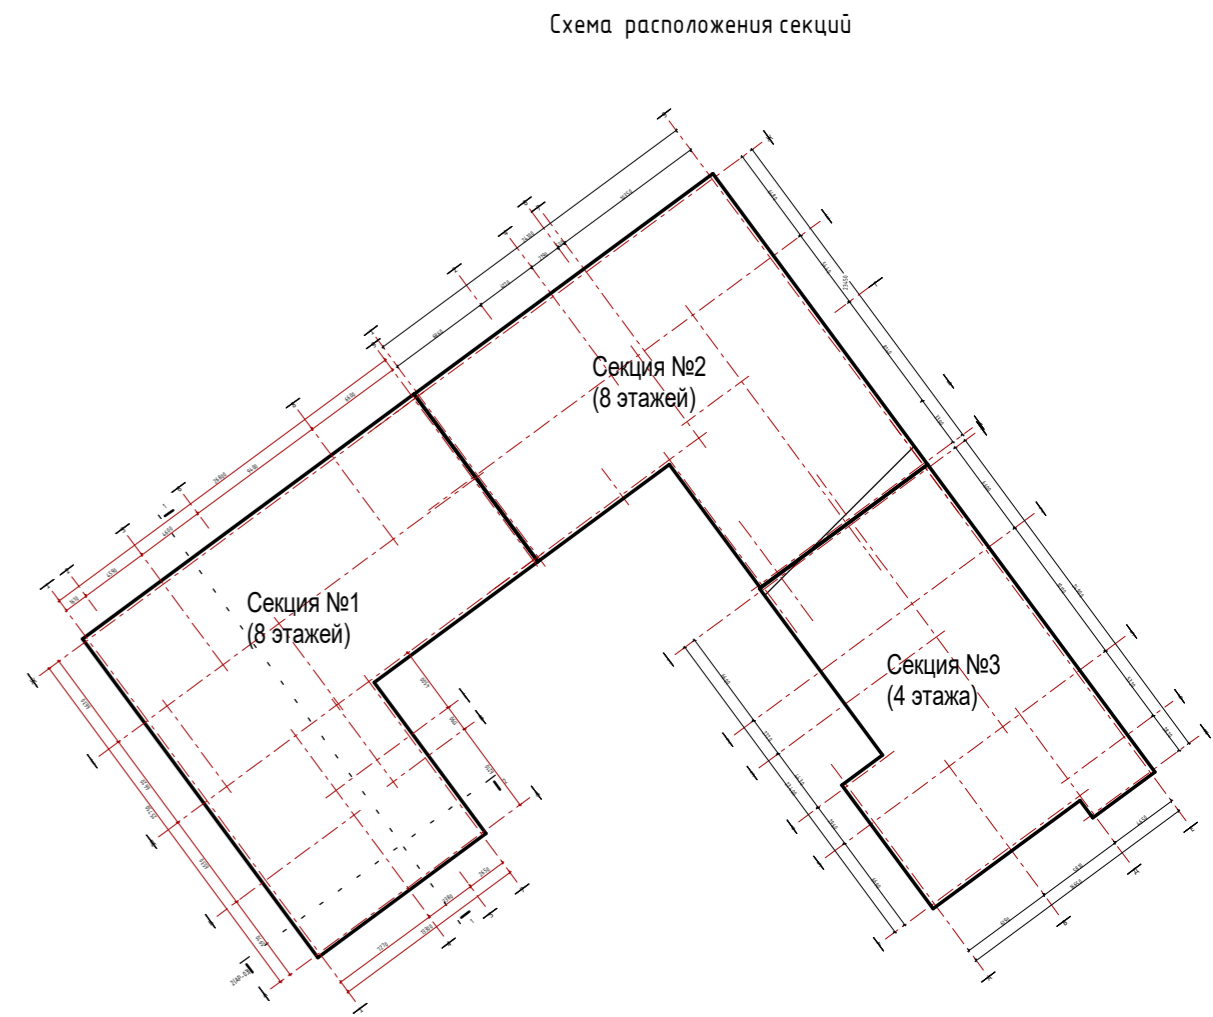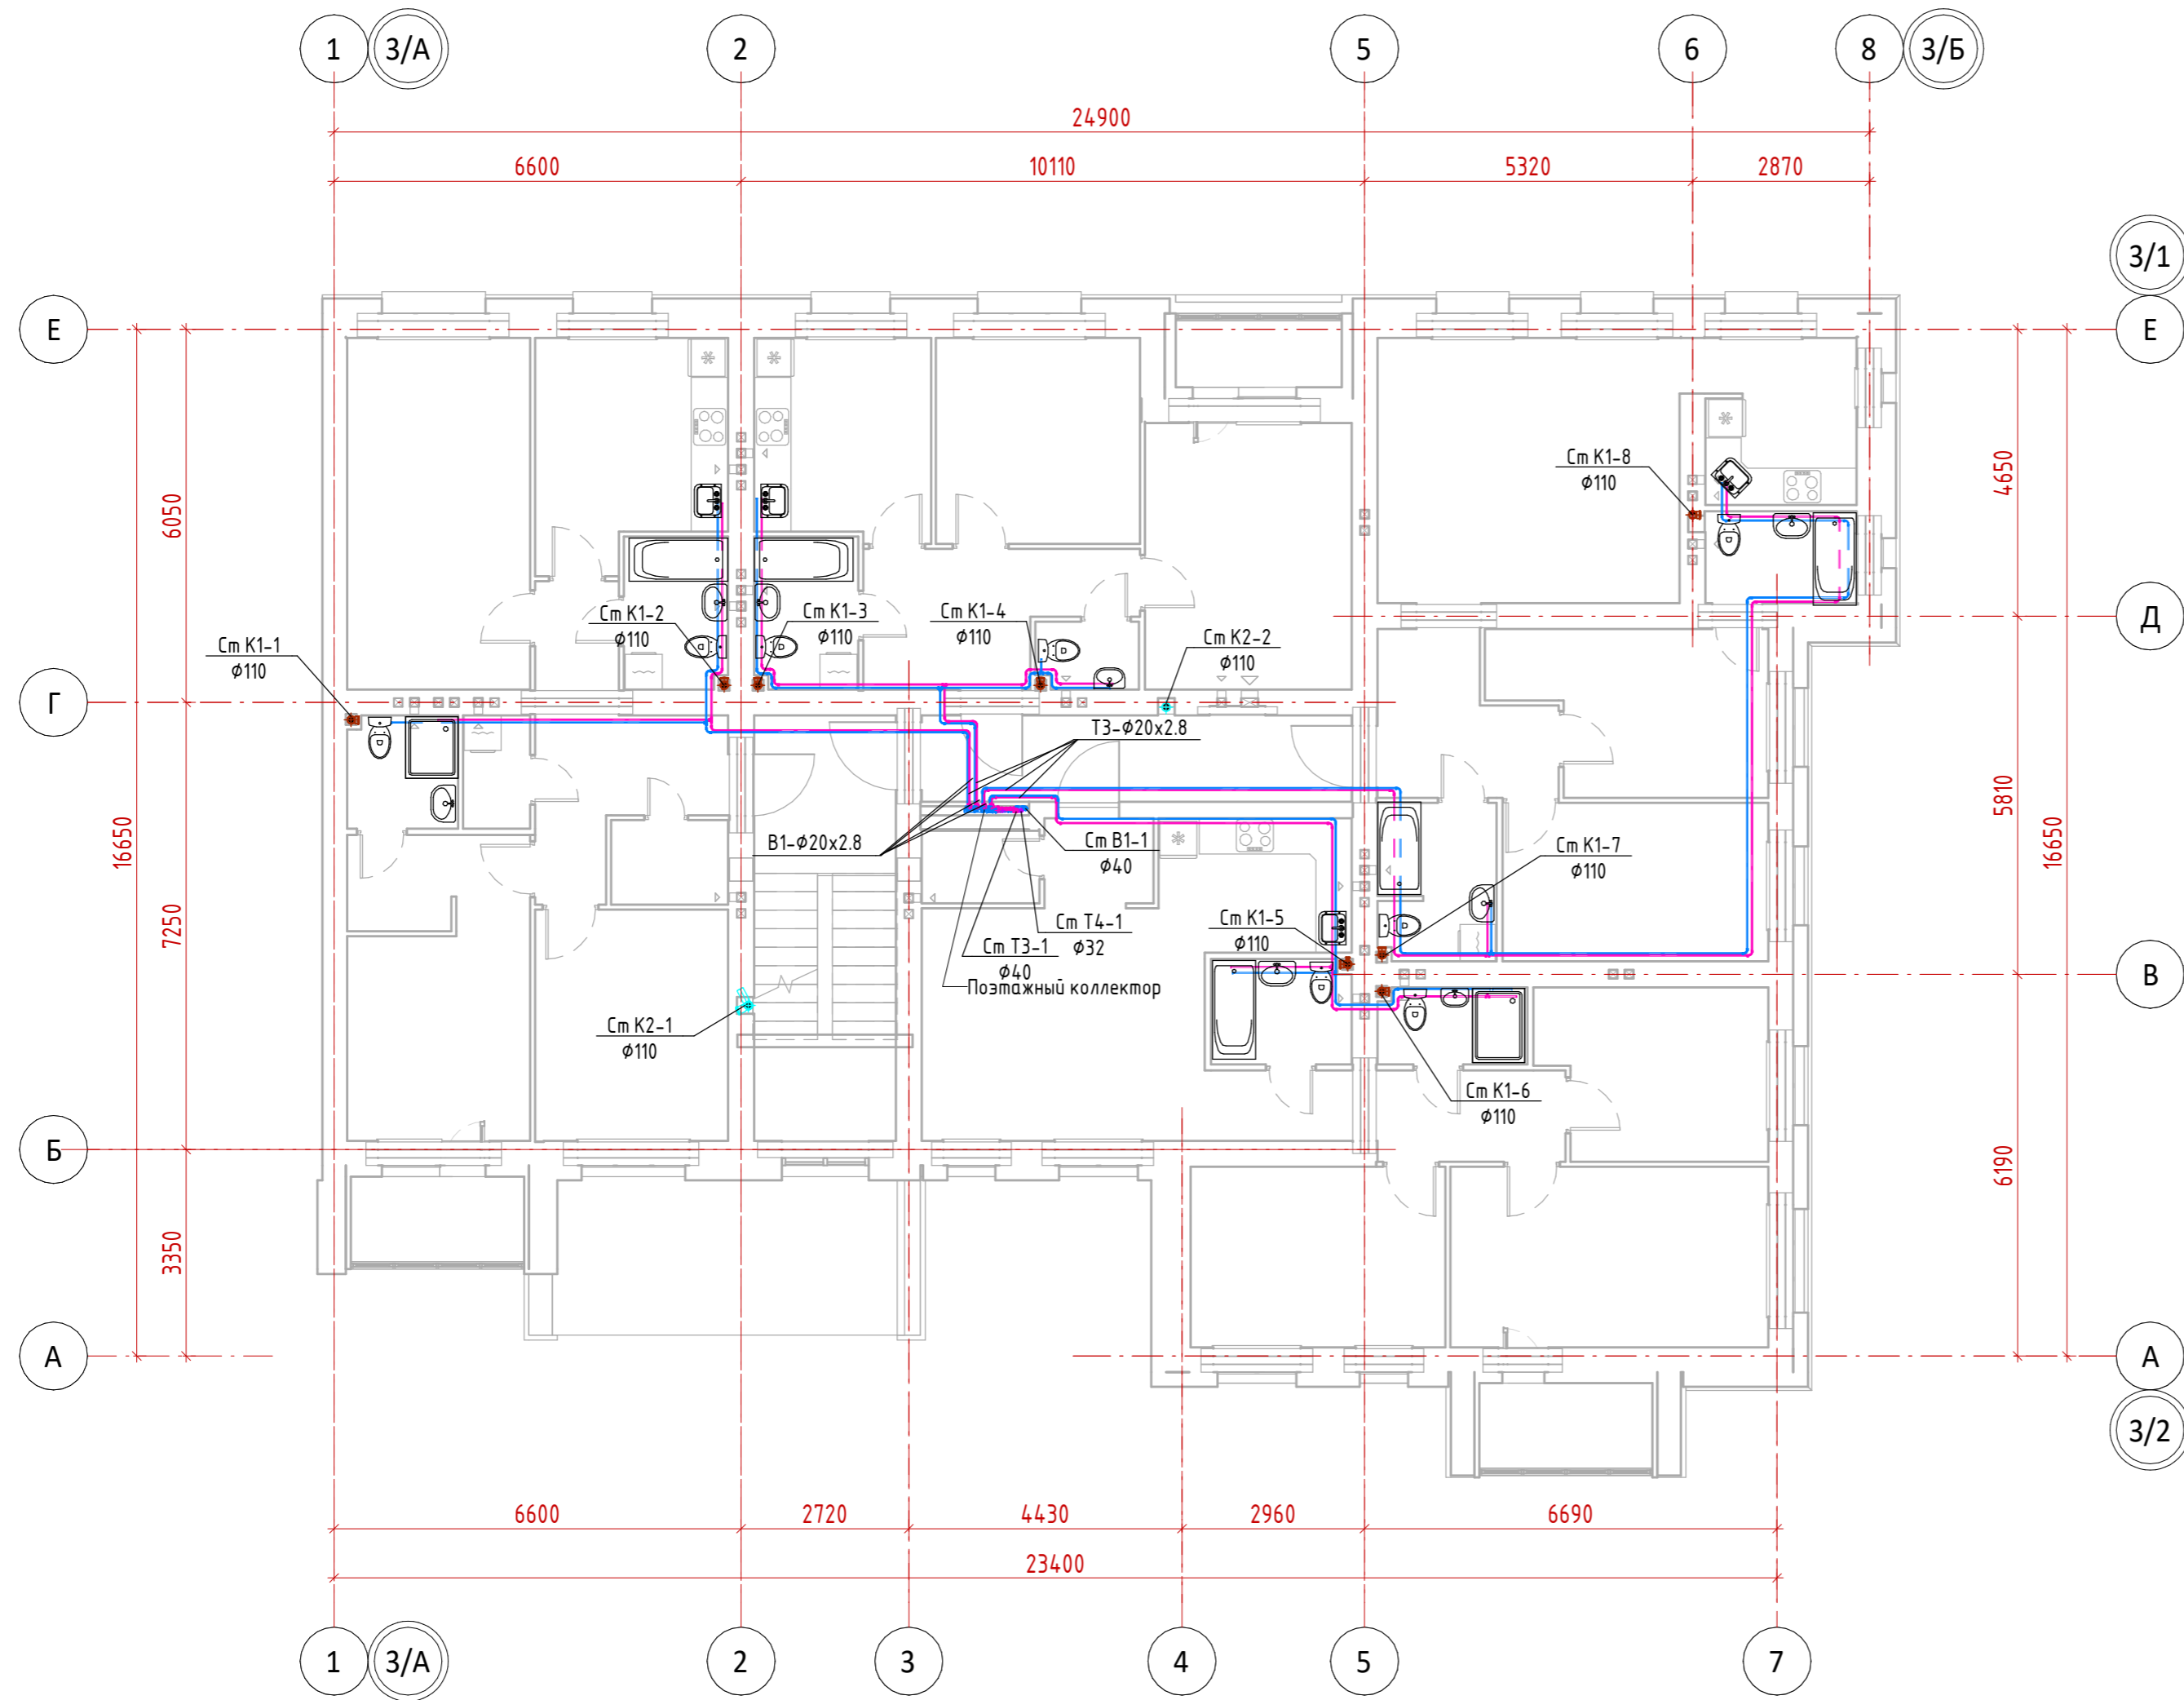


Экспликация помещений 2-го этажа

Номер помещения	Наименование	Площадь, м ²	Кат. помещения
МОПы			
2.1	Лестничная клетка	15.9	
2.2	Коридор	9.8	
		25.7	


						12-П/23 - ВК		
						«Многоквартирный жилой дом №24 в Жк «Знак» г. Кирова (11 очередь строительства)»		
Изм.	Колуч.	Лист	№ док.	Подп.	Дата	Секция III.		Листов
Разработал	Юмагулова					Р	26	
ГИП	Скворцова					План 2го(типового) этажа. Системы В1 Т3 Т4 К1 К2		
н. контроль	Грудцын							



Взам. инв. №
Инв. № подл.
Лист № 1
Подп. и дата
Н. контроль Грудцын
Скворцова
ГИП

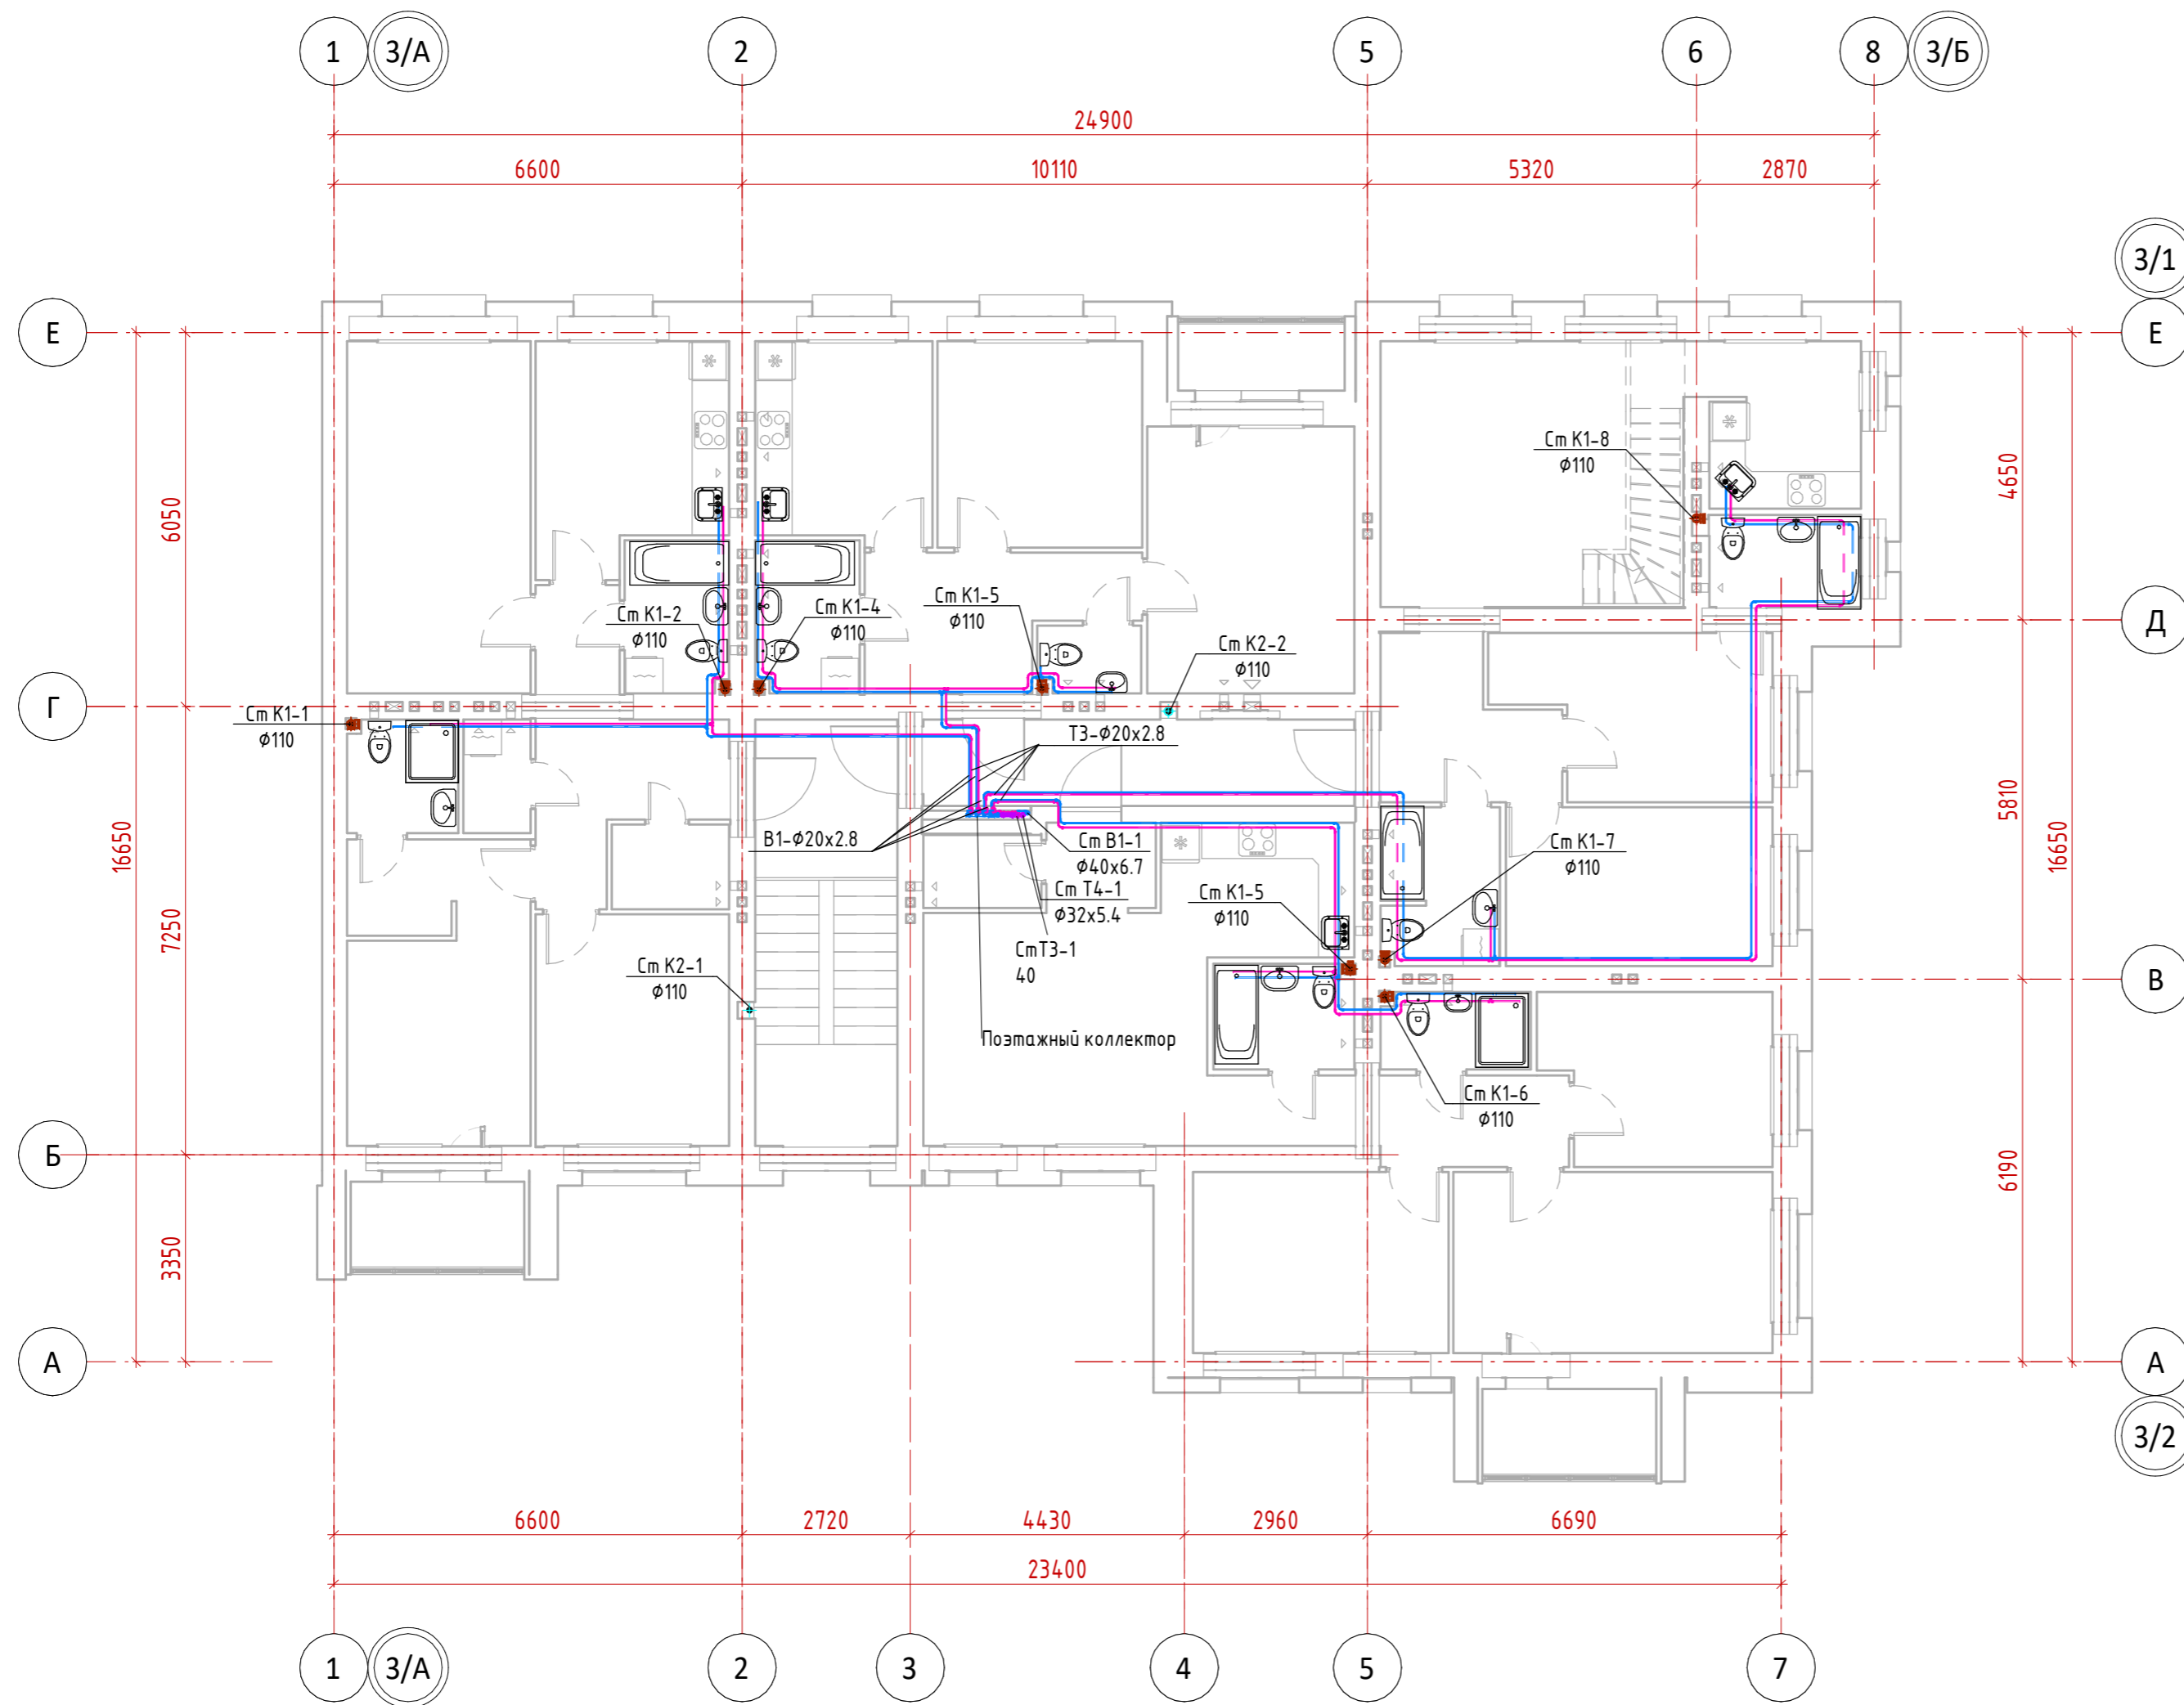

Взам. инв. №
Подп. и дата
Инв. № подл.

						12-П/23 - ВК			
						«Многоквартирный жилой дом №24 в Жк «Знак» г. Кирова (11 очередь строительства)»			
Изм.	Колуч.	Лист	№ док.	Подп.	Дата	Секция III.	Стадия	Лист	Листов
Разработал	Юмагулова						Р	27	
ГИП	Скворцова					План 4го этажа. Системы В1 Т3 Т4 К1, К2			
н. контроль	Грудцын								